


RLT-Anlage 2 - Schwimmhalle Sportbecken

V_{Zul} = 15.000 m³/h

V_{Abi} = 15.000 m³/h

elektr. Anschluss: 400 V - ca. 4,5 kW

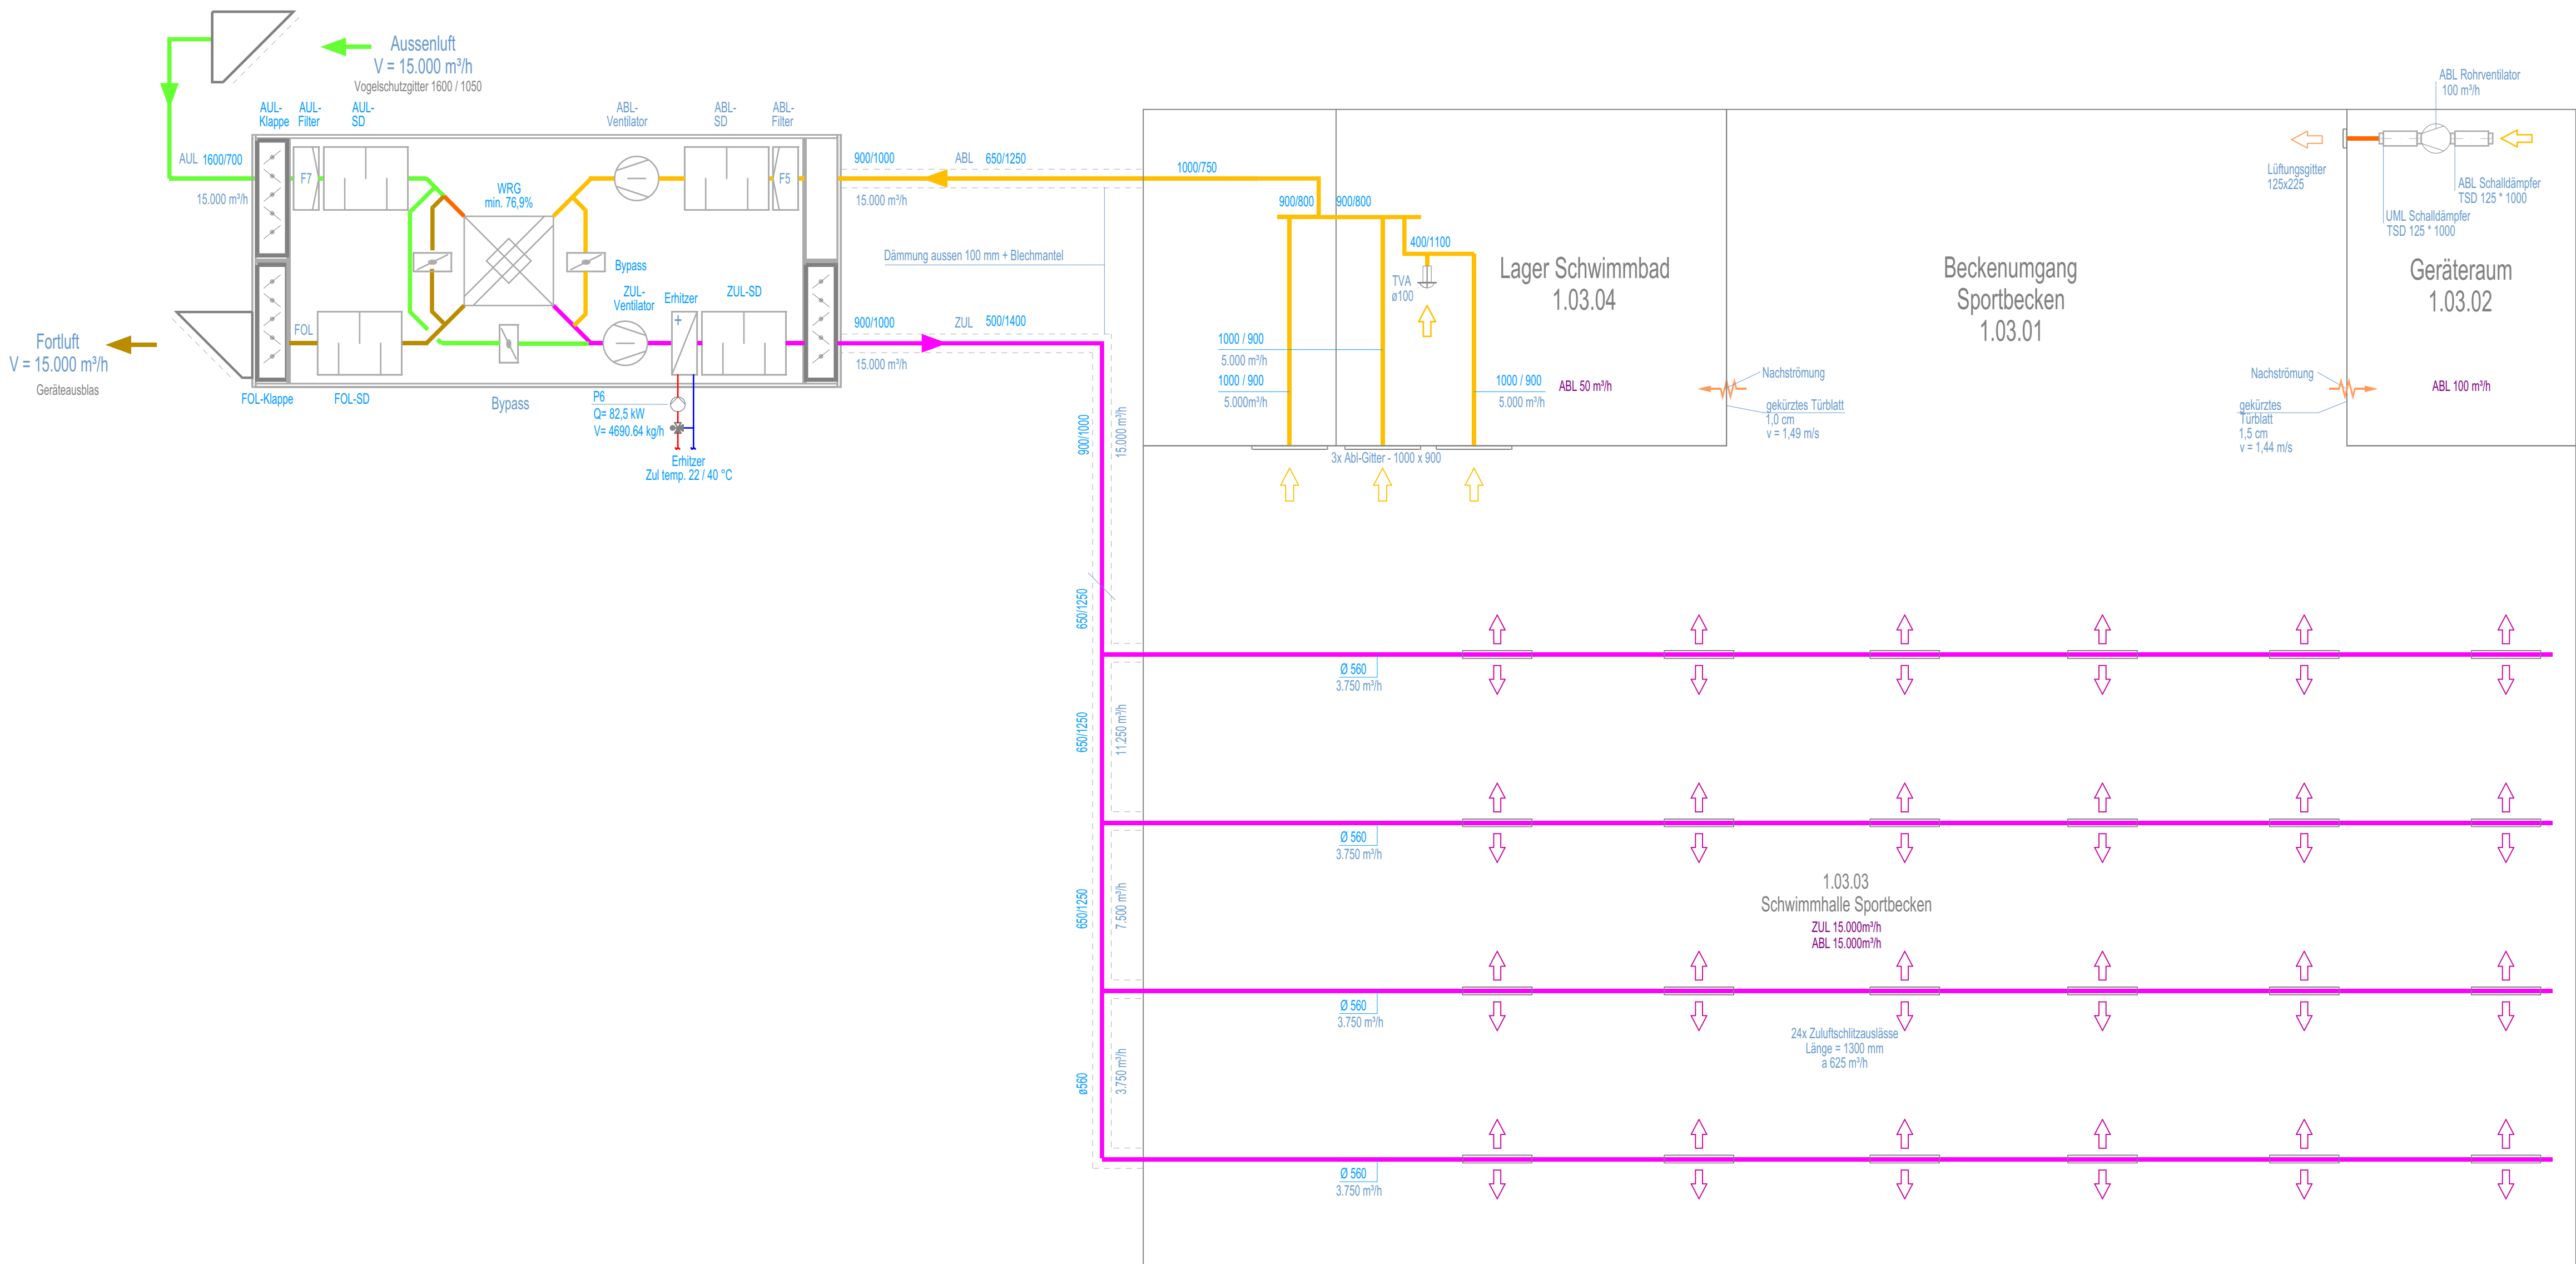

LEGENDE LÜFTUNG

	Aussenluft Aul		Volumenstromregel VSR allgemein
	Fortluft Fol		Volumenstromregel VSR variabel
	Fortluft nachbehandelt		Volumenstromregel VSR konstant
	Zuluft Zul		Ventilator
	Abluft Abi		Erhitzer
	Zuluft Zul Bestand		Kaltrauchklappe KRAK
	Abluft Abi Bestand		Jalousieklappe JK
	Drallauslass Zul / Abi		Luftqualitätsfühler
	Tellerventil Zul / Abi		Temperaturfühler
	Schiltzauslass Zul / Abi		Kanalrauchmelder
	Luftungsghiter Zul / Abi		Umluftkühlgerät
	Drosselklappe DK		Überströmung
	Rückschlagklappe		Brandschutz mit Federücklaufmotor Bestand
	Filter		Brandschutz mit Federücklaufmotor
	Telefonieschalldämpfer TSD		Brandschutzventil BSV
	Schalldämpfer SD		L90 Brandschutzdämmung

Der Bauherr:

Der Fachplaner:

Lageplan:




Projekt:

Badegärten Eibenstock

Am Bühl
08309 Eibenstock

Bauherr:

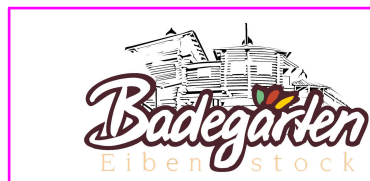

Badegärten Eibenstock GmbH
Am Bühl
08309 Eibenstock
Fon: +49 37752 5070
E-Mail: www.badegaerten.de

Leistungsphase:

Ausschreibung

Leistungsbild HOAI: 06

Gewerk:

Lüftungstechnik

Planinhalt:

Schema RLT-Anlage 2 SH Sportbecken

Projekt-Nr.:

Index:

Plannummer:

Erstelldatum:

Zeichner:

Maßstab:

1:100

Fachplaner:

Architektur-Referenz:

Datum:

Index:

6-L00-C02.02-f00

Stand: 10.11.2023