


Aufstellfläche für WP-Anlage

Aufstellflächen für Elektro beachten!

Souterrain

Sondenanlage (genaue Lage ist noch zu präzisieren), bestehende Medien/Leitungsanlagen beachten!

Verteilerschacht

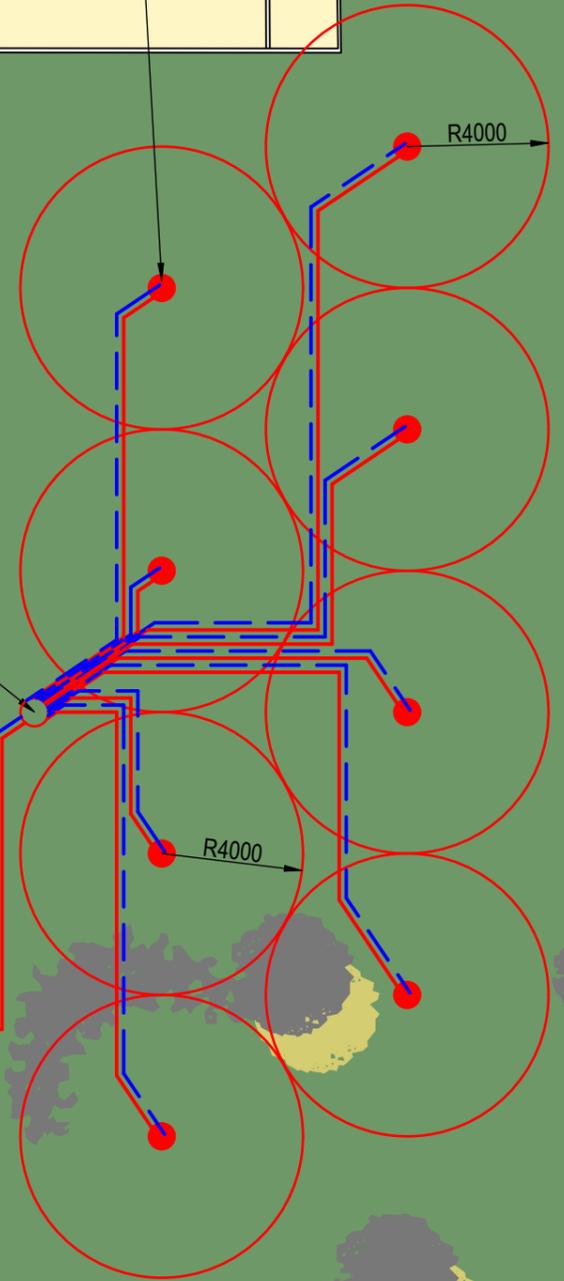

LEGENDE HEIZUNG

- Vorlaufleitung
- - - Rücklaufleitung

Bauvorhaben: Neubau des Verwaltungsgebäudes des Zweckverbandes Abfallwirtschaft Südwestsachsen Schlachthofstraße 12; 09366 Stollberg		Bauherr: Zweckverband Abfallwirtschaft Südsachsen Schlachthofstraße 12 09366 Stollberg
Planungsphase: Vorplanung Heizung	Bearbeiter: M. Förster	Planverfasser: Ingenieurbüro Michael Förster
Planinhalt: Grundr. Souterrain / Lageplan	Maßstab: 1:200	Ebertstraße 1, 08315 Lauter-Bernsbach Telefon: 03771/5952308 - Fax: 03771/5982352 email: michael.foerster@ibfoerster.de
Projekt-Nr: 24004	Datum: 24.05.2024	Blatt: H01

