


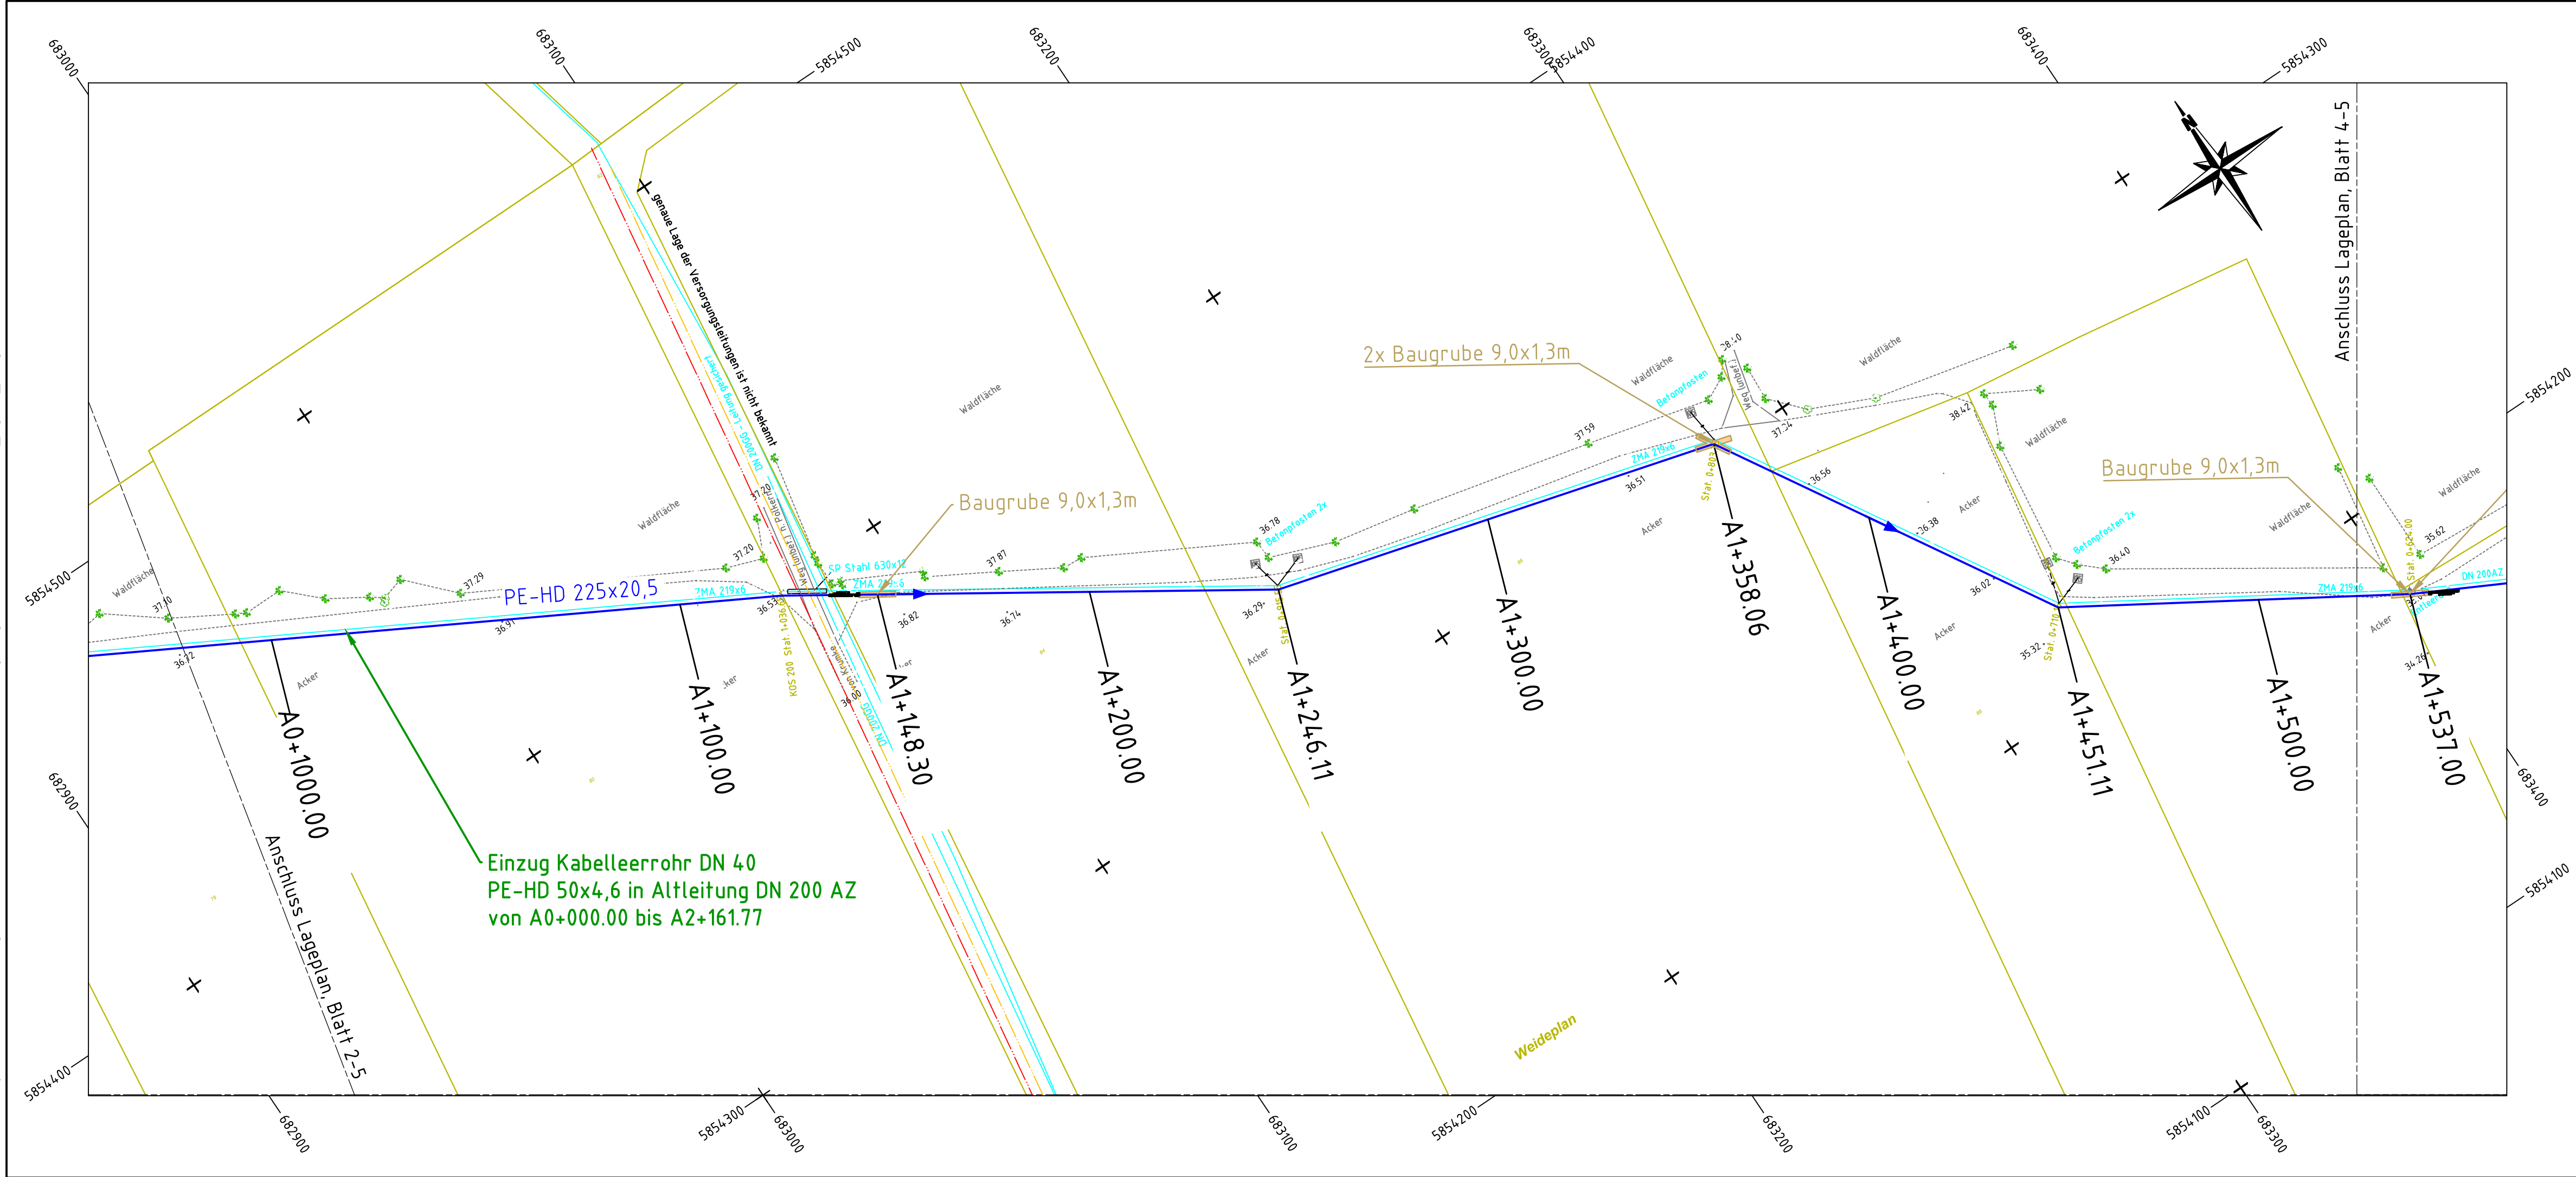


Legende Medien:

- Trinkwasserleitung vorh.
- Gasleitung Mitteldruck vorh.
- ELT - Kabel MS
- ELT - Kabel NS
- ELT - Kabel Freileitung
- Kommunikationsnetz
- Kabelleerrohr
- Flurstücksgrenze

Legende Maßnahmen:

- Trinkwasserleitung neu
- Baugrube

Planübersicht:

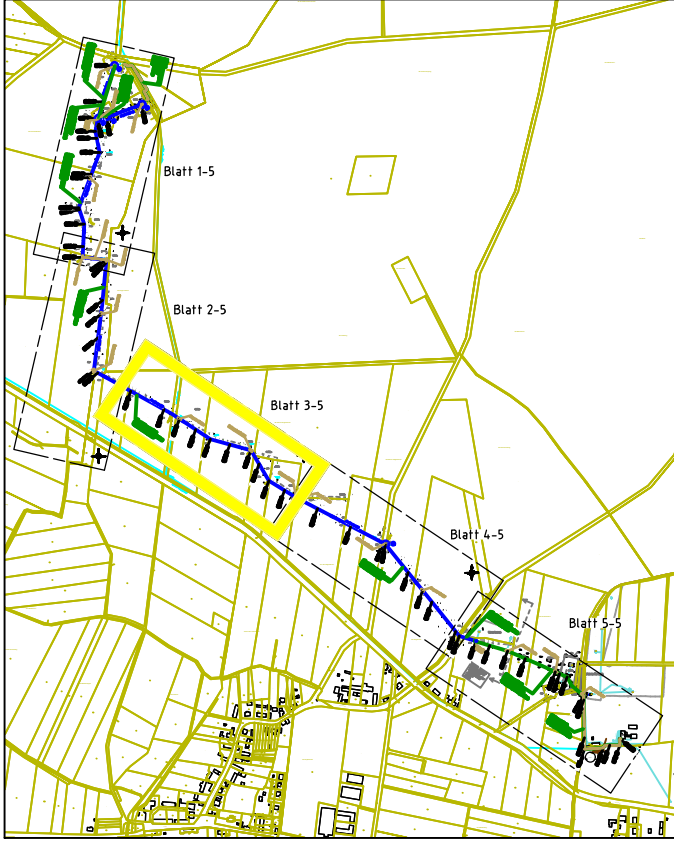

Projekt: Wasserwerk Osterburg: Sanierung der Wasserfassung 2		Auftraggeber: Wasserverband Stendal-Osterburg-WVSO Am Büllgraben 5 39606 Hansestadt Osterburg (Altmark) 		
		Auftragnehmer: Ingenieurbüro für Wasser und Boden GmbH Geschäftsstelle Stendal, Scharnhorststr. 16, 39576 Stendal Tel. 03931/251717-0 		
Planungsphase:	- Ausführungsplanung -		Projektnummer IWB 24106	
Benennung:			Maßstab: 1 : 1000	
Lageplan, Blatt 3		Datum:	Name:	Maßangaben: m
		Bearb.:	Schalhorn	
		Gez.:	Hund	Lagebezug: ETRS (UTM 32)
		Gepr.:		
		Ursprung:	Alkis / Vermessung WVSO vom 02.12.2024	
				Anlage: 2-3