


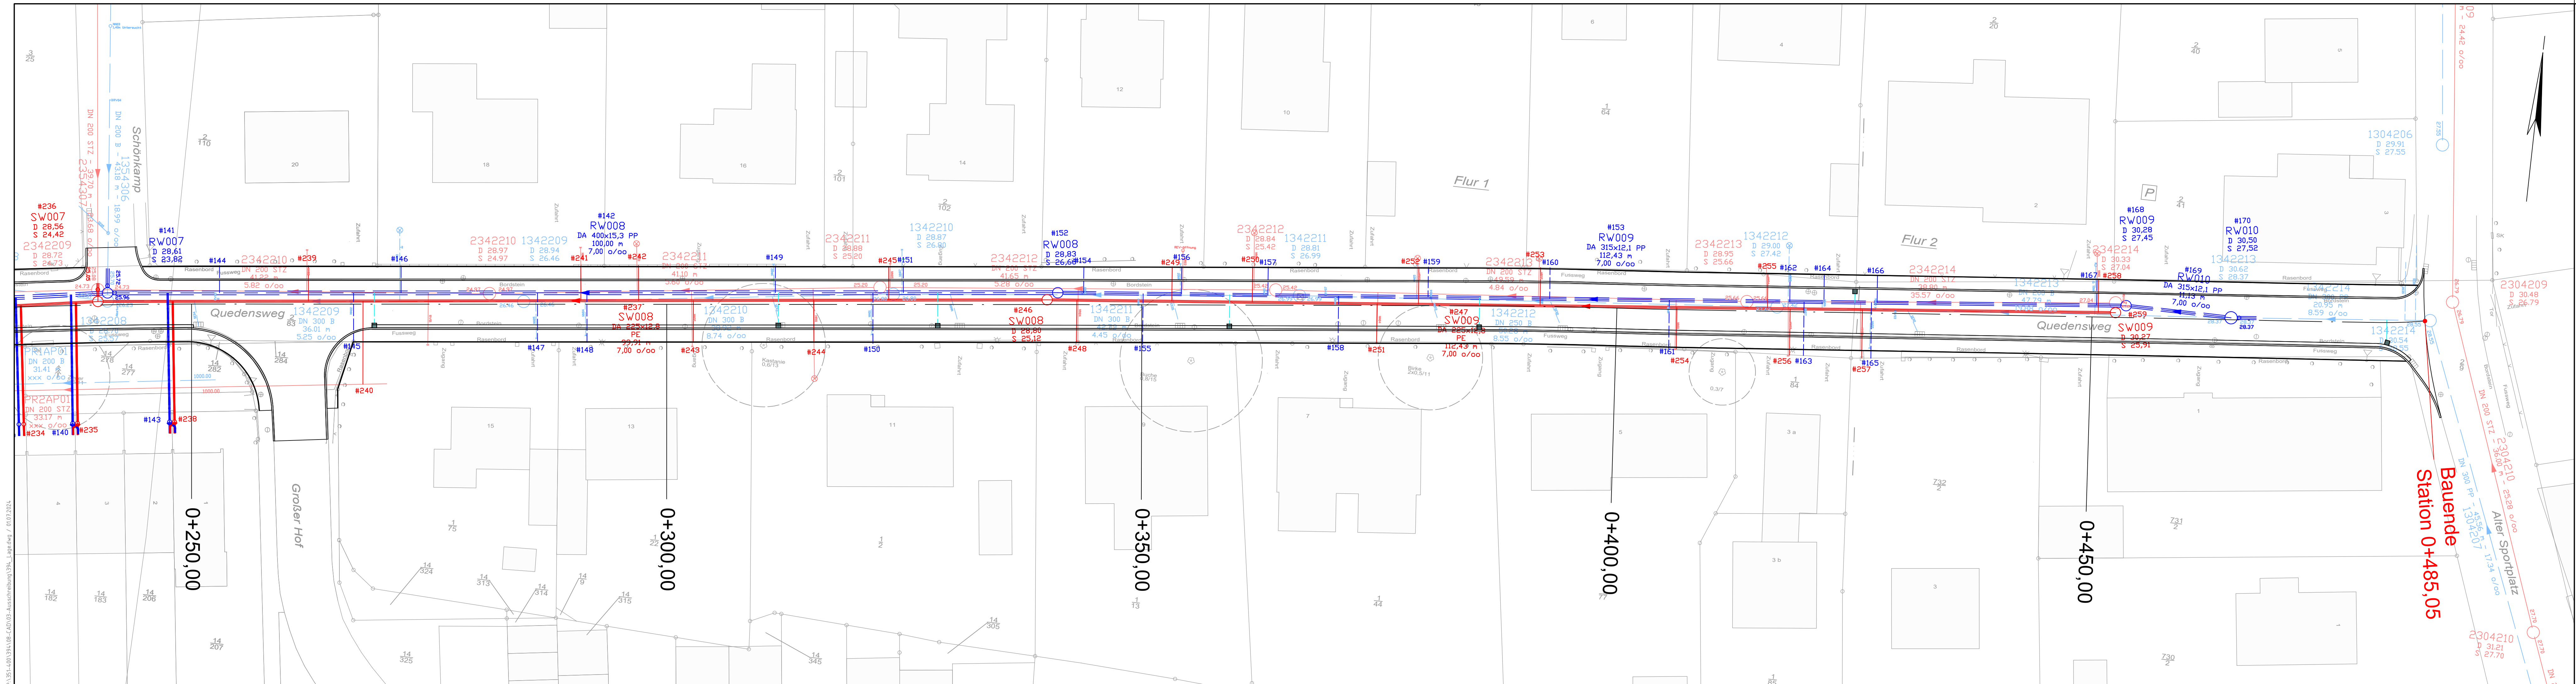

Hinweis:
Soweit nicht anders bekannt, sind die vorh. Anschlussleitungen i.d. Regel zum Hauptkabel mit Länge und Station gemäß TV-Untersuchung dargestellt. Im Scheitel angeschlossene Anschlussleitungen sind als Kreise dargestellt. Der tatsächliche Leitungsverlauf kann z.T. deutlich abweichen. Die eingezeichneten REV-Schächte sind systematisch dargestellt und nicht örtlich eingemessen, die tatsächliche Lage kann z.T. deutlich abweichen.

Legende:

-  Regenwasser Bestand
-  Schmutzwasser Bestand
-  Regenwasser Planung
-  Schmutzwasser Planung
-  Anschlussleitung Bestand
-  Anschlussleitung im Scheitel Bestand
-  Anschlussleitung verschlossen Bestand
-  Anschlussleitung Abbruch der TV Bestand
-  Anschlussleitung mit Ende an REV-Schacht

E			
D			
C			
B			
A			
INDEX	DATUM	NAME	ÄNDERUNGEN

PROJEKT: Straßenausbau Quedensweg
von der Straße Alter Sportplatz bis zum Gänsekrugredder

KANALBAULAGEPLAN	MASSSTAB 1:250
------------------	----------------

GEFERTIGT, DEN 24.05.2024		REG. NR.	ANLAGE
	ING.-BÜRO HINZ	394	2.10
	ING.-GESELLSCHAFT FÜR BAUWESEN mbH		
	Fliederbusch, 21 24248 MÖNKEBERG TEL.: 0431/ 9799577-0 FAX.: 0431/ 9799577-7	BEARBEITET GEZEICHNET DATEI	HINZ Schäfer 394_Lage.dwg

AUFTRAGGEBER:  Ostufer Kieler Förde	GEPRÜFT:
--	------------------