


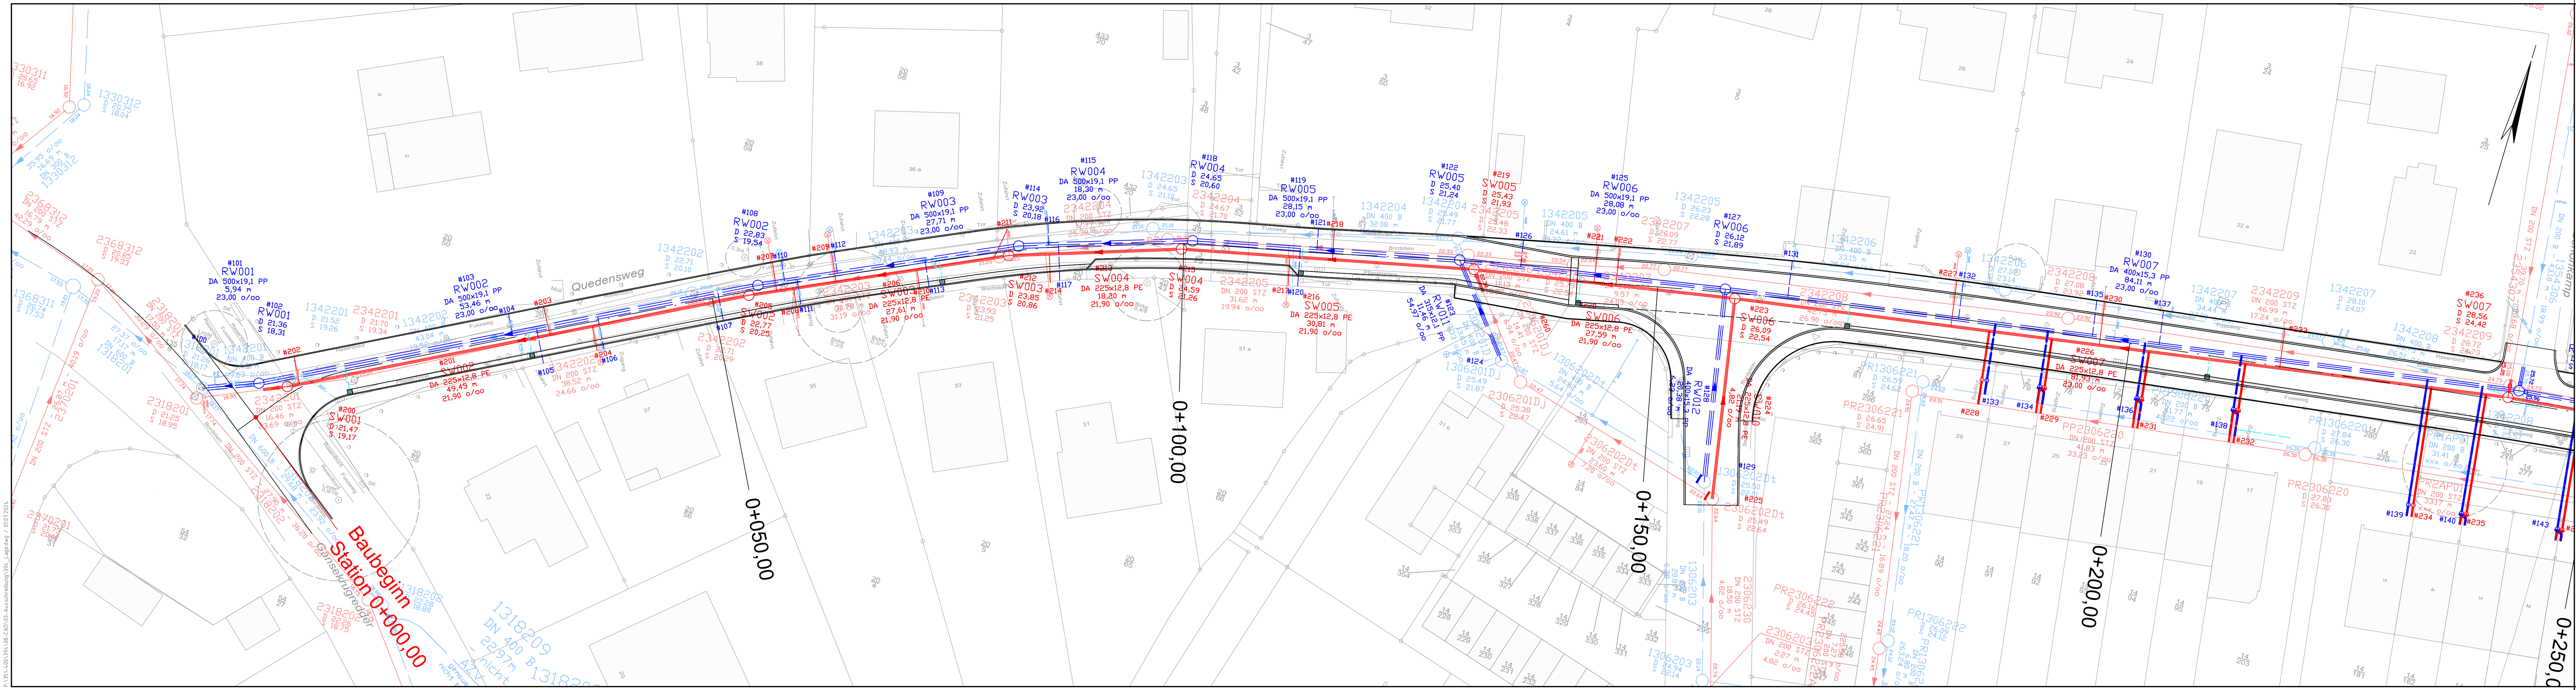

Hinweis:
Soweit nicht anders bekannt, sind die vorh. Anschlussleitungen lotrecht zum Hauptkanal mit Länge und Station gemäß TV-Untersuchung dargestellt. Im Scheitel angeschlossene Anschlussleitungen sind als Kreise dargestellt. Der tatsächliche Leitungsverlauf kann z.T. deutlich abweichen. Die eingezeichneten REV-Schächte sind systematisch dargestellt und nicht örtlich eingemessen, die tatsächliche Lage kann z.T. deutlich abweichen.

Legende:

- Regenwasser Bestand
- Schmutzwasser Bestand
- Regenwasser Planung
- Schmutzwasser Planung
- Anschlussleitung Bestand
- Anschlussleitung im Scheitel Bestand
- Anschlussleitung verschlossen Bestand
- Anschlussleitung Abbruch der TV Bestand
- Anschlussleitung mit Ende an REV-Schacht

E			
D			
C			
B			
A			
INDEX	DATUM	NAME	ÄNDERUNGEN

PROJEKT:

Straßenausbau Quedensweg
von der Straße Alter Sportplatz bis zum Gänsekrugredder

KANALBAULAGEPLAN		MASSSTAB 1:250	
GEFERTIGT, DEN 24.05.2024		REG. NR.	ANLAGE
 ING.-BÜRO HINZ ING.-GESELLSCHAFT FÜR BAUWESEN mbH 24248 MÖNKEBERG TEL.: 0431/ 9799577-0 FAX.: 0431/ 9799577-7		394	2.1.1
		BEARBEITET	HINZ
		GEZEICHNET	Schäfer
AUFTRAGGEBER:		DATEI	
 Ostufener Kieler Förde		394_Lage.dwg	

GEPRÜFT: