



Auftragsvorbinder

Vorhabenbezeichnung	<input type="text"/>		
SM Auftrag	<input type="text"/>	Ortsnetz	<input type="text"/>
Adresse	<input type="text"/>	AsB	<input type="text"/>
VPSZ	<input type="text"/>	Strang	<input type="text"/>

Ansprechpartner

Planer	Baubegleiter	Tiefbaufirma
<input type="text"/>	<input type="text"/>	<input type="text"/>

Allgemeine Infos und Baubeschreibung / weitere Ansprechpartner

Vorhaben: 24248 Mönkeberg, Quedensweg komplett, UU wegen Straßenvollausbau

Straße: Quedensweg
PLZ / Ort: 24248 Mönkeberg

SM: 209907376

ONKz: 431

AsB: 23

Baubeschreibung:

Im Zuge der Fahrbahnvollsanierung im kompletten Quedensweg in 24248 Mönkeberg, ist der Austausch mehrerer alter Kabel, durch Kabel neuerer Bauart geplant. Bereits vorhandene Kabel, die nicht ausgewechselt werden müssen, werden aufgenommen, gesichert und wiedereingelegt. Beides erfolgt auf bereits bestehender Trasse.

Für das Herstellen von Muffenverbindungen zu den Hausanschlüssen müssen mehrere Gruben hergestellt werden.

Das alte Hauptkabel 23A/3 200/0,4 auf nördlicher Straßenseite wird aufgegeben und ausgebaut. Rufnummern müssen entsprechend im KVz 23A/3 umgeschaltet werden. Der 23A/3 bekommt neu 50 DA 23A/3(551-600) vom 23A/9. Der Schaltzettel ist rechtzeitig 1-2 Wochen vor Maßnahme anzufordern.

Vorhandene Rohre müssen bei Bedarf gesichert bzw. aufgenommen und wieder ausgelegt werden. Sollten die neuen Kabel/Rohre die Bestandstrassen verlassen ist für diese ein Einmaß herzustellen. Da vor Ausführung der Maßnahme nicht bekannt ist, ob Einmaße erforderlich sind, sind im Leistungsverzeichnis pauschal 100m eingetragen.

Cu-Kabel:

Zwischen folgenden Muffen (VS) wird das alte Kabel gegen ein Kabel aktueller Bauart im Zuge der Maßnahme eingebaut:

Kabellinie 23A10/21			
Von Muffe (VS):	bis Muffe (VS):	Kabelspezifikation	Länge (Meter)
3	9 (neu)	100/0.50/02YSF(L)2Y BD/40100873	ca. 130
9 (neu)	19	50/0.50/02YSF(L)2Y BD/40100870	ca. 205

Kabellinie 23A9/1			
Von Muffe (VS):	bis Muffe (VS):	Kabelspezifikation	Länge (Meter)
2	9	50/0.50/02YSF(L)2Y BD/40100870	ca. 150

Kabellinie 23A12/17			
Von Muffe (VS):	bis Muffe (VS):	Kabelspezifikation	Länge (Meter)
1	27	50/0.50/02YSF(L)2Y BD/40100870	ca. 3
1	115 (neu)	200/0.50/02YSF(L)2Y BD/40100877	ca. 13

Kabellinie 23A11/6			
Von Muffe (VS):	bis Muffe (VS):	Kabelspezifikation	Länge (Meter)
4	95 (neu)	100/0.50/02YSF(L)2Y BD/40100873	ca. 95
95 (neu)	60 (neu)	50/0.50/02YSF(L)2Y BD/40100870	ca. 115
60 (neu)	12	10/0.50/02YSF(L)2Y BD/40100866	ca. 24

Die erforderlichen Tiefbauleistungen sind im Fremdleistungsvorgang "Tiefbauleistungen" und den anl. Lageplänen ersichtlich.

Die erforderlichen Montagebauleistungen sind im Fremdleistungsvorgang "Montage" und den anl. Plänen ersichtlich.

Materialanlieferung Tiefbau:


Der Auftragnehmer ist für die Annahme des Materials verantwortlich und hat das Material auf Beschädigungen zu überprüfen.

Der Auftragnehmer hat nach der Warenannahme die Lieferscheine innerhalb von 2 AT an den Baubegleiter der Deutschen Telekom Technik zu übergeben.


Ansprechpartner Deutsche Telekom Technik GmbH:

Projektierung: Patrick Brzezicki, 0431 145-8430


Baubegleiter: Mark Broese, +49 175 3284396

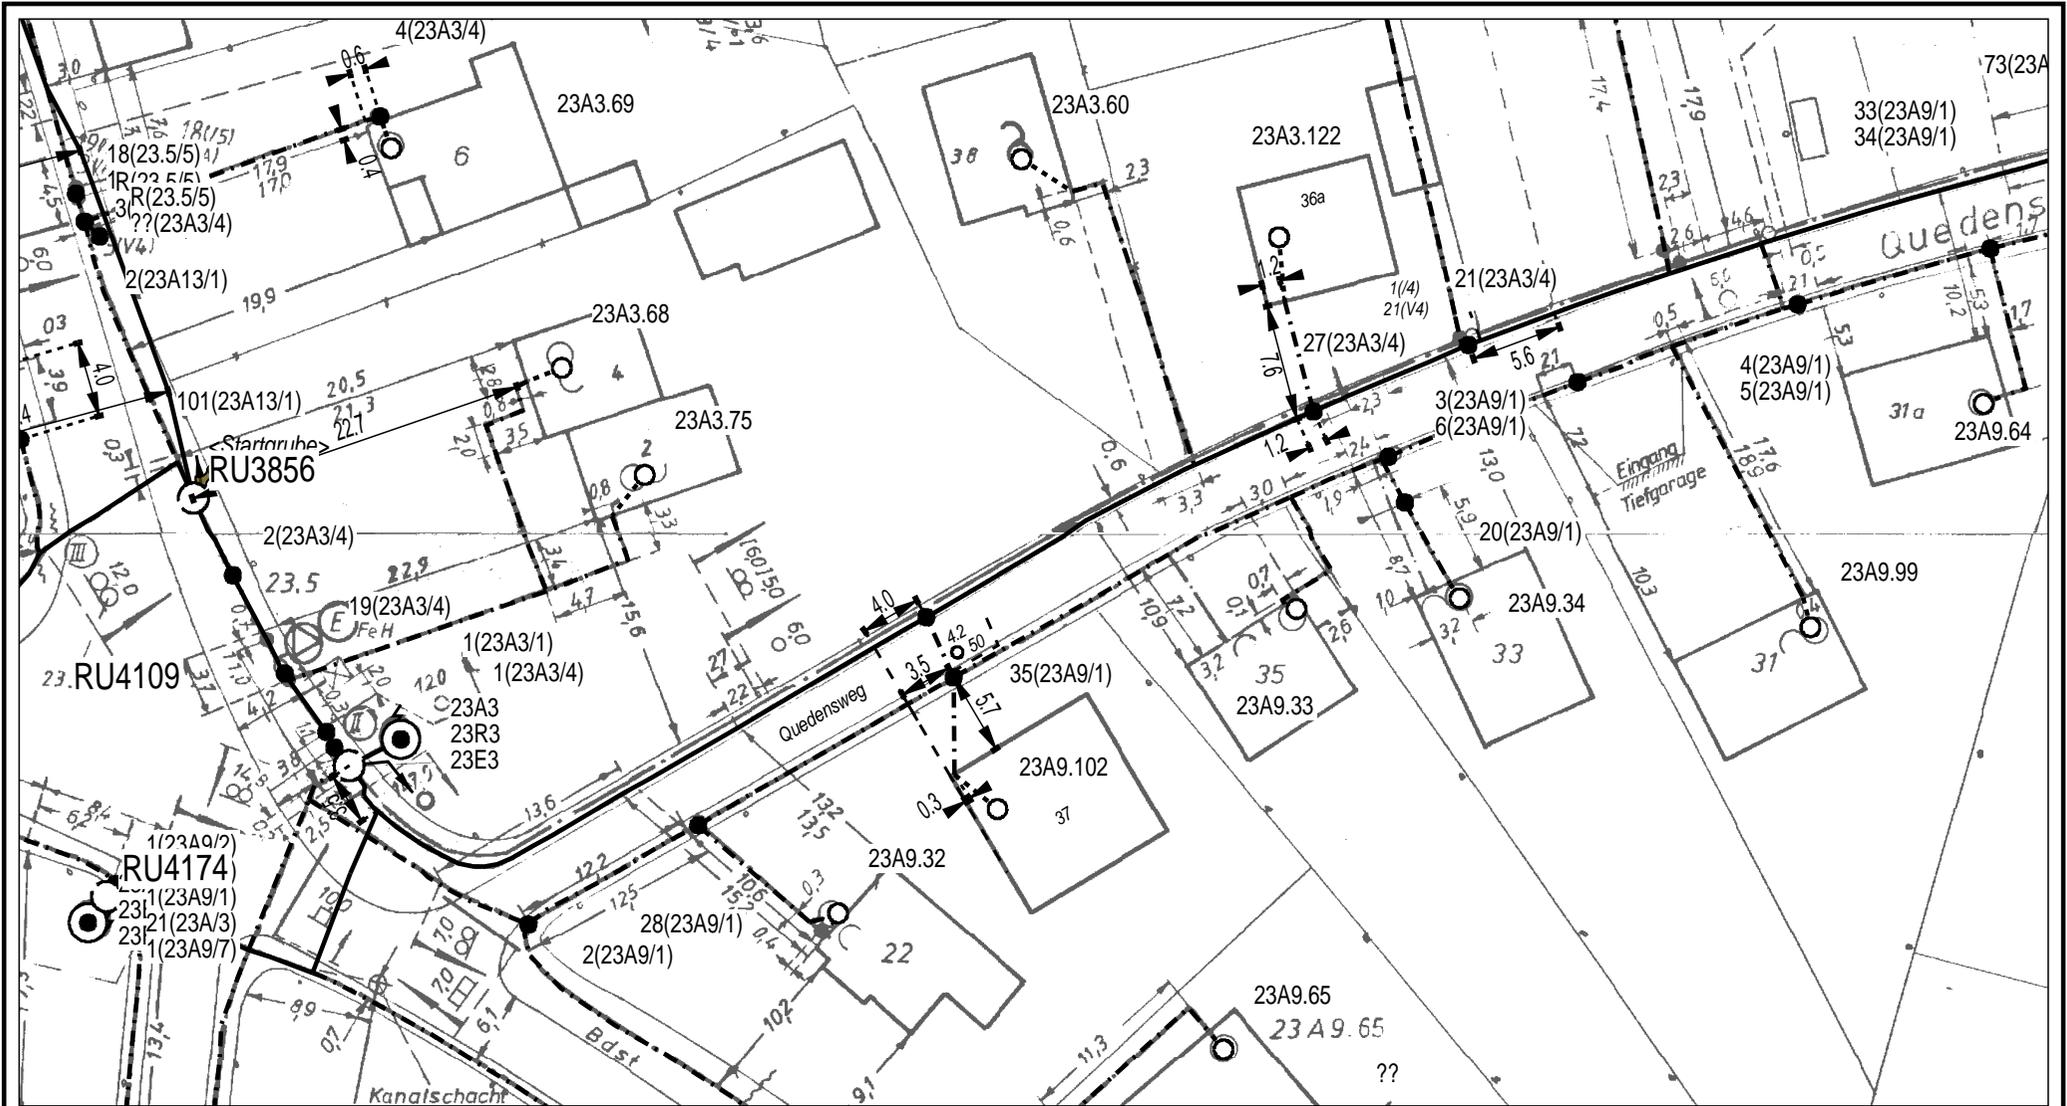


	AT/Vh-Bez.: Kein aktiver Auftrag					
	AT/Vh-Nr.: Kein aktiver Auftrag		AsB	23		
	TI NL	Nord	VsB		Sicht	Lageplan
Bemerkung:	PTI	Kiel	Name	Patrick Brzezicki	Maßstab	1:500
	ONB	Kiel	Datum	22.11.2023	Blatt	1

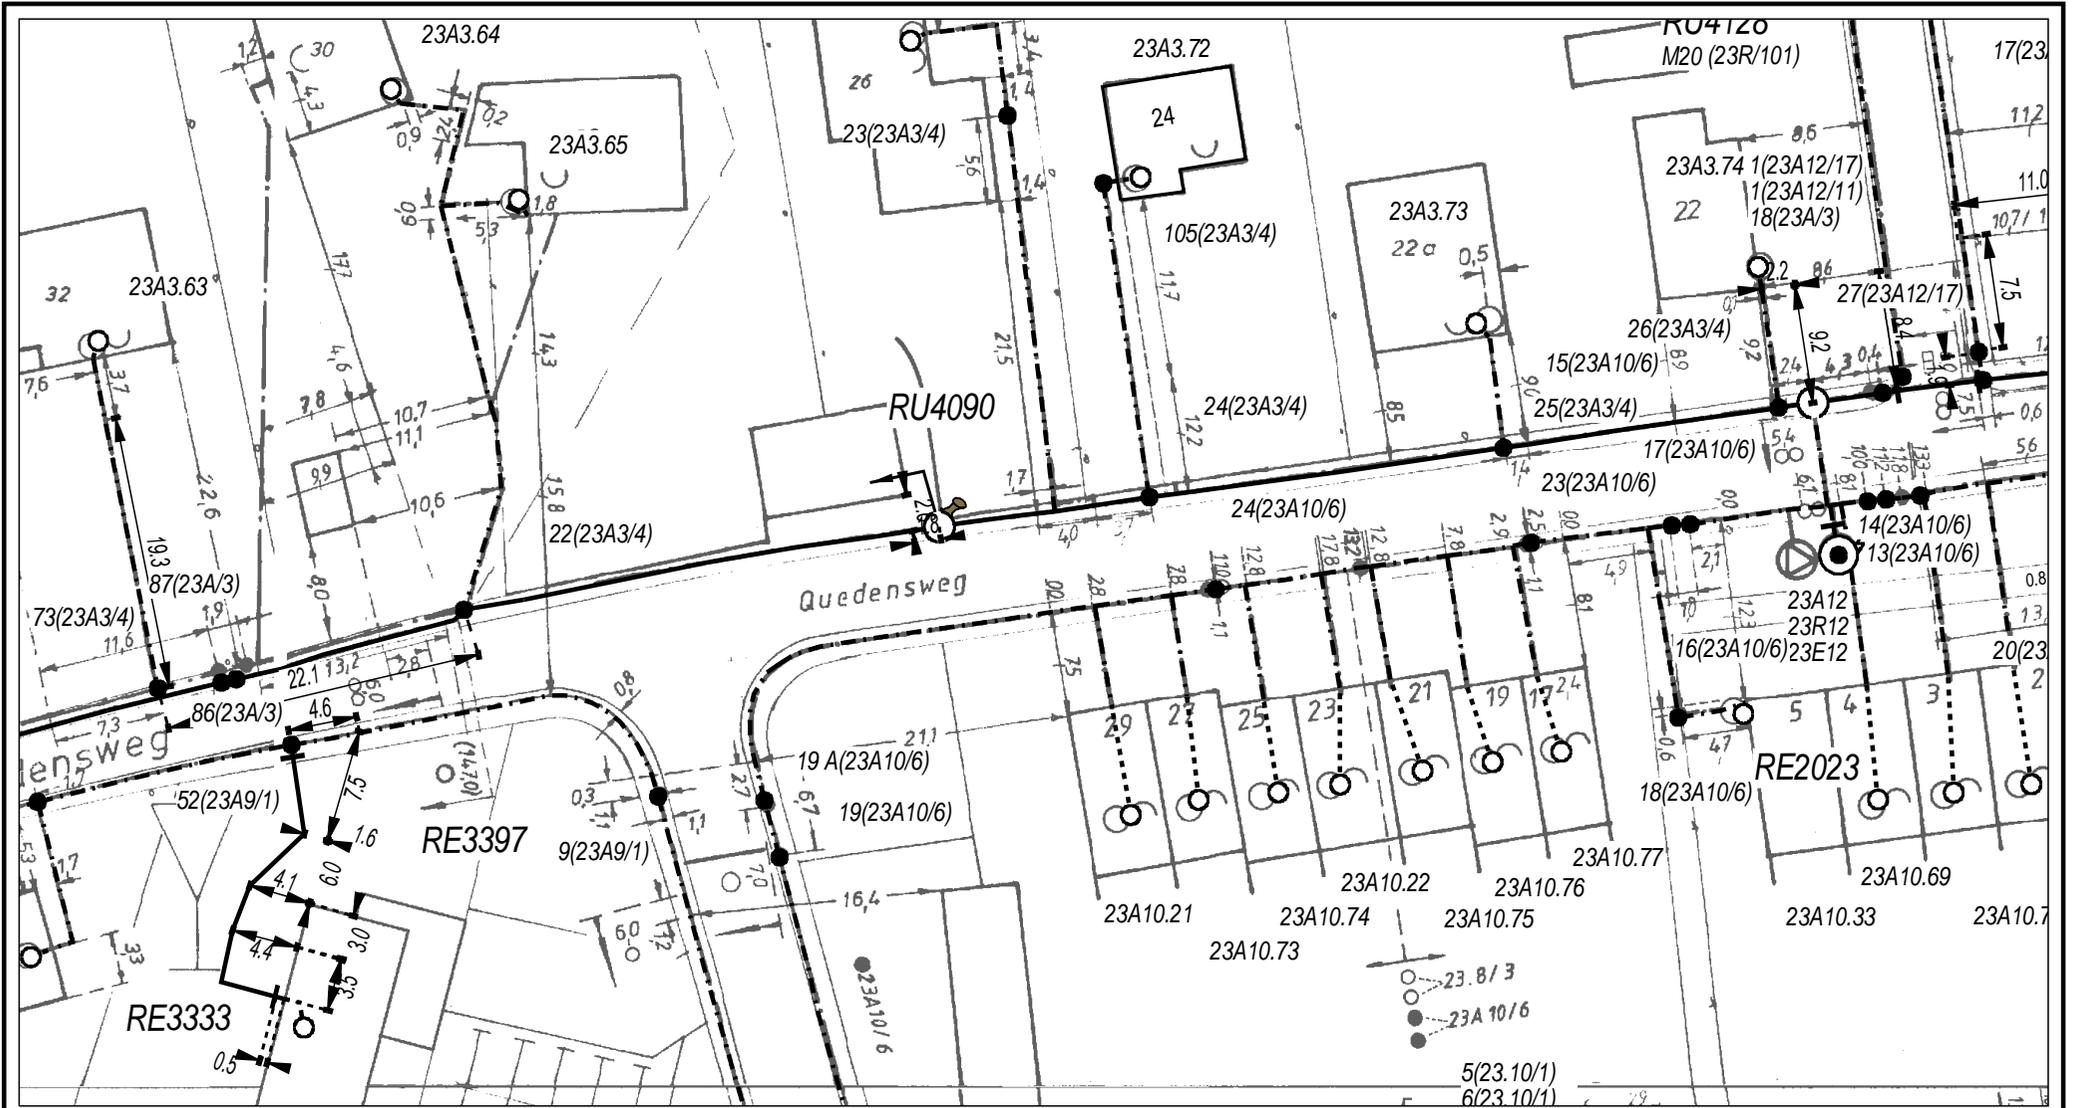


	AT/Vh-Bez.: Kein aktiver Auftrag					
	AT/Vh-Nr.: Kein aktiver Auftrag		AsB	23		
	TI NL	Nord	VsB		Sicht	Lageplan
Bemerkung:	PTI	Kiel	Name	Patrick Brzezicki	Maßstab	1:500
	ONB	Kiel	Datum	22.11.2023	Blatt	2

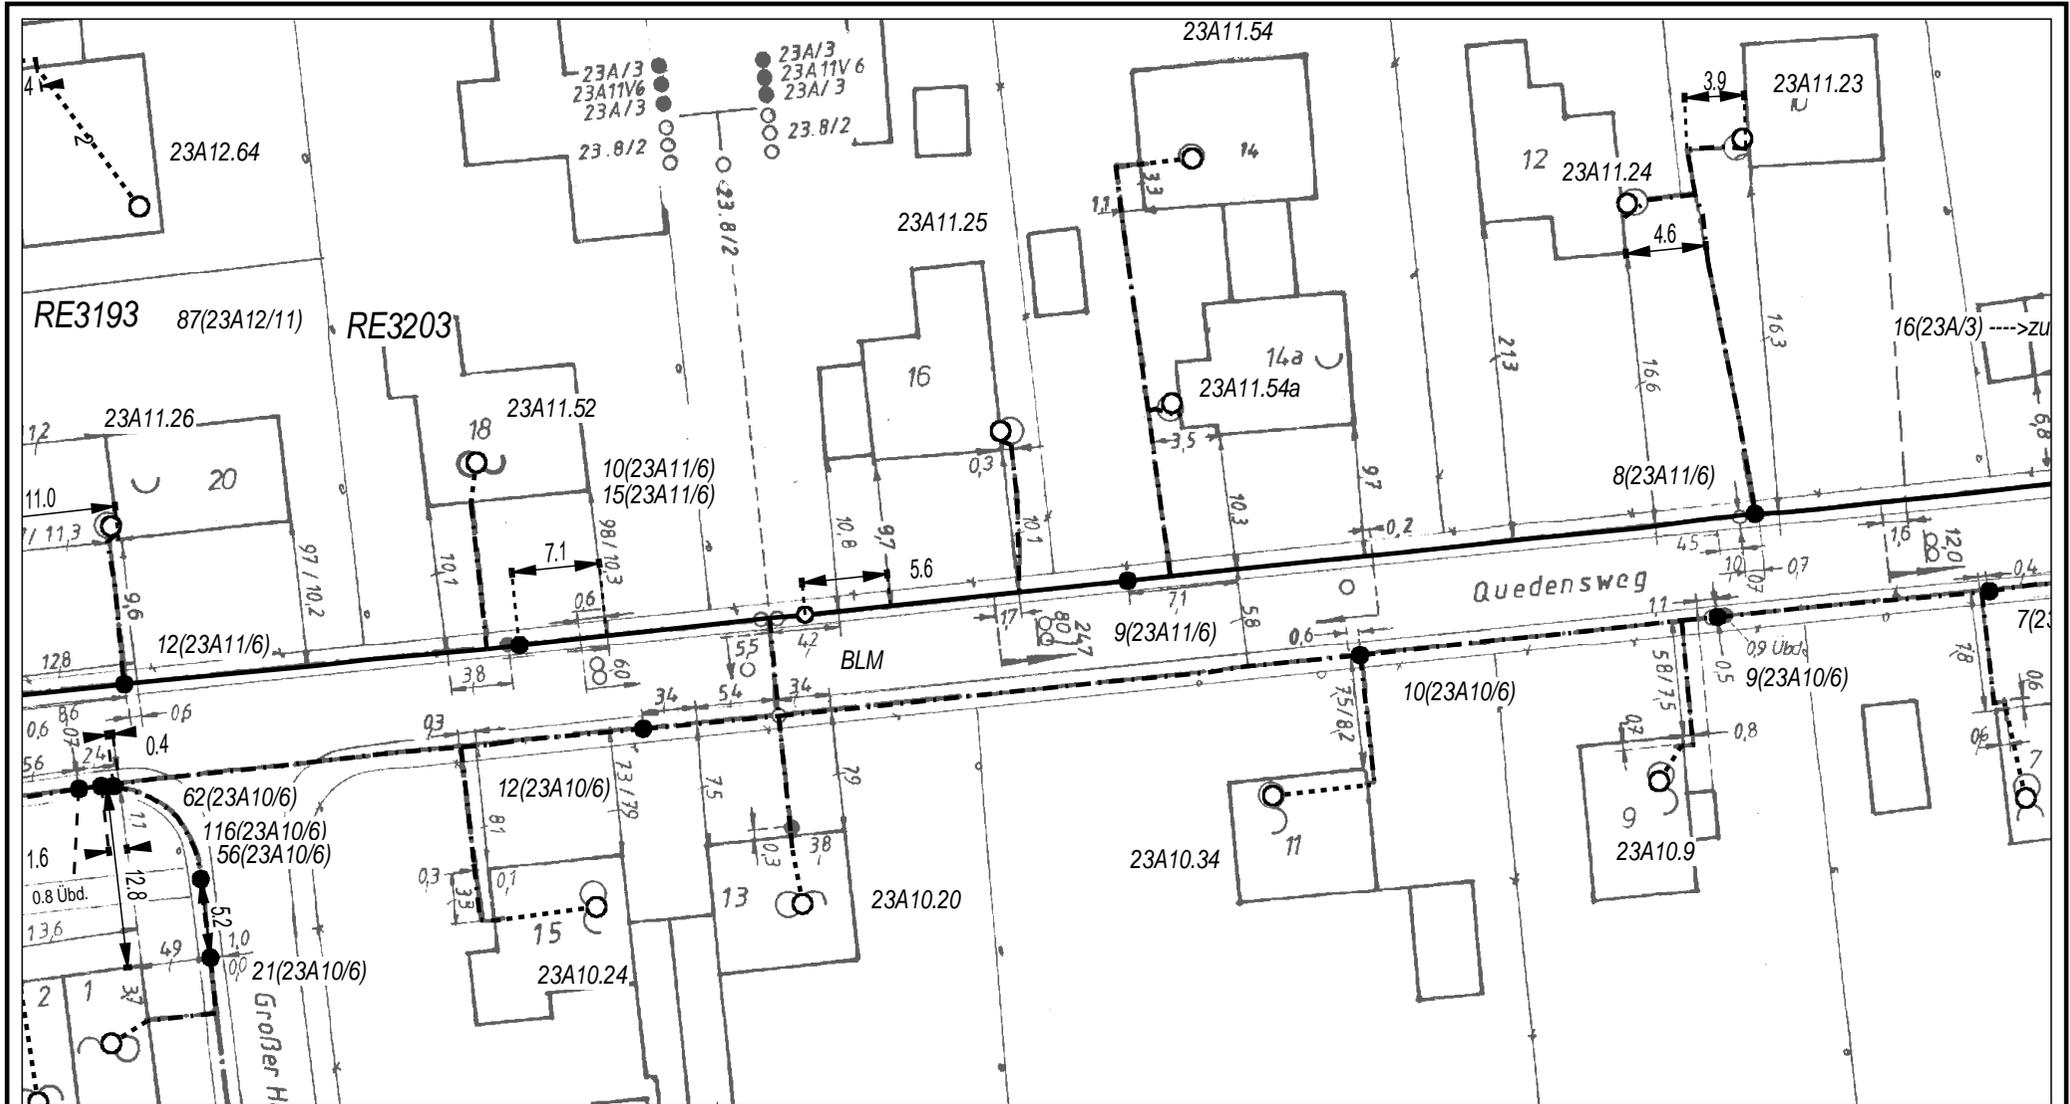


	AT/Vh-Bez.: Kein aktiver Auftrag					
	AT/Vh-Nr.: Kein aktiver Auftrag		AsB	23		
	TI NL	Nord	VsB		Sicht	Lageplan
Bemerkung:	PTI	Kiel	Name	Patrick Brzezicki	Maßstab	1:500
	ONB	Kiel	Datum	22.11.2023	Blatt	3

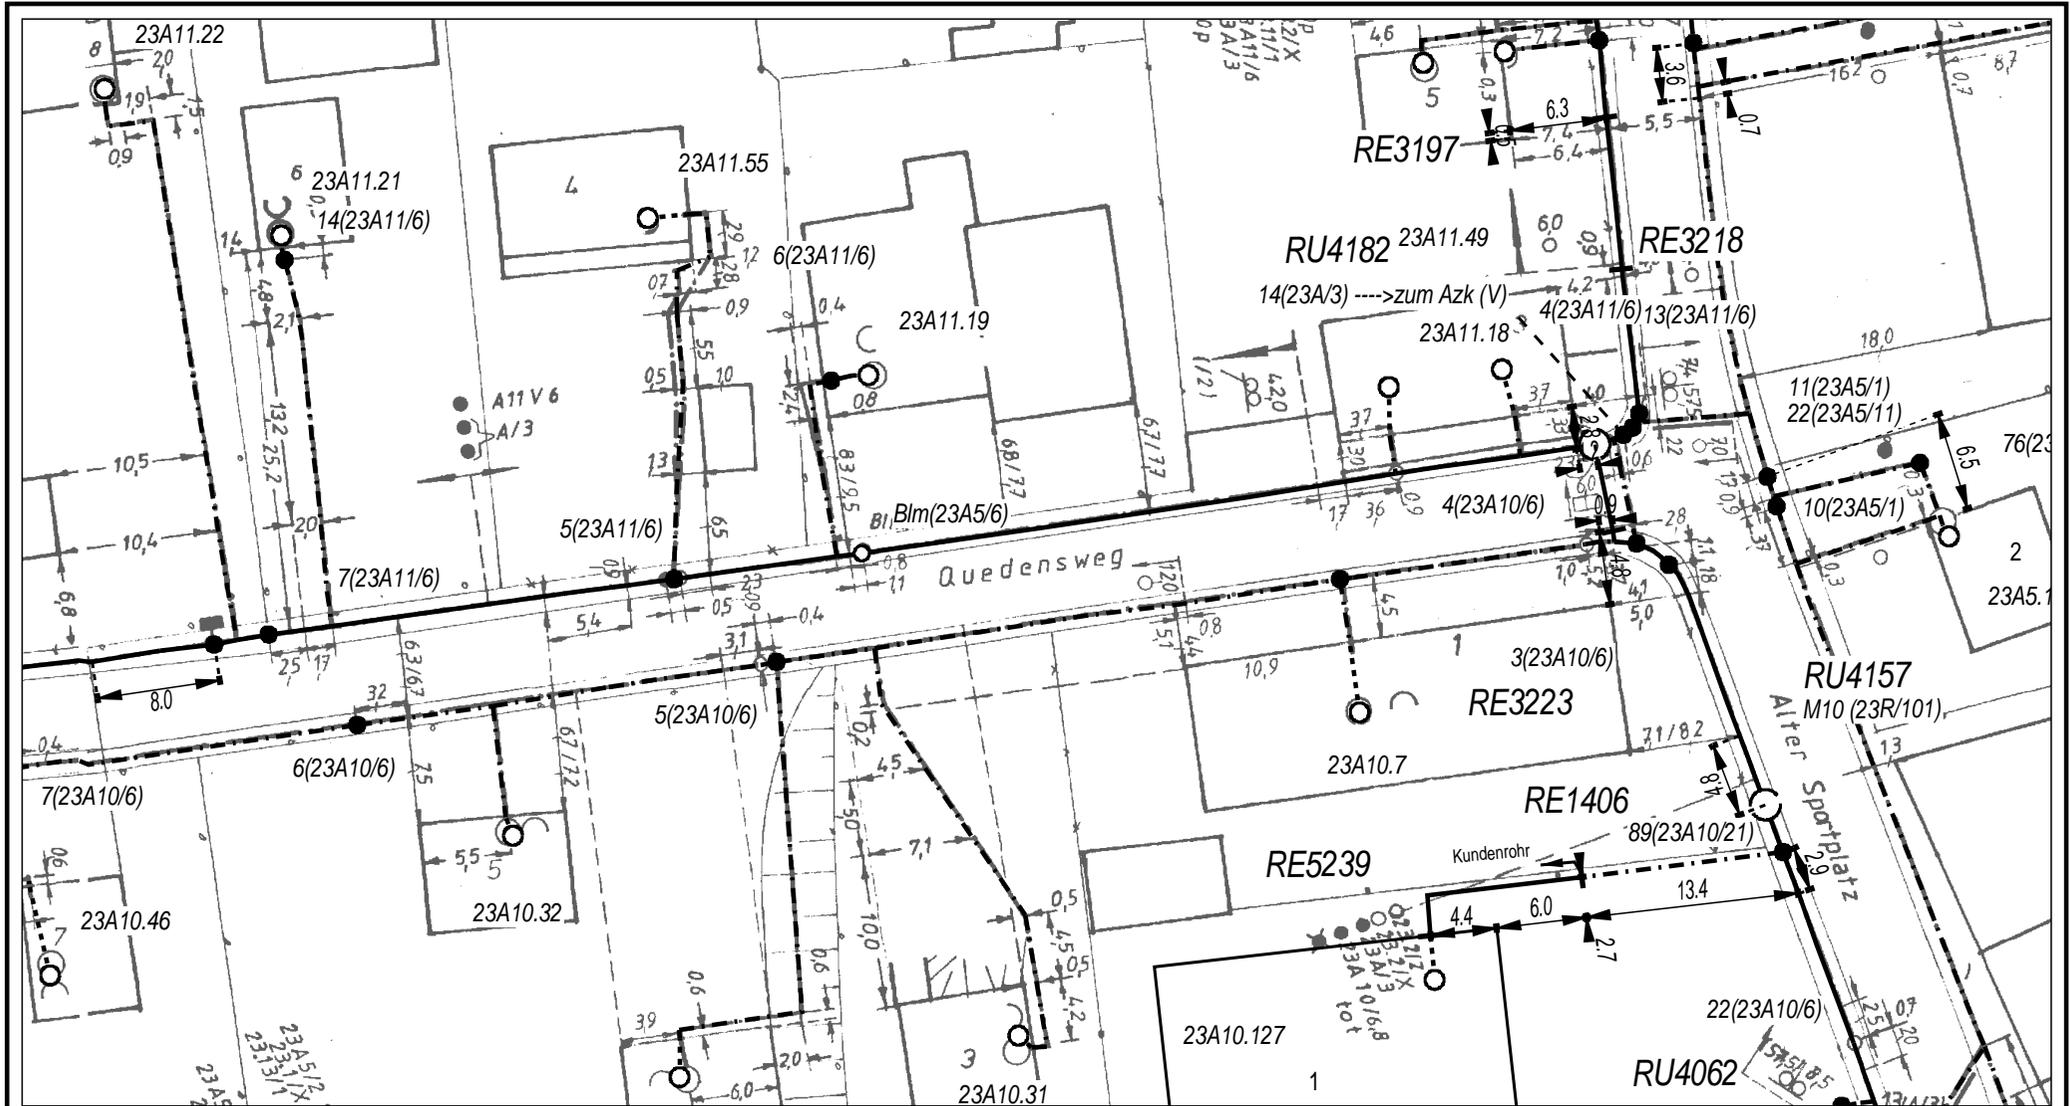


	AT/Vh-Bez.: Kein aktiver Auftrag		AsB		23		
	AT/Vh-Nr.: Kein aktiver Auftrag		VsB				
TI NL		Nord		Name		Patrick Brzezicki	
Bemerkung:		PTI		Datum		Sicht	
		Kiel		22.11.2023		Lageplan	
		ONB				Maßstab	
		Kiel				1:500	
						Blatt	
						4	

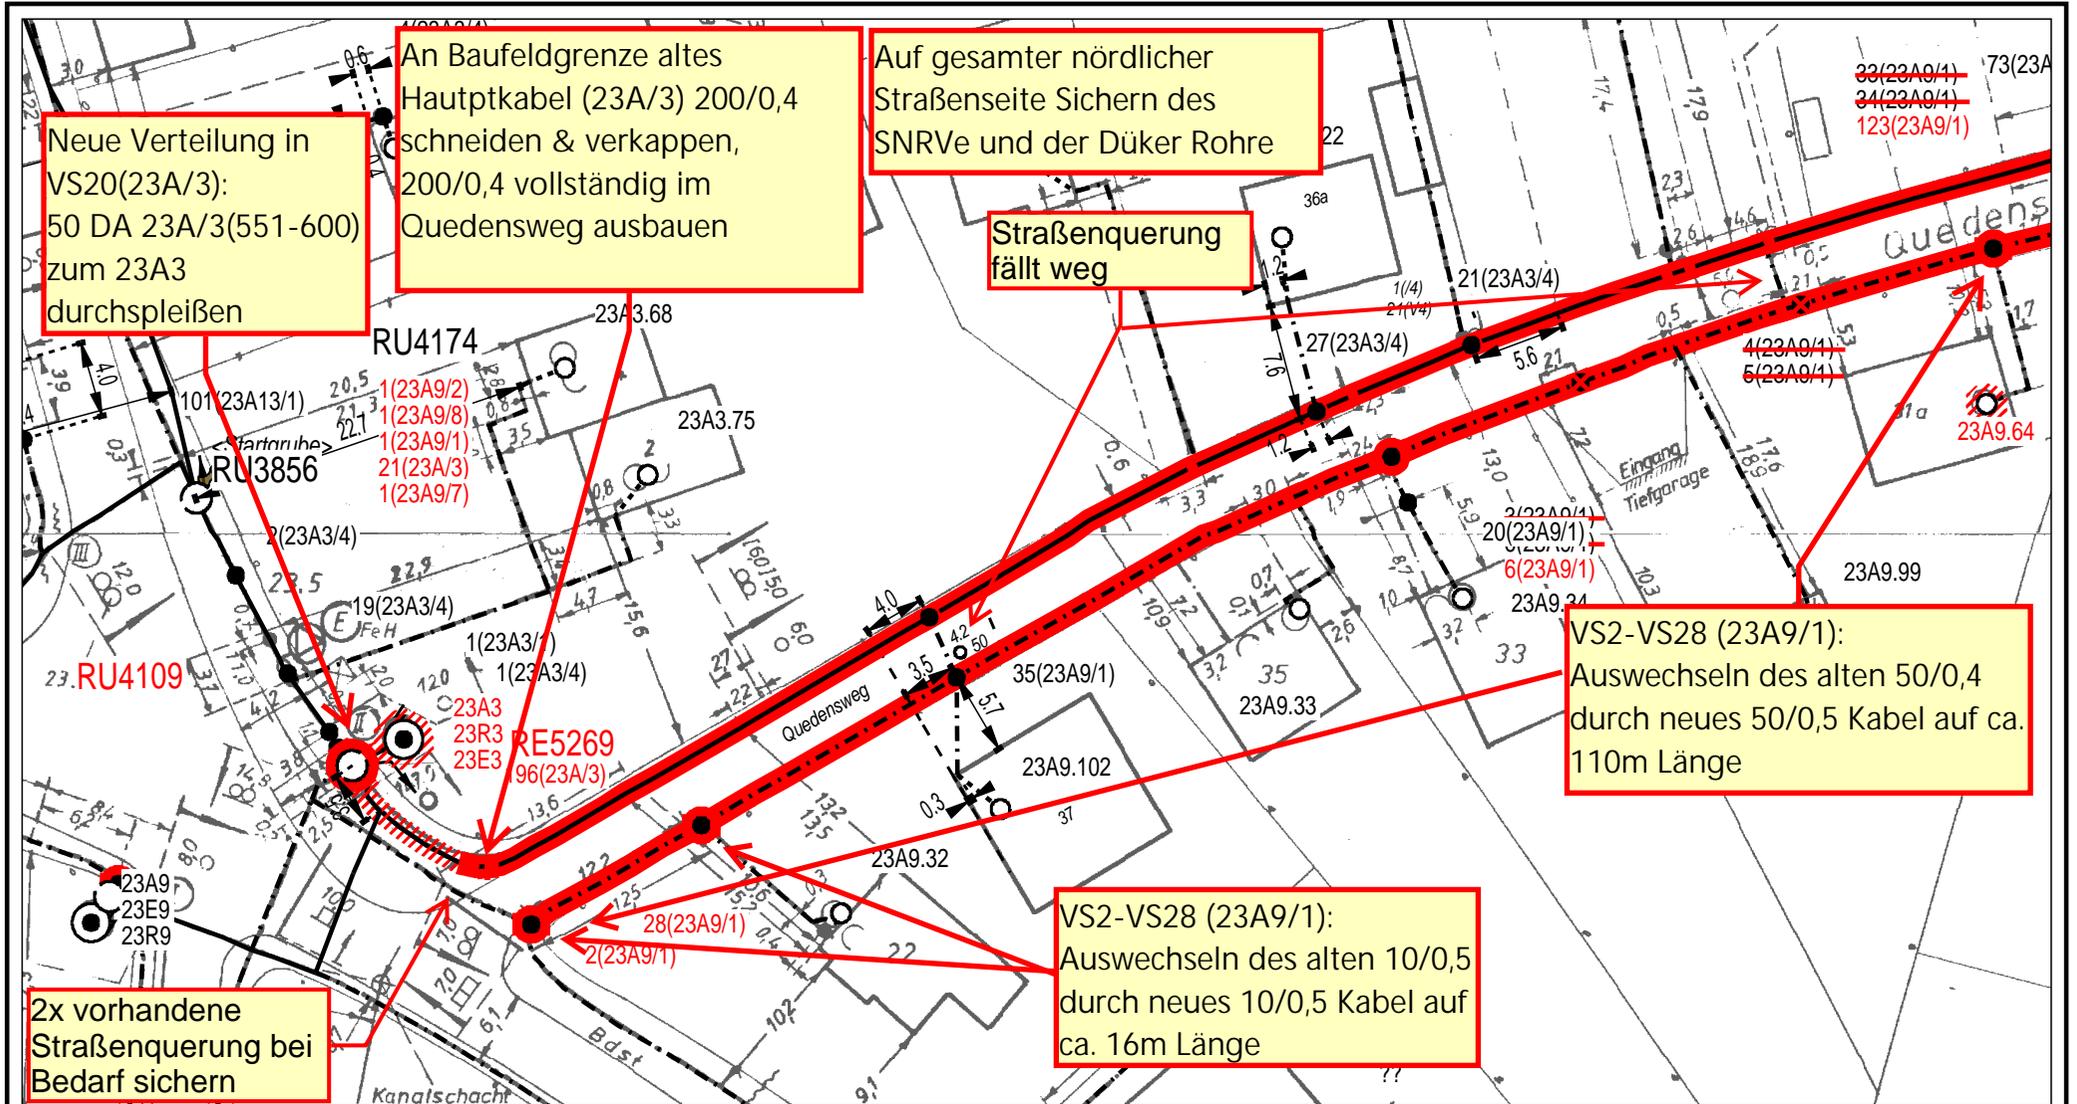

	AT/Vh-Bez.: 209907376 24248 Mönkeberg, Quedensweg, UU Straßenvollausbau					
	AT/Vh-Nr.: 209907376		AsB	23		
	TI NL	Nord	VsB		Sicht	Lageplan
Bemerkung:	PTI	Kiel	Name	Patrick Brzezicki		Maßstab 1:500
	ONB	Kiel	Datum	22.11.2023		Blatt 1

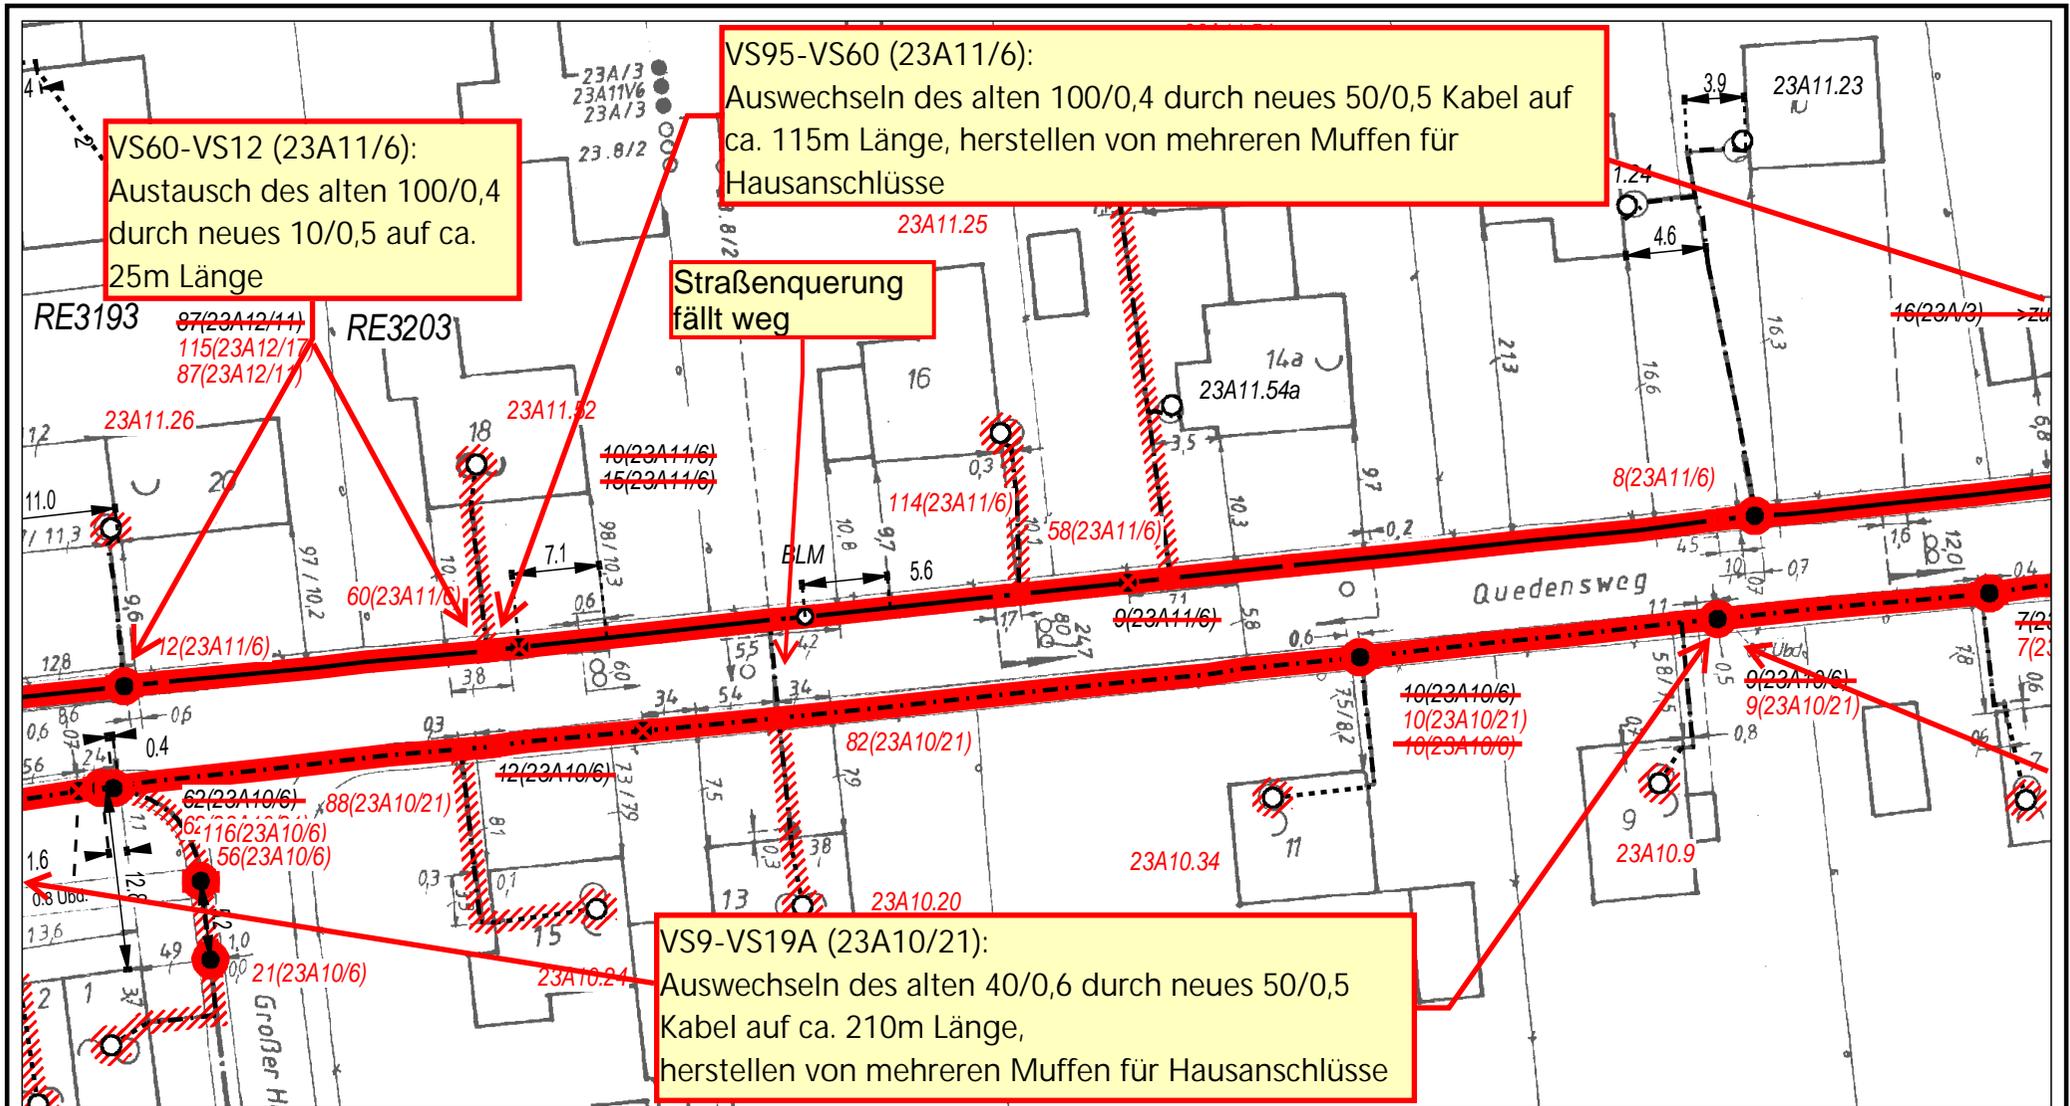

	AT/Vh-Bez.: 209907376 24248 Mönkeberg, Quedensweg, UU Straßenvollausbau					
	AT/Vh-Nr.: 209907376		AsB	23		
TI NL	Nord		VsB			Sicht Lageplan
Bemerkung:	PTI	Kiel	Name	Patrick Brzezicki		Maßstab 1:500
	ONB	Kiel	Datum	22.11.2023		Blatt 3

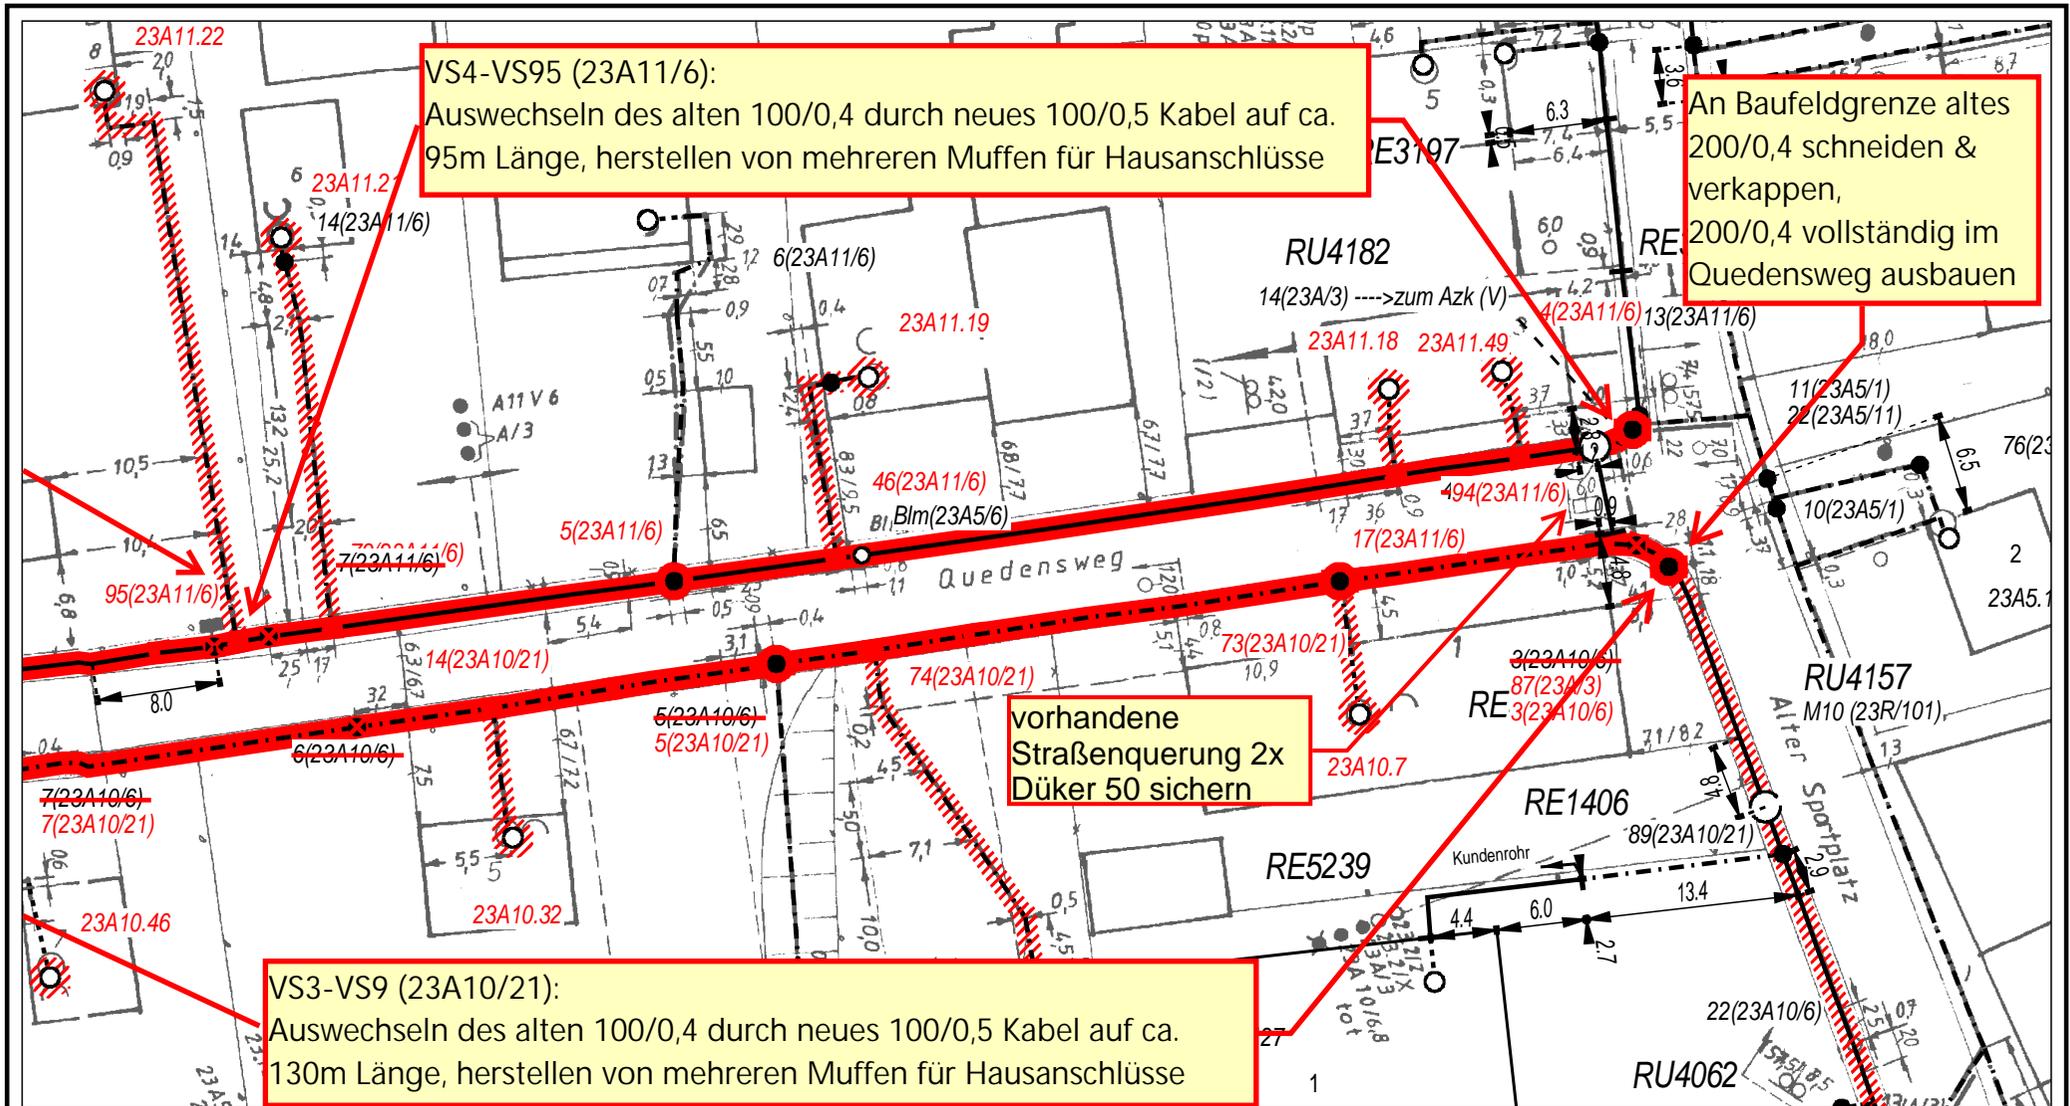

	AT/Vh-Bez.: 209907376 24248 Mönkeberg, Quedensweg, UU Straßenvollausbau					
	AT/Vh-Nr.: 209907376		AsB	23		
	TI NL	Nord	VsB		Sicht	Lageplan
Bemerkung:	PTI	Kiel	Name	Patrick Brzezicki	Maßstab	1:500
	ONB	Kiel	Datum	22.11.2023	Blatt	4