
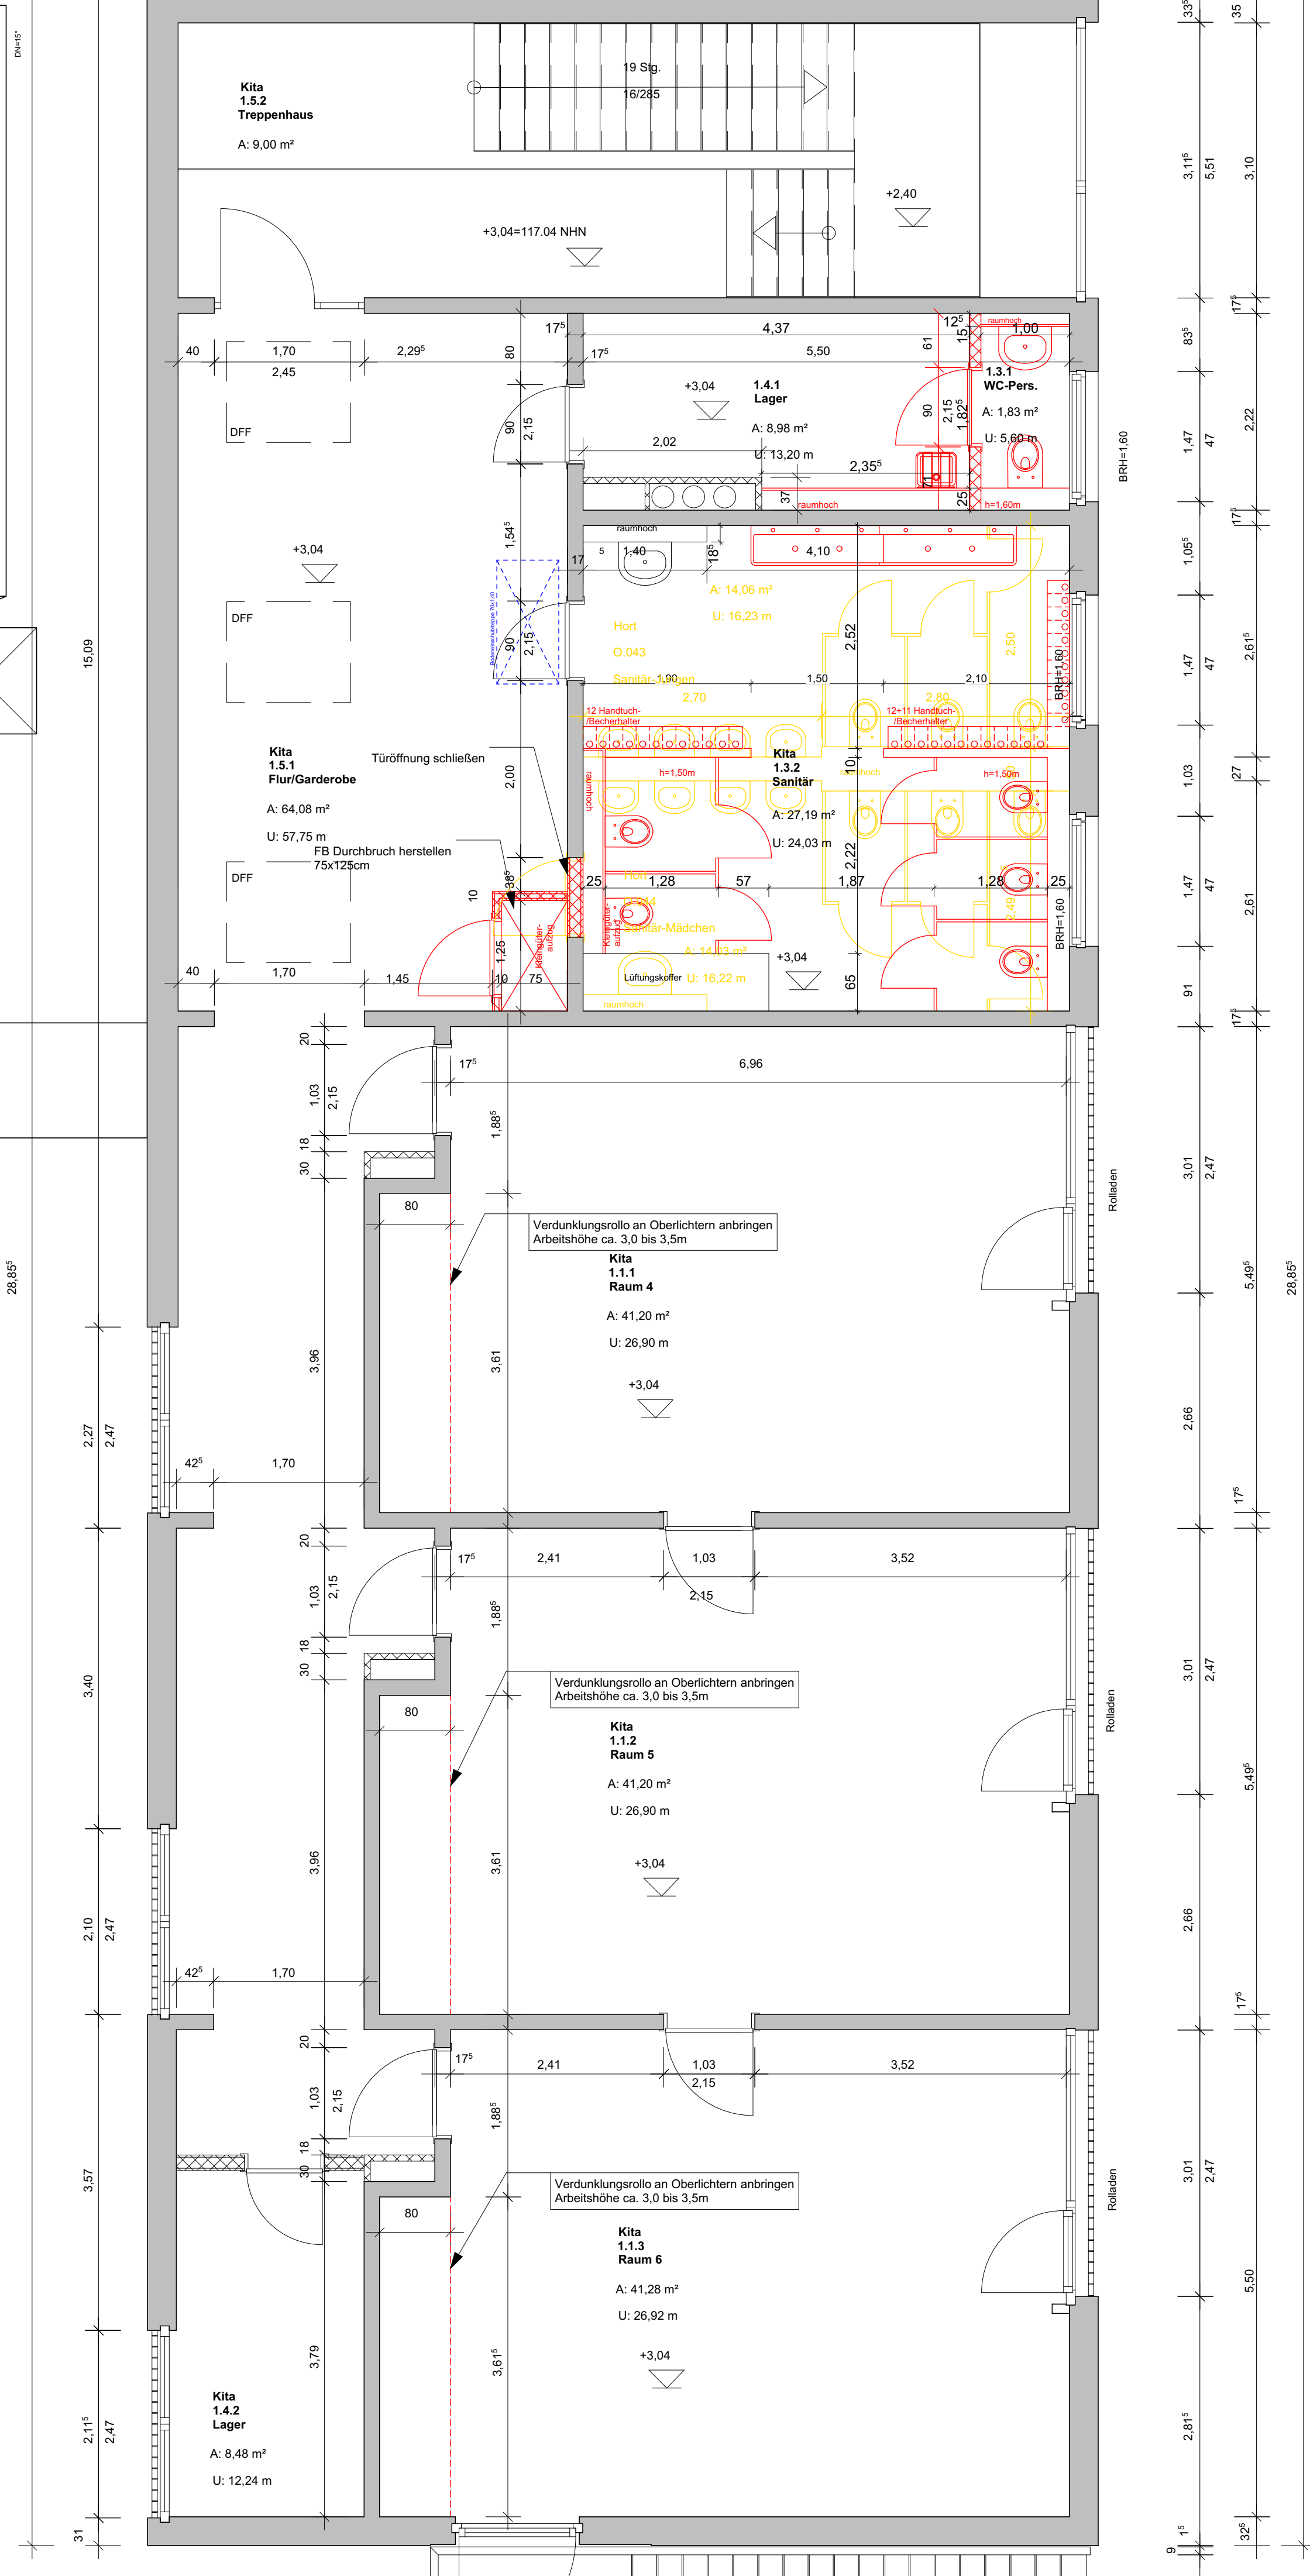


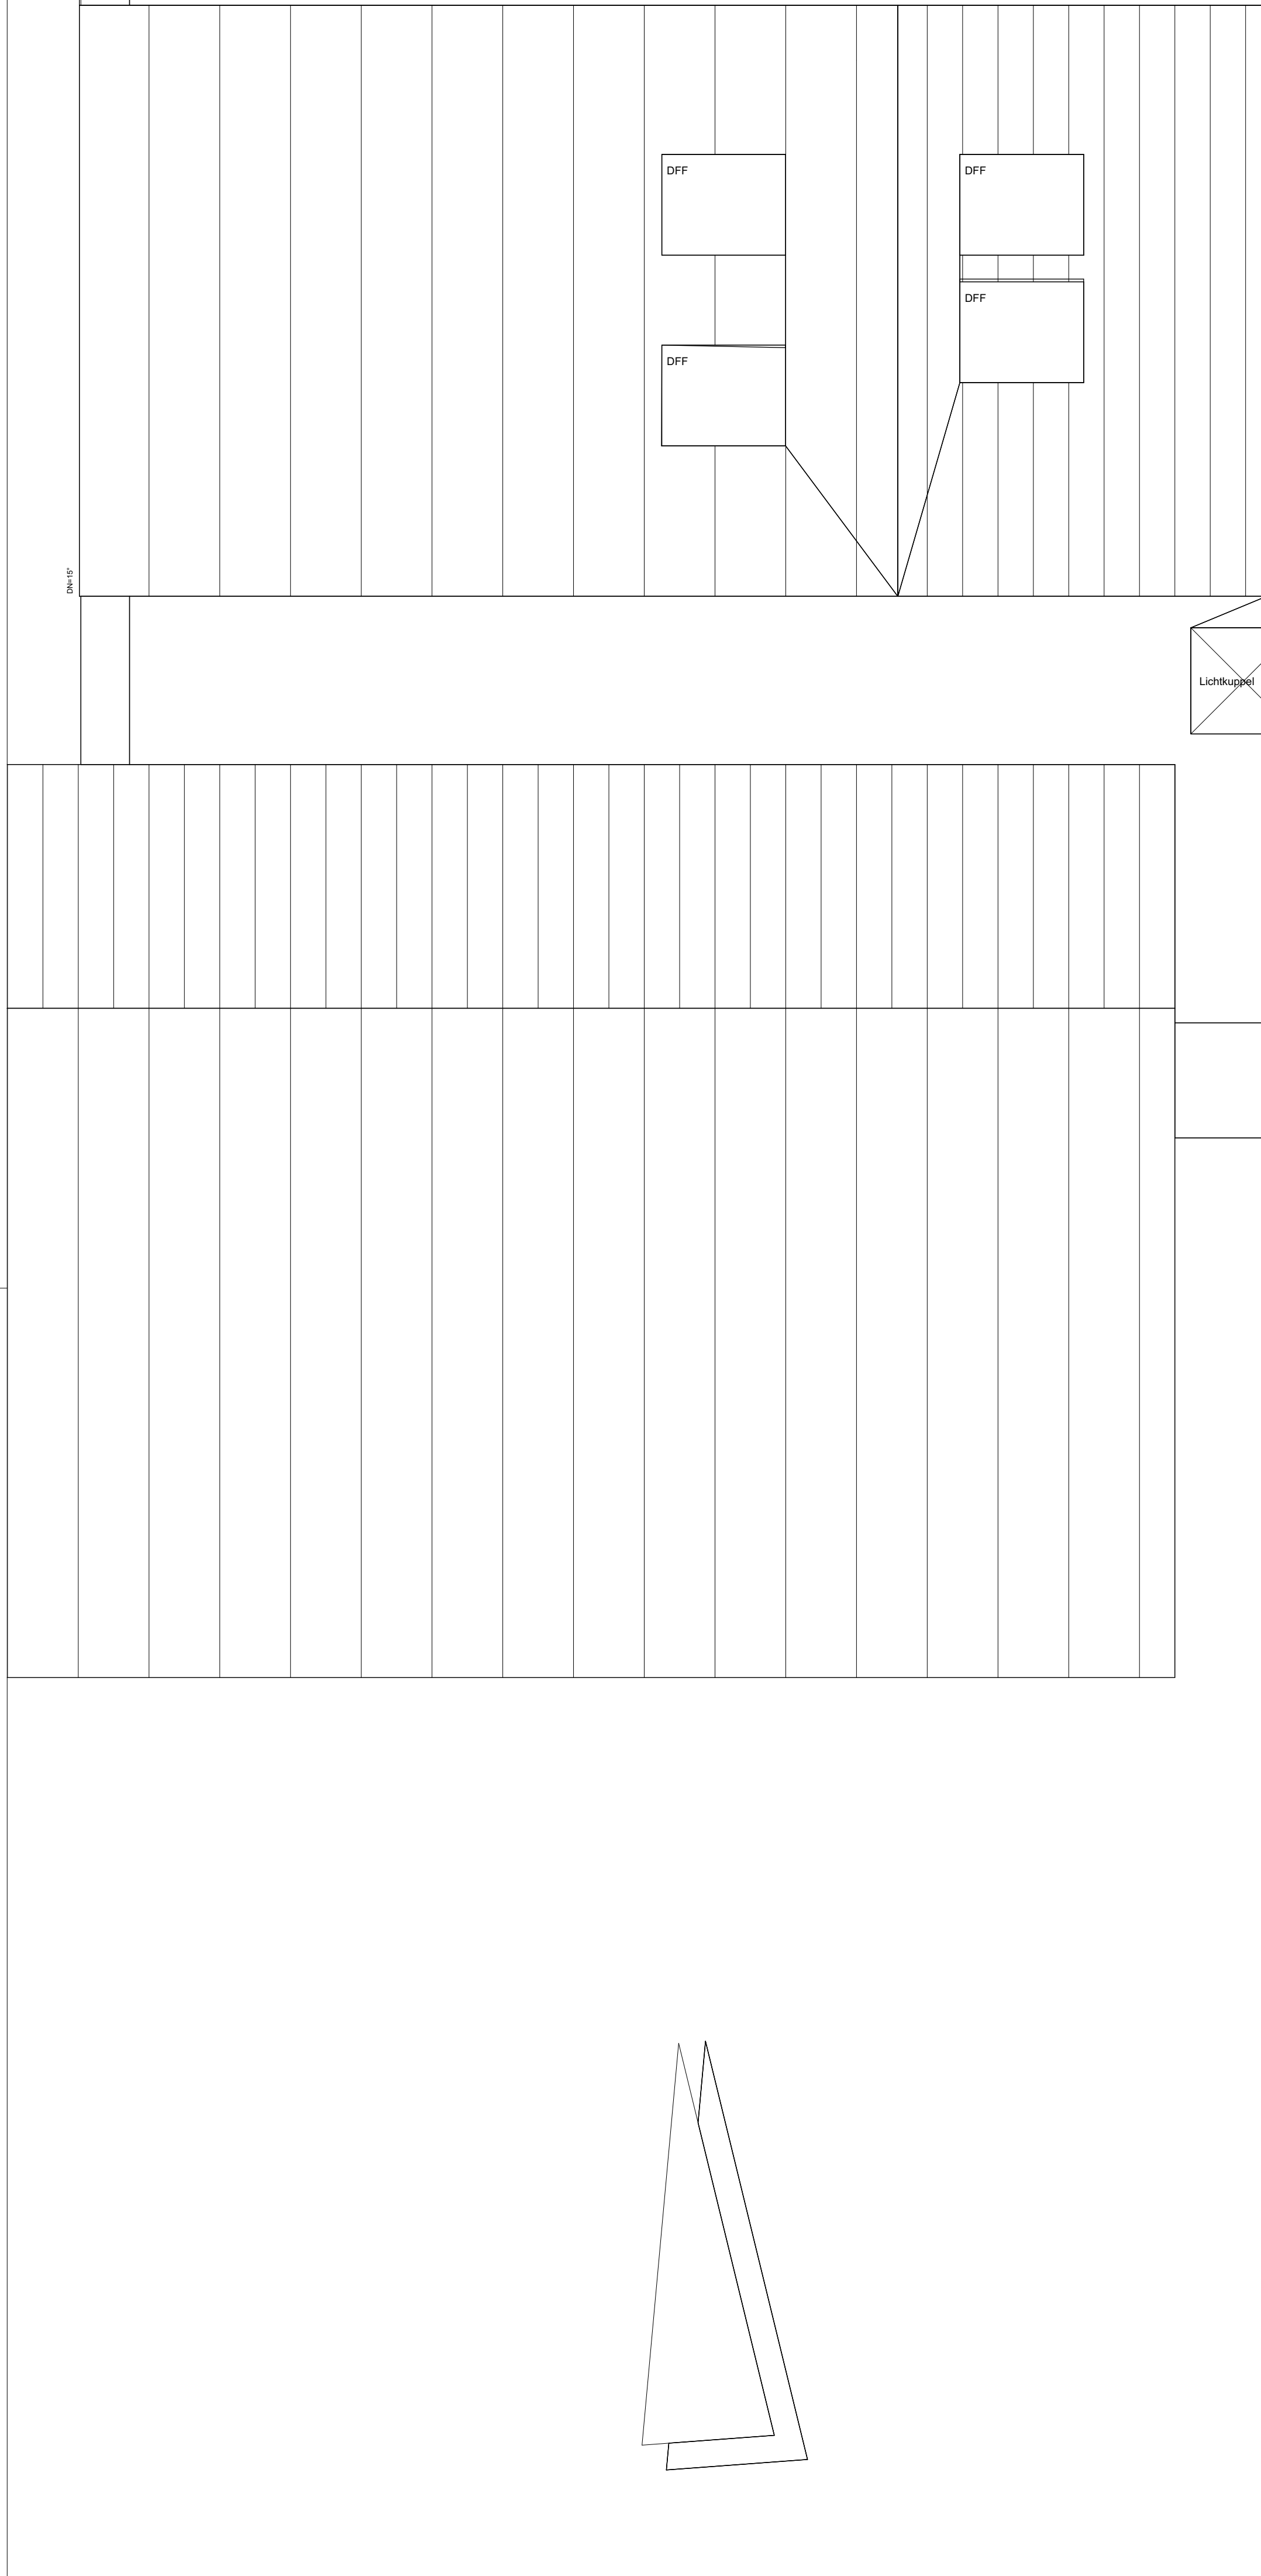

ERLÄUTERUNGEN:

±0.00 = m ü. NN

▽ = OKF, OFF

▼ = OKR

◼ = WS, FD

◼ = WS, FD

◼ = WA, FHV

◼ = ROHRHÜLSE

— = HALFENSCHIENE

H = HEIZUNG

S = SANITÄR

E = ELEKTRO

K = KLIMA; LÜFTUNG

R = ROLLADENKASTEN

GW = GURTWICKLER

BRH = BRÜSTUNGSHÖHE

UKD = UNTERKANTE DECKE

UK = UNTERKANTE

OK = OBERKANTE

RWA = RAUCHWÄRMEABZUG

FD = FUßBODENDURCHBRUCH

FA = FUßBODENAUSSPARUNG

DD = DECKENDURCHBRUCH

DA = DECKENAUSSPARUNG

WS = WANDSCHLITZ

WA = WANDAUSSPARUNG

WD = WANDDURCHBRUCH

FBS = FUßBODENSCHLITZ

FHV = FUßBODENHEIZUNGSVERTEILER

RH = RAUMHÖHE

DA = DUNSTABZUG

ALLE MAßE SIND VERANTWORTLICH AM BAU ZU PRÜFEN UND GGF. MIT DER BAULEITUNG ABZUSTIMMEN. ALLE TRAGENDEN BAUTEILE GEMÄß STATIK! SÄMTLICHE TÜR-, FENSTER-, und BRÜSTUNGSHÖHEN NORMAL **AB OKFF**

D

C

B

A

Index

Datum

Bearbeiter

Änderung

PROJEKT

Umbauarbeiten von Hörräumen für Kindergartennutzung in der KiTa "Rappelkiste" Gröbers
Schulstraße 6, 06184 Kabelsketal OT Gröbers

BAUHERR

Gemeinde Kabelsketal
Lange Straße 18
06184 Kabelsketal

Tel: 034605 33200
Fax:
E-Mail: buergermeister@kabelsketal.de
Web: www.kabelsketal.de

ARCHITEKT

STATIKER

ZEICHNUNG

Grundriss Obergeschoss

LEISTUNGSPHASE

Ausführungsplanung

MAßSTAB

1:50

VERFASSER

PROJEKT-NR.

BAUTEIL-NR.

ZEICHN.-NR.

GEWERK

INDEX

GEZEICHNET

mh

MH

2024-21

BA.02

DATUM

GEPRÜFT

BLATTGRÖßE

DIN A1

AUF ÜBEREINSTIMMUNG AUF MEINE WÜNSCHE GEPRÜFT UND UNTER BERÜCKSICHTIGUNG DER ERSICHTL. ENTRAGUNGEN MIT / OHNE ÄNDERUNGEN/ERGÄNZUNGEN ZUR AUSGABE AN BAUSTELLE FREIGEgeben.

UNTERSCHRIFT/DATUM BAUHERR: _____