

LEGENDE BRANDSCHUTZMELDEANLAGE:

	Rauchmelder
	Thermodifferentialmelder
	Mehrkriterienmelder
	Handmelder
	Handmelder Rauchabzug
	akustischer Signalgeber
	Signalleuchte
	Brandwarnanlage

LEGENDE IT/EDV:

	Datendose, 1x RJ45, 0,30 m OKFFB
	Datendose, 2x RJ45, 0,30 m OKFFB
	WLAN-Hotspot
	IT-Verteiler (Rack-19")

LEGENDE BLITZSCHUTZ:

	Fundamenteiter, Bandstahl verzinkt
	aufsteigende Anschlussfahne Blitzableiter, freies Ende 1m über Oberfläche Gelände bzw. Rohfußboden
	Tiefenerder
	Erdungsanschluss für PE-Schiene
	Messstelle senkrechte Montage, ca. 80 cm über OK Gelände

LEGENDE ELEKTROTECHNIK:

	Schukosteckdose 1-fach, 0,30 m OKFFB
	Schukosteckdose 2-fach, 0,30 m OKFFB
	Drehstromsteckdose, 0,30 m OKFFB
	Taster, beleuchtet, 1,10 m OKFFB
	Ausschalter, 1,10 m OKFFB
	Ausschalter 2-fach, 1,10 m OKFFB
	Serienschalter, 1,10 m OKFFB
	Wechselschalter, 1,10 m OKFFB
	Doppelwechselschalter, 1,10 m OKFFB
	Dimmerschalter, 1,10 m OKFFB
	Schalter mit Lüfteransteuerung
	Not-Aus-Schalter, 1,10 m OKFFB
	Schalter/Steckdose-Kombination, 1,10 m OKFFB
	Elektroanschluss
	Energiewürfel
	Raumregler, 1,60 m über OKFFB
	Rufmodul
	Bedientableau Fußbodenheizung
	Telekommunikationsanschluss, 1x I-Y (St) Y 2x2x0,6 mm
	Zugschalter
	Jalousietaster

	Potenzialausgleichschiene
	Anschluss Potenzialausgleich
	Unterverteiler
	Bewegungsmelder
	Außensprechstelle
	dezentrale Warmwasserbereitung, Elektroanschluss 230V (einpoleig)
	dezentrale Warmwasserbereitung, Elektroanschluss 400V (einpoleig)
	Spülstation mit autom. Spülfunktion, Elektroanschluss 230V
	Leerdose / Leerrohr
	Kabeltrasse
	Durchbruch

LEGENDE BELEUCHTUNG:

	Wannenleuchte	E - Einbau A - Anbau P - Pendel
	Leuchte quadratisch	
	Leuchte rund, Ø 400 mm	
	Leuchte rund, Ø 515 mm	
	Wandleuchte	
	Leuchtenauslass / Leuchtenauslass Wand	
	Sicherheitsleuchte	
	Rettungszeichenleuchte	


Alle Unterputzschalterdosen als tiefe Dosen 73 mm ausführen!

Der aktuelle Architektenplanstand ist zu beachten und gegebenenfalls sind diesbezügliche Änderungen im Rahmen der Montageplanung zu berücksichtigen!

Sämtliche Maße sind vom Unternehmer eigenverantwortlich auf der Baustelle zu prüfen. Bei Unstimmigkeiten ist unverzüglich die Bauleitung zu benachrichtigen.

Keine Montagezeichnung!

Architektenplanstand
Eingang IKL 17.07.2025

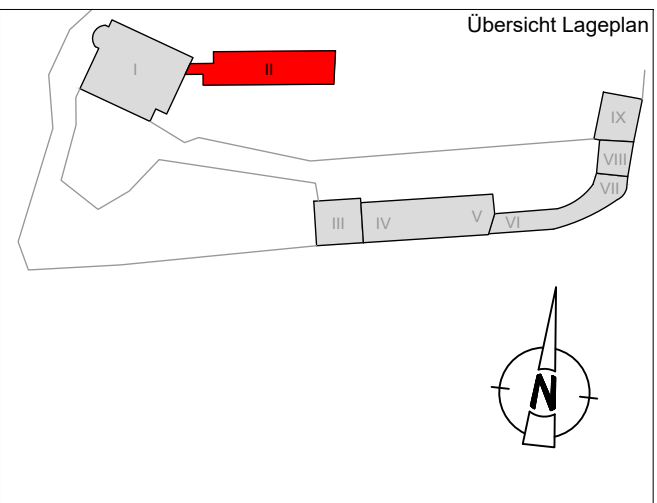

OKFF EG = +/- 0,00 = 139,10 DHHN92

Index	Datum	Änderungen	gez.

Bauvorhaben:

Sanierung und Umnutzung 1.Bauabschnitt
Neue Saalecker Werkstätten Haus I+II
Wohngebäude für die DAS-Design Akademie mit Seminarbereich

Bauherr:

dieDAS Marzona Stiftung

Am Burgberg 18
06628 Naumburg

Tel: 034463 638562
sao@marzona-stiftung

Planung:

arc architekturconcept GmbH

arc architekturconcept GmbH
Laufesbach Chiem Schaper Freie Architekten BDA
Spiegelstrasse 56
38503 Halberstadt

Tel: 03941 560550
Fax: 03941 560559
info-hts@arc-architektur.de
www.arc-architektur.de

Leistungsphase

Ausschreibungsplanung

Planinhalt:

Neue Saalecker Werkstätten
Haus I – II
Elektrotechnik
Haus II_Kellergeschoss

IKL + Partner
Ingenieurgesellschaft mbH
Leipzig – Berlin




Kurt-Eisner-Straße 90
D-04275 Leipzig
Telefon (0341) 3 05 388 – 0
Telefax (0341) 3 05 388 – 39

Projekt-Nr.: 21-883
Plan-Nr.: II_ELT_RFT_KG01_ELT_
Index: _

Gezeichnet: Win.
Datum: 30.07.2025
Geprüft: Fun.
Datum: 30.07.2025
Maßstab: 1:50
Blattgröße: A1

T:\21-883-Saalecker-Werkstätten\Zeichnungen\lph_5_Ausführungsplanung\Grundrisse_Haus I-II\WSW_A_Haus_I-II_01_KG_GR_10

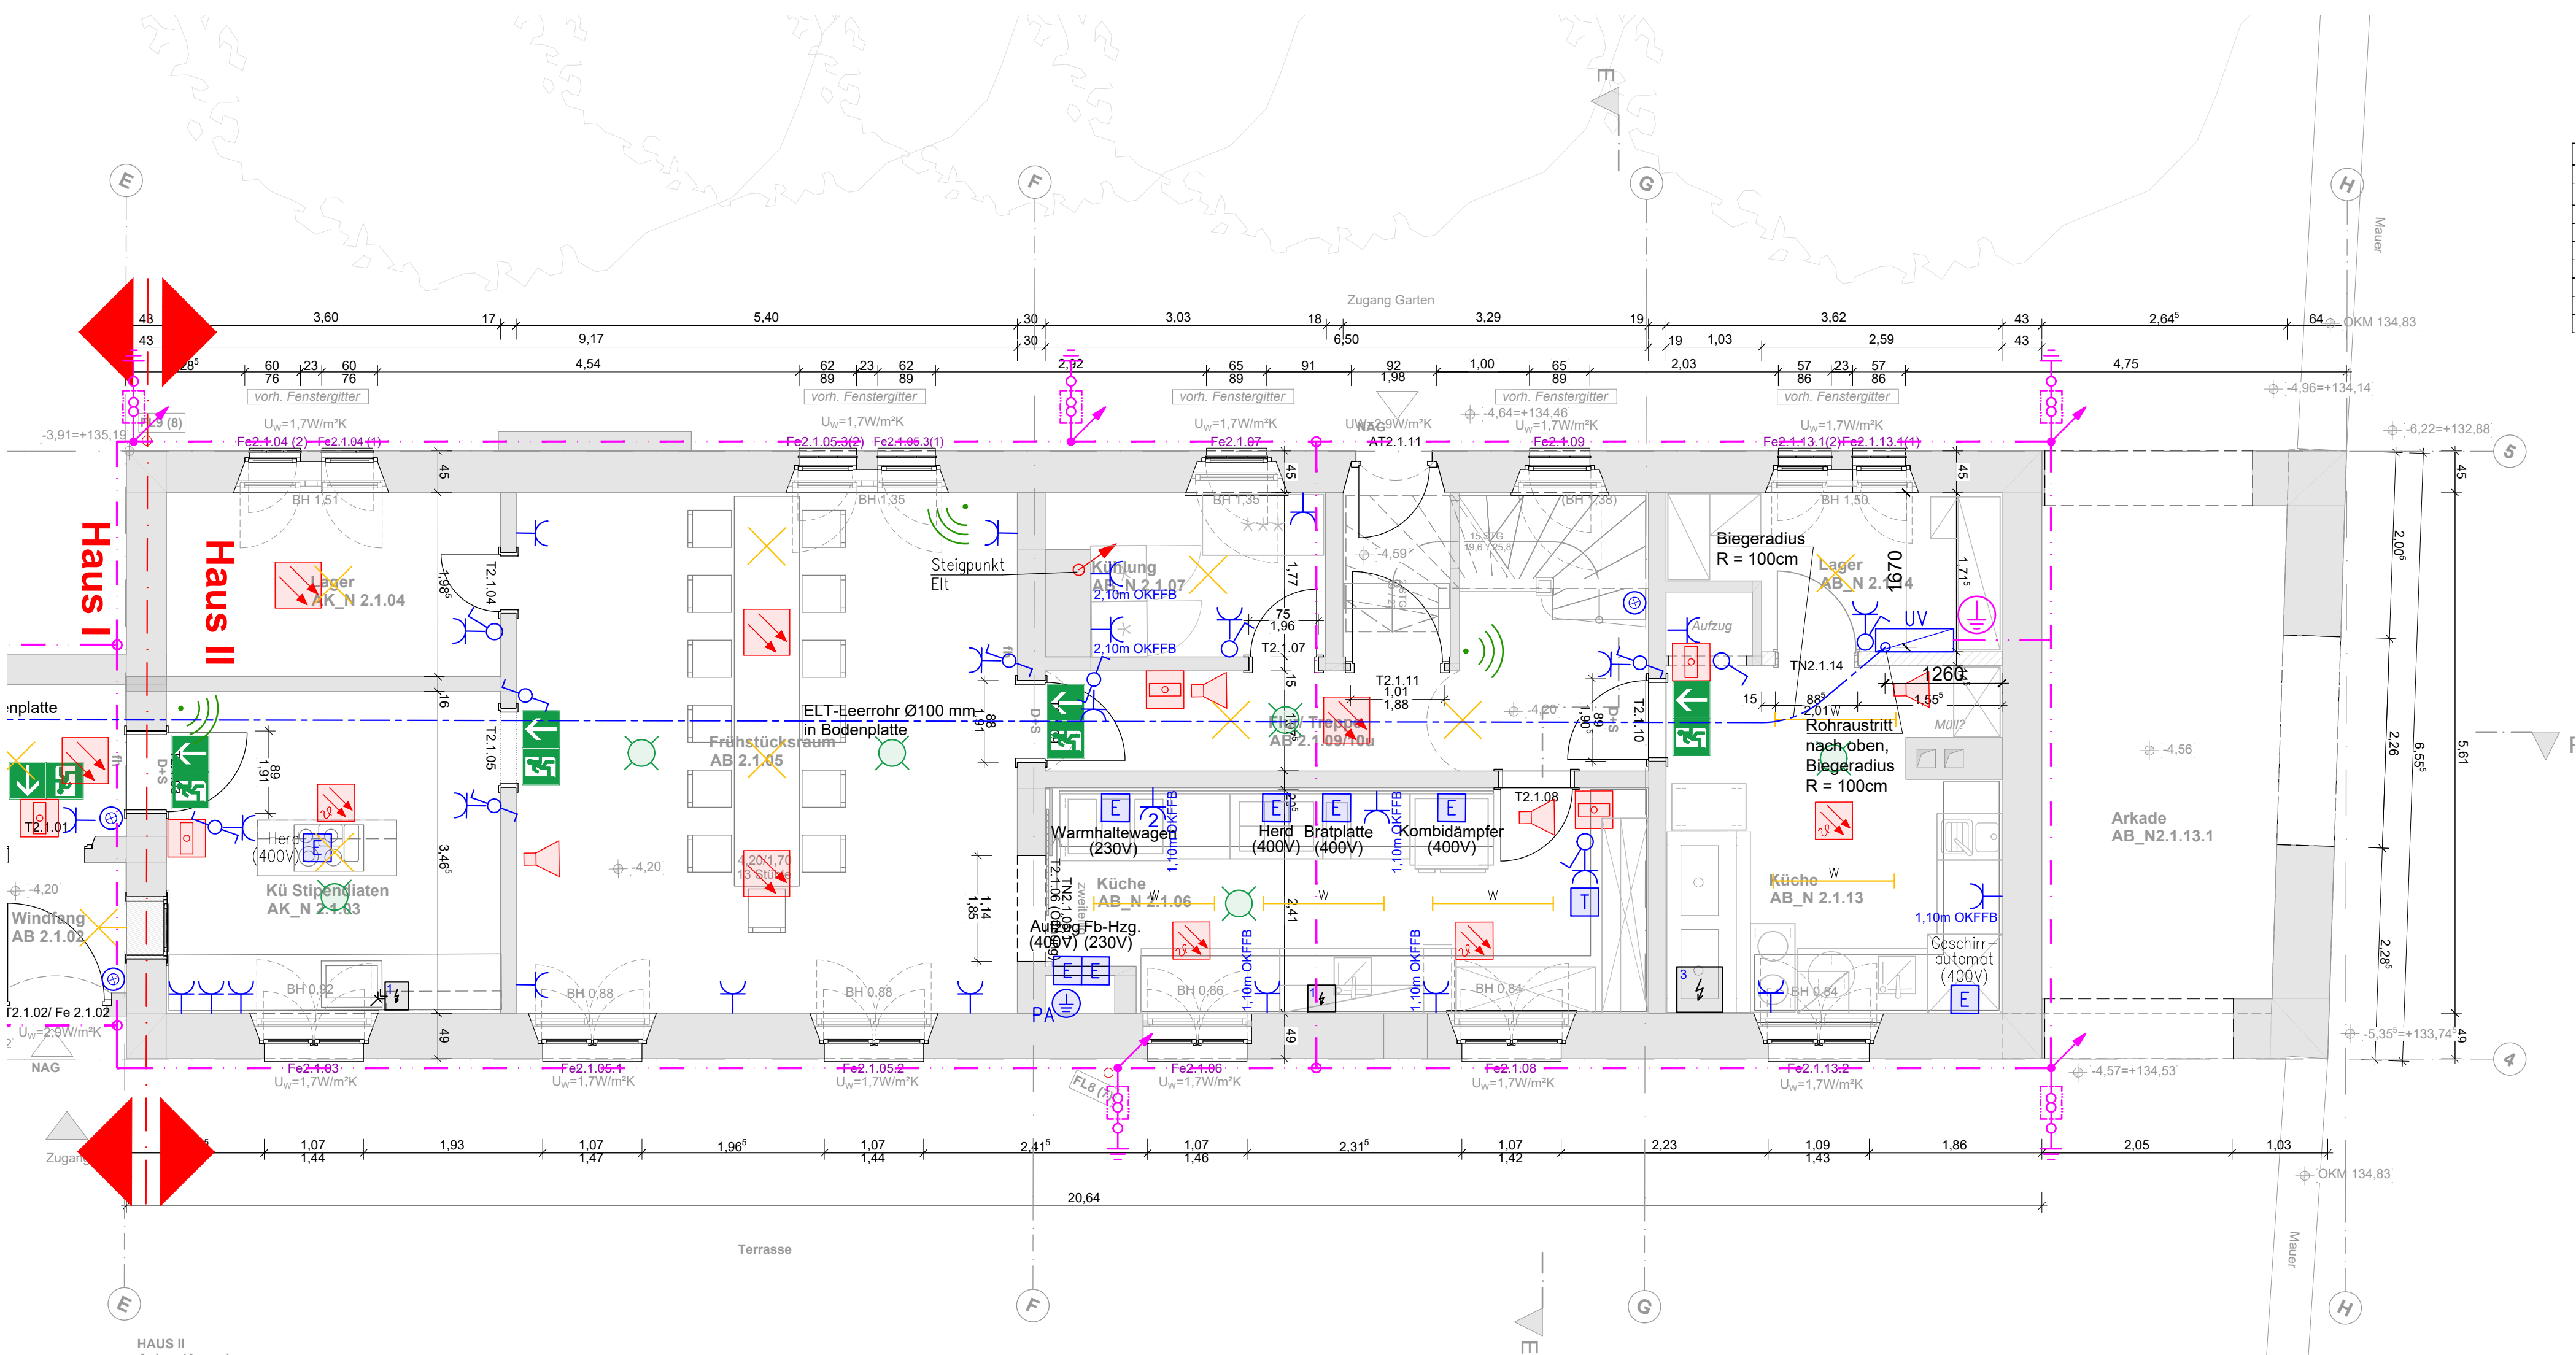

Windfang 1924 AB 2.1.02	F: 2,35 m² U: 6,15 m LRH: 2,79 m OKFF: -4,20 B W D
---	--

Flur AK_N 2.1.01	F: 8,44 m² U: 13,76 m LRH: 2,61 m OKFF: -4,20 B W D
-----------------------------------	---

Kü Stipendiaten AK_N 2.1.03	F: 13,07 m² U: 14,47 m LRH: 2,70 m OKFF: -4,20 B W D
--	--

Kühlung AB_N 2.1.07	F: 4,80 m² U: 9,60 m LRH: 2,61 m OKFF: -4,20 B W D
--------------------------------------	--

Flur/ Treppe 1924 AB 2.1.09/10u	F: 10,04 m² U: 18,99 m LRH: 2,37 m OKFF: -4,20 B W D
---	--

Windfang 1924 AB 2.1.11	F: 2,05 m² U: 5,86 m LRH: 2,26 m OKFF: -4,59 B W D
---	--

Lager AB_N 2.1.14	F: 5,53 m² U: 10,75 m LRH: 2,67 m OKFF: -4,20 B W D
------------------------------------	---

Lager AK_N 2.1.04	F: 7,41 m² U: 11,36 m LRH: 2,70 m OKFF: -4,20 B W D
------------------------------------	---

Frühstücksraum 1924 AB 2.1.05	F: 31,12 m² U: 23,22 m LRH: 2,61 m OKFF: -4,20 B W D
---	--

Küche AB_N 2.1.06	F: 15,30 m² U: 17,86 m LRH: 2,65 m OKFF: -4,20 B W D
------------------------------------	--

Kammer 1924 AB 2.1.12	F: 0,85 m² U: 3,71 m LRH: 2,26 m OKFF: -4,59 B W D
---	--

Küche AB_N 2.1.13	F: 13,85 m² U: 15,05 m LRH: 2,67 m OKFF: -4,20 B W D
------------------------------------	--

Arkade AB_N2.1.13.1	F: 13,62 m² U: 15,75 m LRH: 3,04 m OKFF: -4,56 B W D
--------------------------------------	--