



LEGENDE ELEKTROTECHNIK:	
	Schukosteckdose 1-fach, 0,30 m OKFFB
	Schukosteckdose 2-fach, 0,30 m OKFFB
	Drehstromsteckdose, 0,30 m OKFFB
	Taster, beleuchtet, 1,10 m OKFFB
	Ausschalter, 1,10 m OKFFB
	Ausschalter 2-fach, 1,10 m OKFFB
	Serienschalter, 1,10 m OKFFB
	Wechselschalter, 1,10 m OKFFB
	Doppelwechselschalter, 1,10 m OKFFB
	Dimmerschalter, 1,10 m OKFFB
	Schalter mit Lüfteransteuerung
	Not-Aus-Schalter, 1,10 m OKFFB
	Schalter/Steckdose-Kombination, 1,10 m OKFFB
	Elektroanschluss
	Energiewürfel
	Raumregler, 1,60 m über OKFFB
	Rufmodul
	Bedientableau Fußbodenheizung
	Telekommunikationsanschluss, 1x1V (SH) V 2x2x0,6 mm
	Zugschalter
	Jalousientaster
	Potenzialausgleichschiene
	Anschluss Potenzialausgleich
	Unterverteiler
	Bewegungsmelder
	Außensprechstelle
	dezentrale Warmwasserbereitung, Elektroanschluss 230V (einpölig)
	dezentrale Warmwasserbereitung, Elektroanschluss 400V (einpölig)
	Spülstation mit autom. Spülfunktion, Elektroanschluss 230V
	Leerdose / Leerrohr
	Kabeltrasse
	Durchbruch

LEGENDE BELEUCHTUNG:	
	Wannenleuchte
	Leuchte quadratisch
	Leuchte rund, Ø 400 mm
	Leuchte rund, Ø 515 mm
	Wandleuchte
	Leuchtauslass / Leuchtauslass Wand
	Sicherheitsleuchte
	Rettungszeichenleuchte

LEGENDE BRANDSCHUTZMELDEANLAGE:	
	Rauchmelder
	Thermodifferentialmelder
	Mehrkriterienmelder
	Handmelder
	Handmelder Rauchabzug
	akustischer Signalgeber
	Signalleuchte
	Brandwarnanlage

LEGENDE IT/EDV:	
	Datendose, 1x RJ45, 0,30 m OKFFB
	Datendose, 2x RJ45, 0,30 m OKFFB
	WLAN-Hotspot
	IT-Verteiler (Rack-19'')

LEGENDE BLITZSCHUTZ:	
	Fundamenteider, Bandstahl verzinkt
	aufsteigende Anschlussfahne Blitzableiter, freies Ende 1m über Oberfläche Gelände bzw. Rohfußboden
	Tiefenerder
	Erdungsanschluss für PE-Schiene
	Messstelle senkrechte Montage, ca. 80 cm über OK Gelände


Alle Unterputzschalterdosen als tiefe Dosen 73 mm ausführen!

Der aktuelle Architektenplanstand ist zu beachten und gegebenenfalls sind diesbezügliche Änderungen im Rahmen der Montageplanung zu berücksichtigen!

Sämtliche Maße sind vom Unternehmer eigenverantwortlich auf der Baustelle zu prüfen. Bei Unstimmigkeiten ist unverzüglich die Bauleitung zu benachrichtigen.

Keine Montagezeichnung!

Architektenplanstand
Eingang IKL 11.06.2025

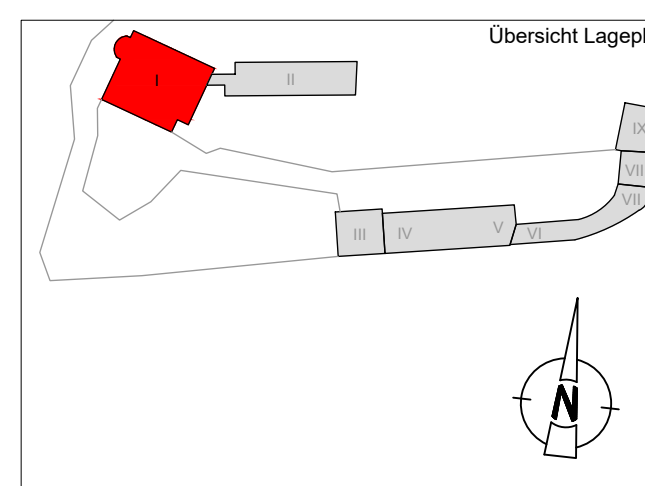

Treppen- AK_N 1.5.01	
F:	12,16 m²
U:	18,02 m
LRH:	2,65 m
OKFF:	+5,45
B	
W	
D	

Treppe nach 1933 AK 1.4.02t	
F:	4,72 m²
U:	10,33 m
LRH:	2,65 m
OKFF:	+5,45
B	
W	
D	

Apartment 2 AK_N 1.5.07	
F:	54,19 m²
U:	34,39 m
LRH:	2,65 m
OKFF:	+5,45
B	
W	
D	

Raum nach 1933 AK 1.5.03	
F:	2,26 m²
U:	7,15 m
LRH:	2,11 m
OKFF:	+5,99
Boden	
Wand	
Decke	

Apartment 3 AK_N 1.5.16	
F:	41,27 m²
U:	30,94 m
LRH:	2,65 m
OKFF:	+5,45
B	
W	
D	

Kammer nach 1933 AK 1.5.01a	
F:	0,69 m²
U:	3,37 m
LRH:	2,65 m
OKFF:	+5,45
B	
W	
D	

Apartment 1 nach 1933 AK_N 1.5.04	
F:	28,62 m²
U:	22,46 m
LRH:	2,65 m
OKFF:	+5,45
B	
W	
D	

Apartment 4 AK_N 1.5.20	
F:	37,50 m²
U:	27,49 m
LRH:	2,65 m
OKFF:	+5,45
B	
W	
D	

OKFF EG = +/- 0,00 = 139,10 DHHN92

Index	Datum	Änderungen	gez.
Bauvorhaben:			
Sanierung und Umnutzung 1.Bauabschnitt Neue Saalecker Werkstätten Haus I+II Wohngebäude für die DAS-Design Akademie mit Seminarbereich			
Bauherr:		Planung:	
dieDAS Marzona Stiftung			
Am Burgberg 18 06628 Naumburg		arc architekturkonzept GmbH Ludwigschloß-Straße 10 06611 Naumburg Tel: 03941 566099 Fax: 03941 566099 info@arc-architektur.de	
Leistungsphase			
Ausschreibungsplanung			
Planinhalt:			
Neue Saalecker Werkstätten Haus I – II Elektrotechnik Haus I_Obergeschoss			
IKL + Partner Ingenieurgesellschaft mbH Leipzig – Berlin			
Kurt-Eisner-Straße 90 D-04275 Leipzig		Telefon (0341) 3 05 388 – 0 Telefax (0341) 3 05 388 – 39	
Projekt-Nr.: 21-883		Plan-Nr.: I_ELT_RFT_OG05_ELT_	
Gezeichnet Win.		Geprüft Fun.	
Datum 30.07.2025		Datum 30.07.2025	
Maßstab 1:50		Blattgröße 841x700	

T:\21-883-Saalecker-Werkstätten\Zeichnungen\lph_5_Ausführungsplanung\Grundrisse_Haus I-II\NSW_A_Haus I-II_05_00_OR_9