

Im unteren Geschoss ("Keller") Installation Beleuchtung, Schaltung Ein/Aus und Servicesteckdosen (3 Stück).


Abstimmungsgemäß erfolgt die elektrische Versorgung der Arbeitsplätze in den Werkstätten mittels "Energiewürfel" (Steckdosen) abgependelt von Decke bzw. Kabeltrassen.

E_w = Energiewürfel

Beispiele für Energiewürfel



Beispiel Anordnung Wannenleuchten unter Kabeltrassen (300/60mm)

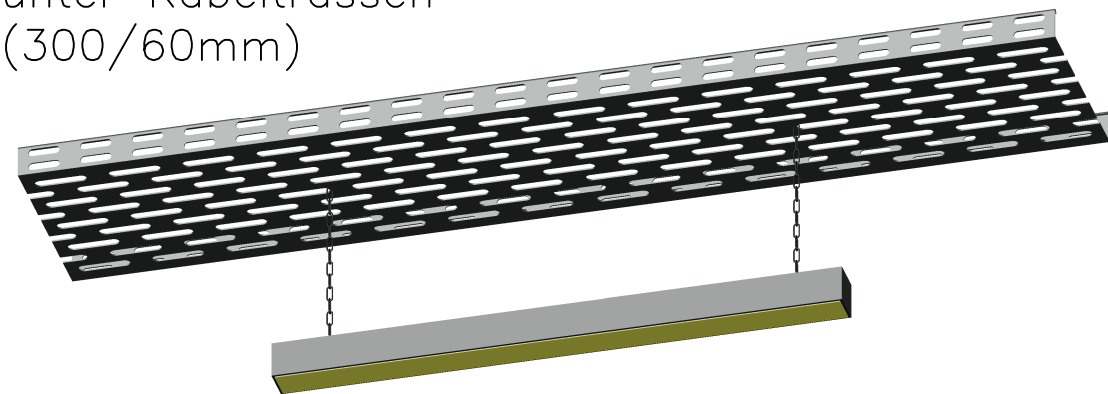

LEGENDE ELEKTROTECHNIK:	
	Schuko Steckdose 1-fach, 0,30 m OKFFB
	Schuko Steckdose 2-fach, 0,30 m OKFFB
	Drehstromsteckdose, 0,30 m OKFFB
	Taster, beleuchtet, 1,10 m OKFFB
	Ausmacher, 1,10 m OKFFB
	Schalter 2-fach, 1,10 m OKFFB
	Serienschalter, 1,10 m OKFFB
	Wechselschalter, 1,10 m OKFFB
	Doppelschalter, 1,10 m OKFFB
	Dimmschalter, 1,10 m OKFFB
	Schalter mit Lüftersteuerung
	Not-Aus-Schalter, 1,10 m OKFFB
	Schalter/Steckdose-Kombi, 1,10 m OKFFB
	Elektroanschluss
	Energiewürfel
	Raumregler, 1,60 m über OKFFB
	Fußbodenheizung
	Telekommunikationsanschluss, 1x 1Y (S) Y 2x2x0,6 mm
	Zugschalter
	Jalousiesteuer
	Potentialausgleichsschiene
	Anschluss Potentialausgleich
	Unterverteiler
	Bewegungsmelder
	Außensprechstelle
	dezentrale Warmwasserbereitung, Elektroanschluss 230V (empfohlen)
	dezentrale Warmwasserbereitung, Elektroanschluss 400V (empfohlen)
	Schottstein mit außen, Spülfunktion, Elektroanschluss 230V
	Leuchte/Lüster
	Kabeltrasse
	Durchbruch

Alle Unterspannschalterdosen als tiefe Dosen 73 mm ausführen!


LEGENDE BELEUCHTUNG:	
	Wannenleuchte
	Leuchte quadratisch
	Leuchte rund, Ø 400 mm
	Leuchte rund, Ø 515 mm
	Wandleuchte
	Leuchtauslass / Leuchtauslass Wand
	Sicherheitsleuchte
	Rettungszeichenleuchte
	Rauchmelder
	Thermodifferentiellmelder
	Mehrkriterienmelder
	Handmelder
	Handmelder Rauchabzug
	akustischer Signalgeber
	Signalleuchte
	Brandwarmanlage
LEGENDE IT/EDV:	
	Datendose, 1x RJ45, 0,30 m OKFFB
	Datendose, 2x RJ45, 0,30 m OKFFB
	WLAN-Hotspot
	IT-Verteiler (Rack-19")
LEGENDE BLITZSCHUTZ:	
	Fundamentleiter, Bandstahl verzinkt
	aufsteigende Anschlussstange Blitzableiter, dieses Ende 1m über Oberfläche Gelände bzw. Rohfußboden
	Tiefenerder
	Erdungsanschluss für PE-Schiene
	Messschleife verdrahtete Montage, ca. 90 cm über OK Gelände

Der aktuelle Architektenplanstand ist zu beachten und gegebenenfalls sind diesbezügliche Änderungen im Rahmen der Montageplanung zu berücksichtigen!

Sämtliche Maße sind vom Unternehmer eigenverantwortlich auf der Baustelle zu prüfen. Bei Unstimmigkeiten ist unverzüglich die Bauleitung zu benachrichtigen.

Keine Montagezeichnung!

Architektenplanstand:
Eingang IKL: 04.04.2025

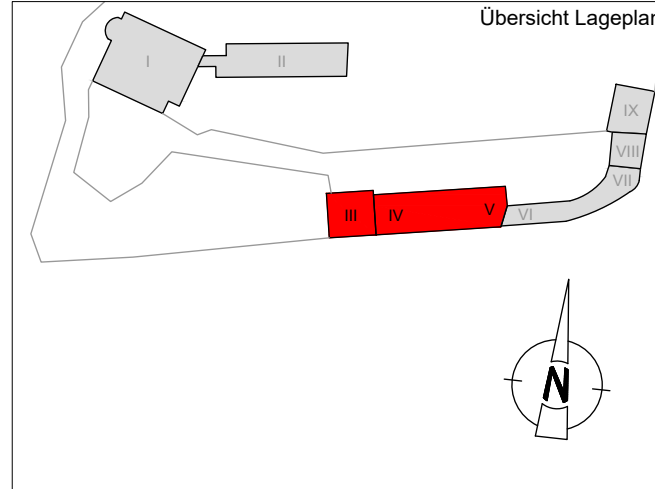

OKFF EG = +/- 0,00 = 139,10 DHNN92

Index	Datum	Änderungen	gez.

Bauvorhaben:

Sanierung und Umnutzung 2.BAUABSCHNITT
Neue Saalecker Werkstätten Haus III - IX
Werkstatt / Dokumentationszentrum/ Torhaus

Bauherr:

dieDAS Marzona Stiftung

Am Burgberg 18
06628 Naumburg

Tel: 034463 63662

asd@marzone-stiftung

Planung:

arc architekturconcept GmbH
arc architekturconcept GmbH | Lauterbach Chem Schaper Friedl Architekten BDA
Spiegelstraße 56 | Tel: 03441 566050 | info@arc-architektur.de
38820 Halberstadt | Fax: 03441 566059 | www.arc-architektur.de

Leistungsphase

Ausschreibungsplanung

Planinhalt:

Neue Saalecker Werkstätten
Haus III-V Werkstatt Erdgeschoss
Elektrotechnik

IKL + Partner
Ingenieurgesellschaft mbH
Leipzig - Berlin



Kurt-Eisner-Straße 90
D-04275 Leipzig

Telefon (0341) 3 05 388 - 0
Telefax (0341) 3 05 388 - 39

Projekt-Nr.: 21-883

Plan-Nr.: III-V_ELT_RFT_EG02_ELT_

Index

Gezeichnet: Win.

Gedruckt: Fun.

Maßstab: 1:50

Datum: 30.07.2025

Datum: 30.07.2025

Blattgröße: 1189x594

T:\21-883-Saalecker-Werkstätten\Zeichnungen\1\plan_5_Ausschreibungsplanung\Grundriss_Haus III-V\EGWK_A_Haus_III-V_EG02_ELT_01.dwg