


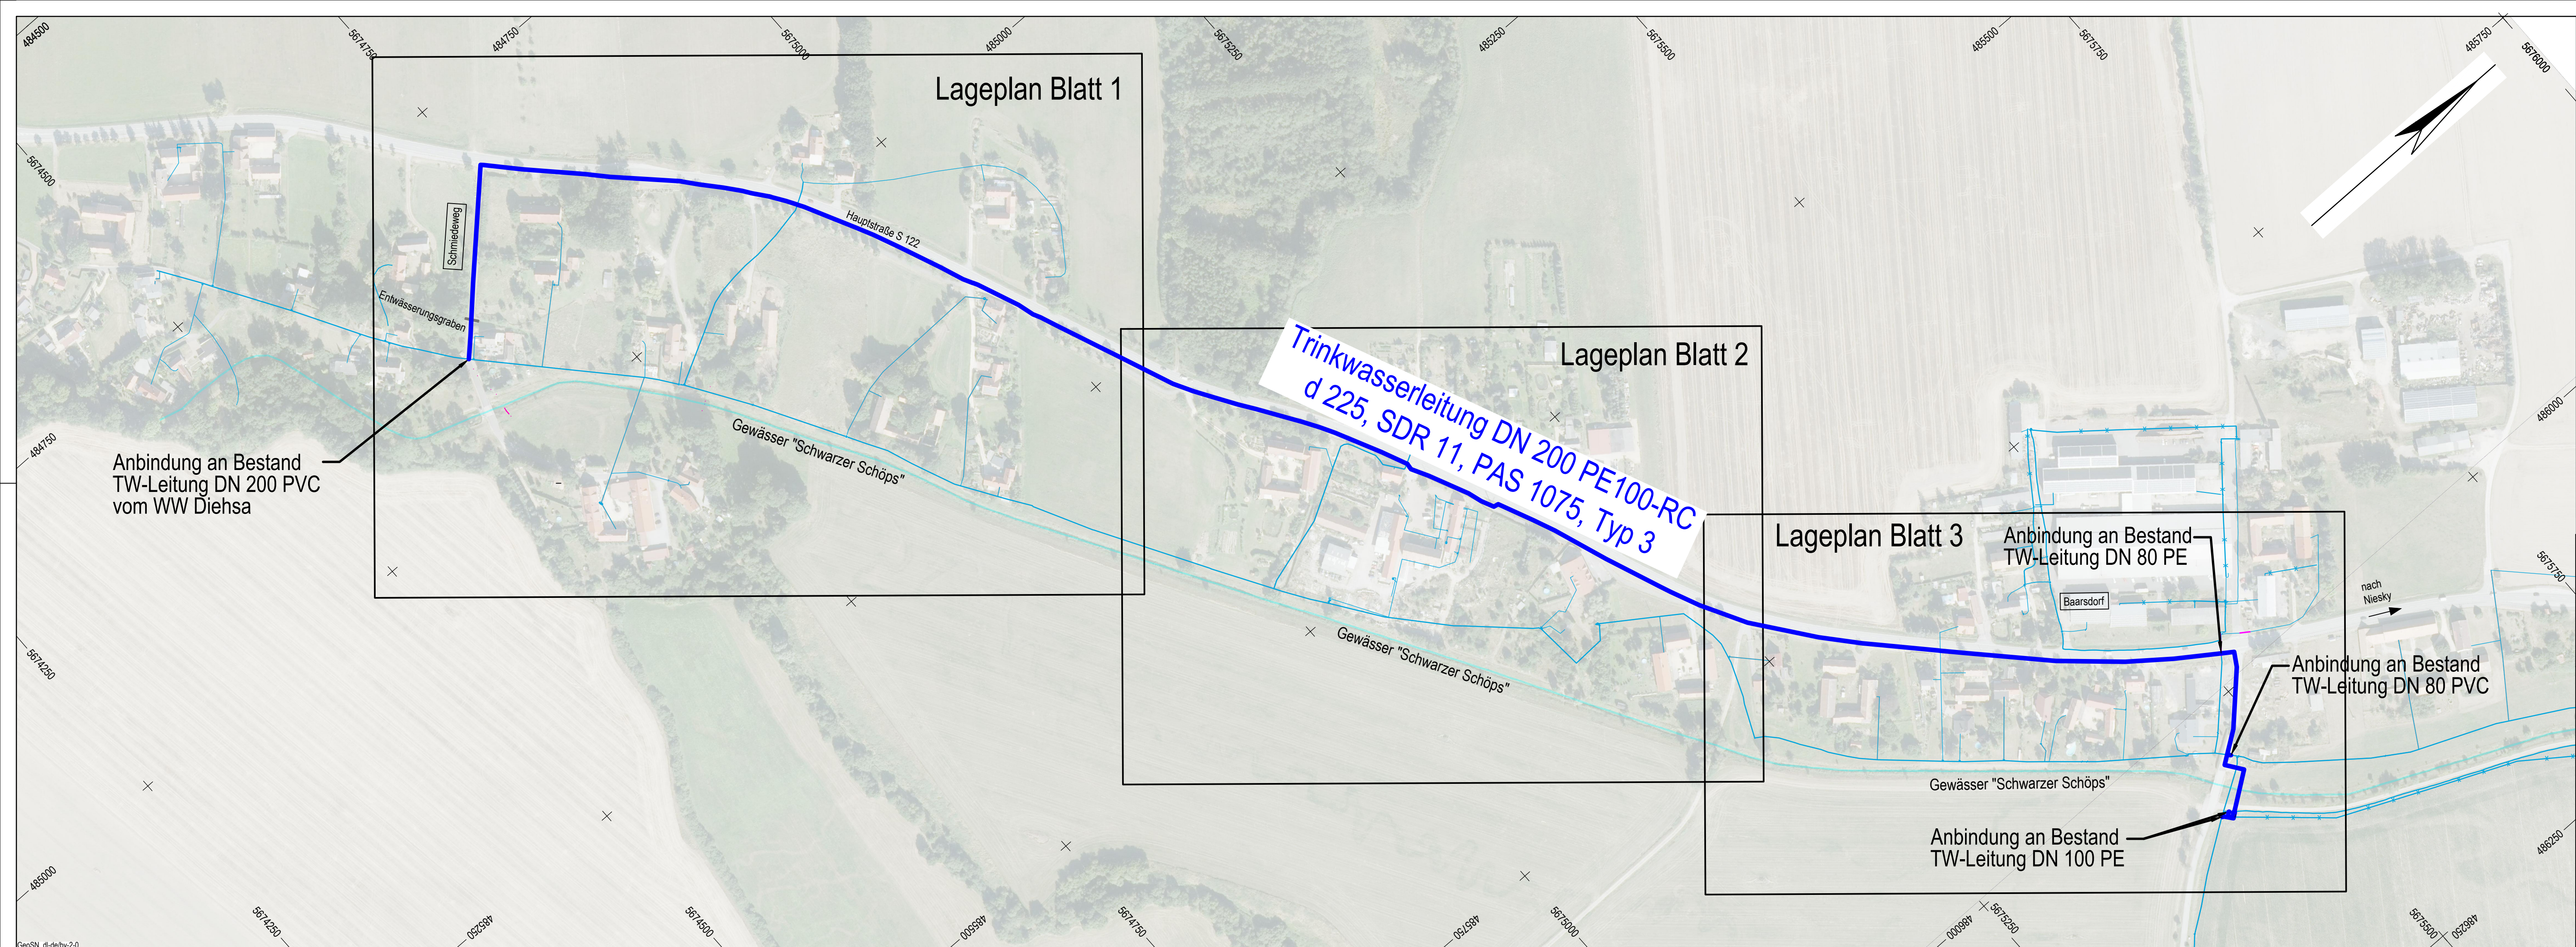

Legende:

Planung: —— Trinkwasserleitung

Auftraggeber:

Trinkwasserzweckverband „Neiße-Schöps“

Datum: 20

Unterschrift Auftraggeber

Auftragnehmer:

Ingenieurbüro für Tiefbau, Wasserwirtschaft und Umweltfragen, Ostsachsen GmbH

IBOS

Kleine Konsulstraße 3-5; 02826 Görlitz; Tel. 0 35 81 / 47 37-0; Fax 0 35 81 / 47 37 12; E-mail: info@ibos-goerlitz.de

Leistungsphase:	Maßnahme:	Unterlage-Nr. / Blatt-Nr.:
AP	TO 3	3.2.1
Projekt-Nr.:	Neuverlegung Hauptleitung	Datum: 04.03.2025
230020T	Nieder Seifersdorf	Koordinatenreferenzsystem: ETRS89/UTM33
Bearbeitet: <i>Bohnen</i>	Übersichtslageplan	Höhen-system: -
Geszeichnet: Ku		Maßstab: 1:2500
Geprüft: <i>R. B. T.</i>		Maß-einheit: -

Schutzvermerk ISO 16016 beachten!

Die Weitergabe sowie Vervielfältigung dieser Unterlage, Verwertung und Mitteilung des Inhaltes sind nicht gestattet, soweit nicht ausdrücklich zugestanden.

IBOS GmbH

Format: 990 mm x 297 mm