


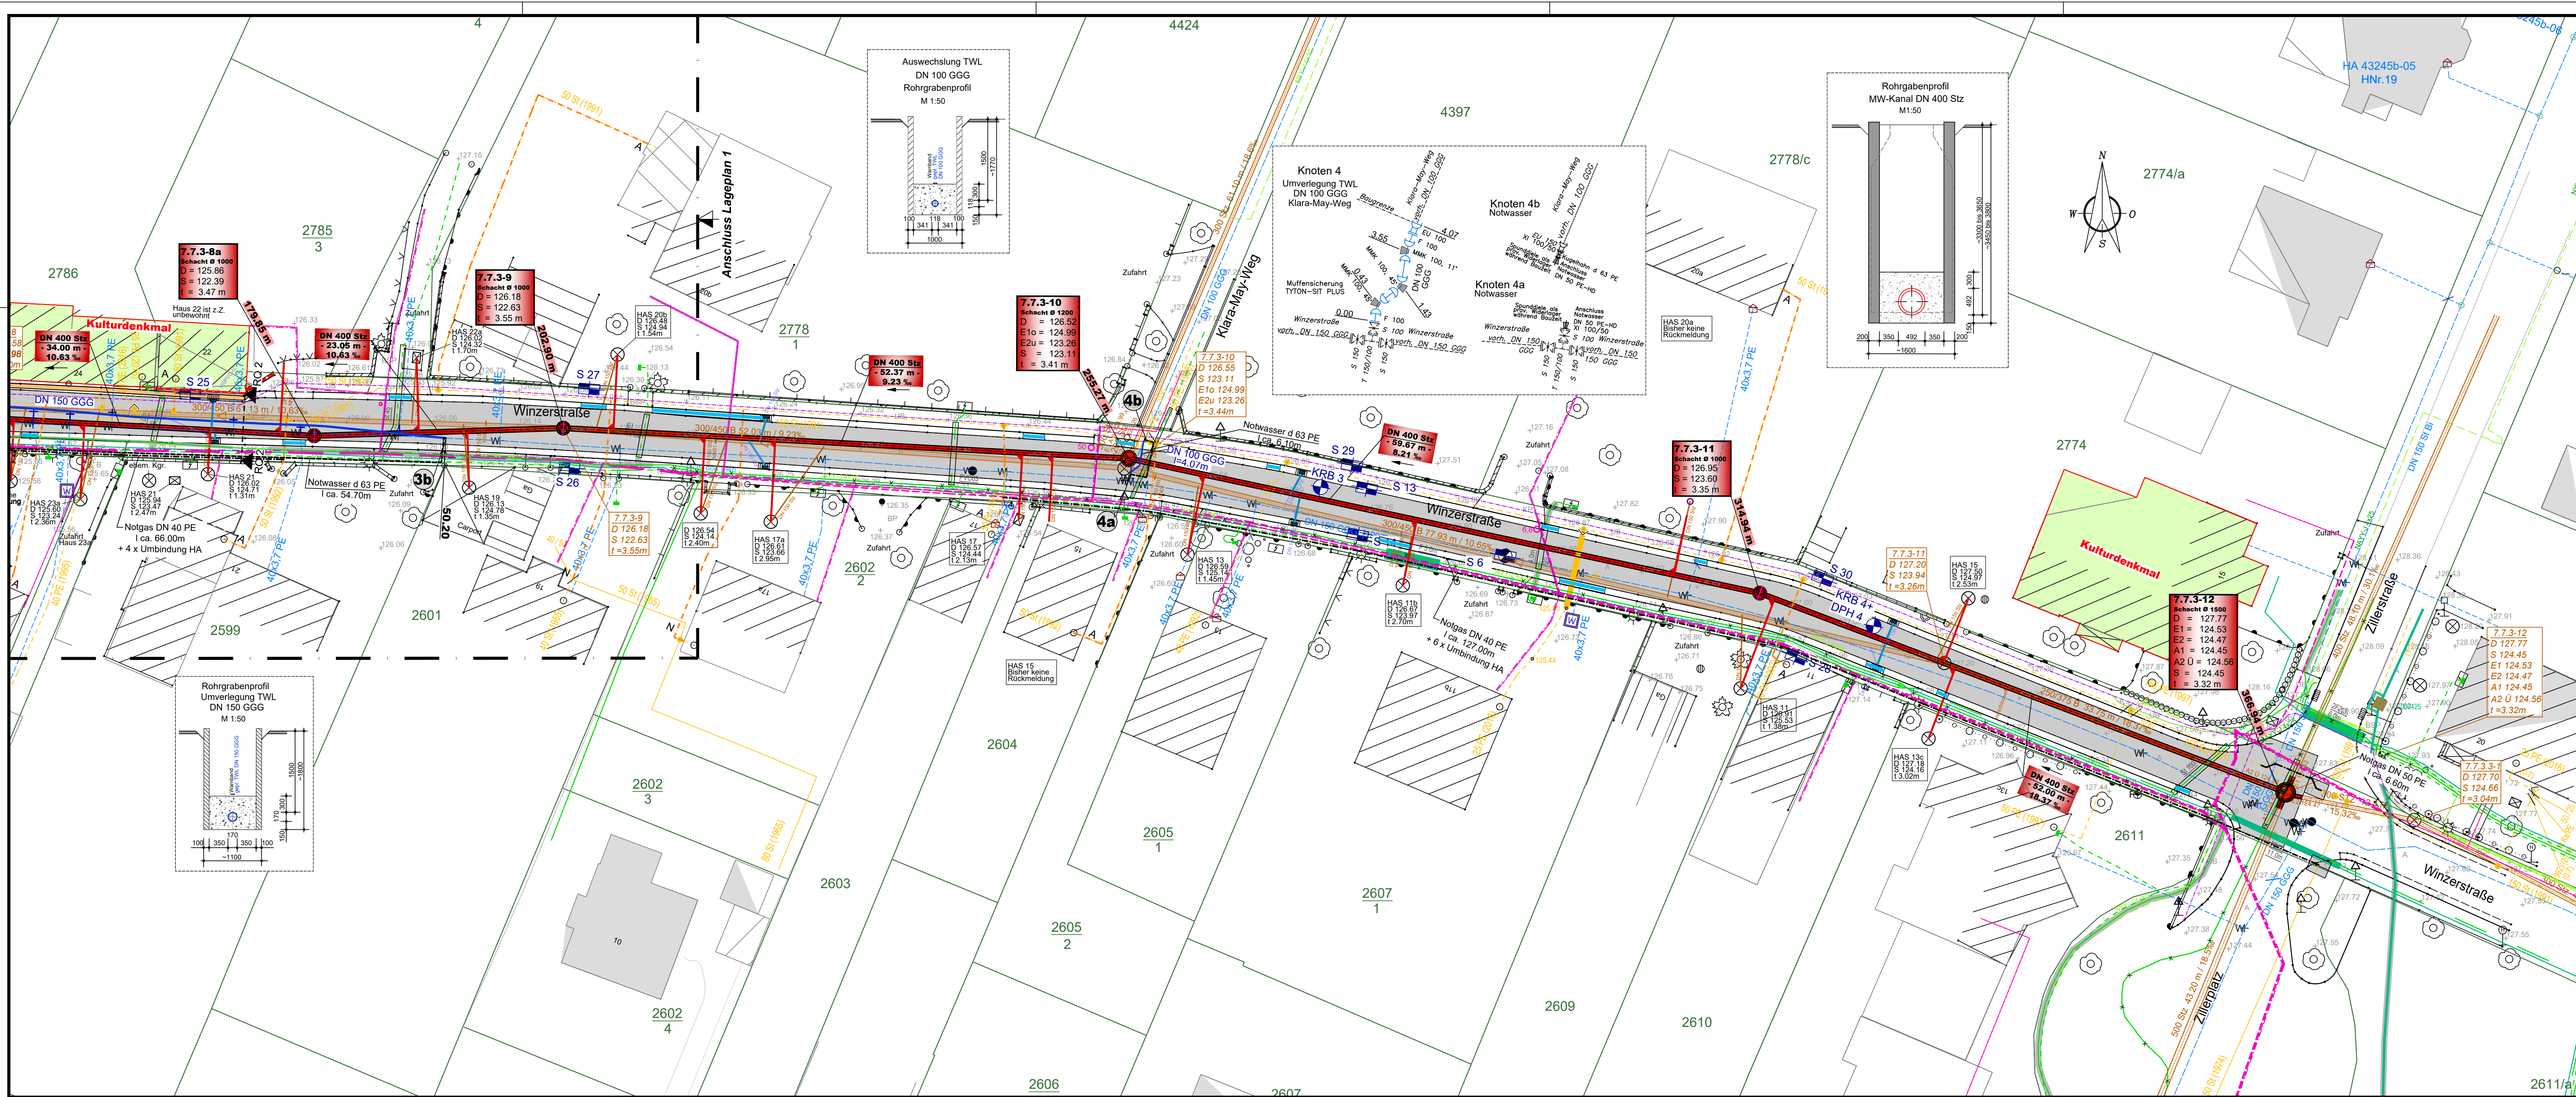

LEGENDE

Planung

- Erneuerung Straßenabläufe
- Mischwasserkanal mit gepl. Hausanschluß
- Trinkwasserleitung
- gepl. Notwasser
- Gasleitung
- gepl. Notgas

Straßenbau

- Fahrbahn
- Erneuerung Gerinne
- Bord versetzen

Medienbestand

- Mischwasserkanal
- Trinkwasserleitung
- Elit-Mittelspannungskabel
- Elit-Mittelspannungskabel(außer Betrieb)
- Elit- NS-Kabel
- Elit- sonstige NS-Kabel
- Gasleitung
- ND-Gasleitung (lageunsicher)
- Gasleitung (außer Betrieb)
- Glasfaserkabel-Wirernet
- Telekomkabel /Kabel-Vodafone
- Telekom - Kabelkanal
- Kabel öffentliche Beleuchtung
- vorrh. FM-Kabelschutzrohr 110 PVC
- Flurgrenzen mit Flurstücksnummer
- Bohrprofile Baugrund

LRA Meißen, SG Denkmalschutz:

- Denkmale (Flächen)
- Denkmale (Linien)
- Einzeldenkmal (Typ 1)
- Einzeldenkmal (Typ 2)
- Nebenanlage (Typ 2)

Hausanschlüsse MW

Auswechslung 10 Stück

Straßenabläufe

Auswechslung 6 Stück

Hausanschlüsse Gas

Auswechslung 4 Stück
Neuanschluss 1 Stück

Anmerkung:
Die eingetragenen Leitungen sind nachrichtlich von den speziellen Leitungskarten der Versorgungsträger übernommen.
Der dargestellte Leitungsbestand erhebt keinen Anspruch auf Vollständigkeit und absolute Lagegenauigkeit. Gültig sind nur die im Rahmen der Leitungslageauskunft einzuholenden Unterlagen der Versorgungsträger.

Index	Datum	Name	Änderung
C			
B			
A			

Wasser Abwasser Betriebsgesellschaft

Radebeul + Coswig mbH

Auswechslung MW-Kanal, TB Umverlegung TWL, TB Auswechslung/Neuanschlüsse HA Gas, ergänzender Straßenbau

Winzerstraße von Dr.-Külz-Straße bis Zillerstraße

Ausschreibung

Lageplan 2

Projekt Nr.: RC.547.24

Maßstab: 1 : 250

Lage-Planungsdatum: ETRSU/MTM33N DHN2016

Blatt Nr.: 2.2

Geschäftsführer: U. Uhlig

ACI - AQUAPROJECT CONSULT
INGENIEURGESELLSCHAFT MBH

Gottfried-Keller-Str. 13 01157 Dresden Tel. 0351-65860-100
Zillerstraße 14 01445 Radebeul Tel. 0351-65860-200

Datum:	Datum:	Datum:
11.04.2025	11.04.2025	11.04.2025
Gezeichnet: Beaujean	Bearbeitet: Richter	Geprüft: Heinrich