


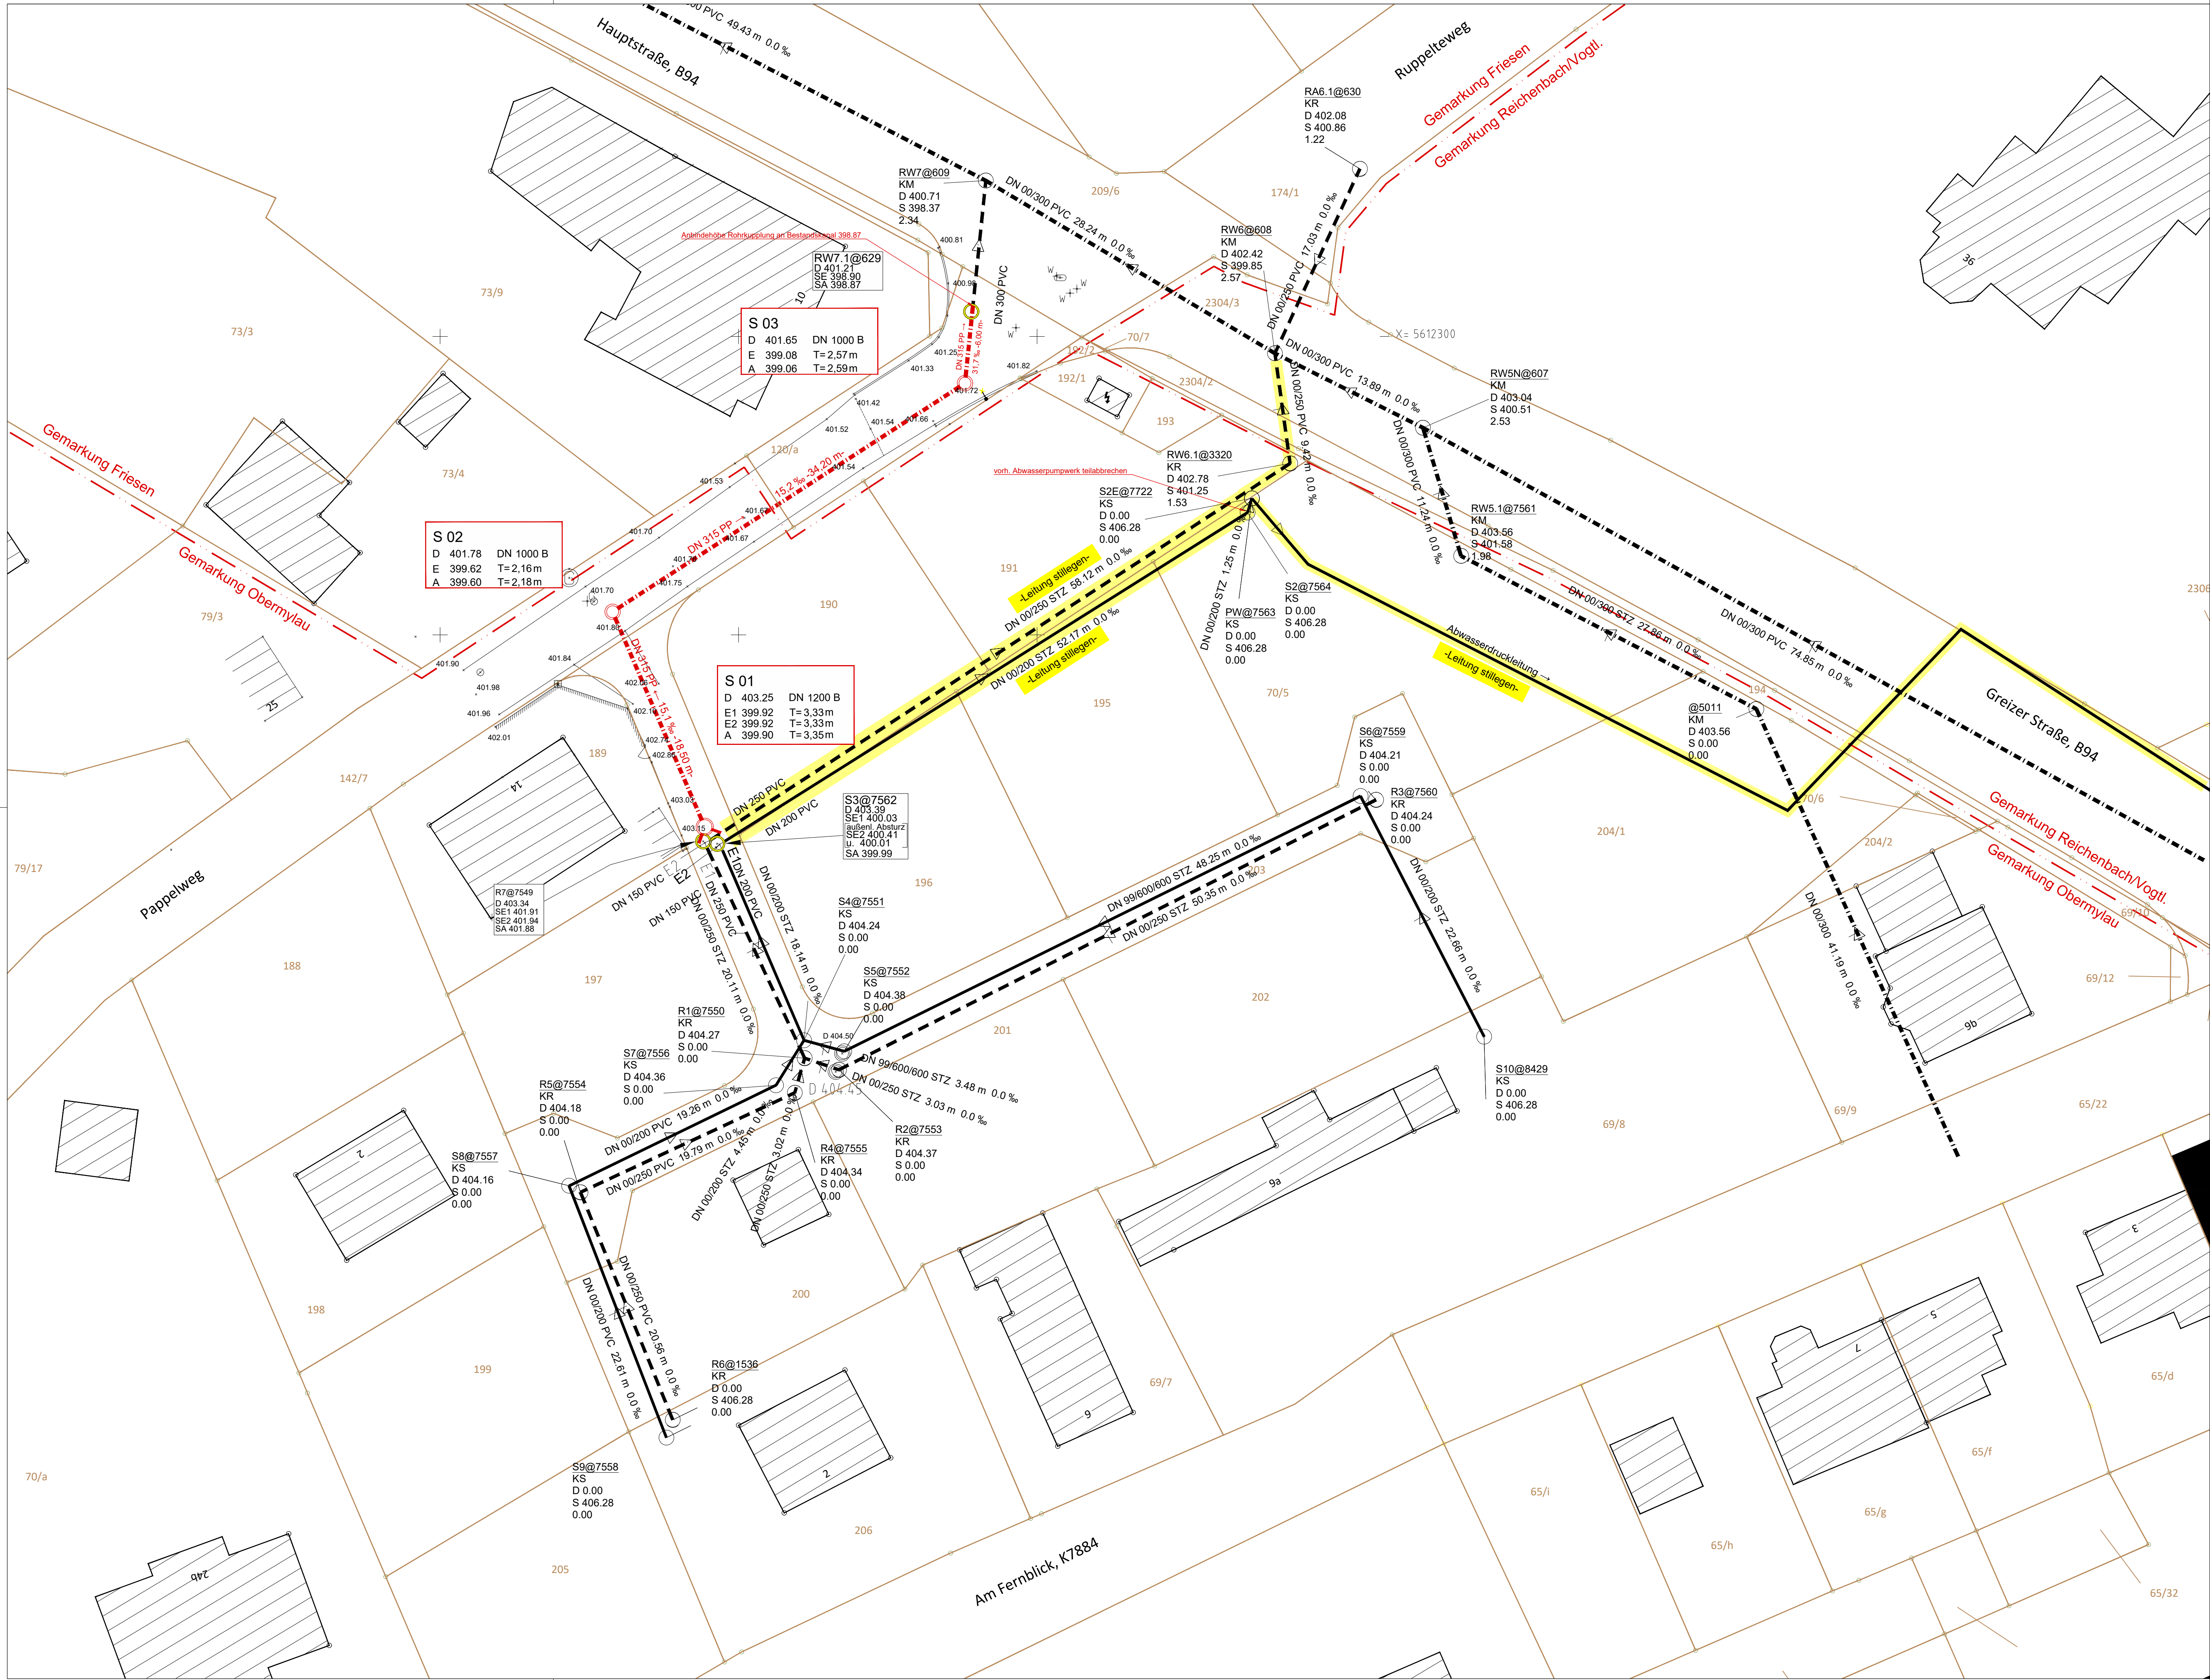

Legende

Bestand AZV Reichenbacher Land

- Mischwasserleitung
- Regenwasserleitung
- Schmutzwasserleitung

Planung AZV Reichenbacher Land

- Mischwasserleitung
- Leitung außer Betrieb nehmen
- Schacht neu herstellen
- Schacht abbrechen und verwerten

Grundplan übergeben durch:	Ingenieur- und Vermessungsbüro Dipl.-Ing. Jonny Leinweber Hegelstraße 64 a 08527 Pflaun	Lagesystem: ETRS89-UTM33	Höhensystem: DHN 2016
		gefertigt: 18.07.2022	ergänzt:

Nr.	Tekturinhalt, Tekturgrund	Entwurf	Zeichnung	Prüfung

Planverfasser :

Vorhabenträger :	Abwasserzweckverband Reichenbacher Land (AZV) Weidig 8, 08491 Netzschnau Tel.: 03765 / 30 50 30, Fax: 03765 / 30 50 50 Mail: kontakt@azv-rl.de Web: www.azv-rl.de
------------------	---

Vorhaben : Reichenbach / Vogtl. Kanalumverlegung Wohngebiet "Am Fernblick"	Unterlagen-Nummer : 3.			
	Plan-Nummer : 3			
	2023	Monat	Bearbeiter	
	Leistungsphase / Arbeitsstand : Ausführungsplanung	Entwurf	September	
	Zeichnungsmaßstab : 1:250	Zeichnung	September	
Lageplan	Prüfung	September		

Vorhabenträger :		Planverfasser :	
Datum	Unterschrift	20.09.2023	
		Datum	Unterschrift