



Schacht DN 600 aus Polypropylen

SCHNITT A-A

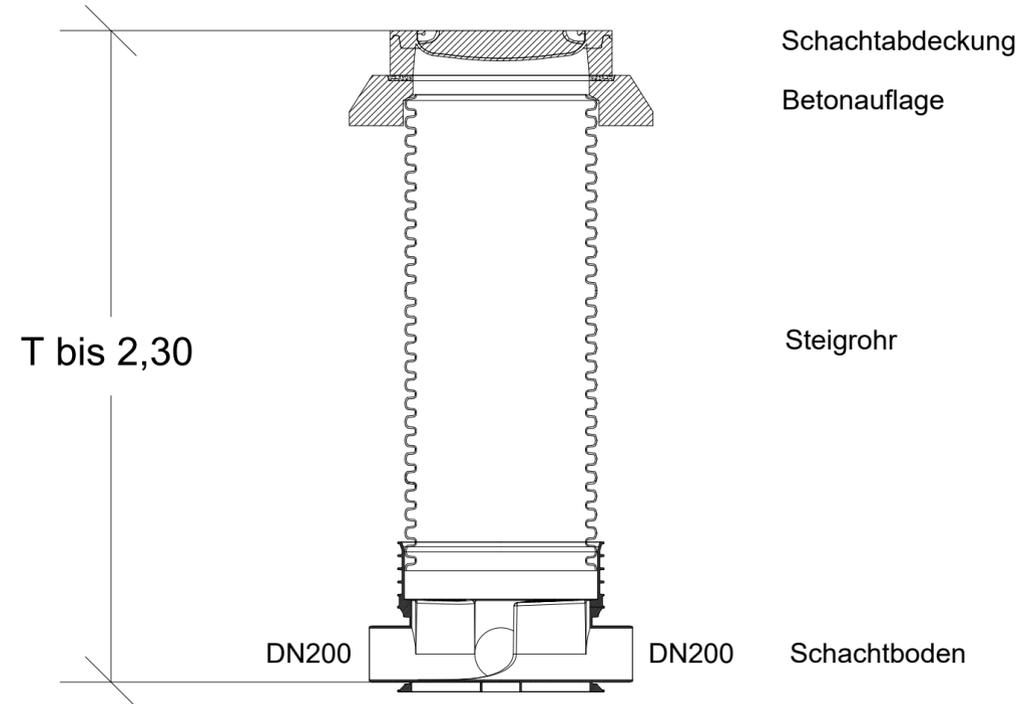

GRUNDRISS

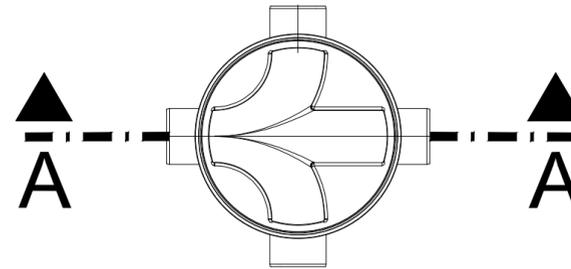

Vermessung: Stadtverwaltung Plauen Fachgebiet Geoinformation und Vermessung		Lagebezug : ETRS89/UTM33 Höhenbezug : HN76		
Nr.	Änderungen	geänd.	gez.	gepr.

--	--	--	--	--

		Zweckverband Wasser und Abwasser Vogtland Hammerstraße 28 08523 Plauen		
Vorhaben : <u>Ausschreibungsunterlage</u>		Anlage Nr.: 4		
Plauen, Neundorfer Straße Kanalnetzauswechslung Mischwasser I.41026-0460		Plan Nr.: 4.12		
		2025	Monat	Name
Maßstab : 1:20		entw.	März	
		gez.	März	
Regelschacht DN600PP		gepr.	März	
Vorhabenträger : Zweckverband Wasser und Abwasser Vogtland		Aufgestellt:		
Datum	Unterschrift	Datum	Unterschrift	