


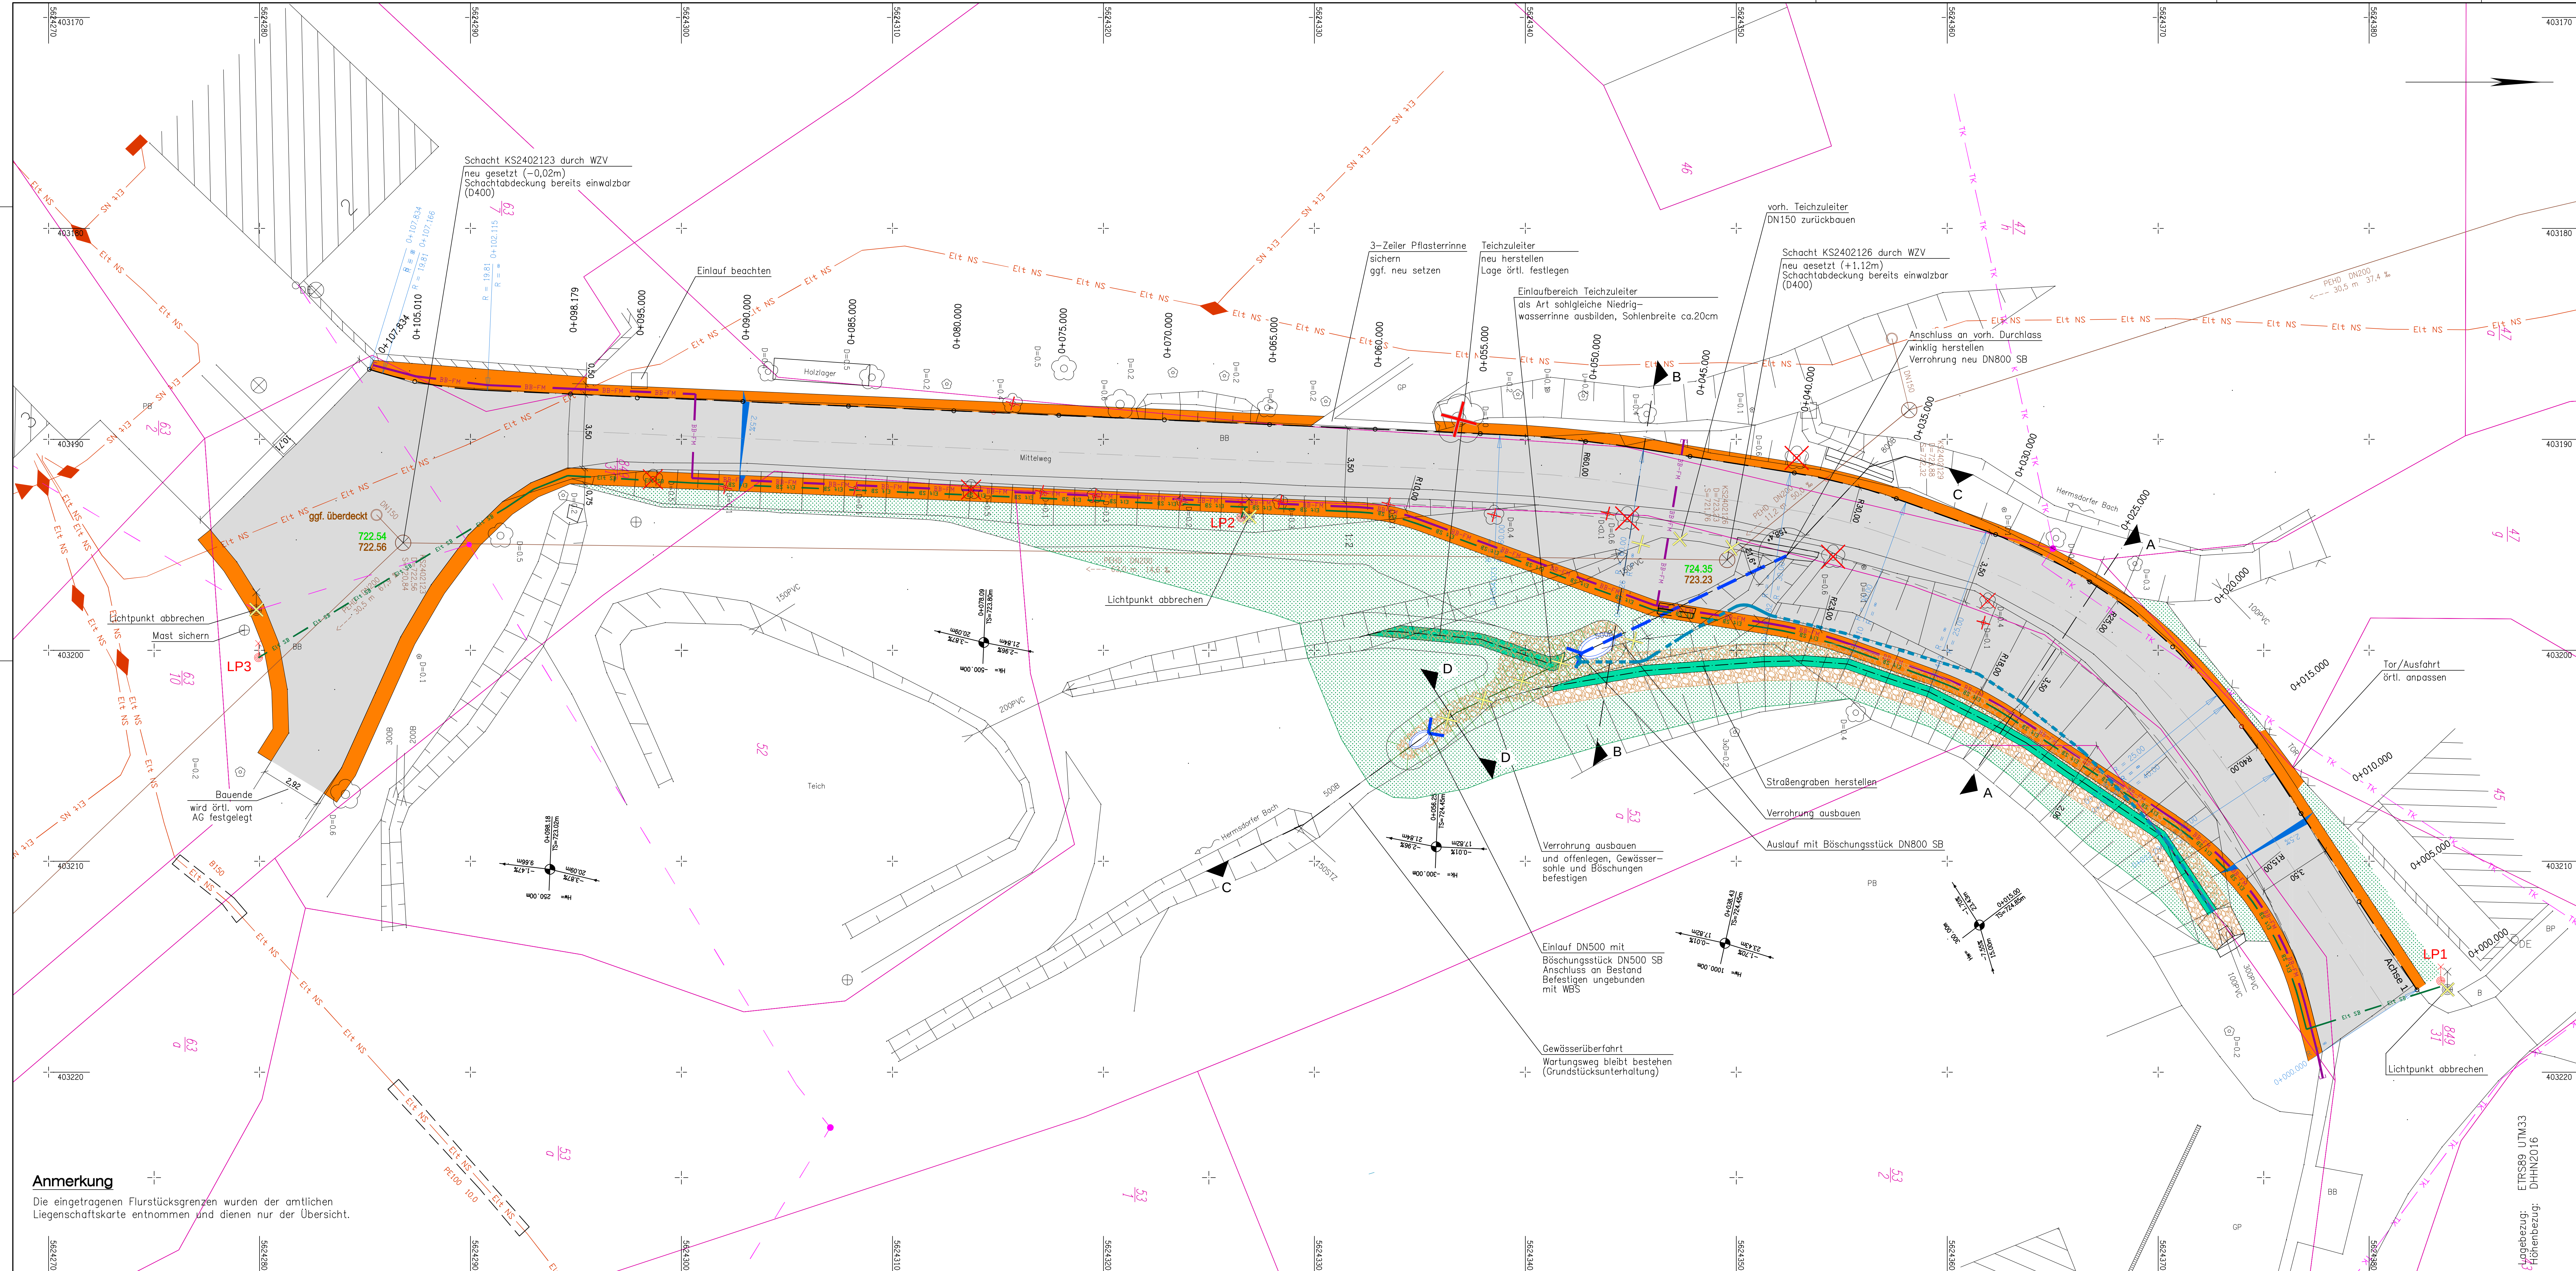

Auftraggeber	 Gemeindeverwaltung Hermsdorf/E.		
Auftragnehmer	Kreihyle 2 27176 Hermsdorf/E. Fachbereich Vermessungsingenieur  Planing Bluth 27176 Hermsdorf, 27. November 2016 Bluth: 02 94252 52 52 Fax: 02 94252 51 23		
Legungsbogen:	ETK509 U1433	Helmshöhe:	DHN2016
	Hermsdorf/E.		Gemeinde Hermsdorf/E.
Datum	Name	Unterschrift	Lageplan Projekt Instandsetzung Mittelweg
Werk: H 11 23	Schreiber		
Werk: H 12024	Schreiber		
Gespr.			
Maßstab:	1 : 250		
Blattgröße:	761 x 297		
	Plan-Nr.:	2.1	

Legende

- | | | | |
|--|---------------------------|--|--------------------------|
| | Gemarkungsgrenze | | Schacht rund |
| | Flurstücksgrenze | | Schacht eckig |
| | Flurstücksnummer | | Sinkkasten/Strößenablauf |
| | Genzpunkt (digitalisiert) | | Auflauf/Rohr |
| | Genzpunkt (gemessen) | | Wasserschieber |
| | Laubbau | | Unterflurhydrant |
| | Nadelbaum | | Stoßmaß mit Lampe |
| | Gebüsch | | Dacheinlauf |
| | Wurzelstock | | Elektrokasten |
| | bit. Belag | | Verkehrszeichen |
| | SD | | Hinweisschild |
| | B | | Böschung |
| | Beton | | Gebäude |
| | GP | | Nebengebäude |
| | Betonpflaster | | Zaun |
| | Stützmauer | | Bord |
| | Tiefbord/Rundbord | | Kunststoffrohr NW |
| | Steinzeugrohr NW | | |
| | Betonrohr NW | | |

Legende Medienbestand

- | | |
|---|---|
|  | Trasse Elt-Kabel Niederspannung |
|  | Trasse Telekomkabel |
|  | Trasse Telekom oberirdisch verlegt |
|  | Trasse Schmutzwasserkanal |
|  | Stahlmast mit Lampe abbauen inkl. Fundament |

Legende Planung

- 308.444
308.382
- Höhe Einbauten (braun=alt, grün=neu)
- Achse 1 – rechter Fahrbahnrand mit Beschriftung
- Asphaltbefestigung
- Bankett
- Böschung profilieren, Oberboden andecken, Rasenansaat
- Böschungsneigung 1:2 oder Angleich an Bestand
- Trasse für Leerrohr Breitband (abgestimmt 03.03.25)
in der Ausführung vom AG eigenverantwortlich, in
Abstimmung mit dem AG, Herrn Jens Menke, unter
301 563044831 Endabzustimmen
- Trasse für Neuerlegung Straßenbeleuchtungskabel
mit neuen Lichtmasten inkl. Fundamenten
Genaue Standorte neue Masten legt AG noch fest!
- Aus-/ Einlaufbauwerke und -bereiche mit WBS
erosionssicher, ungebunden befestigen (nach LV)
- Durchlass DN800 verlängern, winkliger Anschluss an
vorrh. Durchlass
- Dränge herstellen, im natürlichen Tiefpunkt nach Ober-
bodenabtrag, Auslauf im Bereich neu offengelegtem
Graben befestigen
- Straßengraben herstellen, mit WBS
erosionssicher, ungebunden befestigen (nach LV)
- Verrohrung zurückbauen/abbrechen
- Wurzelstock roden



Auftraggeber: **Gemeinde Hermsdorf/E.**
 Kriegsstr. 2
 017176 Hermsdorf/E.

Zur Ausführung freigegeben:

.....

Maßstab: 1 : 100				Lageplan															
<table> <tr> <th>Datum</th> <th>Name</th> </tr> <tr> <td>Verm.</td> <td></td> </tr> <tr> <td>Bearb.</td> <td>02./2025</td> </tr> <tr> <td>Gez.</td> <td>02./2025</td> </tr> <tr> <td>Gedr.</td> <td>02./2025</td> </tr> <tr> <td>Datum:</td> <td>28.02.2025</td> </tr> <tr> <td>Verfasser:</td> <td></td> </tr> </table>				Datum	Name	Verm.		Bearb.	02./2025	Gez.	02./2025	Gedr.	02./2025	Datum:	28.02.2025	Verfasser:		Objekt: Gemeinde Hermsdorf/E. Instandsetzung Mittelweg Bauteile: Lageplan Gesamtmaßnahme	
Datum	Name																		
Verm.																			
Bearb.	02./2025																		
Gez.	02./2025																		
Gedr.	02./2025																		
Datum:	28.02.2025																		
Verfasser:																			
				2.1															
Nr.	Änderung	Datum	Name	Date: G:\2023\1123\10\2.1_LPG_Mittelwerts_OB.DWG															