


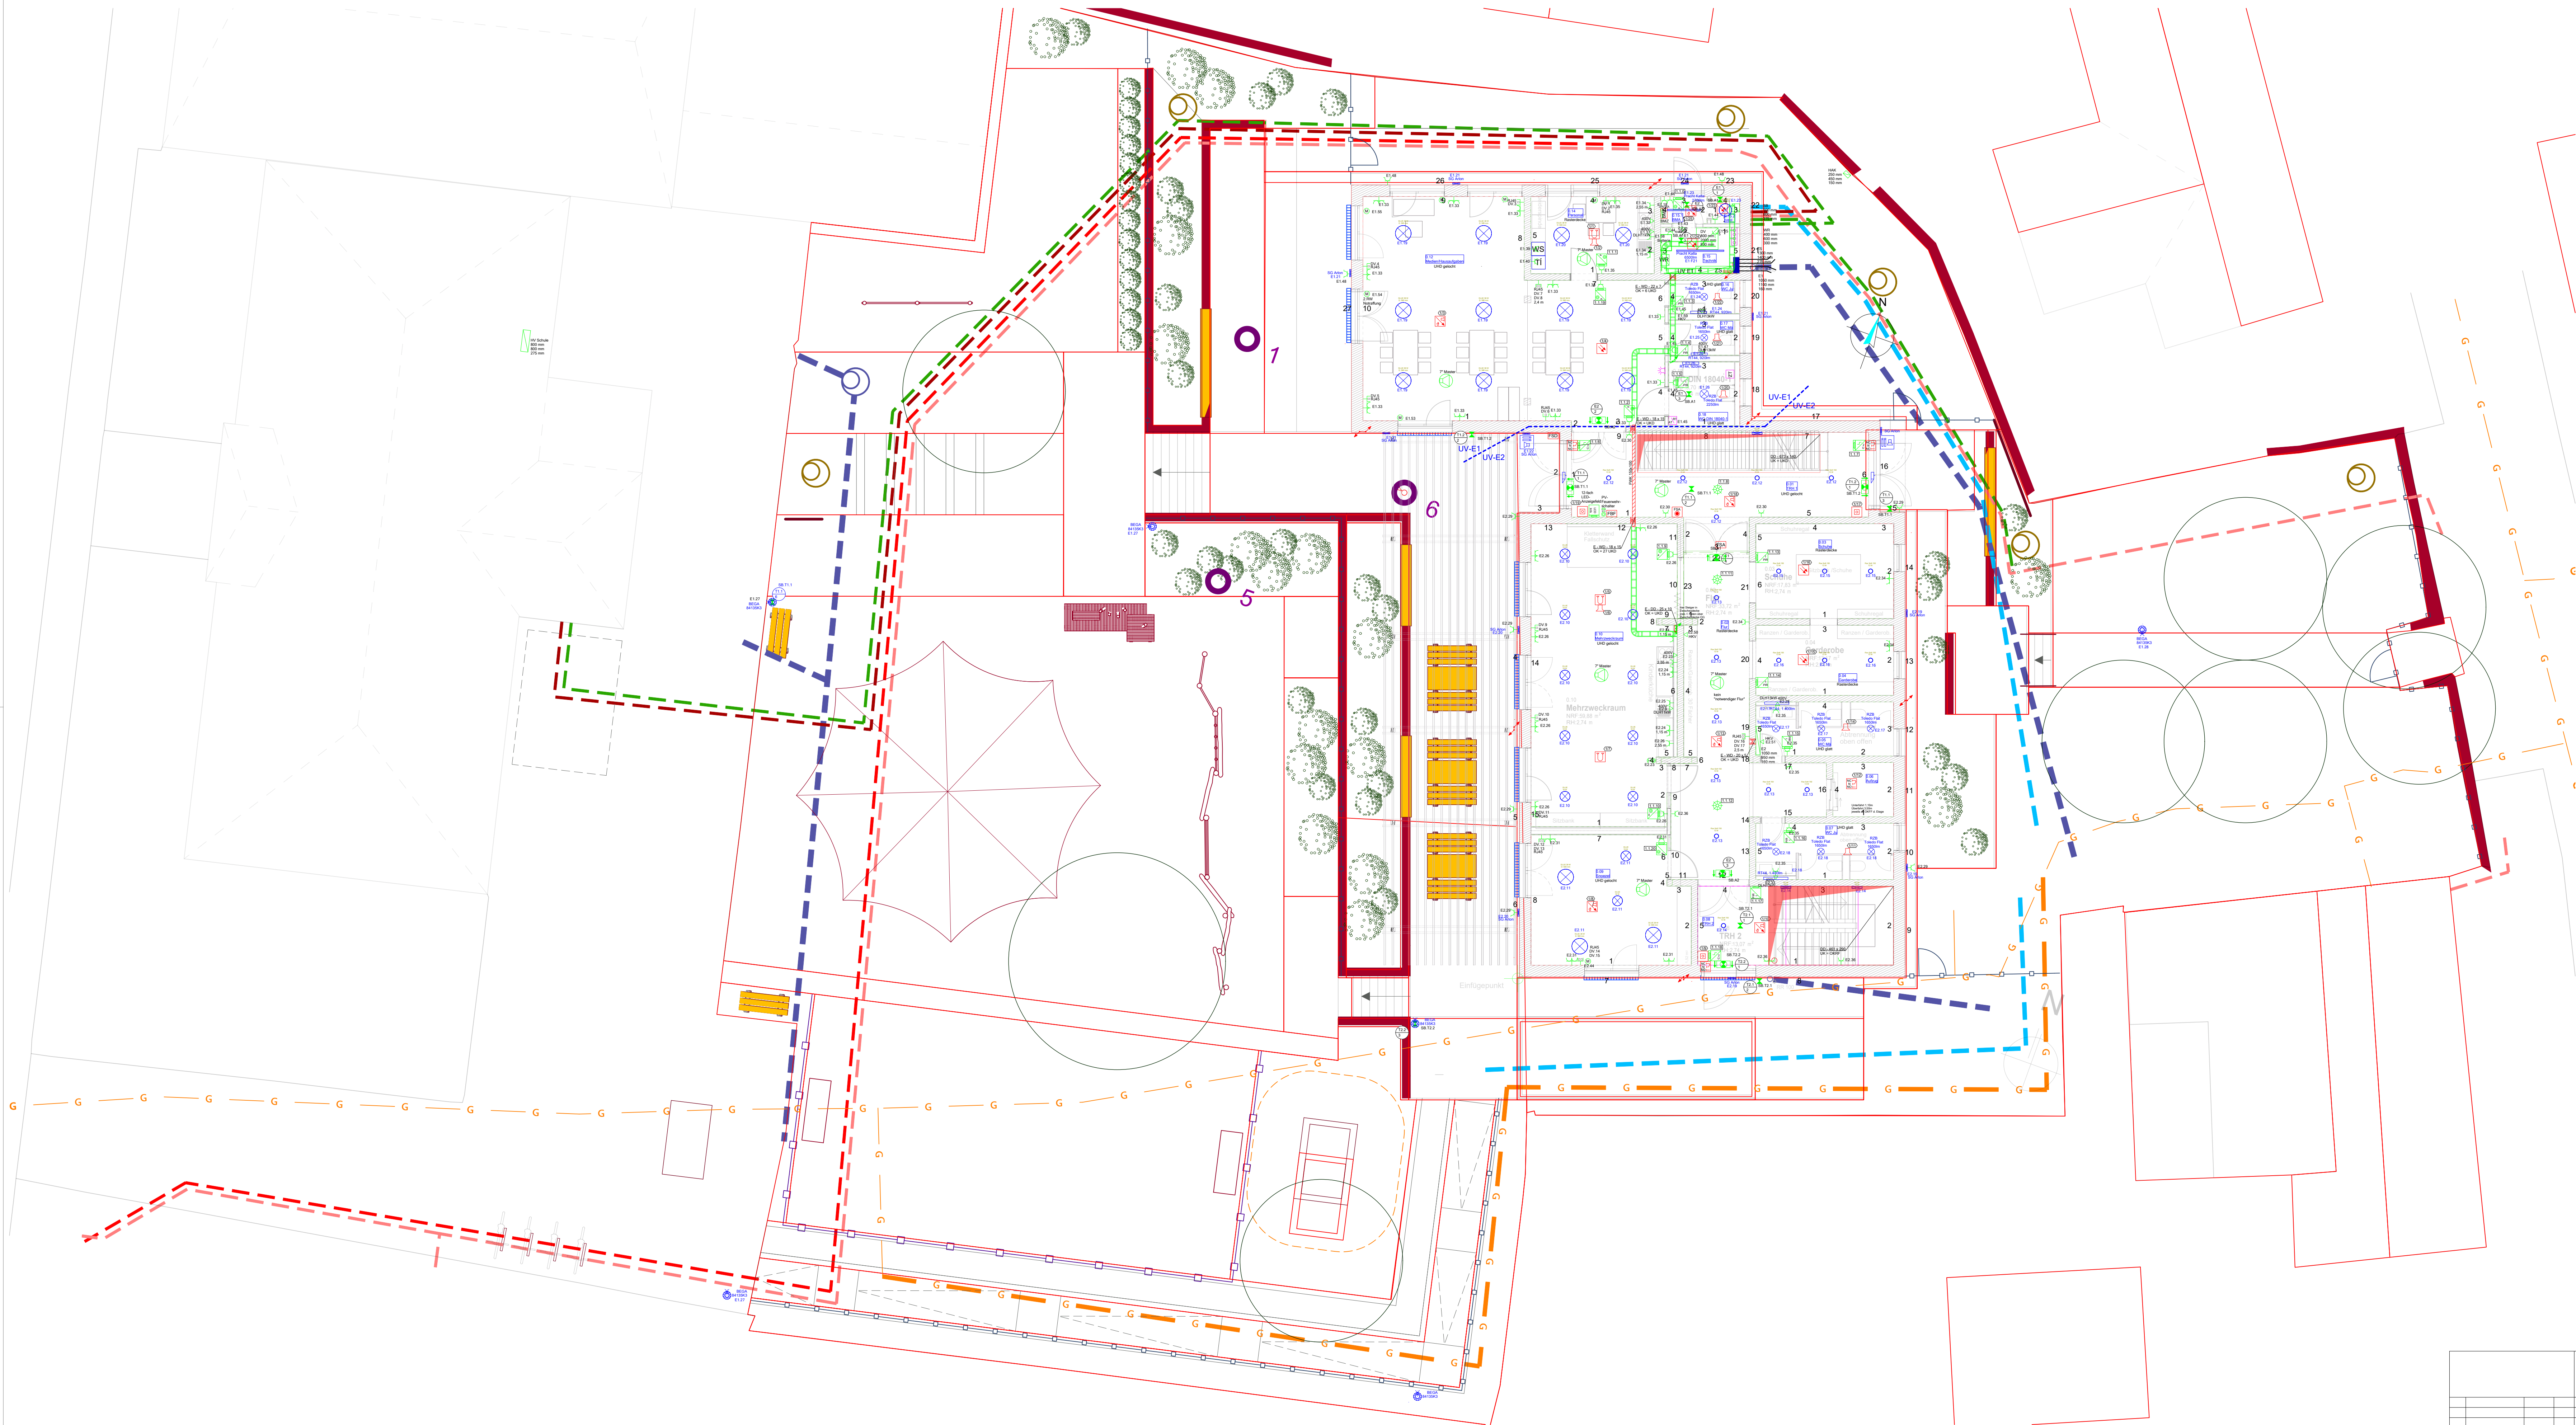

Einrichtung, Architektur, Brandschottung	
	Treppe gerade
	U-Treppe 180° rechts mit Podest
Kommunikation (Telefon/Daten)	
	Datensteckdose RJ45, 2-fach
Gefahrenmelder/Überwachung	
	BMA Rauchmelder, optisch (RMO)
	BMA Wärmemelder, Differential- (WMD)
	BMA Signalgeber, akustisch (SA)
	BMA Brandmeldezentrale (BMZ)
	BMA Feststellanlage (FSA)
	BMA Auslösetaster Feststellanlage
	Handmelder h=1,20m
	BMA Feuerwehrranzeigetafel (FAT)
	Rauchmelder mit Sockelsirene
Klingel-/Sprechanlage/ELA	
	Türöffner 5-8V
	Wechselsprechzentrale
	Türöffnerzentrale
	Gegensprechanlage mit Klingel
Lichtruf	
	Zimmersignalleuchte
	Zugtaster mit Schnur und Knauf
	Ruf- und Abstelltaster
Gebäudeautomation (KNX)	
	KNX Tastsensor 4-fach
	KNX Präsenzmelder
	KNX Infodisplay
	KNX Präsenzmelder, Deckenmontage
Blitzschutzleiter	
	Rundleiter 10mm verzinkter Stahl
	PVC-Adernleitung H07V-U 1,5 qmm
Langfeldleuchte	
	Katta 1205mm 2700lm 28W
	Katta 1745mm 6500lm 55W
	Katta 1205mm 2700lm
Leuchte (diverse)	
	Spiegelgleuchte 600mm, 1.100lm
	Spiegelgleuchte 1200mm, 2.200lm
	Arlon 980lm
	Lichtmast 3,0 m
	Sicherheits-Leuchte für Deckenmontage 1x6W in DS
	Mastleuchte BEGA 84135K3
	Rettungszeichenleuchte mit Richtung
	Toledo Flat Round 18W 1650lm
	Toledo Flat Round 23W 2250lm
	Rax Soft 150 13W
	DLUE 19 W
	DLUE D: 370mm 19W 2300lm
	DLUE D: 580mm 38W 4600lm
Blitzschutz-Bauteile	
	Potausgleichsschiene
Kabelbahn seitlicher Anschluss	
	T-Abgang für Steigrasse 200mm -> 200
Kabelbahn-Segment	
	Steigrasse feuerverzinkt für direkte Wandbefestigung, 200mm breit
	Gitterrinne verz. 60x200mm m. Ausleger und Hängestiel 300mm l.u.m.
Schalter	
	AP Not-Aus-Pilz-Drucktaster 1S+1Ö IP65
Verteiler	
	AP-UP-Installationsverteiler 96TE FWB42S IP43 liefern und montieren
	AP-UP-Installationsverteiler 240TE FWB54S IP43 liefern und montieren
	AP/UP-Verteilerschrank IP54 FT51S 60TE liefern und montieren
	Netzwerkschrank 60x80x200 42HE
	Hausanschlusskasten
	St-Zählerschrank 1100x1300x205
	Verteilerschrank 800x 800x275 180 TE
	PV Wechselrichter
Steckdose	
	UP-Schukodoppel-Steckdose weiß/reinweiß liefern und montieren
	UP-Schukosteckdose 1-fach
	UP-Schukosteckdose 2-fach waagrecht
	UP-Schukosteckdose mit Klappdeckel
Elektrische Verbraucher (Diverse)	
	Anschlusspunkt 400V
	Anschlusspunkt 230V
Allgemeines Symbol (Diverse)	
	Nordpfeil zur Lagedefinition
	Referenz für Ausrichtung bzw. Nullpunkt
Dose/Kasten	
	Batterie

						Maßstab: 1:100		Größe: 1.117 x 594	
						Projekt: Hortneubau Großharthau an der Grundschule			
						Adresse: Gemeinde Großharthau Mittelweg 3 Großharthau			
						D4e Installationsplan Außen			
						Blatt 1/1			
						Zeichnungsgr.: Hort6010			
						Ers.f.			

Ingenieurbüro Eckstädt
Gartenweg 1, 01877 Dornitz-Thumitz
Tel. +49 (3594) 705607, Fax -707887
Post@Eckstaedt.de, www.Eckstaedt.de

Beaufh. 14.11.2022
Copr. 01.03.2025
Name
Ausführung
Stand

Client: Erik Jacob
MEck