
 
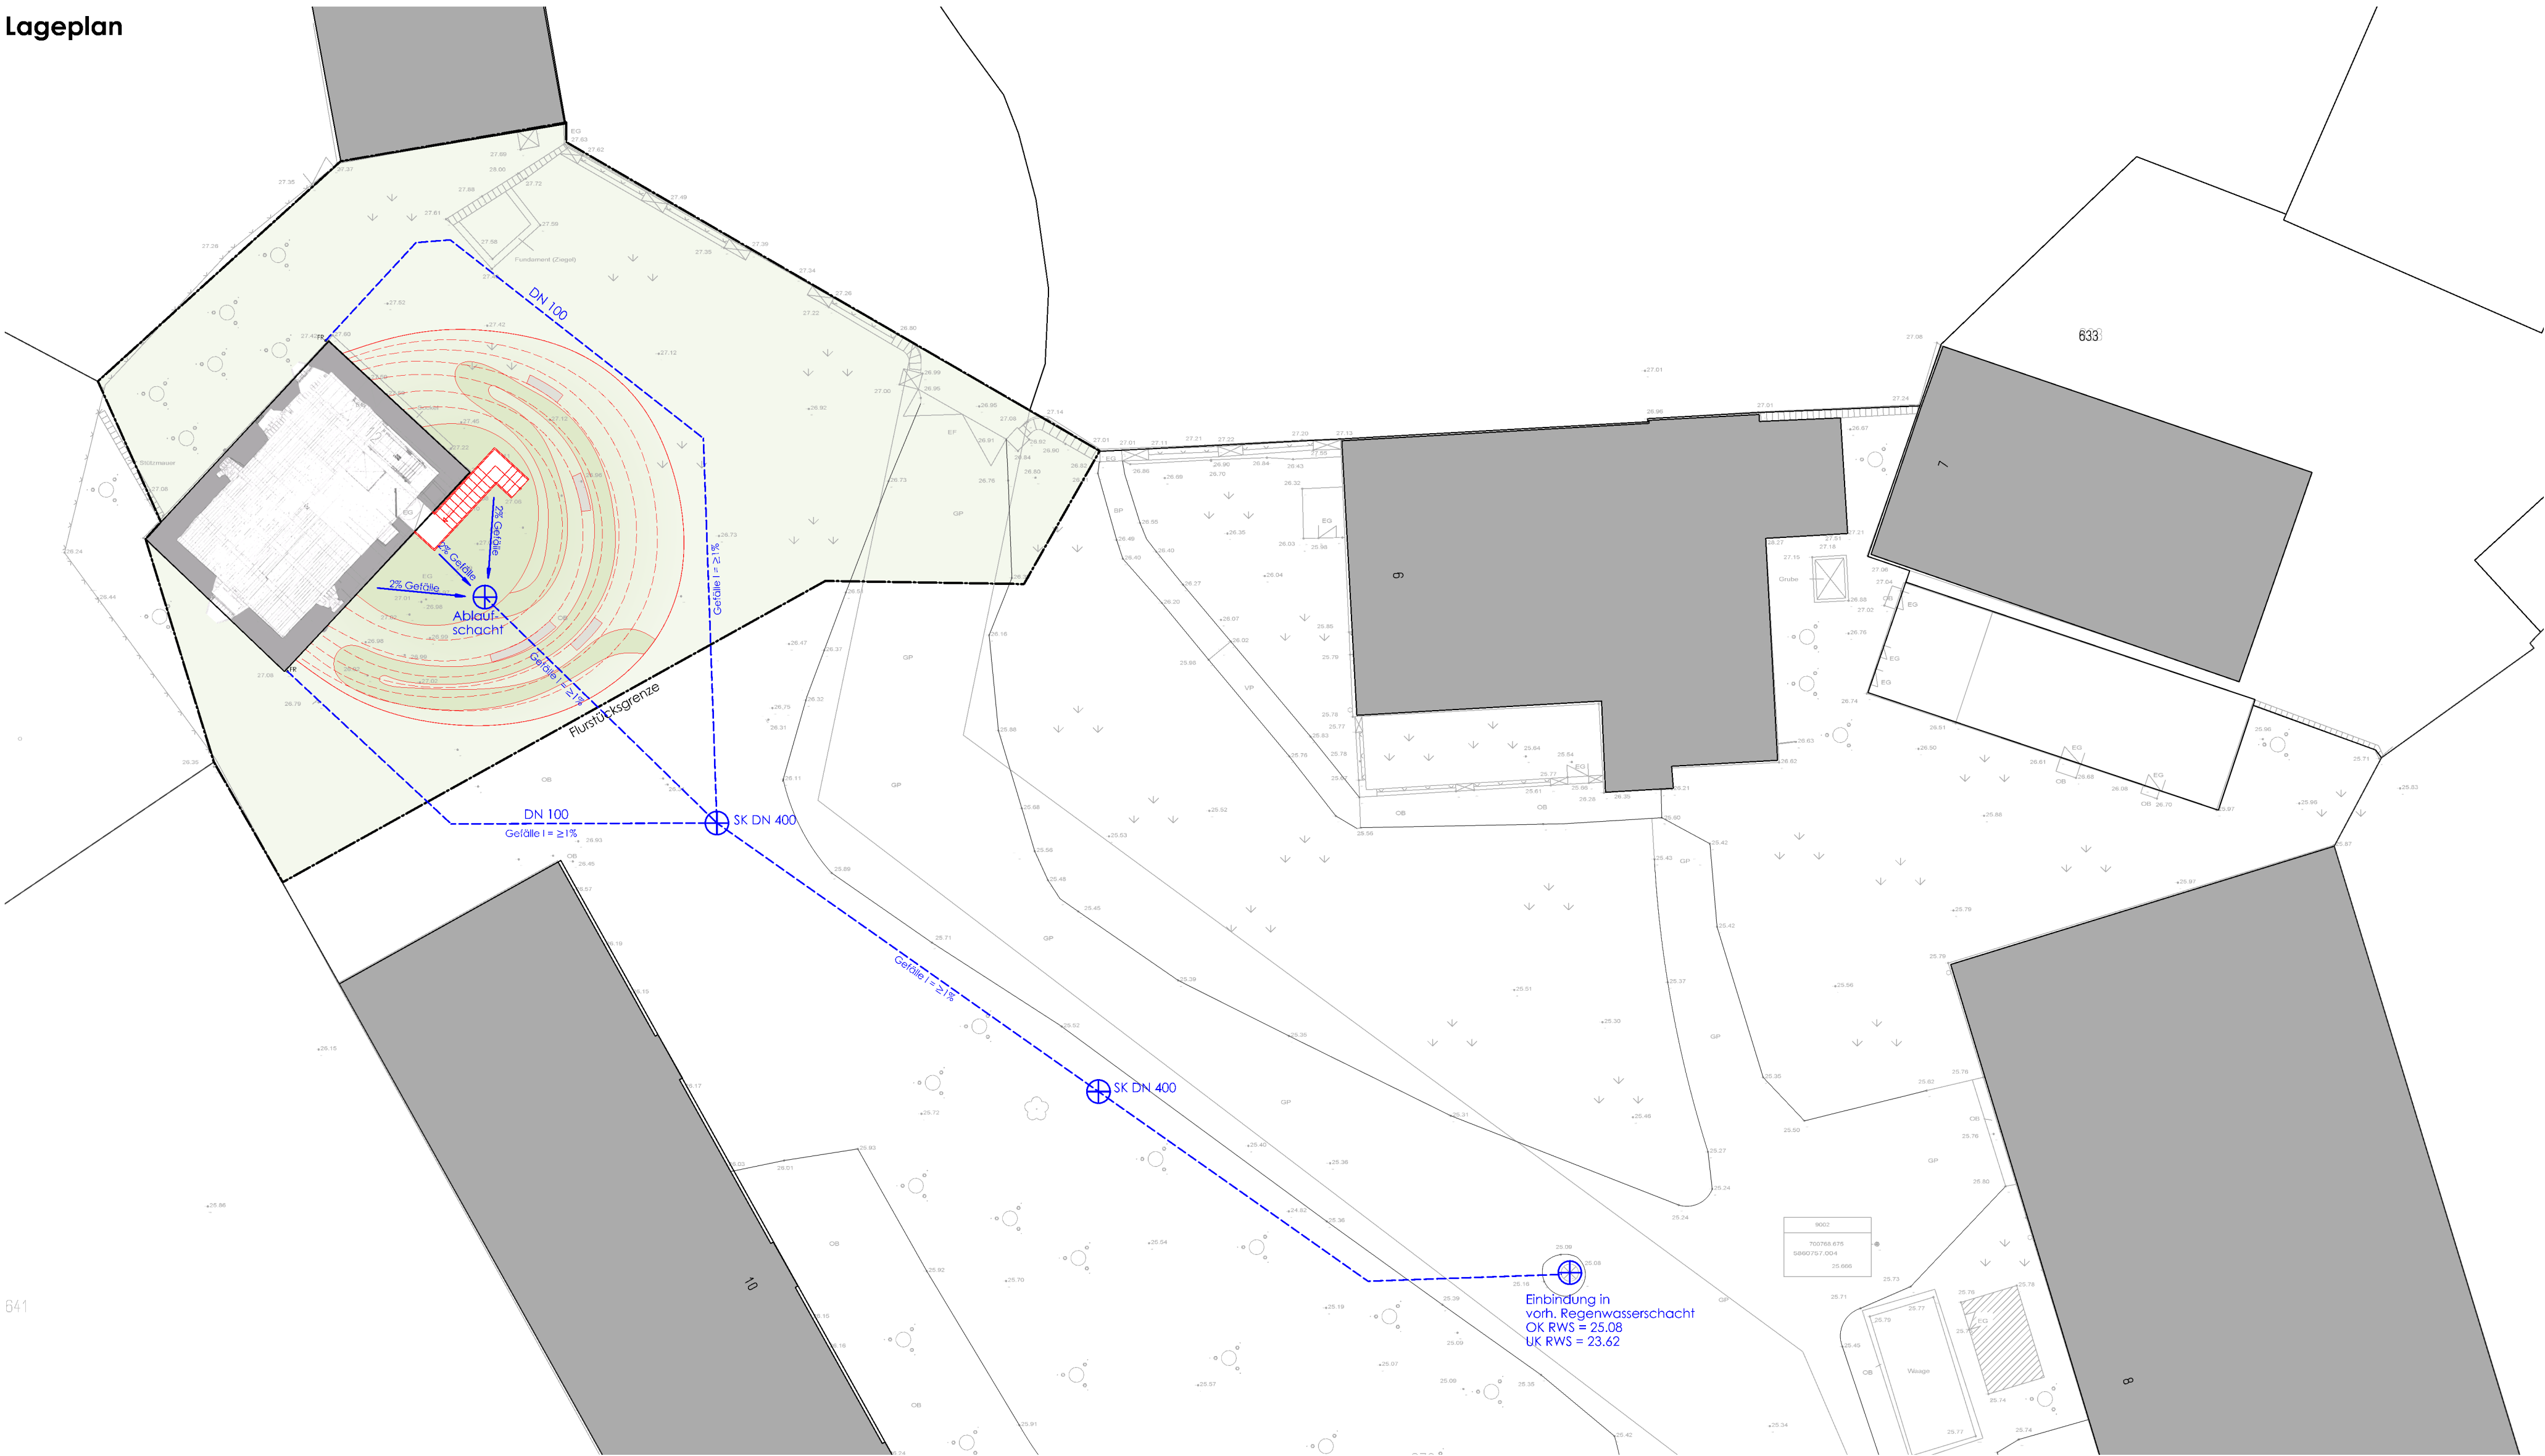




641

Schnitt a-a

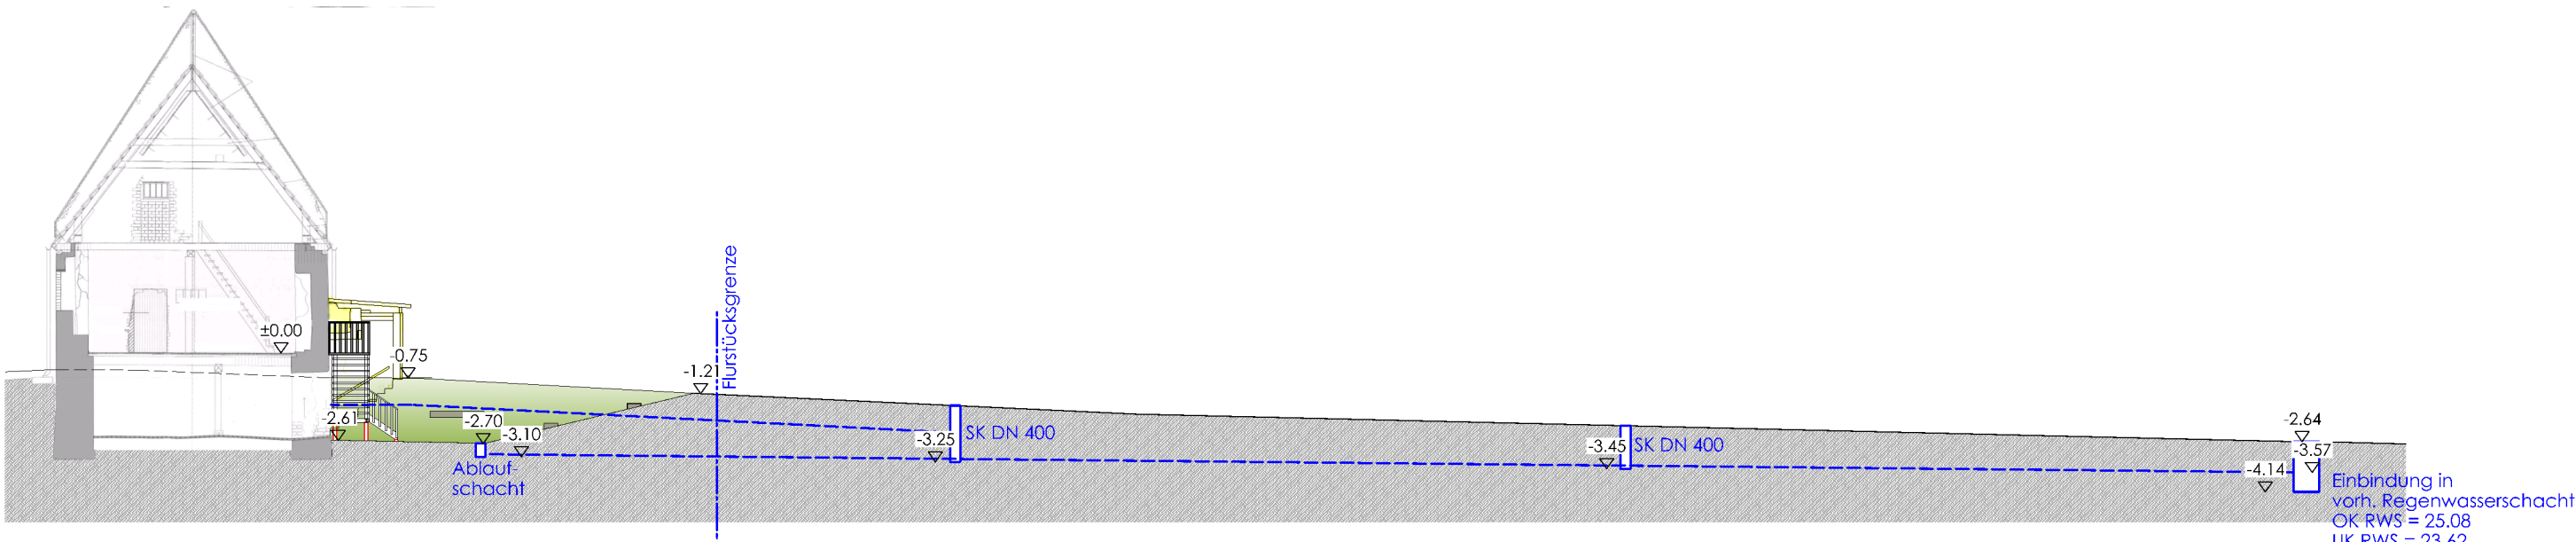

Legende

- Abbruch
- Neubau
- Bestand
- Regenwasserkanal
- SK DN 400 Such- und Kontrollschacht

UNTERSCHRIFT OBJEKTPLANER:

Die Planung wurde auf der Grundlage der Zeichnungen des Büros Sußmann & Sußmann erstellt.

M 1:200 0 1.00 2.00 5.00 10.00 m

13.09.2024	Fisch	Ergänzung Regenentwässerung Hof + Darstellung Schnitt	
INDEX	DATUM	BEARBEITER	ÄNDERUNGEN
ibs Ingenieurbüro für Baustatik und Sanierungsplanung Dipl.-Ing. (FH) Andreas Nisse Lindentallee 38 15366 Hoppegarten Tel.: 03342.211730 Fax: 03342.211740			
BAUHERR: Verbandsgemeinde Arneburg Goldbeck An der Zuckerfabrik 1 39596 Goldbeck		OBJEKTPLANER: Ingenieurbüro für Baustatik und Sanierungsplanung Dipl.-Ing. (FH) Andreas Nisse Lindentallee 38 15366 Hoppegarten	
BAUVORHABEN: Romanisches Haus in Werben Umbastattung des Eingangsbereichs			PROJEKT-NR. 2107
PLANUNGSSTAND: GENEHMIGUNGSPLANUNG		BAUTITEL: Lageplan	
BEARBEITET: Fisch	GEZEICHNET: Fisch	DATUM: 15.03.2024	FORMAT: DIN A2+
		MAßSTAB: 1 : 200	PLAN-NR.: GP-300a