


Datum: 14. April 2025, Uhrzeit: 10:52
Projektpfad: C:\Users\johannes\Documents\250411_LpEntwaes\14_LpEntwaes_1.d
Dateiname: 250411_LpEntwaes_1.d

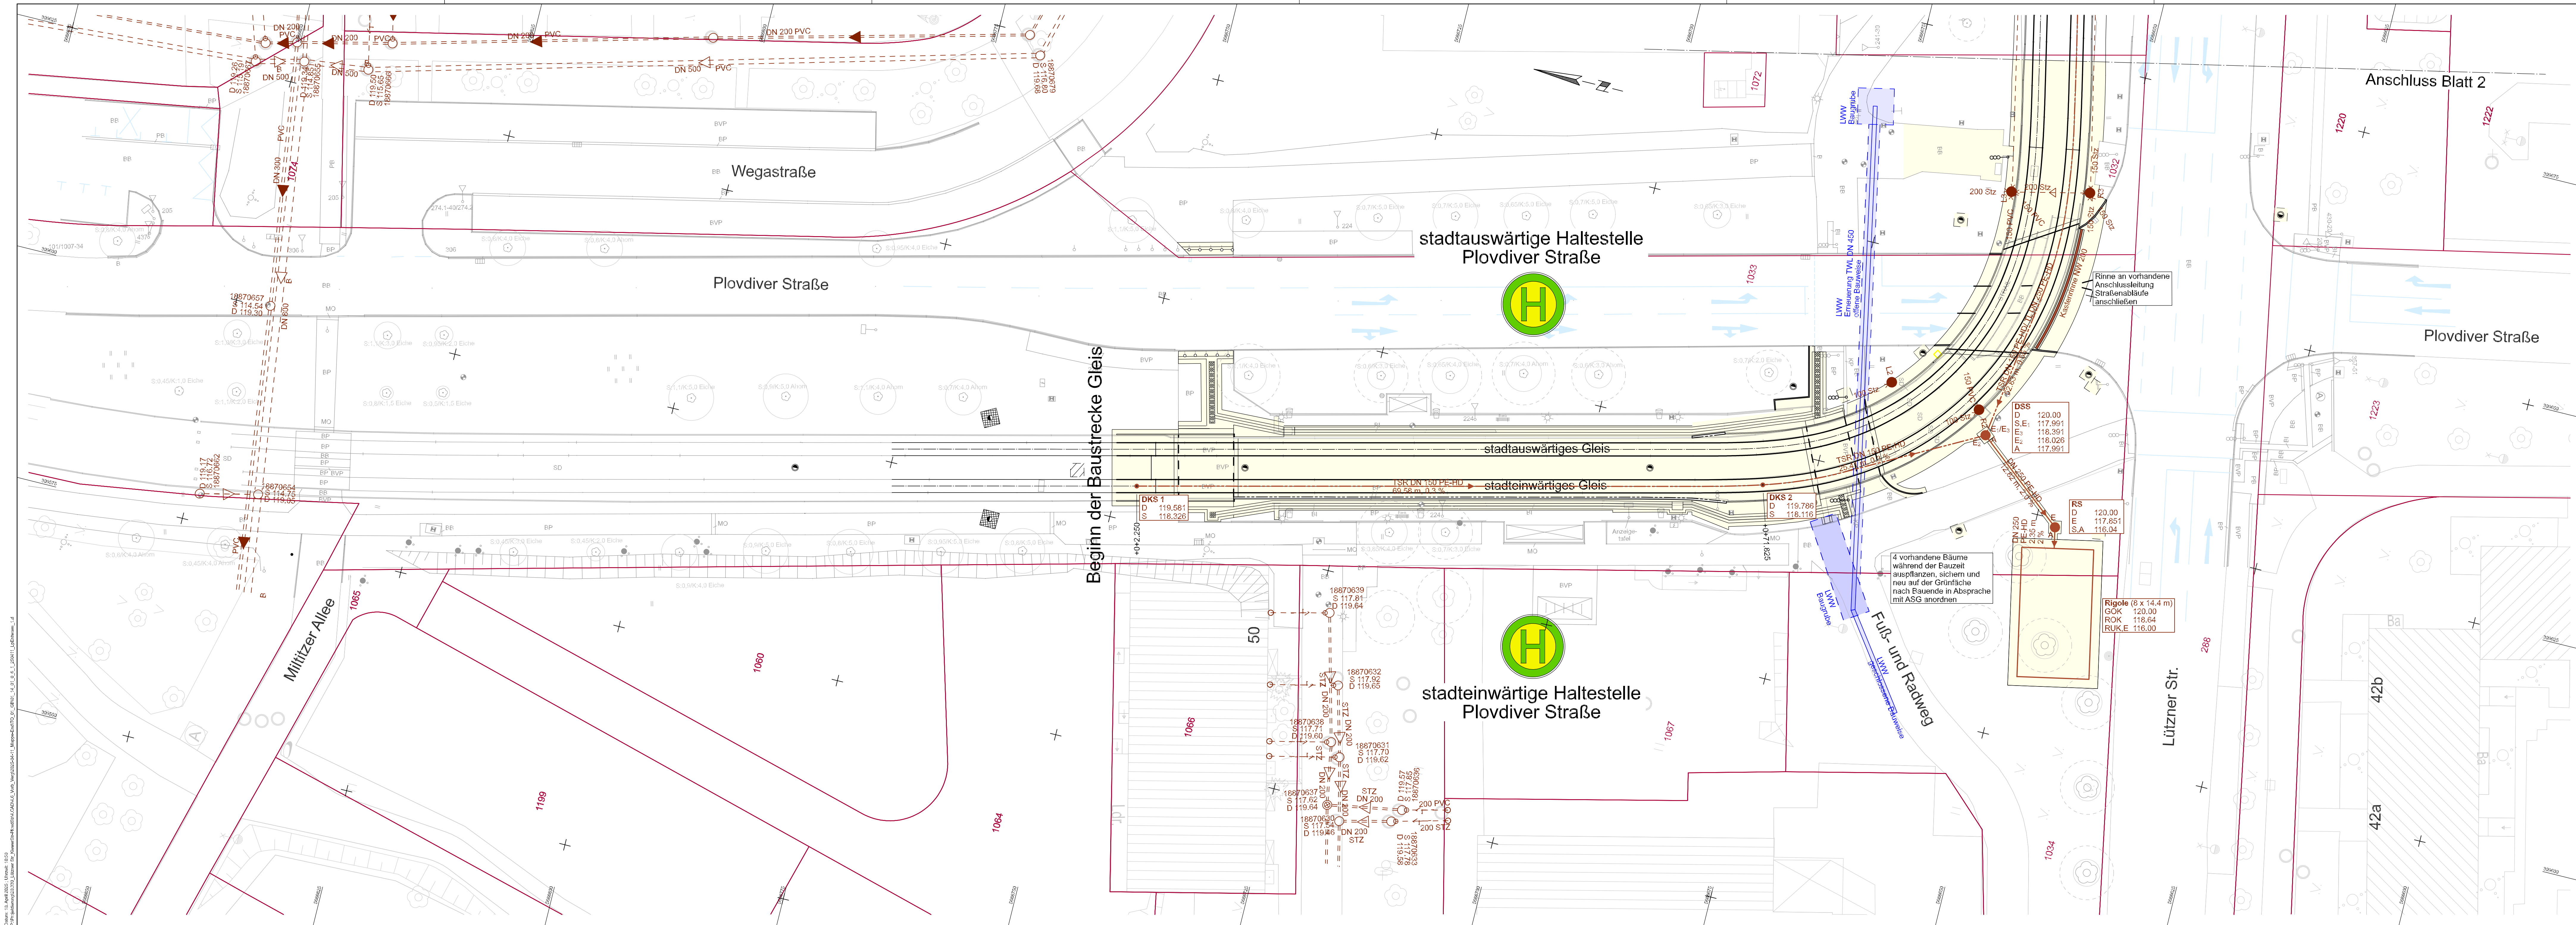

Zeichenerklärung

- Bestand Entwässerungsleitung Schmutzwasser mit Schacht (LWW)
- Bestand Entwässerungsleitung Regenwasser (LWW)
- Bestand Dränageleitung (LVB) Abbruch bzw. Verfüllung
- Planung Dränagekontrollschacht/ Dränagesammelschacht mit Dränageleitung
- Planung Rigolenschacht mit Anschlussleitung
- Kastennrinne
- Planung Dritter (LWW)
- Vermessung
- Flurstücksgrenze mit Flurstücksnummer

1	2	3	4
---	---	---	---

01_14_01_0_6_1_250411_LpEntwaes_1.d

Nr.	Art der Änderung	Datum
-----	------------------	-------

Lagebezug: ETRS89 Höhenbezug: DHHN2016 Blattgröße: 1,35x0,42 (0,6m²) Datum: 11.04.2025

Leipziger Verkehrsbetriebe

Bauherr:


Leipziger Verkehrsbetriebe (LVB) GmbH

Georgiring 3

04103 Leipzig

Grünau, Lützner Str., Kiewer Str. – Plovdiver Str.
(P-Nr. 90215.2)

Vergabeunterlage	Lageplan 1 Entwässerungsmaßnahmen	Maßstab: 1 : 250
Gewerk: Gleisbau		Unterlage: 01-14-01

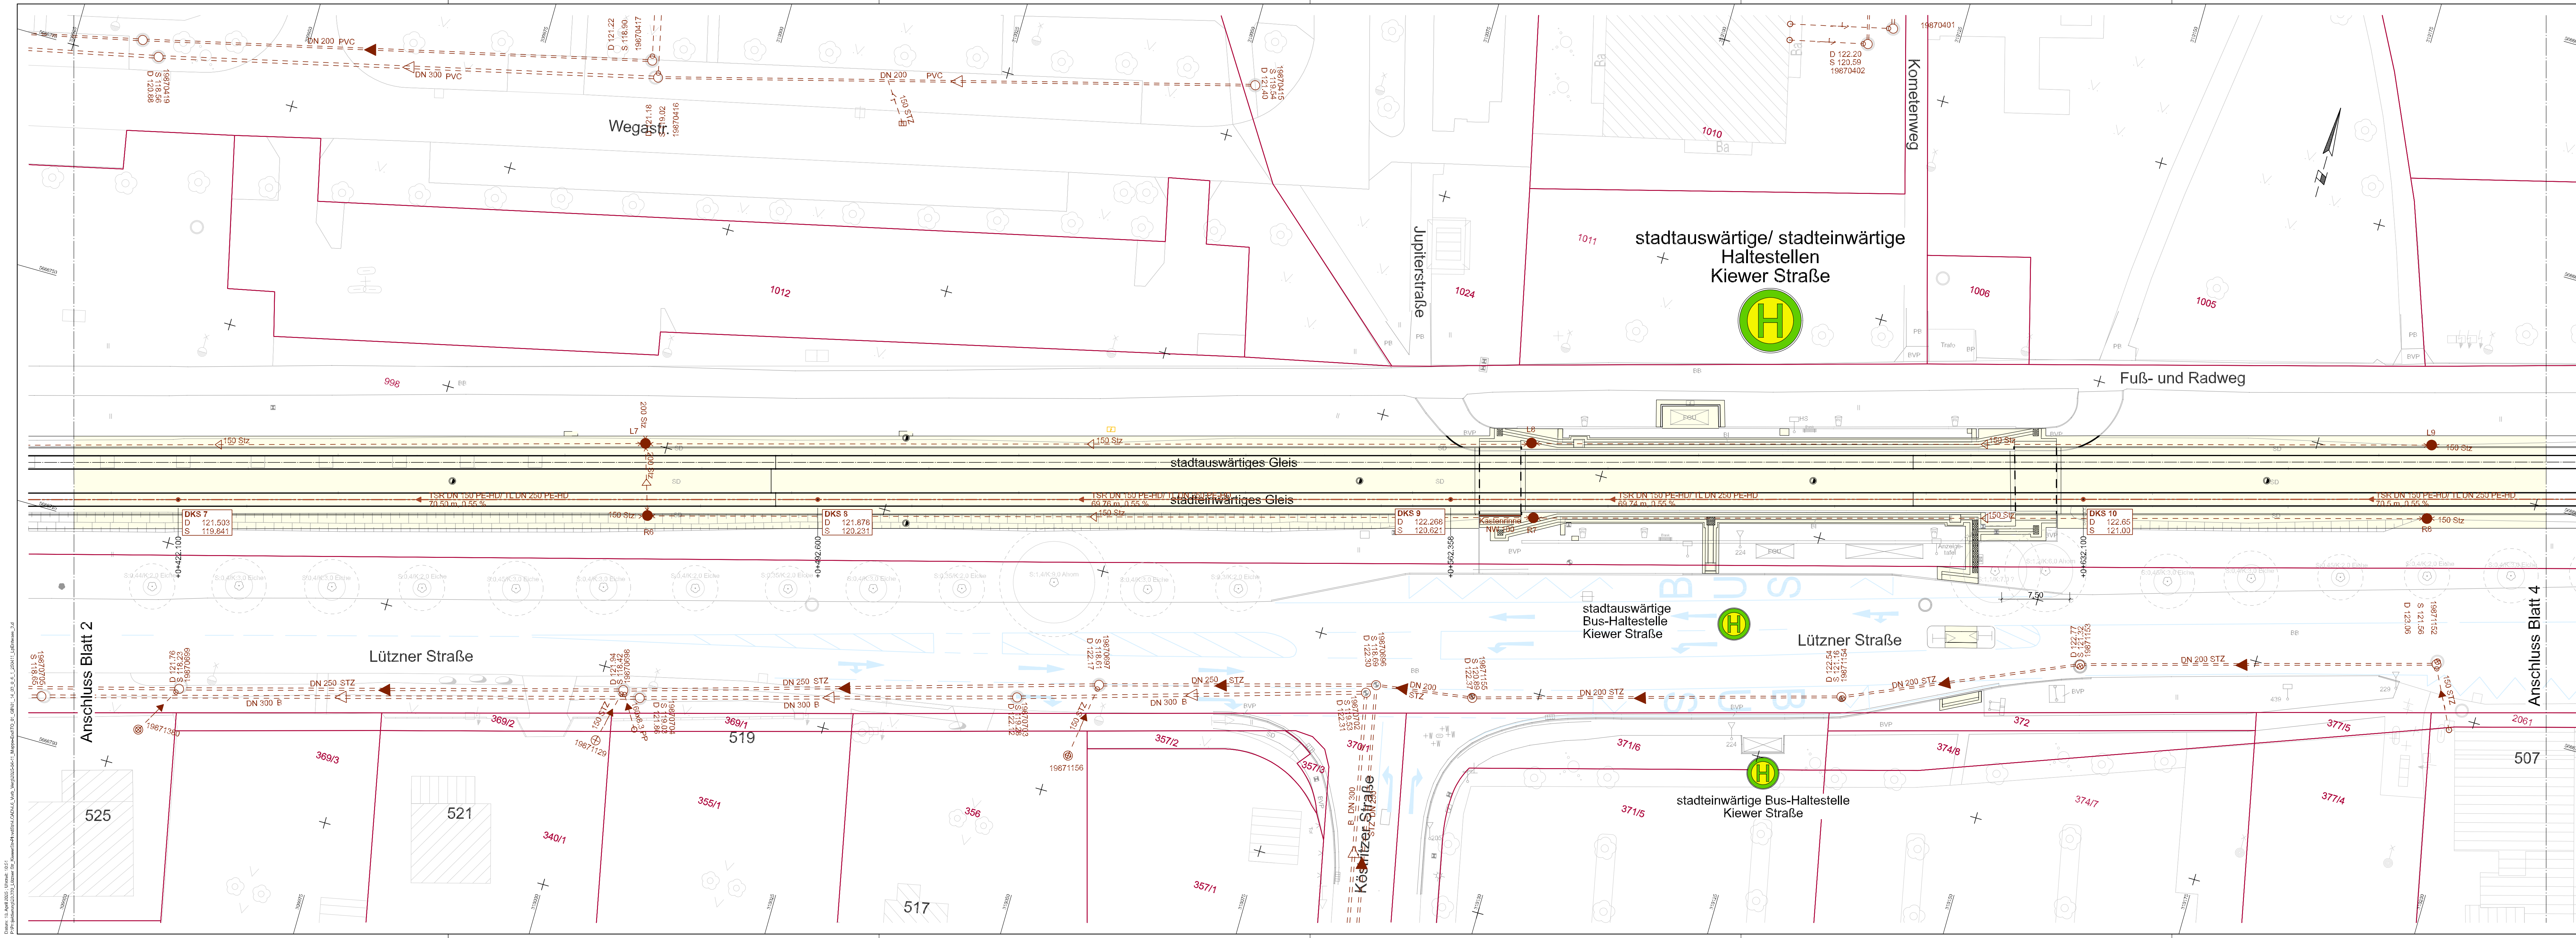


- Zeichenerklärung**
- Bestand Entwässerungsleitung Schmutzwasser mit Schacht (LWW)
 - Bestand Entwässerungsleitung Regenwasser (LWW)
 - Bestand Dränageleitung (LVB) Abbruch bzw. Verfüllung
 - Planung Dränagekontrollschacht/ Dränagesammelschacht mit Dränageleitung
 - Planung Rigolenschacht mit Anschlussleitung
 - Kastennrinne
 - Planung Dritter (LWW)
 - Vermessung
 - Flurstücksgrenze mit Flurstücksnummer

1	2	3	4
01_14_03_0_6_1_250411_LpEntwaes_3.d			
Nr.	Art der Änderung	Datum	
Lagebezug: ETRS89 Höhenbezug: DHHN2016 Blattgröße: 1,35x0,42 (0,6m²) Datum: 11.04.2025			
Leipziger Verkehrsbetriebe Bauherr:		Leipziger Verkehrsbetriebe (LVB) GmbH Georgiring 3 04103 Leipzig	
Grünau, Lützner Str., Kiewer Str. – Plovdiver Str. (P-Nr. 90215.2)			
Vergabeunterlage	Lageplan 3 Entwässerungs- maßnahmen	Maßstab: 1 : 250 Unterlage: 01-14-03	
Gewerk: Gleisbau			

Datum: 16. April 2025, Uhrzeit: 10:57
Projektorientierung: Nord ist oben
Zeichnung: 01_14_03_0_6_1_250411_LpEntwaes_3.d
Gezeichnet: [Name], Geprüft: [Name], Freigegeben: [Name]
Flurstücksnummer: 525, 521, 517, 340/1, 349/2, 349/3, 355/1, 356, 357/1, 357/2, 357/3, 370/1, 371/5, 371/6, 374/7, 374/8, 377/4, 377/5, 206/1, 507

Datum: 16. April 2025, Blatt: 01/01
Projektnummer: 01_14_04_0_6_1_250411_LpEntwaes_4.d
Gezeichnet: [Name], Geprüft: [Name], Freigegeben: [Name]

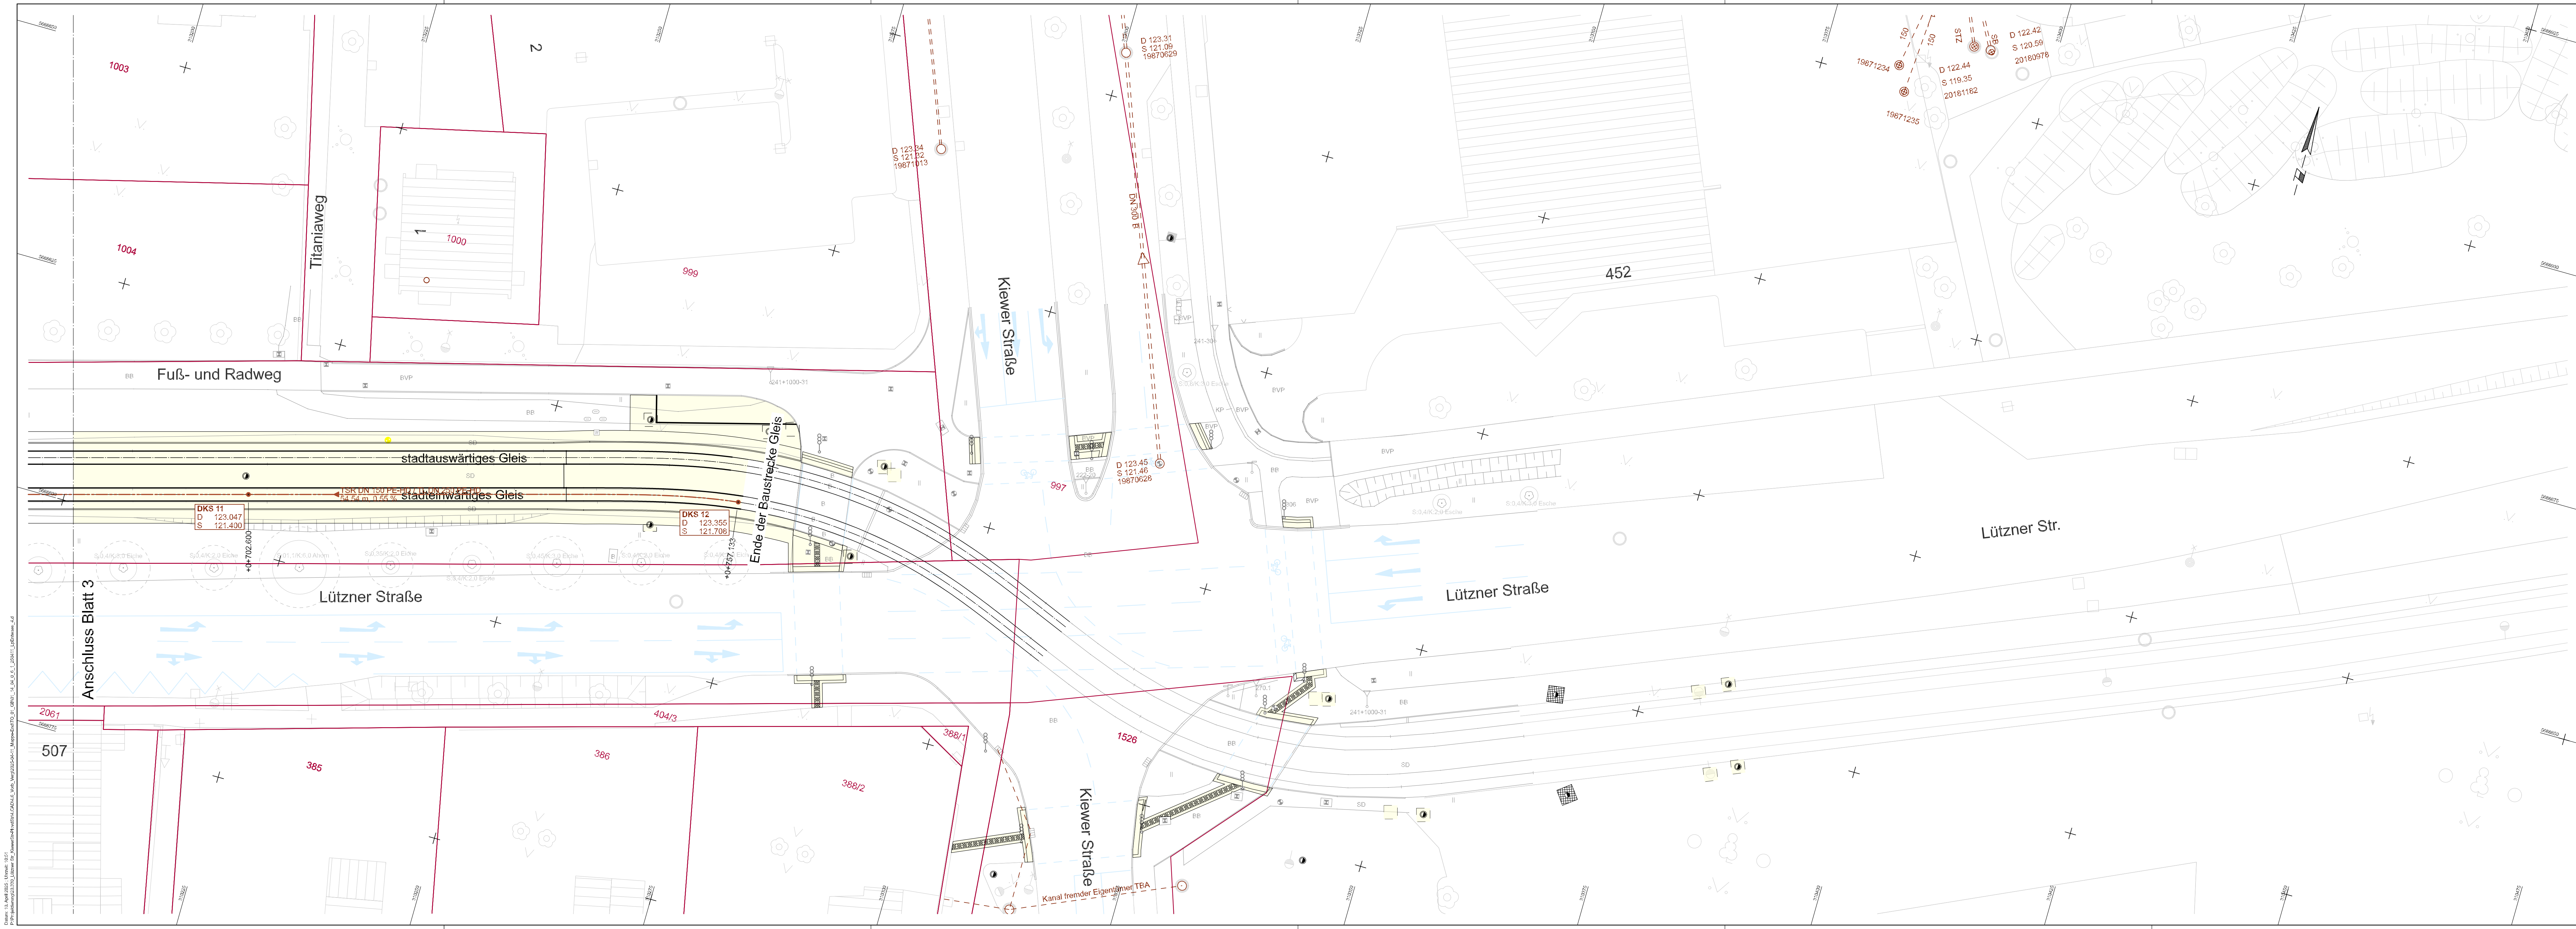

Zeichenerklärung

- Bestand Entwässerungsleitung Schmutzwasser mit Schacht (LWW)
- Bestand Entwässerungsleitung Regenwasser (LWW)
- Bestand Dränageleitung (LVB) Abbruch bzw. Verfüllung
- Planung Dränagekontrollschacht/ Dränagesammelschacht mit Dränageleitung
- Planung Rigolenschacht mit Anschlussleitung
- Kastennrinne
- Planung Dritter (LWW)
- Vermessung
- Flurstücksgrenze mit Flurstücksnummer

1	2	3	4
01_14_04_0_6_1_250411_LpEntwaes_4.d			
Nr.	Art der Änderung	Datum	
Lagebezug: ETRS89		Höhenbezug: DHHN2016	Blattgröße: 1,35x0,42 (0,6m²) Datum: 11.04.2025

Leipziger Verkehrsbetriebe (LVB) GmbH
Georgiring 3
04103 Leipzig

Grünau, Lützner Str., Kiewer Str. – Plovdiver Str.
(P-Nr. 90215.2)

Vergabeunterlage	Lageplan 4 Entwässerungs- maßnahmen	Maßstab: 1 : 250 Unterlage: 01-14-04
Gewerk: Gleisbau		