

Plangrundlage:

Lage- und Höhenplan		1:250	
Objekt	ZKA Rodewitz	Lagebezug	ETRS 89
Ort	Schirgiswalde-Kirschau	Höhenbezug	NHN 2016 (GPS)
Lage	Dorfstraße 18	Bearbeiter	R. Ernst
gemessen	23.03.2023	gezeichnet	30.03.2023
Vermessungsbüro Dipl.-Ing. (FH) Ramon Ernst Neugasse 8, 02625 Bautzen Telefon: +49 3591 373030   Fax: +49 3212 1443504 Email: info@vermessung-bautzen.de		Blatt-Nr.: 1(1) Auftrags-Nr.: 23 25 05	

Die Flurstücksgrenzen sind der aktuellen Liegenschaftskarte entnommen. Sie haben keinen Status nach §12 (2) SächsVerm KatG/DVO.

Legende

Planung

- ① Faulung
- ② Gasbehälter
- ③ Gasfackel
- ④ Medientrasse
- ⑤ Stützmauer

Neubau

geplante Verkehrsflächen / Außenanlagen

- Betonsteinpflasterbefestigung - befahrbar
- Gehweg
- Begrünung
- Baustraße
- Fläche für Baustelleneinrichtung
- Kiesstreifen
- Gehölzpflanzung
- TB Tiefbordstein aus Beton
- Zaun Neubau
- Geländer Schutzbereich Gasfackel

geplante Rohrleitungen

- Biogas
- Kondensat
- Drainage mit Inspektionsschacht
- Kabeltrasse

Bestand Rohrleitungen

- Erdgas
- Biogas
- Kondensat


RKS Kleinrammbohrungen  
Baugrundaufschlüsse gem. Baugrundgutachten des  
Ingenieurbüros für Geotechnik GmbH, Pürschwitzer Straße 13, 02625 Bautzen  
vom 21.11.2023

Hinweis:  
Bestandsleitungen unvollständig dargestellt, Lage ungenau, Tiefenlage unbekannt.

**VORABZUG Stand 25.04.2025**

Ausführungsunterlage - keine Werkstattzeichnung

Nr.	Art der Änderung	Datum	Name/Zeichen
Datei: F:\Projekte\Rodewitz\1_623_2_Faulung\CAD\LA-00_Lageplan.dwg Waldek			
Alle Rechte vorbehalten! Weitergabe sowie Vervielfältigung dieser Unterlage bedarf unserer ausdrücklichen Zustimmung.			
Vorhaben Zentrale Kläranlage Rodewitz Ersatzneubau Faulbehälter und Peripherie		Vertrags-Nr. 1 623 2	Leistungsphase gem. HOAI 5
Darstellung Objekt 2 - Erneuerung Gasbehälter und Gasfackel Lageplan Planung		Höhenbezug NHN	Maßstab 1:100
Planverfasser PROWA Ingenieure Dresden GmbH Chemnitzler Str. 42 01187 Dresden Telefon 0351/4860-0 Telefax 0351/4860-303		Datum 04/2025	Name/Zeichen Strecker
Bauherr Abwasserzweckverband "Obere Spree" Dorfstraße 18 02681 Schirgiswalde-Kirschau OT Bederwitz		gepr. 04/2025	Seifert

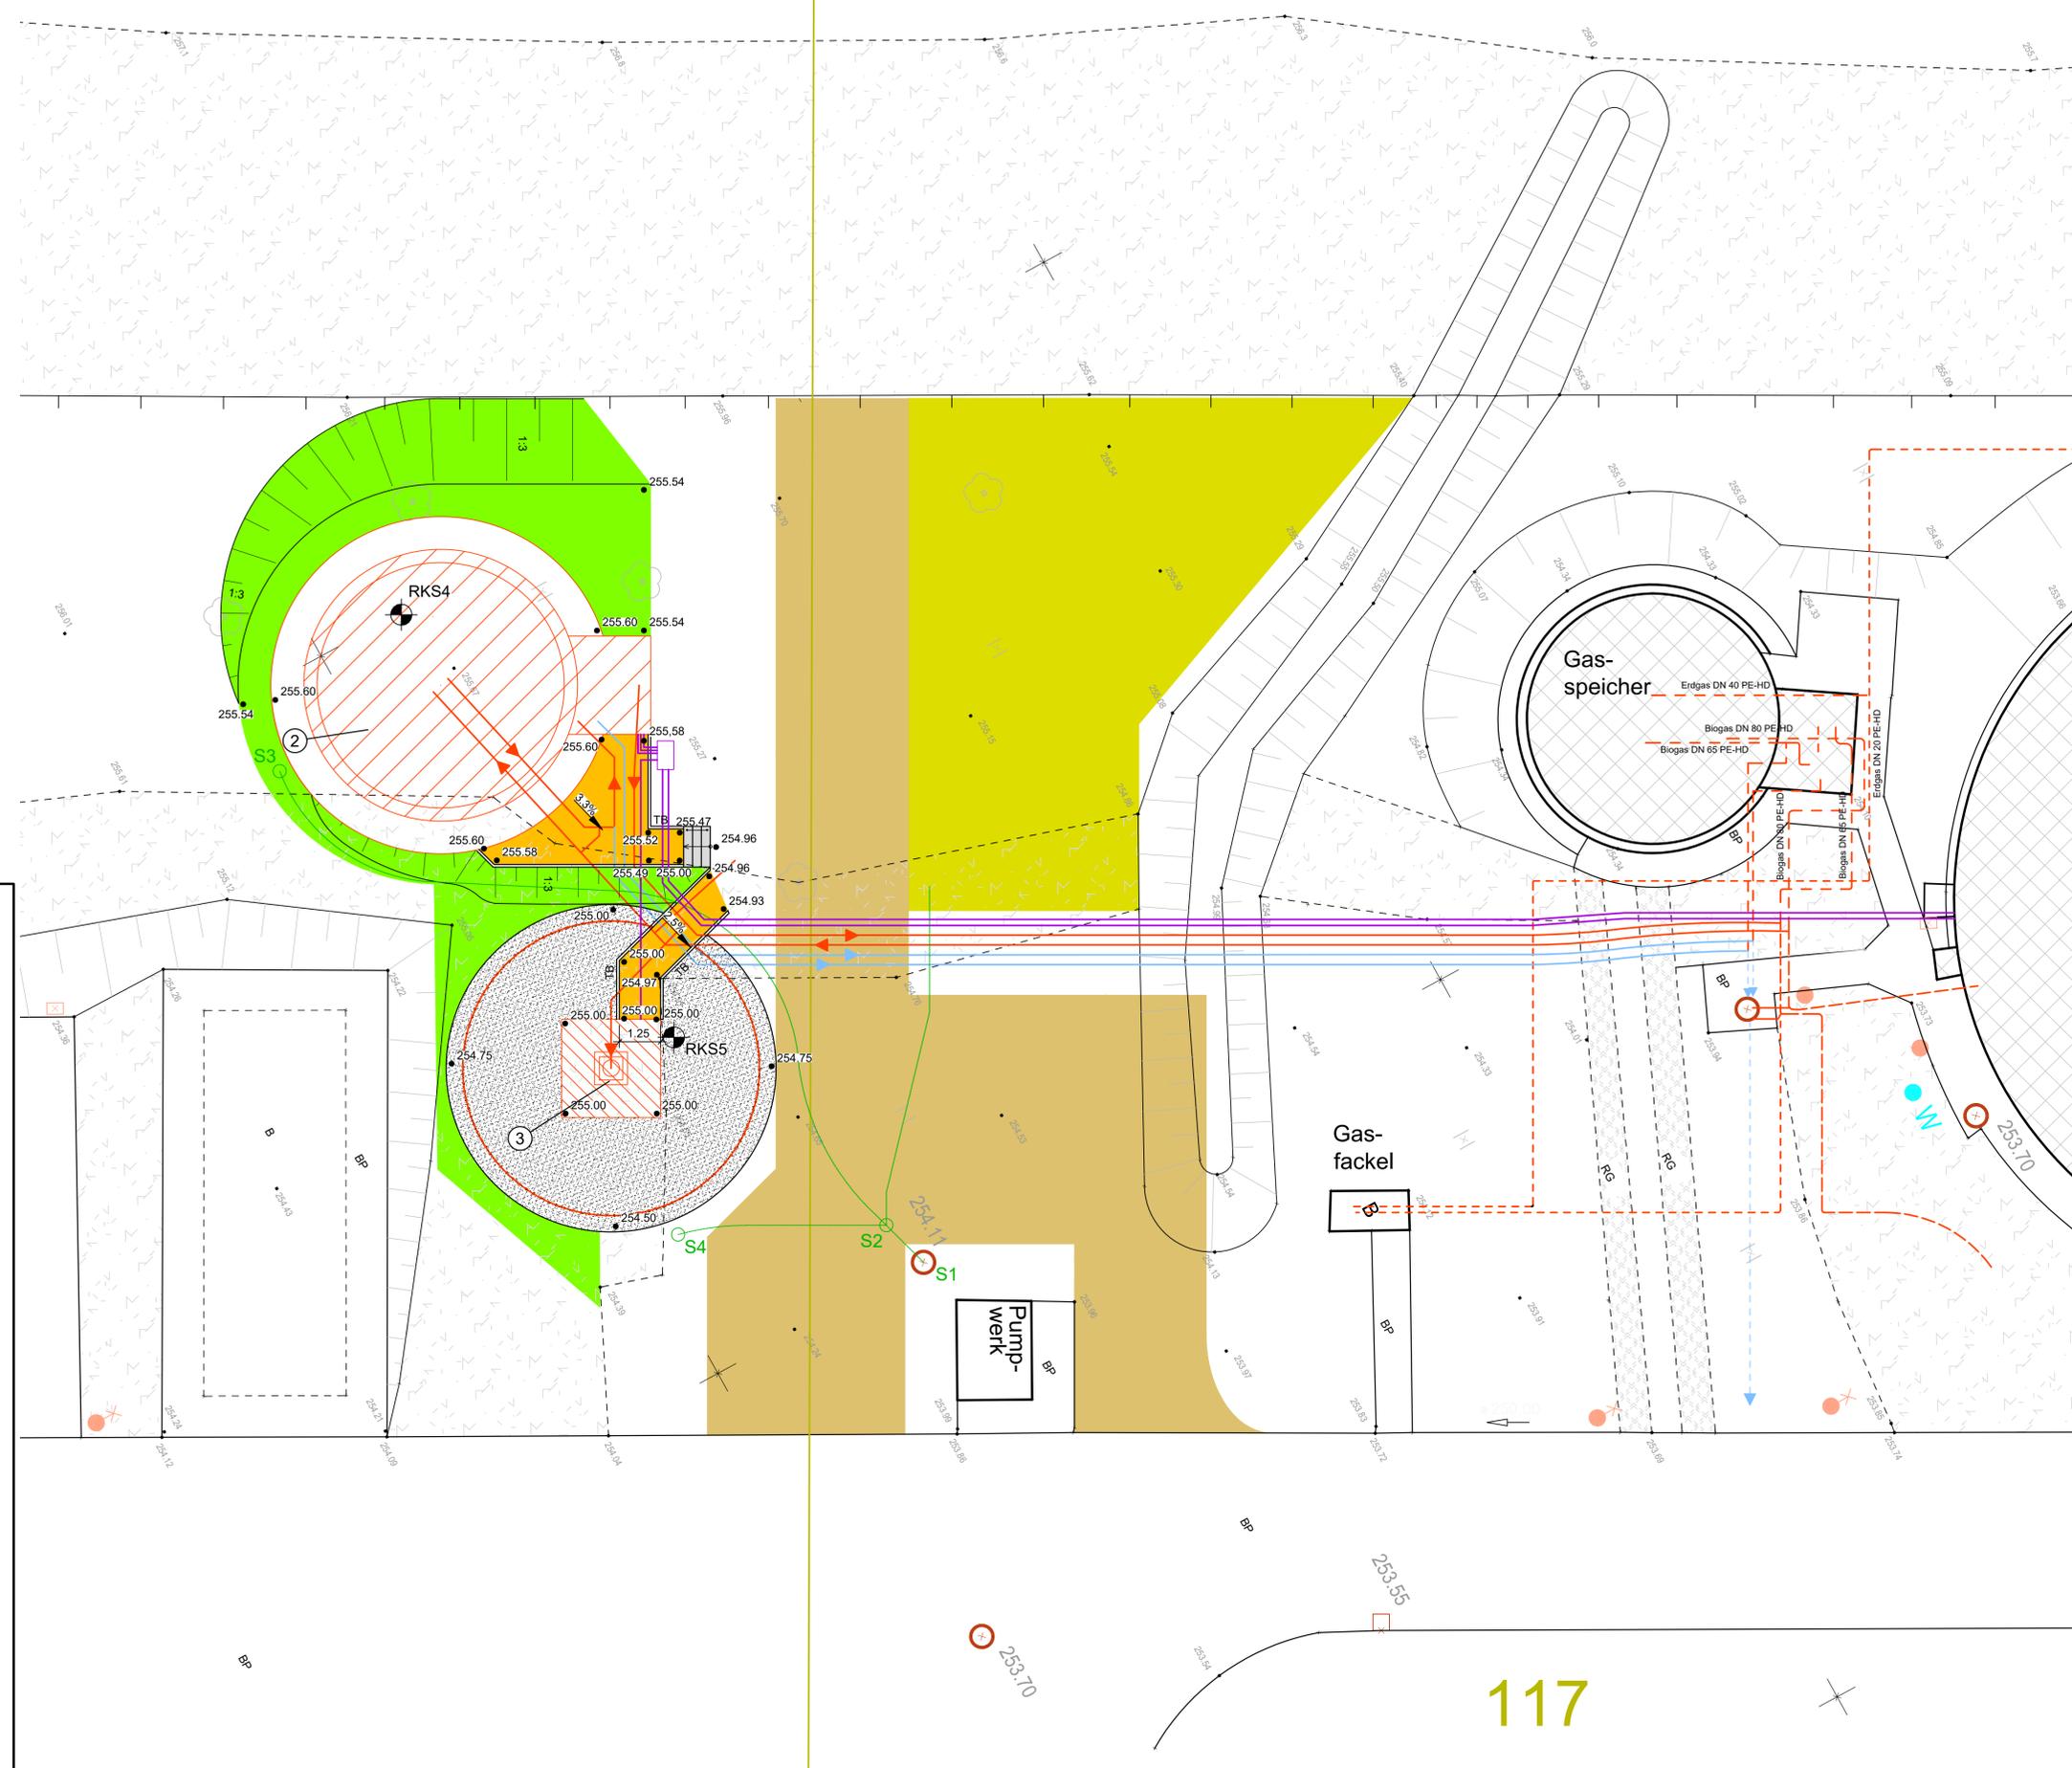

117