

Vergabestelle: Stadt Schneeberg, Stadtverwaltung, 08289 Schneeberg
 Tel.: 03772 / 356-141, e-Mail: bauverwaltung@schneeberg.de

Bauvorhaben:
 Teilausbau der "Unteren Krankenhausstraße" in 08289 Schneeberg
 Ausbaubereich 1: von Mitte Whs 16 bis zum "Oberen Krankenhausweg"

Datum: 29.04.2025
Baubeschreibung
 Anlage: 6 Seite: 1


Hier: TEIL 06 und TEIL 07: Energieversorgungskabel und Straßenbeleuchtung

Lageplan
 verkleinert, unmaßstäblich



Legende	
	geplantes Niederspannungskabel (NAYY-J 4x150)
	geplantes Hausanschlusskabel (NAYY-J 4x35)
	geplantes Straßenbeleuchtungskabel (NYY-J 5x16)
	geplanter Leuchtenstandort
	vorhandenes Niederspannungskabel
	vorhandenes Straßenbeleuchtungskabel
	Um- bzw. Anbindung ans vorhandene Kabel
	wird zurückgebaut bzw. geht außer Betrieb

 STADTWERKE SCHNEEBERG Stadtwerke Schneeberg GmbH Joseph-Haydn-Straße 5 08289 Schneeberg Tel.: 03772 / 35 02 - 0 Fax: 03772 / 35 02 - 130	Bezeichnung: Geplante Neuverlegung NS/SB-Kabel 2. BA Untere Krankenhausstraße		Sachnummer:
	Projekt:	erstellt am: 17.02.2025	Blattnummer:
Quellenvermerk: Staatsbetrieb Geobasisinformation und Vermessung Sachsen (GeoSN), "g-de/by-2-0" Lizenztext unter www.govdata.de/d-de/by-2-0 sowie URI "https://geoportal.sachsen.de/md/4b4b499-e473-44f3-baa9-9644426f050d"			

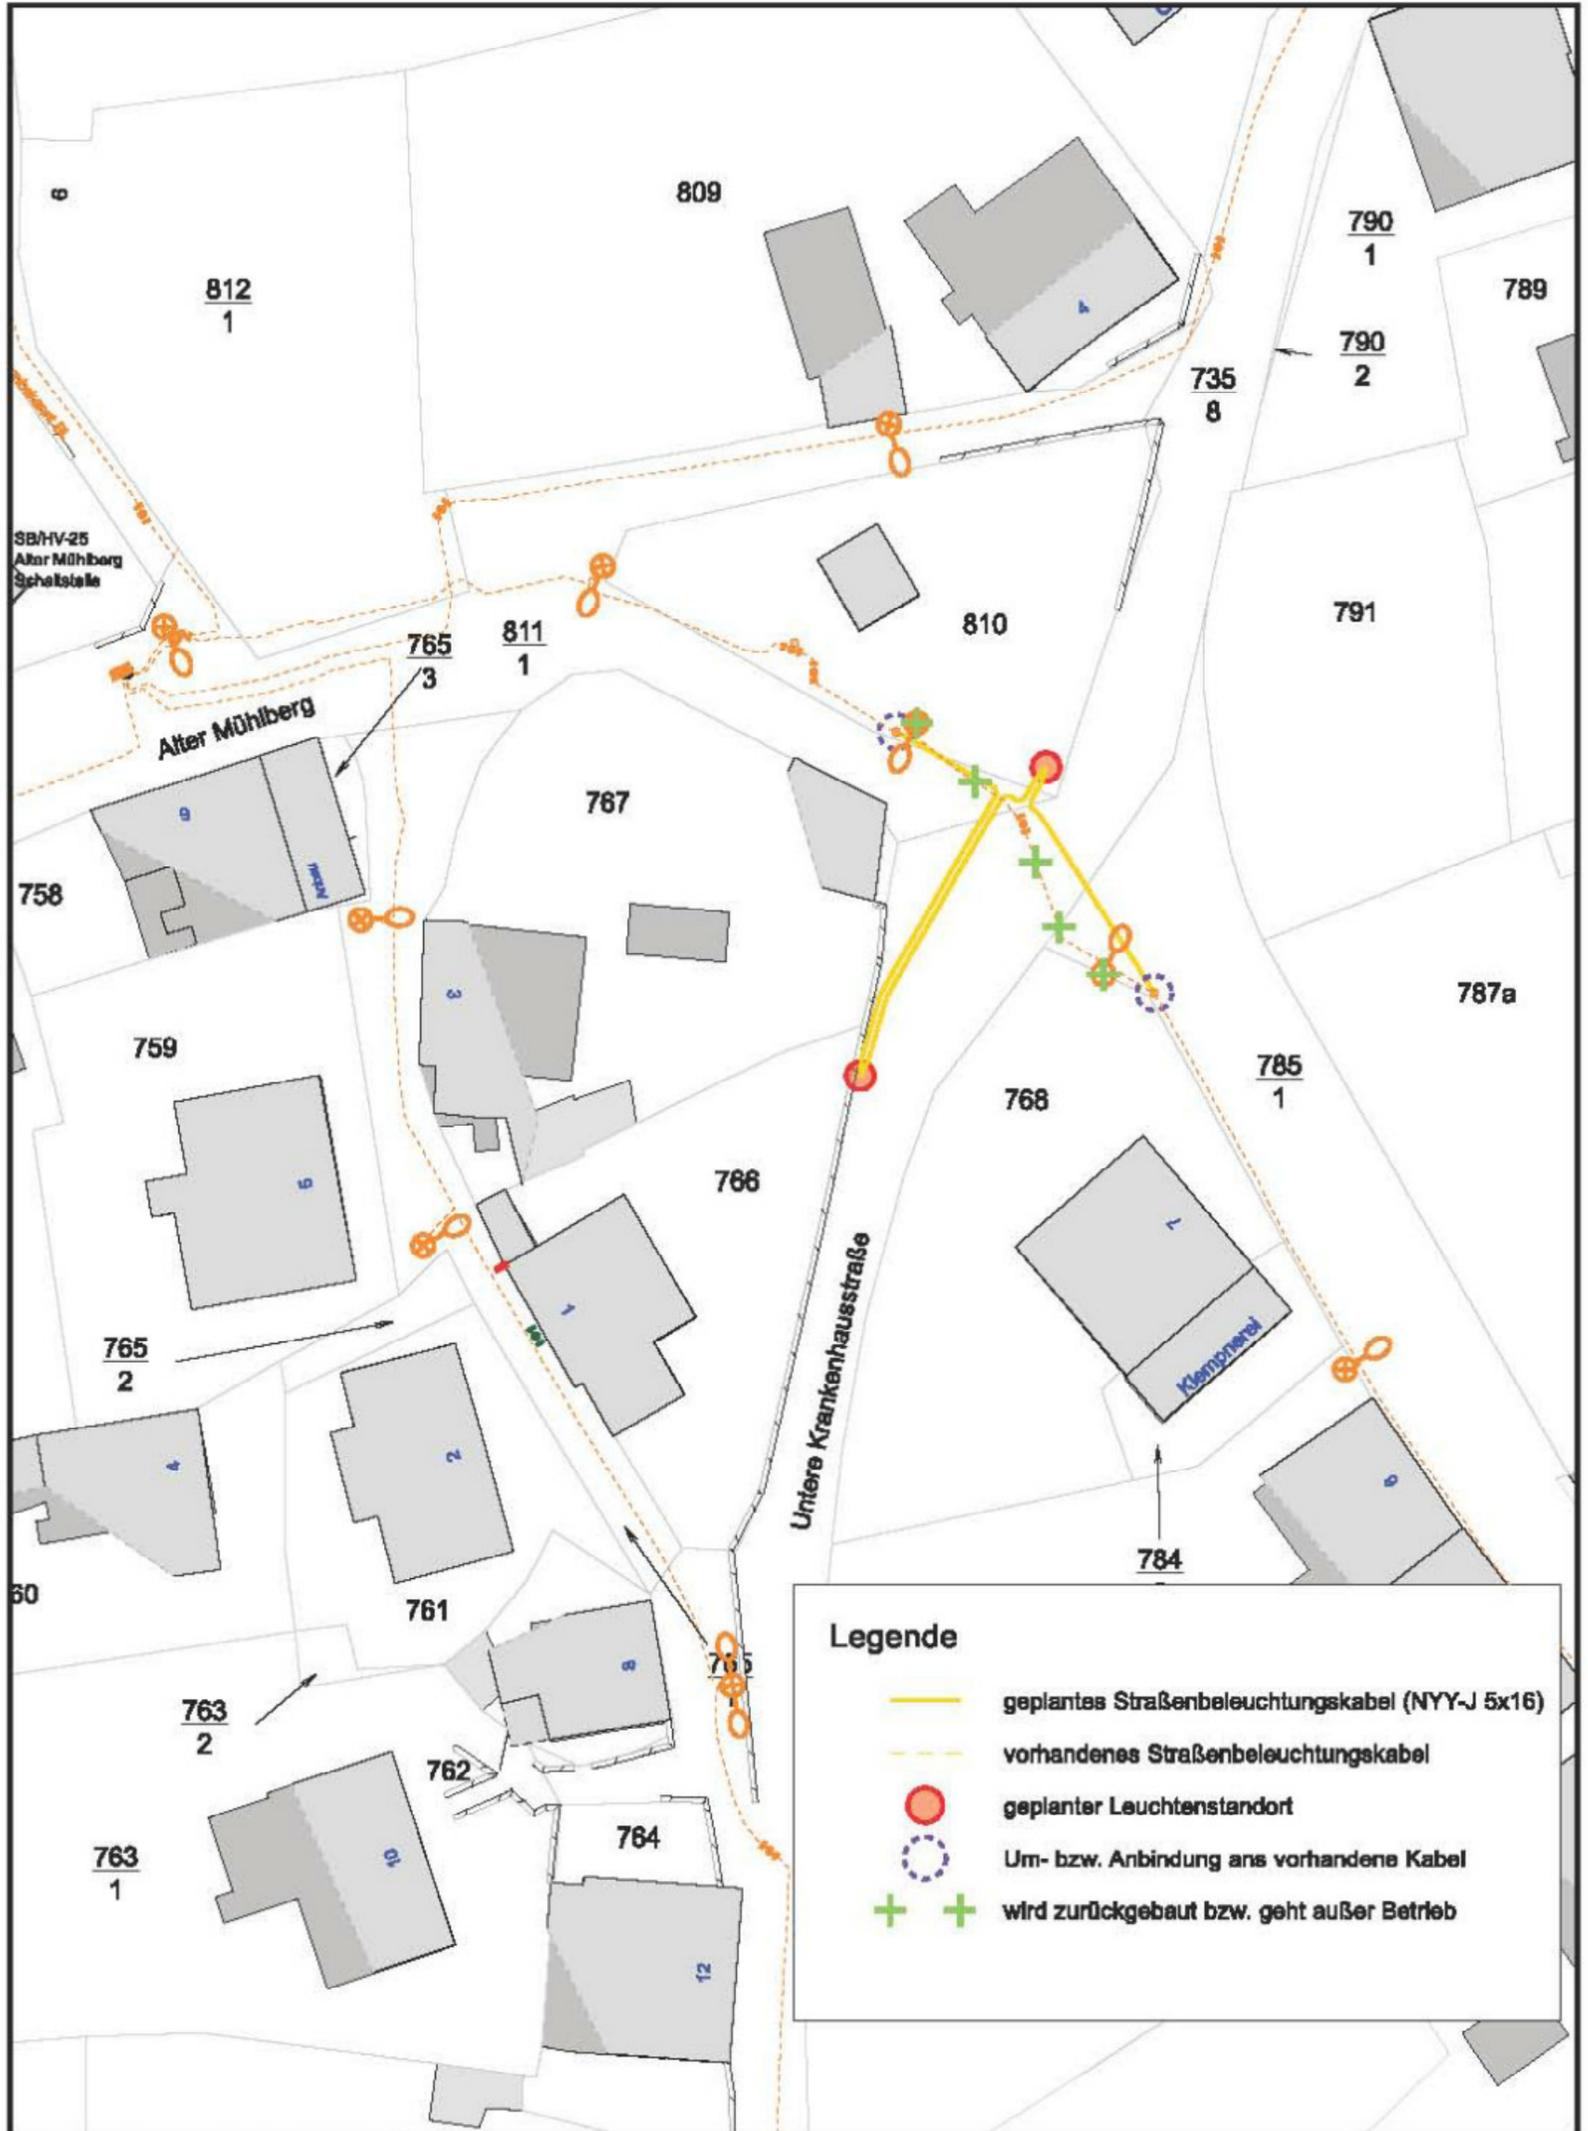

Lageplan
 verkleinert, unmaßstäblich



Stadtwerke Schneeberg GmbH
 Joseph-Haydn-Straße 5
 08289 Schneeberg

Tel.: 03772 / 35 02 - 0
 Fax: 03772 / 35 02 - 130

Bezeichnung: Neuerlegung Straßenbeleuchtungskabel 1.BA
 Unterer Krankenhausstraße

Sachnummer:

Projekt:

erstellt am: 17.02.2025
 erstellt von:

Blattnummer

Quellenvermerk: Staatsbetrieb Geobasisinformation und Vermessung Sachsen (GeoSN), "dl-de/by-2-0" Lizenztext unter www.govdata.de/dl-de/by-2-0 sowie URI <https://geoportal.sachsen.de/md/4b4b6499-e473-4413-baa8-804d42610e0d>




zu TEIL 06
Lageplan
verkleinert, unmaßstäblich

Vergabestelle: Stadt Schneeberg, Stadtverwaltung, 08289 Schneeberg
 Tel.: 03772 / 356-141, e- Mail: bauverwaltung@schneeberg.de

Bauvorhaben:
 Teilausbau der "Unteren Krankenhausstraße" in 08289 Schneeberg
 Ausbaub Abschnitt 1: von Mitte Whs 16 bis zum "Oberen Krankenhausweg"

Datum: 29.04.2025
Baubeschreibung
 Anlage: 6 Seite: 3

Hier: zu TEIL 06: TK - Leerrohranlagen

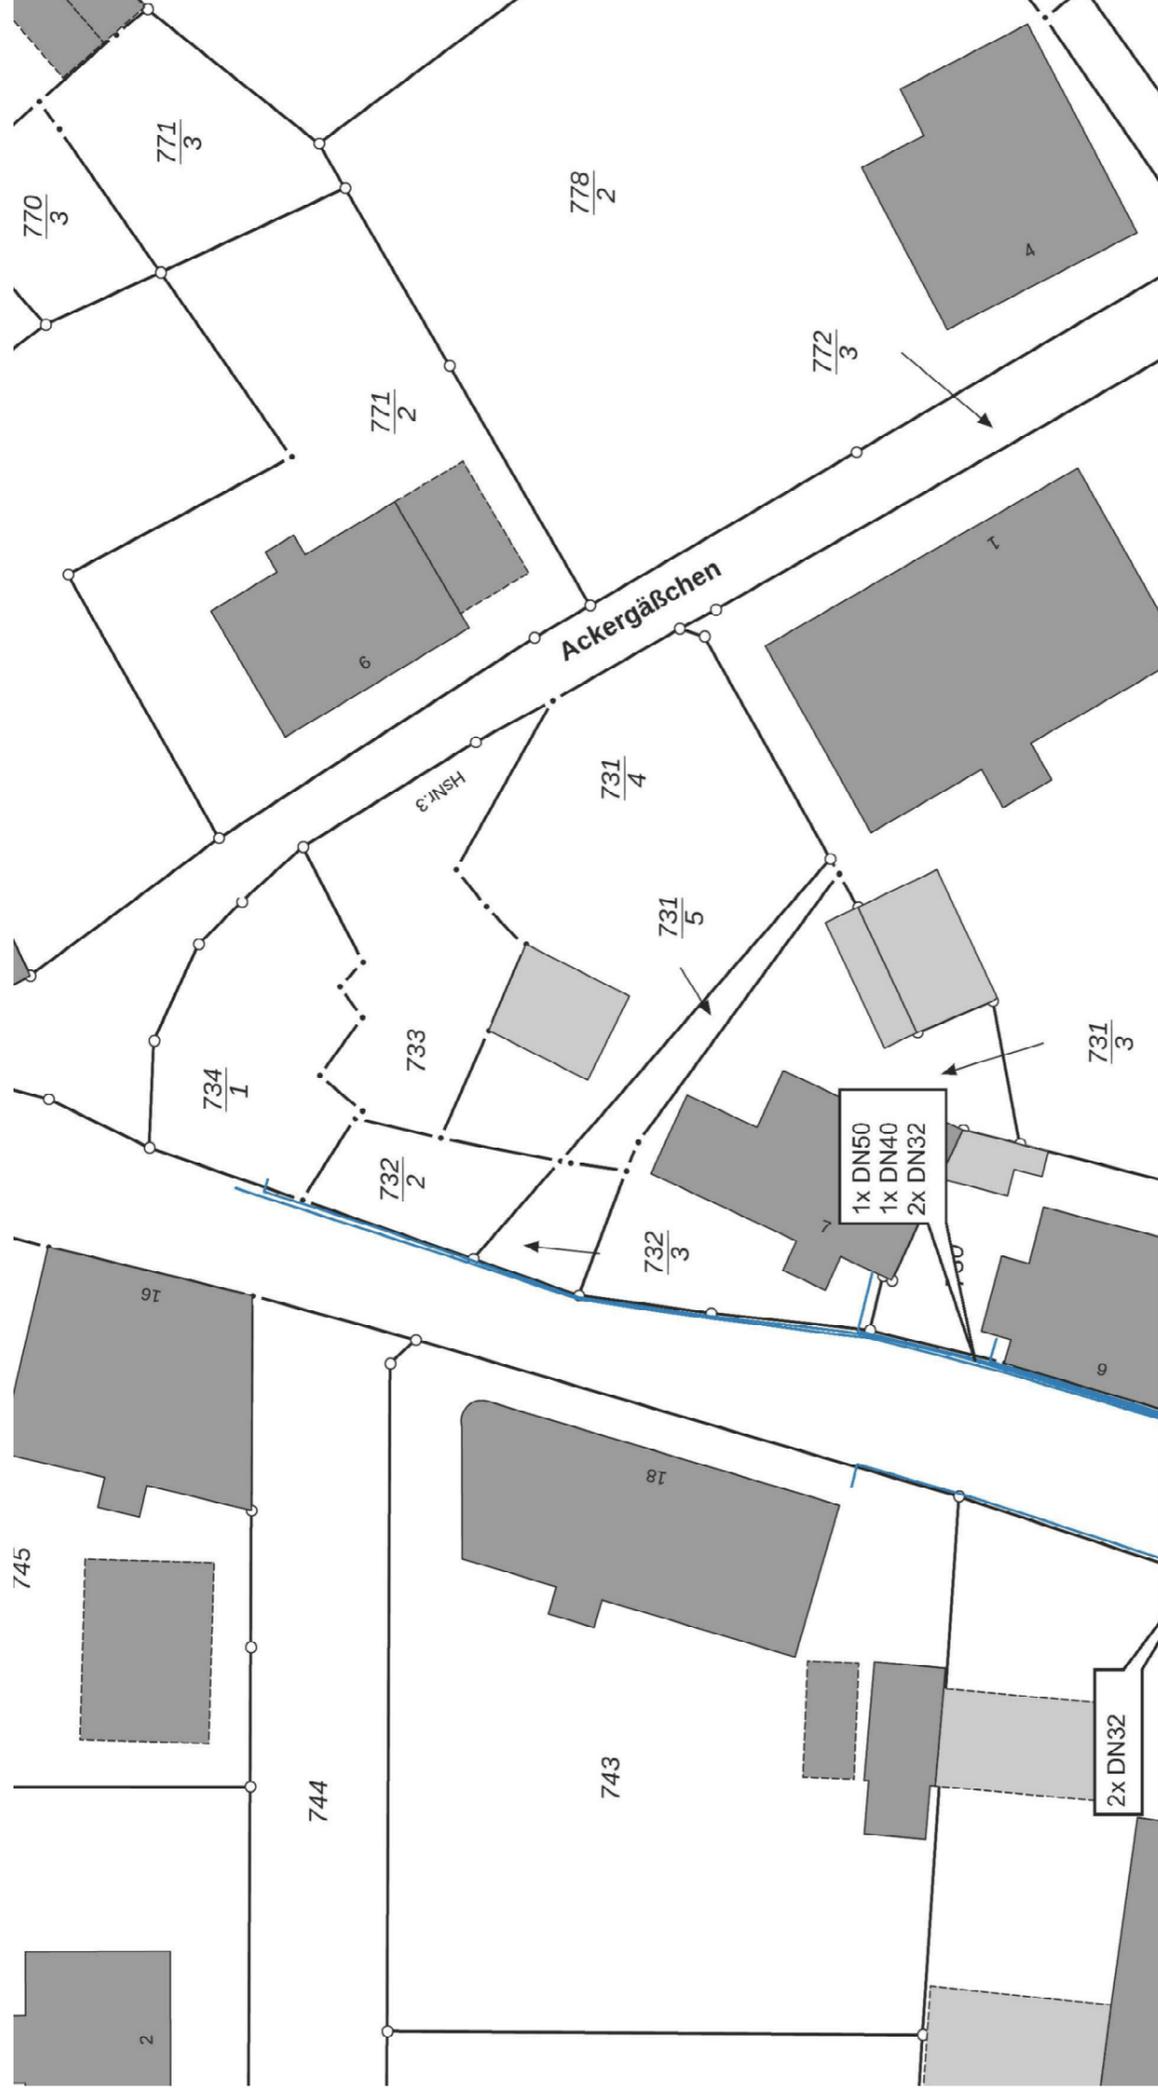

Maßstab: 1:280
 Bearbeiter: mj
 Ihr Zeichen:
 Unterschrift:

Bezeichnung/Objekt: Leerrohrplanung Untere Krankenhausstraße
 5,7,18
 08289 Stadt Schneeberg

Kabel- und Medienservice Jungnickel
 Prof.-Dr.-Konrad-Zuse-Str. 15
 08289 Schneeberg
 Tel.: 03772 21215, Fax: 03772 21216
 email: info@jungnickel.tv
 www.jungnickel.tv

zu TEIL 06
Lageplan
verkleinert, unmaßstäblich

Vergabestelle: Stadt Schneeberg, Stadtverwaltung, 08289 Schneeberg
 Tel.: 03772 / 356-141, e- Mail: bauverwaltung@schneeberg.de

Bauvorhaben:
 Teilausbau der "Unteren Krankenhausstraße" in 08289 Schneeberg
 Ausbaub Abschnitt 1: von Mitte Whs 16 bis zum "Oberen Krankenhausweg"

Datum: 29.04.2025
Baubeschreibung
 Anlage: 6 Seite: 4

Hier: zu TEIL 06: TK - Leerrohranlagen



Maßstab: 1:280 Bearbeiter: mj Ihr Zeichen: Unterschrift:	Bezeichnung/Objekt: Leerrohrplanung Untere Krankenhausstraße 9,11,13,18,20 08289 Stadt Schneeberg	Kabel- und Medienservice Jungnickel Prof.-Dr.-Konrad-Zuse-Str. 15 08289 Schneeberg Tel.: 03772 21215, Fax: 03772 21216 email: info@jungnickel.tv www.jungnickel.tv
---	---	---


zu TEIL 06
Lageplan
verkleinert, unmaßstäblich

Vergabestelle: Stadt Schneeberg, Stadtverwaltung, 08289 Schneeberg
 Tel.: 03772 / 356-141, e- Mail: bauverwaltung@schneeberg.de

Bauvorhaben:
 Teilausbau der "Unteren Krankenhausstraße" in 08289 Schneeberg
 Ausbaubereich 1: von Mitte Whs 16 bis zum "Oberen Krankenhausweg"

Datum: 29.04.2025
Baubeschreibung
 Anlage: 6 Seite: 5

Hier: zu TEIL 06: TK - Leerrohranlagen

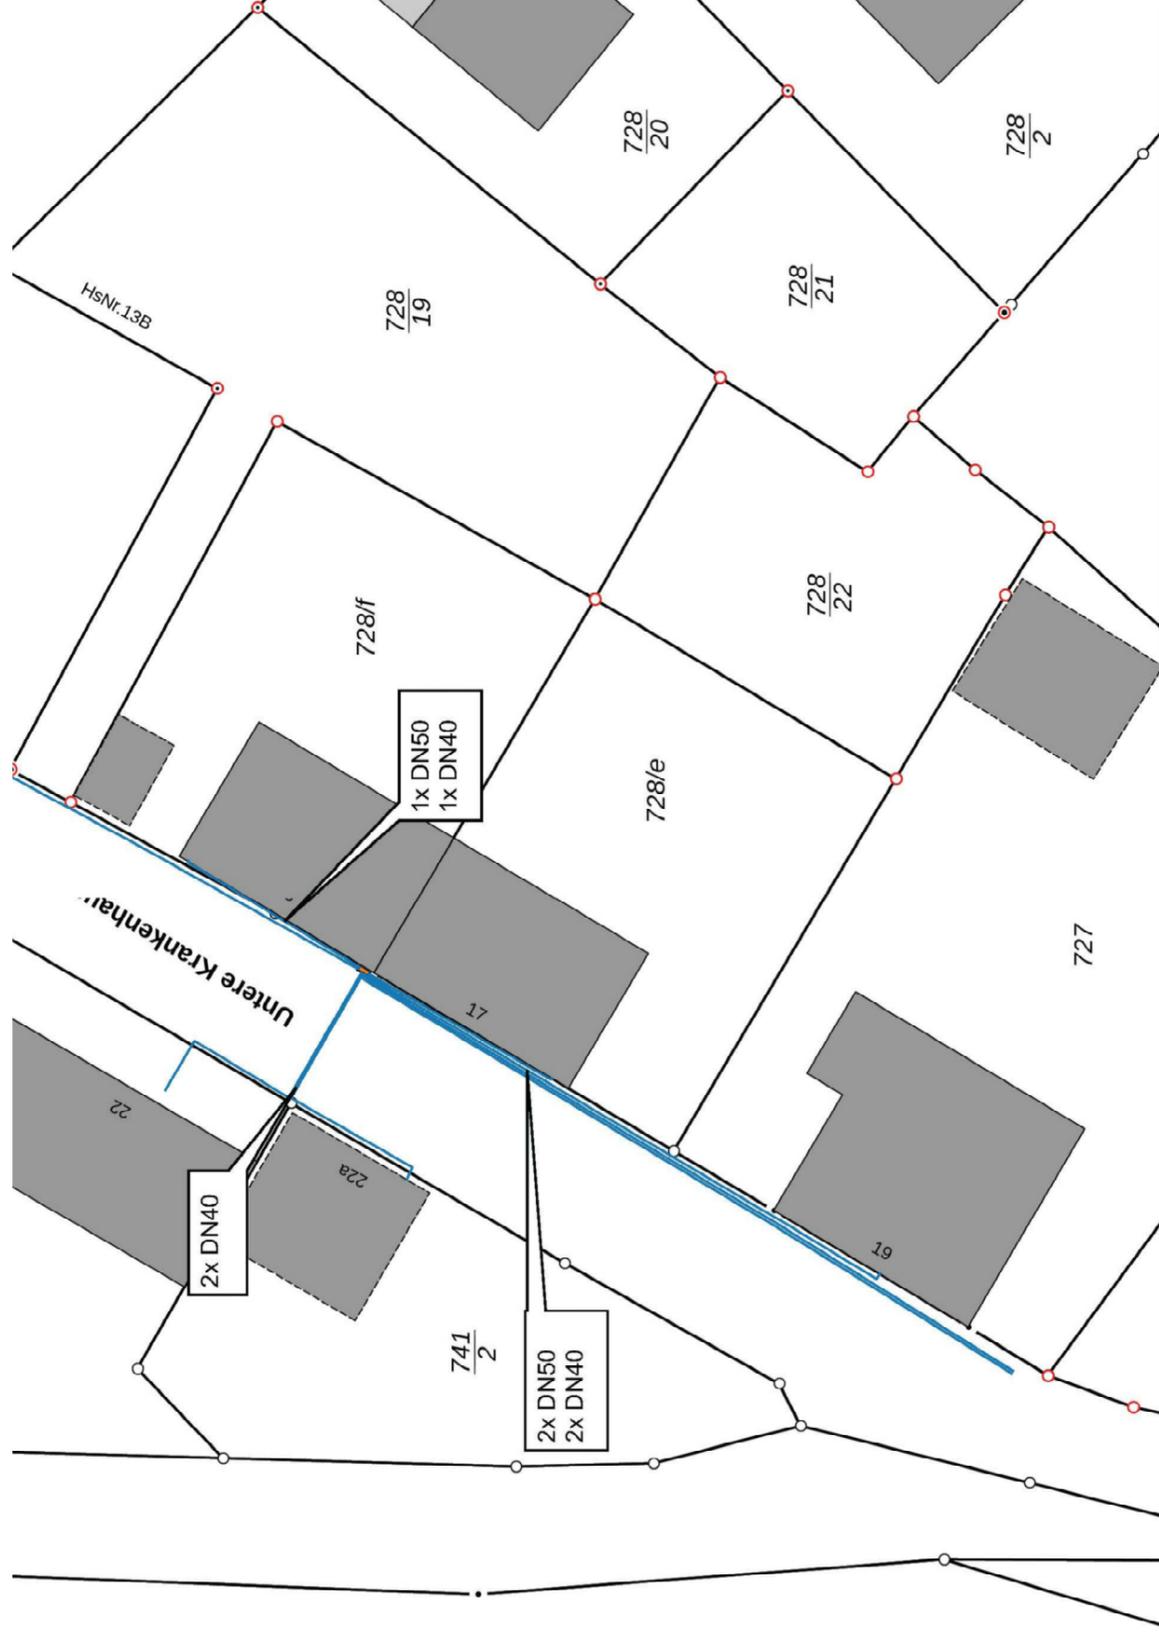

Maßstab: 1:280 Bearbeiter: mj Ihr Zeichen: Unterschrift:	Bezeichnung/Objekt: Leerrohrplanung Untere Krankenhausstraße 15,17,19,22,22a 08289 Stadt Schneeberg	Kabel- und Medienservice Jungnickel Prof.-Dr.-Konrad-Zuse-Str. 15 08289 Schneeberg Tel.: 03772 21215, Fax: 03772 21216 email: info@jungnickel.tv www.jungnickel.tv
---	---	---

zu TEIL 06
Lageplan
verkleinert, unmaßstäblich


Vergabestelle: Stadt Schneeberg, Stadtverwaltung, 08289 Schneeberg
 Tel.: 03772 / 356-141, e- Mail: bauverwaltung@schneeberg.de

Bauvorhaben:
 Teilausbau der "Unteren Krankenhausstraße" in 08289 Schneeberg

Datum: 29.04.2025
Baubeschreibung
 Anlage: 6 Seite: 6

Ausbaubereich 2: von der Einmündung "Hinter dem Magazin" bis in Höhe Anfang Whs 12

Hier: zu TEIL 06: TK - Leerrohranlagen

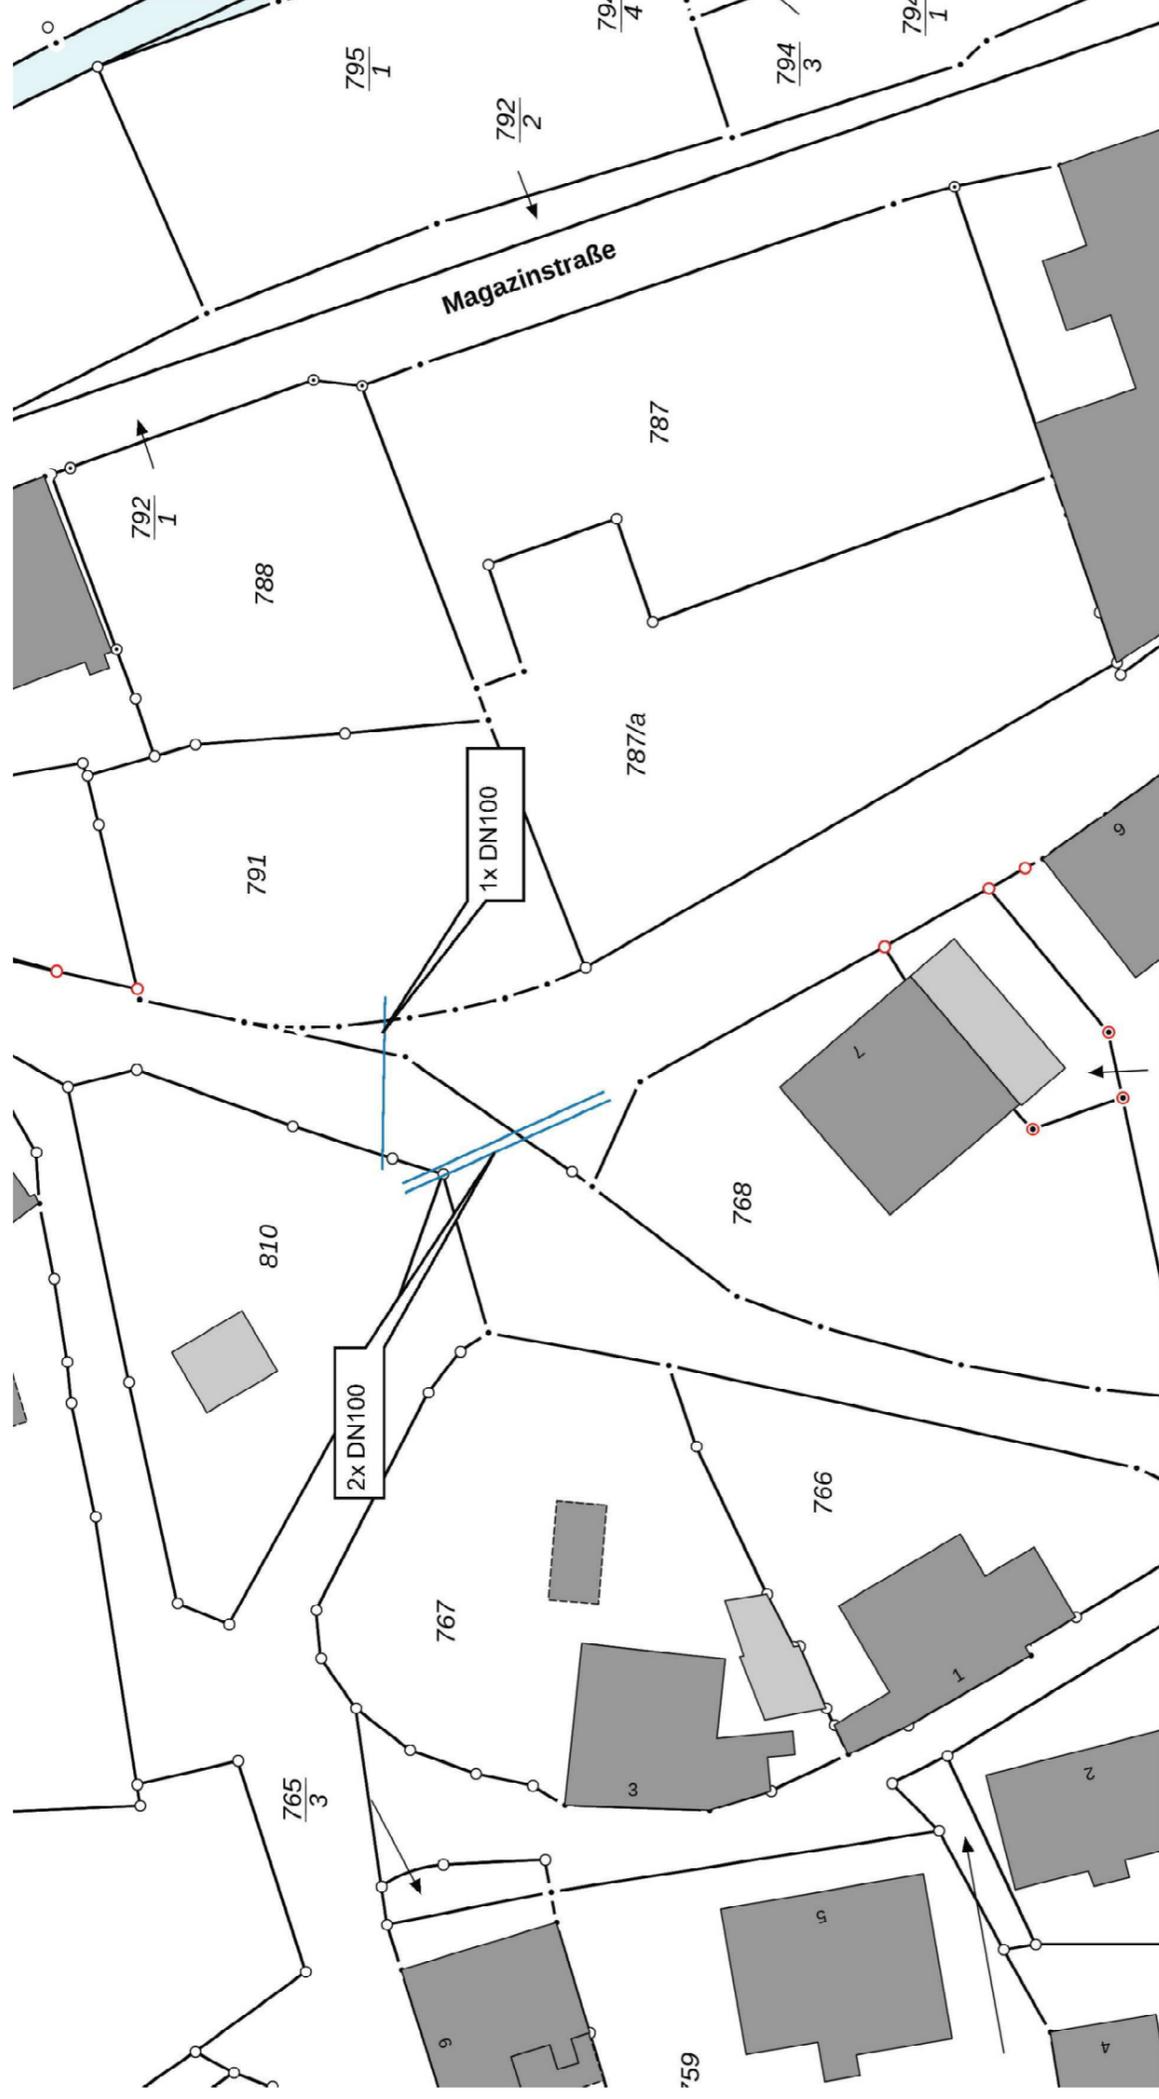

Maßstab: 1:280 Bearbeiter: mj Ihr Zeichen: Unterschrift:	Bezeichnung/Objekt: Leerrohrplanung Untere Krankenhausstraße Magazinstraße 08289 Stadt Schneeberg	Kabel- und Medienservice Jungnickel Prof.-Dr.-Konrad-Zuse-Str. 15 08289 Schneeberg Tel.: 03772 21215, Fax: 03772 21216 email: info@jungnickel.tv www.jungnickel.tv
---	---	---