


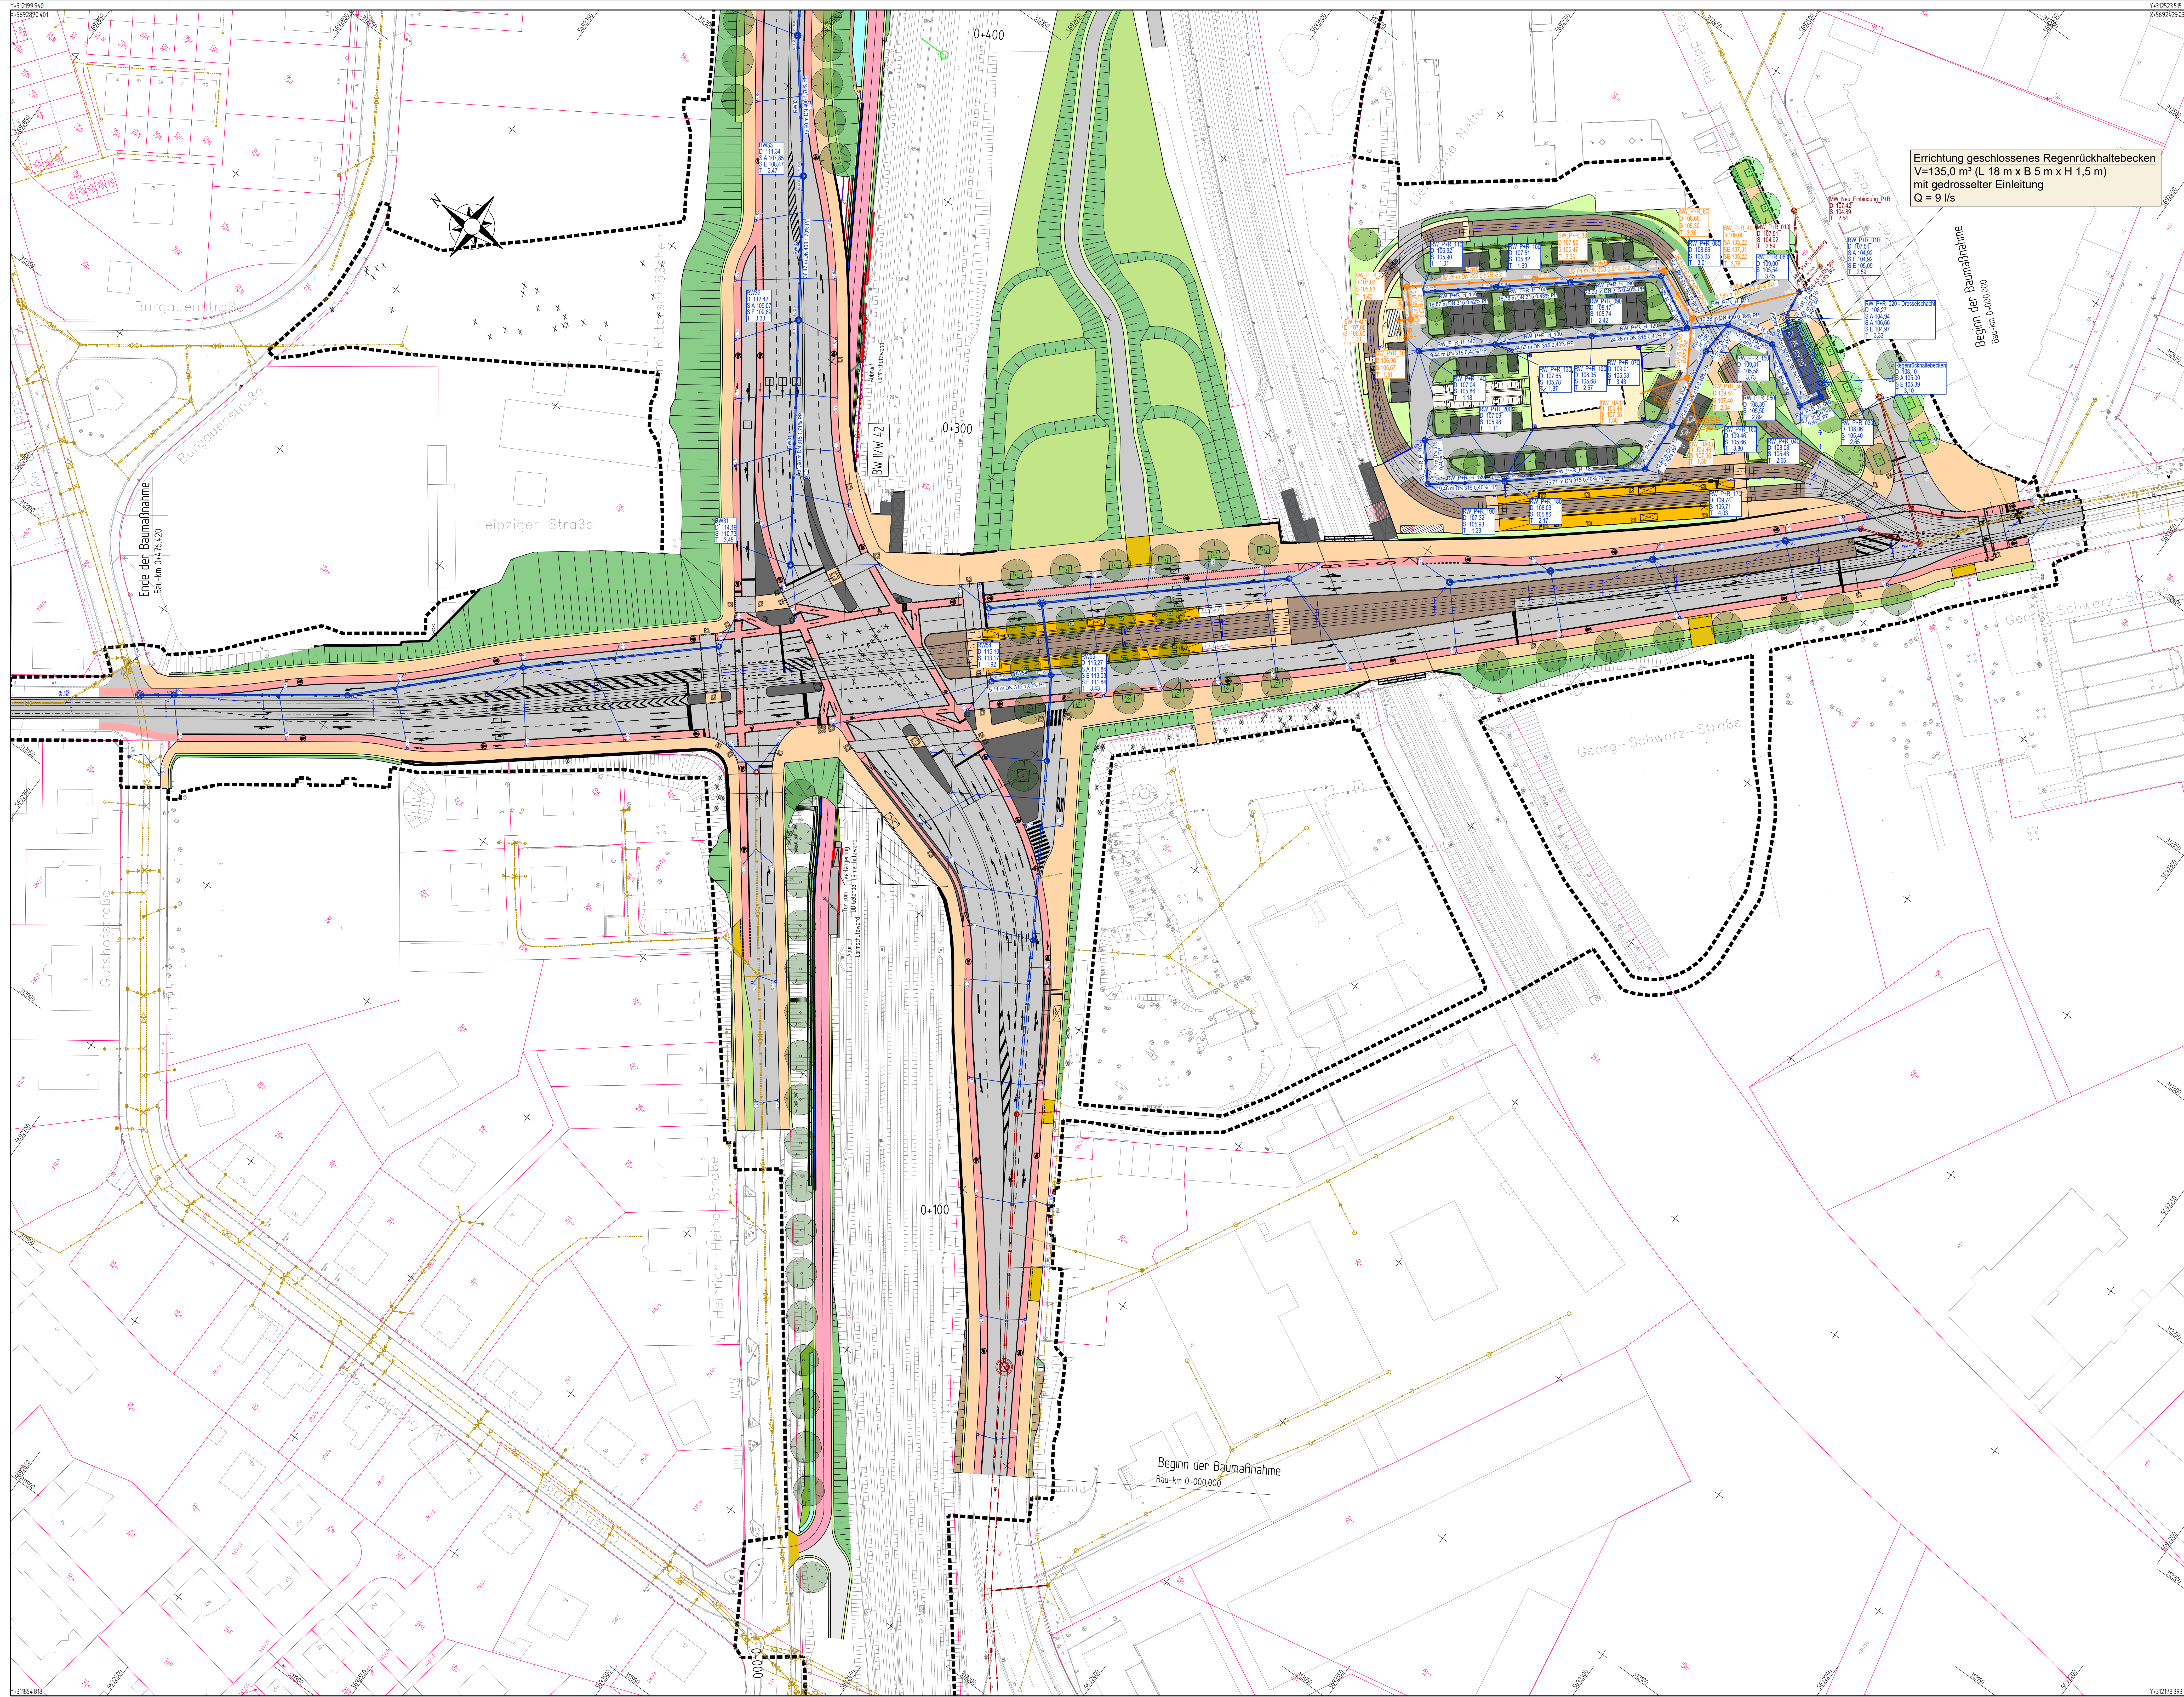

Errichtung geschlossenes Regenrückhaltebecken
V=135,0 m³ (L 18 m x B 5 m x H 1,5 m)
mit gedrosselter Einleitung
Q = 9 l/s

Zeichenerklärung

- vorhandene Leitungen
 - Mischwasser
- geplante Leitungen
 - Regenwasserleitung
 - Mischwasserleitung
 - Schmutzwasserleitung
- Schachtzeichnung
 - Deckenhöhe
 - Sohlhöhe
 - Schachttiefe
- S 26 Straßenablauf mit Anschlusssleitung
- Abbruch vorhandener Leitungen
- Sonstiges
 - Flurstücksgrenze mit Flurstücksnummer
 - Planfeststellungsgrenze
 - Geplante Baumstandorte
 - Geplante Stütz wand

1 2 3			
Nr.	Art der Änderung	Datum	Zeichen
		Bearbeitet:	
		Gescheck:	
		Geprüft:	
		Projektleiter:	

Stadt Leipzig Verkehrs- und Tiefbauamt Prager Straße 118 - 136 04317 Leipzig		Bearbeitet:	
		Gescheck:	
		Geprüft:	

AUSSCHREIBUNG

	Stadt Leipzig Verkehrs- und Tiefbauamt	Unterlage 8.1 / Blatt-Nr.: 1 Lageplan Entwässerung (MTA) Georg-Schwarz-Straße	
		Maßstab: 1 : 500	
Ersatzneubau Georg-Schwarz-Brücken einschließlich Umbau Am Ritterschlößchen			
aufgestellt:			
Leipzig, den	Dipl.-Ing. M.Jana Amstetter		



Zeichenerklärung

vorhandene Leitungen

- Mischwasser

geplante Leitungen

- Regenwasserleitung
- Mischwasserleitung
- Schmutzwasserleitung

Schachtbezeichnung

Deckenhöhe
Sohlhöhe
Schachttiefe

S 26

Abbruch vorhandener Leitungen

Sonstiges

- Flurstücksgrenze mit Flurstücksnummer
- Planfeststellungsgrenze
- Geplante Baumstandorte
- Geplante Stützwand

Nr.	Art der Änderung	Datum	Zeichen

	Bearbeitet:
	Gezeichnet:
	Geprüft:
	Projekts-Nr.:

Stadt Leipzig Verkehrs- und Tiefbauamt Prager Straße 118 - 136 04317 Leipzig	Bearbeitet:
	Gezeichnet:
	Geprüft:

AUSSCHREIBUNG

	Stadt Leipzig Verkehrs- und Tiefbauamt	Unterlage 8.1 /Blatt-Nr.: 2 Lageplan Entwässerung (MTA) Am Ritterschlößchen
	Maßstab: 1 : 500	

**Ersatzneubau Georg-Schwarz-Brücken
einschließlich Umbau Am Ritterschlößchen**


aufgestellt:	geprüft:
Leipzig, den	Dipl.-Ing. M.Jana Amtsleiter
genehmigt:	

Y:312724.829
X:5693048.869

Y:312723.869
X:5693178.525

Y:312810.423
X:5692785.426

Y:313209.463
X:5692295.082

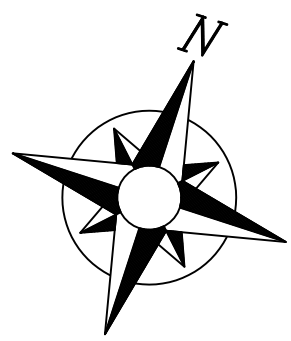

Einleitstelle E1 in den
Bauerngraben mit
Rückstausicherung

Düker 02
gem. DWA-A 112
MW-Sammler DN 1200

Aufstellfläche
Wartungsfahrzeug

Regenwasserbehandlungsanlage
ViaPlus 6600 (Substratfilter)
der Fa. MALL GmbH

Einbau
Drosseleinrichtung
20 l/s

Detail
Muldeneinlaufschacht

Mischwasser geplant
Hausanschlussleitungen werden bauzeitlich vorab
geprüft und anschließend erneuert oder verdämmt
(Folgemäßnahme der LWW)

Zeichenerklärung

- vorhandene Leitungen
- Mischwasser
- geplante Leitungen
- Regenwasserleitung
 - Mischwasserleitung
 - Schmutzwasserleitung
- Schachtbezeichnung
Deckelhöhe
Sohlhöhe
Schachttiefe
- S 26
- Abbruch vorhandener Leitungen
- Sonstiges
- 499/2
- Flurstücksgrenze mit Flurstücksnummer
- Planfeststellungsgrenze
- Geplante Baumstandorte
- Geplante Stützwand

1 2 3

Nr.	Art der Änderung	Datum	Zeichen

	Bearbeitet:
	Gezeichnet:
	Geprüft:
	Projekt-Nr.:

Stadt Leipzig Verkehrs- und Tiefbauamt Prager Straße 118 - 136 04317 Leipzig	Bearbeitet:
	Gezeichnet:
	Geprüft:

AUSSCHREIBUNG



Stadt Leipzig
Verkehrs- und Tiefbauamt

Unterlage 8.1 /Blatt-Nr.: 3
Lageplan Entwässerung (MTA)
Am Ritterschlößchen/
Gustav-Esche-Straße

Maßstab: 1 : 500

Ersatzneubau Georg-Schwarz-Brücken
einschließlich Umbau Am Ritterschlößchen

aufgestellt:	
Leipzig, den	Dipl.-Ing. M.Jana Amtsleiter