


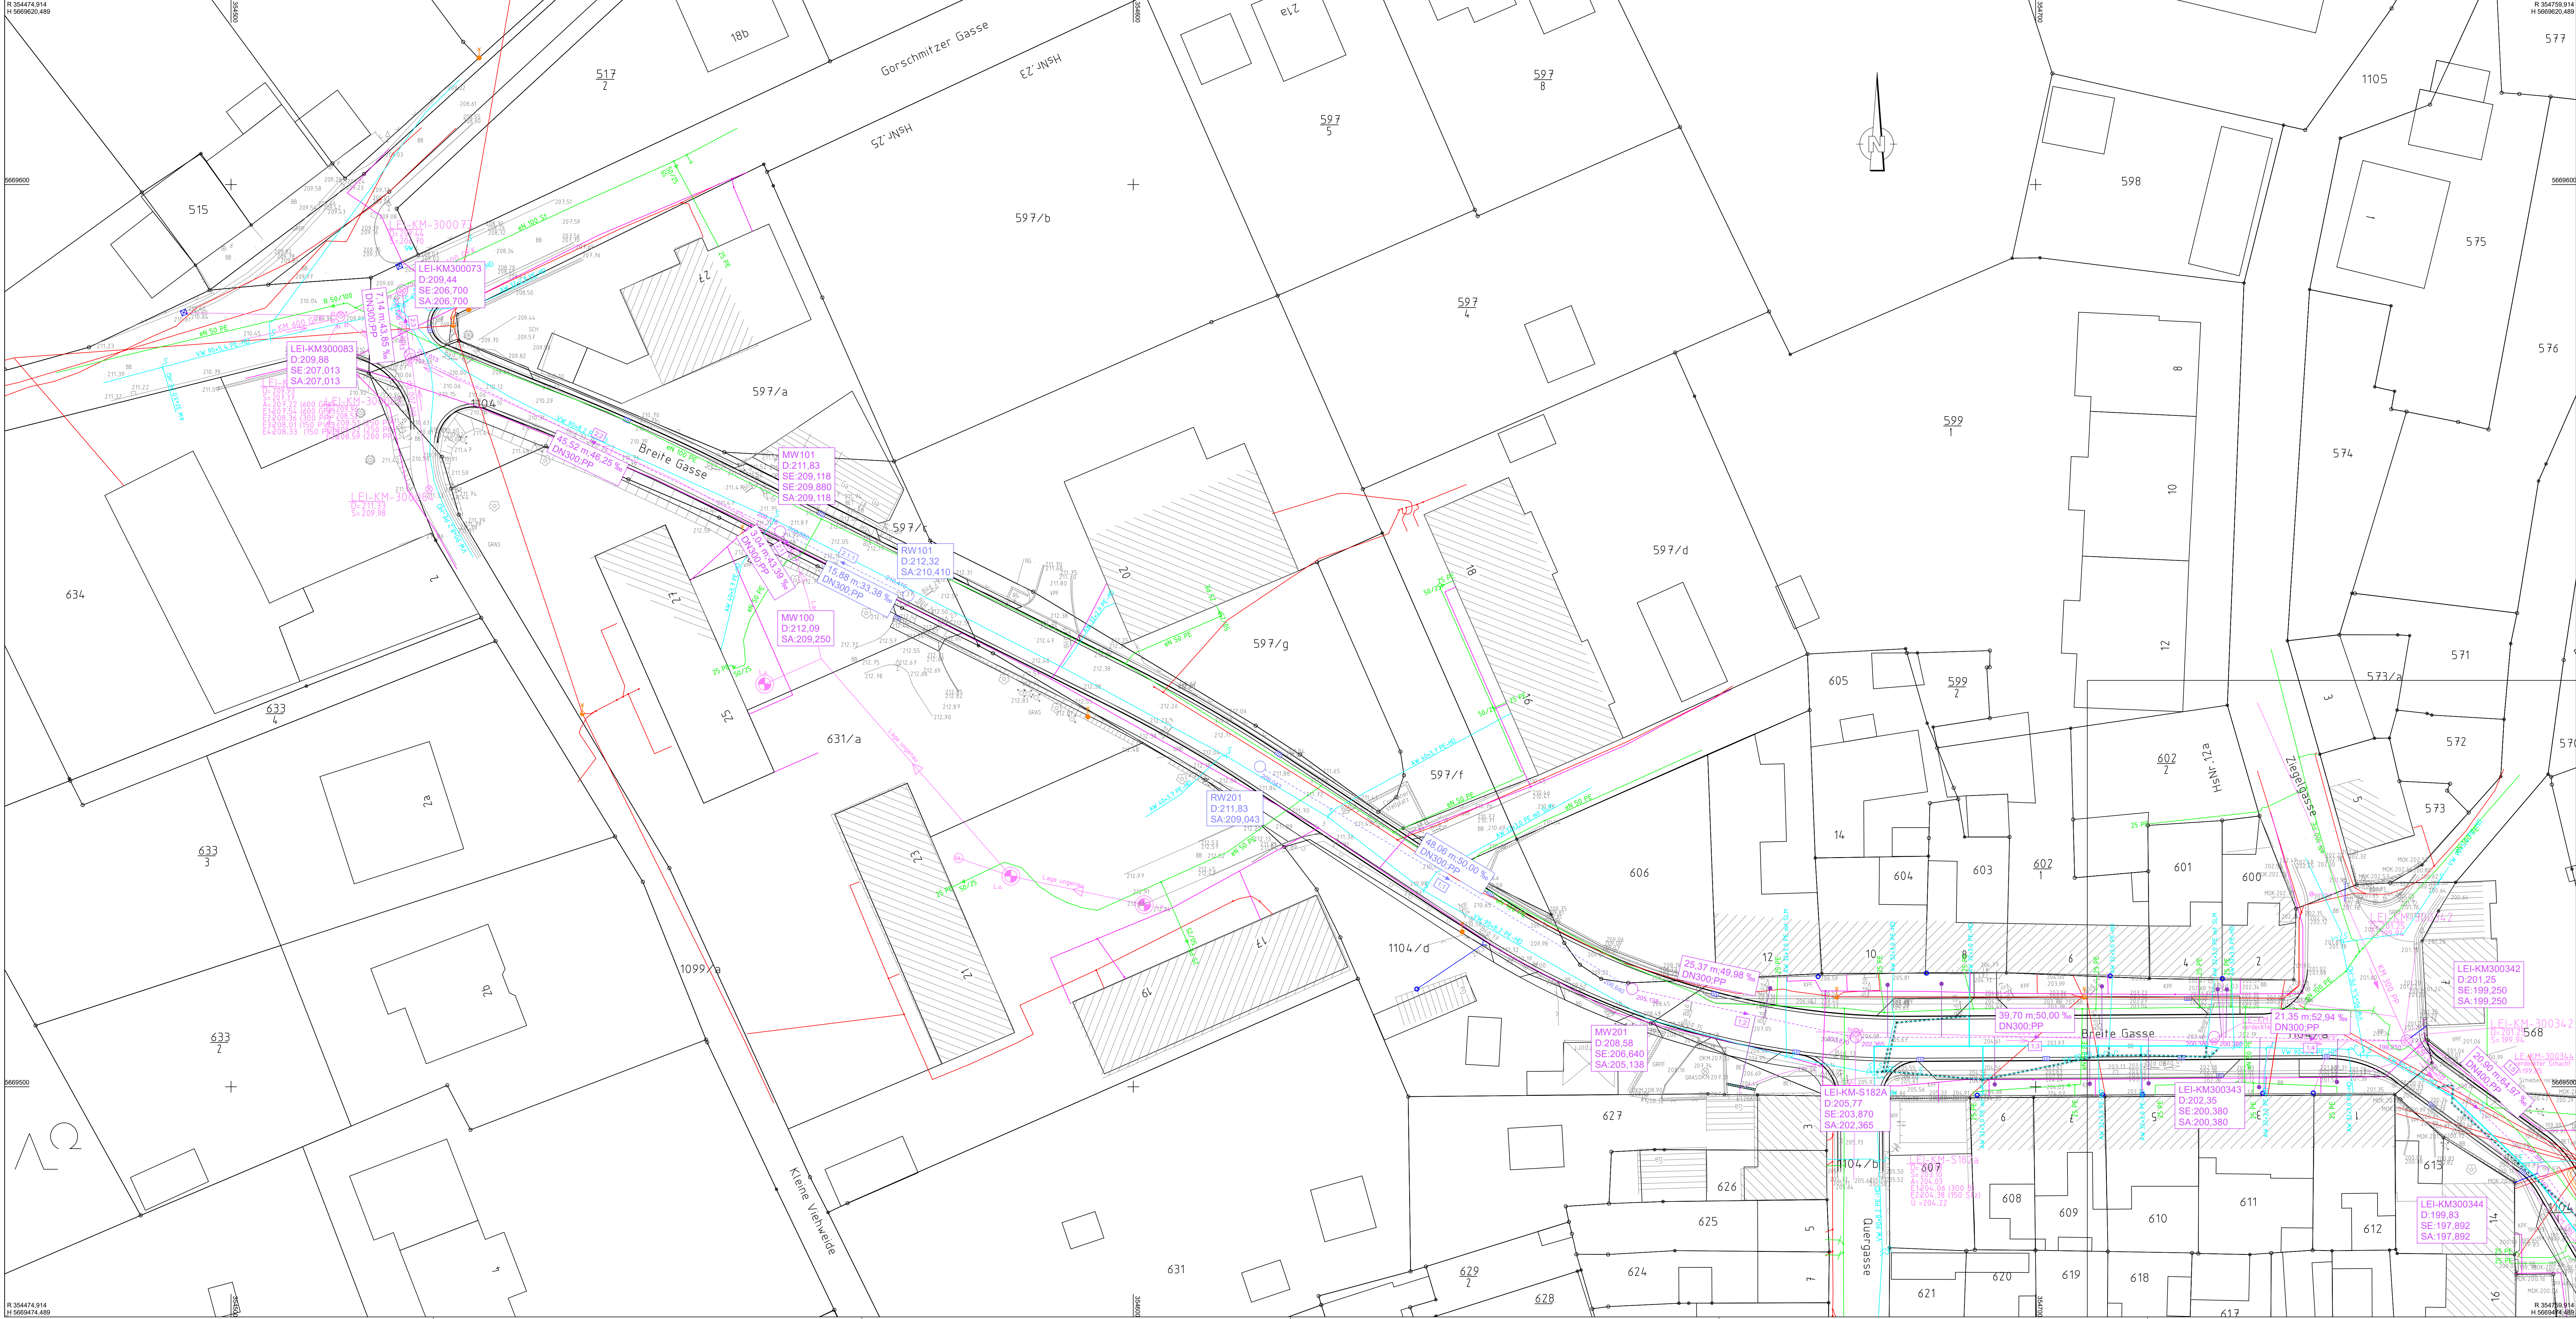

Zeichenerklärung

Kanalnetz: 1 Netz 1 (FLU100100 AUS 21.01.25/13.39.02)

48,06 m	Haltungslänge
50,00 ‰	Sohlgefälle
DN300	Profilhöhe
PP	Materialbezeichnung
1	Kanalnummer
209,043	Haltungsnummer
209,043	Kanalsohle Anfang
206,640	Kanalsohle Ende
MW201	Schachtnummer
D:211,90	Oberkante Schacht
SE:209,043	Schachtschle Einfeld
SA:209,043	Schachtschle Auslauf
-----	MW-Kanal geplant
-----	RW-Kanal geplant
-----	MW-Schacht geplant
-----	RW-Schacht geplant

Versorgungseinrichtungen

vorhanden	geplant	Rückbau	
-----	-----	-----	Trinkwasserleitung
-----	-----	-----	Gasleitung
-----	-----	-----	E-Leitung
-----	-----	-----	Fernmeldeleitung
-----	-----	-----	Mischwasserleitung
-----	-----	-----	Regenwasserleitung

Grundplan hergestellt: INGENIEURBÜRO BÜCH		Ergänzungen:	
Anlage	Grundplan - Grundriss	Datum	Name
Blatt-Nr.	Kreis : Mittelsachsen		
Reg.-Nr.	Gemarkung : Leisnig		
Lageplan	Straße : Breite Gasse		
Werkzeugsystem	Station d.SDB	Firmenadresse	
Werkzeugsystem	von : NK Stat.	Ingenieurbüro Büch	
gezeichnet	bis : NK Stat.	Reinhold Straße 89	
geprüft		04109 Leisnig	

Entwurfsbearbeitung:	Datum	Name	
 Strabau - Projekt Leipzig GmbH Gesellschaft für Straßenbauprojektierung und Forschung OT Körpitzsch, Nr. 1 04103 Leisnig	bearbeitet	28.02.2025	Tes
	gezeichnet	28.02.2025	Tes
	geprüft	0109-14.7	
	geprüft		

Eigenbetrieb Abwasserentsorgung der Stadt Leisnig		bearbeitet
		geprüft
		Projektnummer

Nr.	Art der Änderung	Datum	Zeichen

AUSFÜHRUNGSPLANUNG

Straßenbauverwaltung Stadt Leisnig		Unterlage / Blatt-Nr.: 5 / 1	
Straße / Abschn.-Nr. / Station:		Kanallageplan	
bis		Maßstab: 1:250	
PROJIS-Nr.:			

Mischwasserkanal Breite Gasse in Leisnig	
Bau-km bis	
aufgestellt:	
Leisnig	den