


01.3.004
Lehrerstation
F: 7,99 m²
U: 11,34 m
△ 2,50 UKFD

TS

01.3.023
Flur 3
F: 51,75 m²
U: 49,70 m
△ 2,50 UKFD

01.3.003
Werkstatt Versorgungstechnik BBS 3
F: 234,86 m²
U: 72,69 m
△ 3,56 UKFD

Podeste
Fußpunkte Maschinen

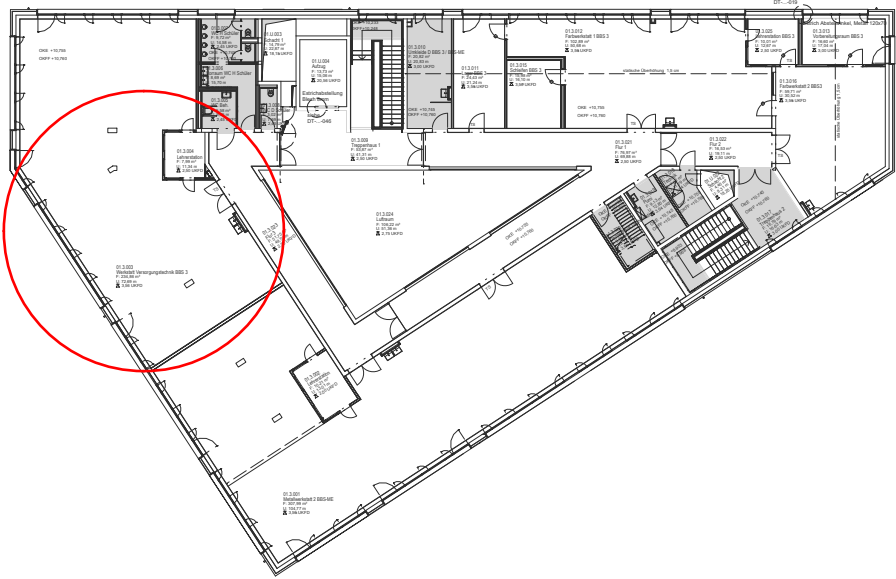

Region Hannover

BBS Ohestraße
Schallschutztechnische Entkopplung Maschinenpodeste

Grundriss 3.OG - Versorgungstechnik BBS 3 - 01.3.003
Darstellung Maschinenpodeste / Maschinenaufleger

VORABZUG

PHASE

ENTWURF

Datum: 22.05.2025
Plan-Nr.: P069
Index: 0
Maßstab: 1 : 50
Blatt-Gr.: 420 x 450

gez.: S.B.
gepr.: S.W.