


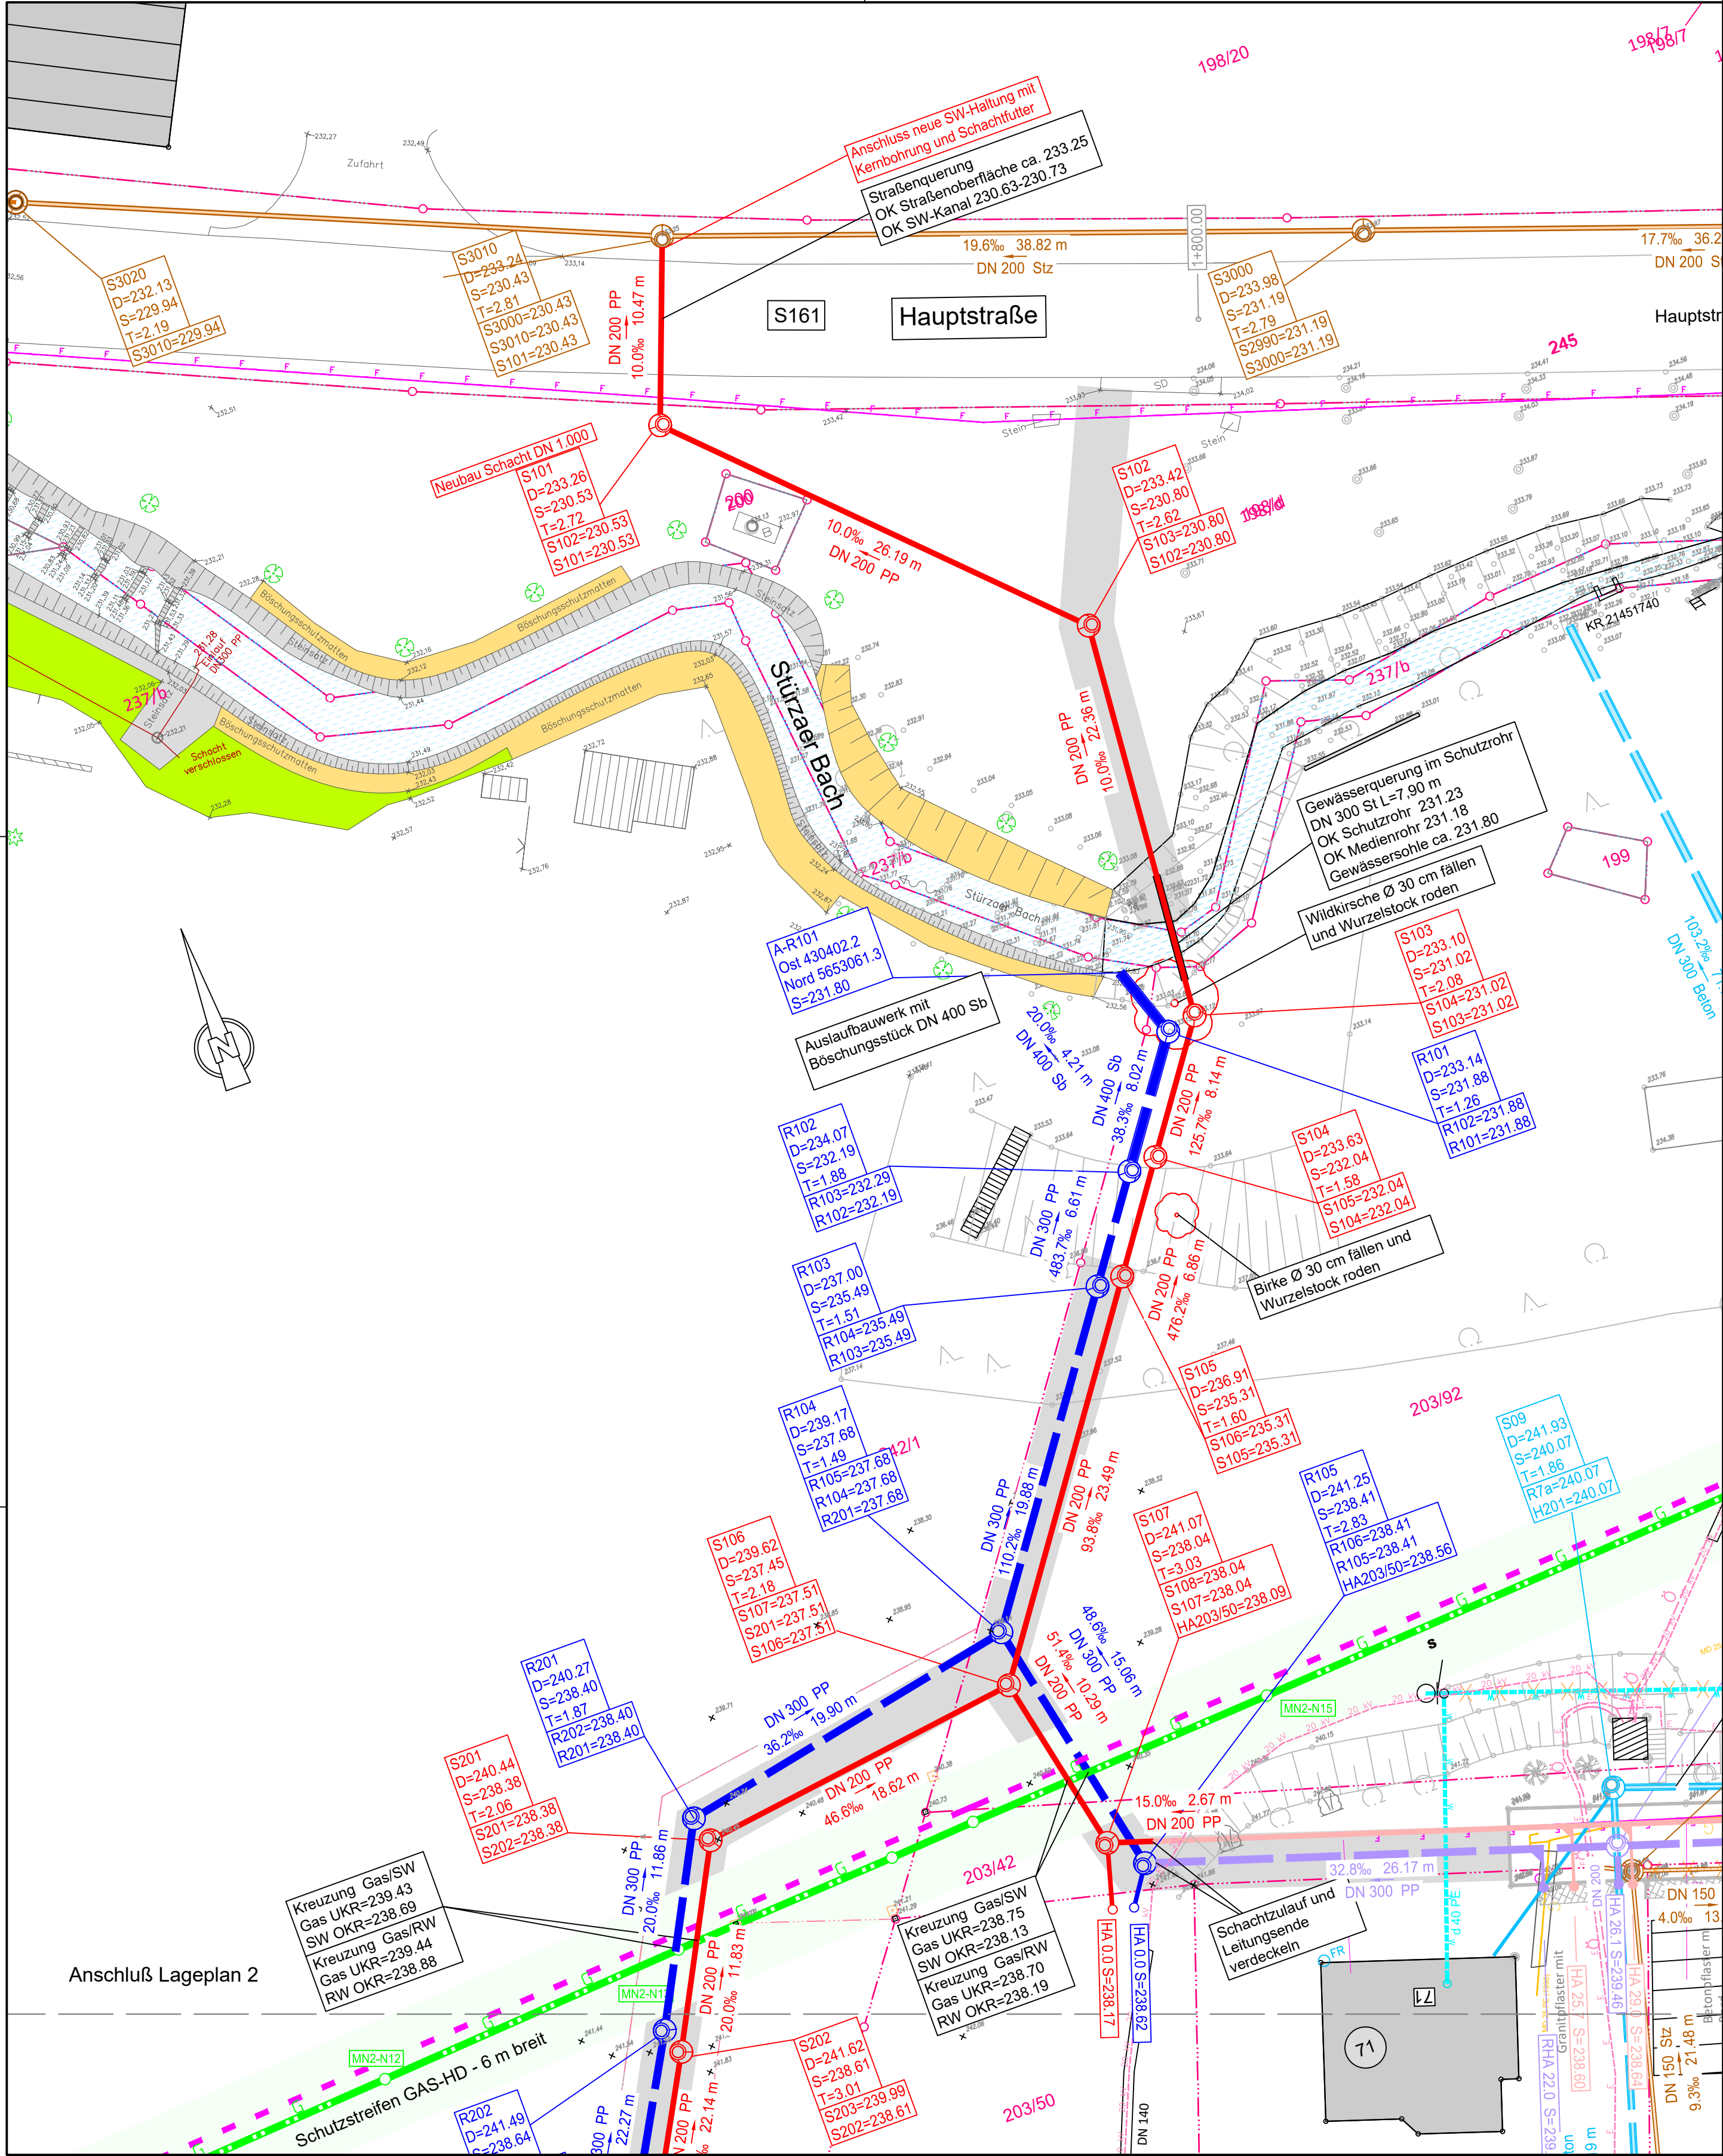

Zeichenerklärung
Bestandsleitungen und -kabel sind aus den Leitungsplänen der Medienträger übernommen, mit Abweichungen zur angegebenen Lage muss gerechnet werden. Die Flurstücksgrenzen wurden graphisch übernommen und dienen nur zur Übersicht. Aus der Darstellung können keine rechtlichen Ansprüche abgeleitet werden. In diesem Falle ist eine amtliche Grenzfest- bzw. -herstellung zu beantragen

Flurstücksgrenzen

Bestandsleitungen

- Schmutzwasser
- Regenwasser
- Trinkwasser
- Strom unterirdisch
- ÖB unterirdisch
- Strom oberirdisch
- Gas
- Ferngasleitung
- Telefon unterirdisch

Rückbau / Verfüllung

- Schmutzwasser
- Regenwasser
- Trinkwasser

Neuerlegung / Umverlegung

- gepl. Schmutzwasser BA1
- gepl. SW-Hausanschluss DN 150
- Umbindestelle BA1
- gepl. SW-Hausanschluss DN150 mit Steigleitung BA1
- gepl. Regenwasser BA1
- gepl. RW-Hausanschluss DN 150
- Umbindestelle BA1
- gepl. RW-Hausanschluss DN 150 mit Steigleitung BA1
- gepl. Schmutzwasser BA2 und BA3
- gepl. SW-Hausanschluss DN 150 Umbindestelle BA2 und BA3
- gepl. SW-Hausanschluss DN150 mit Steigleitung BA2 und BA3
- gepl. Regenwasser BA2 und BA3
- gepl. RW-Hausanschluss DN 150
- Umbindestelle BA2 und BA3
- gepl. RW-Hausanschluss DN 150 mit Steigleitung BA2 und BA3

IngenieurBüro Buder GmbH

Markt 2
01844 Neustadt in Sachsen

Telefon: +49 3596 550980
Telefax: +49 3596 550988
E-Mail: info@ib-buder.de

Projekt-Nr.: DR06

bearbeitet: 22.05.2025 Buder

gezeichnet: 22.05.2025 Marschner

geprüft:

Wasser- und Abwasser- zweckverbund

W A

Mittlere Wesenitz

Markt 26
01833 Stolpen

Telefon: +49 35973 612-0
Telefax: +49 35973 61218
E-Mail: info@wazv-mittlere-wesenitz.de

Projekt-Nr.:

bearbeitet:

geprüft:

Nr.	Art der Änderung	Datum	Zeichen

Ausführungsplanung

Unterlage: 5
Blatt Nr.: 1

Lageplan 1

Lagebezug: ETRS89 UTM-33N Höhenbezug: DHHN92 Maßstab: 1:250

TW-Versorgung & Kanalisation Dürrröhrsdorf Ersatzneubau Ver- und Entsorgungsleitung Am Breiten Stein BA1

aufgestellt: _____, den _____