


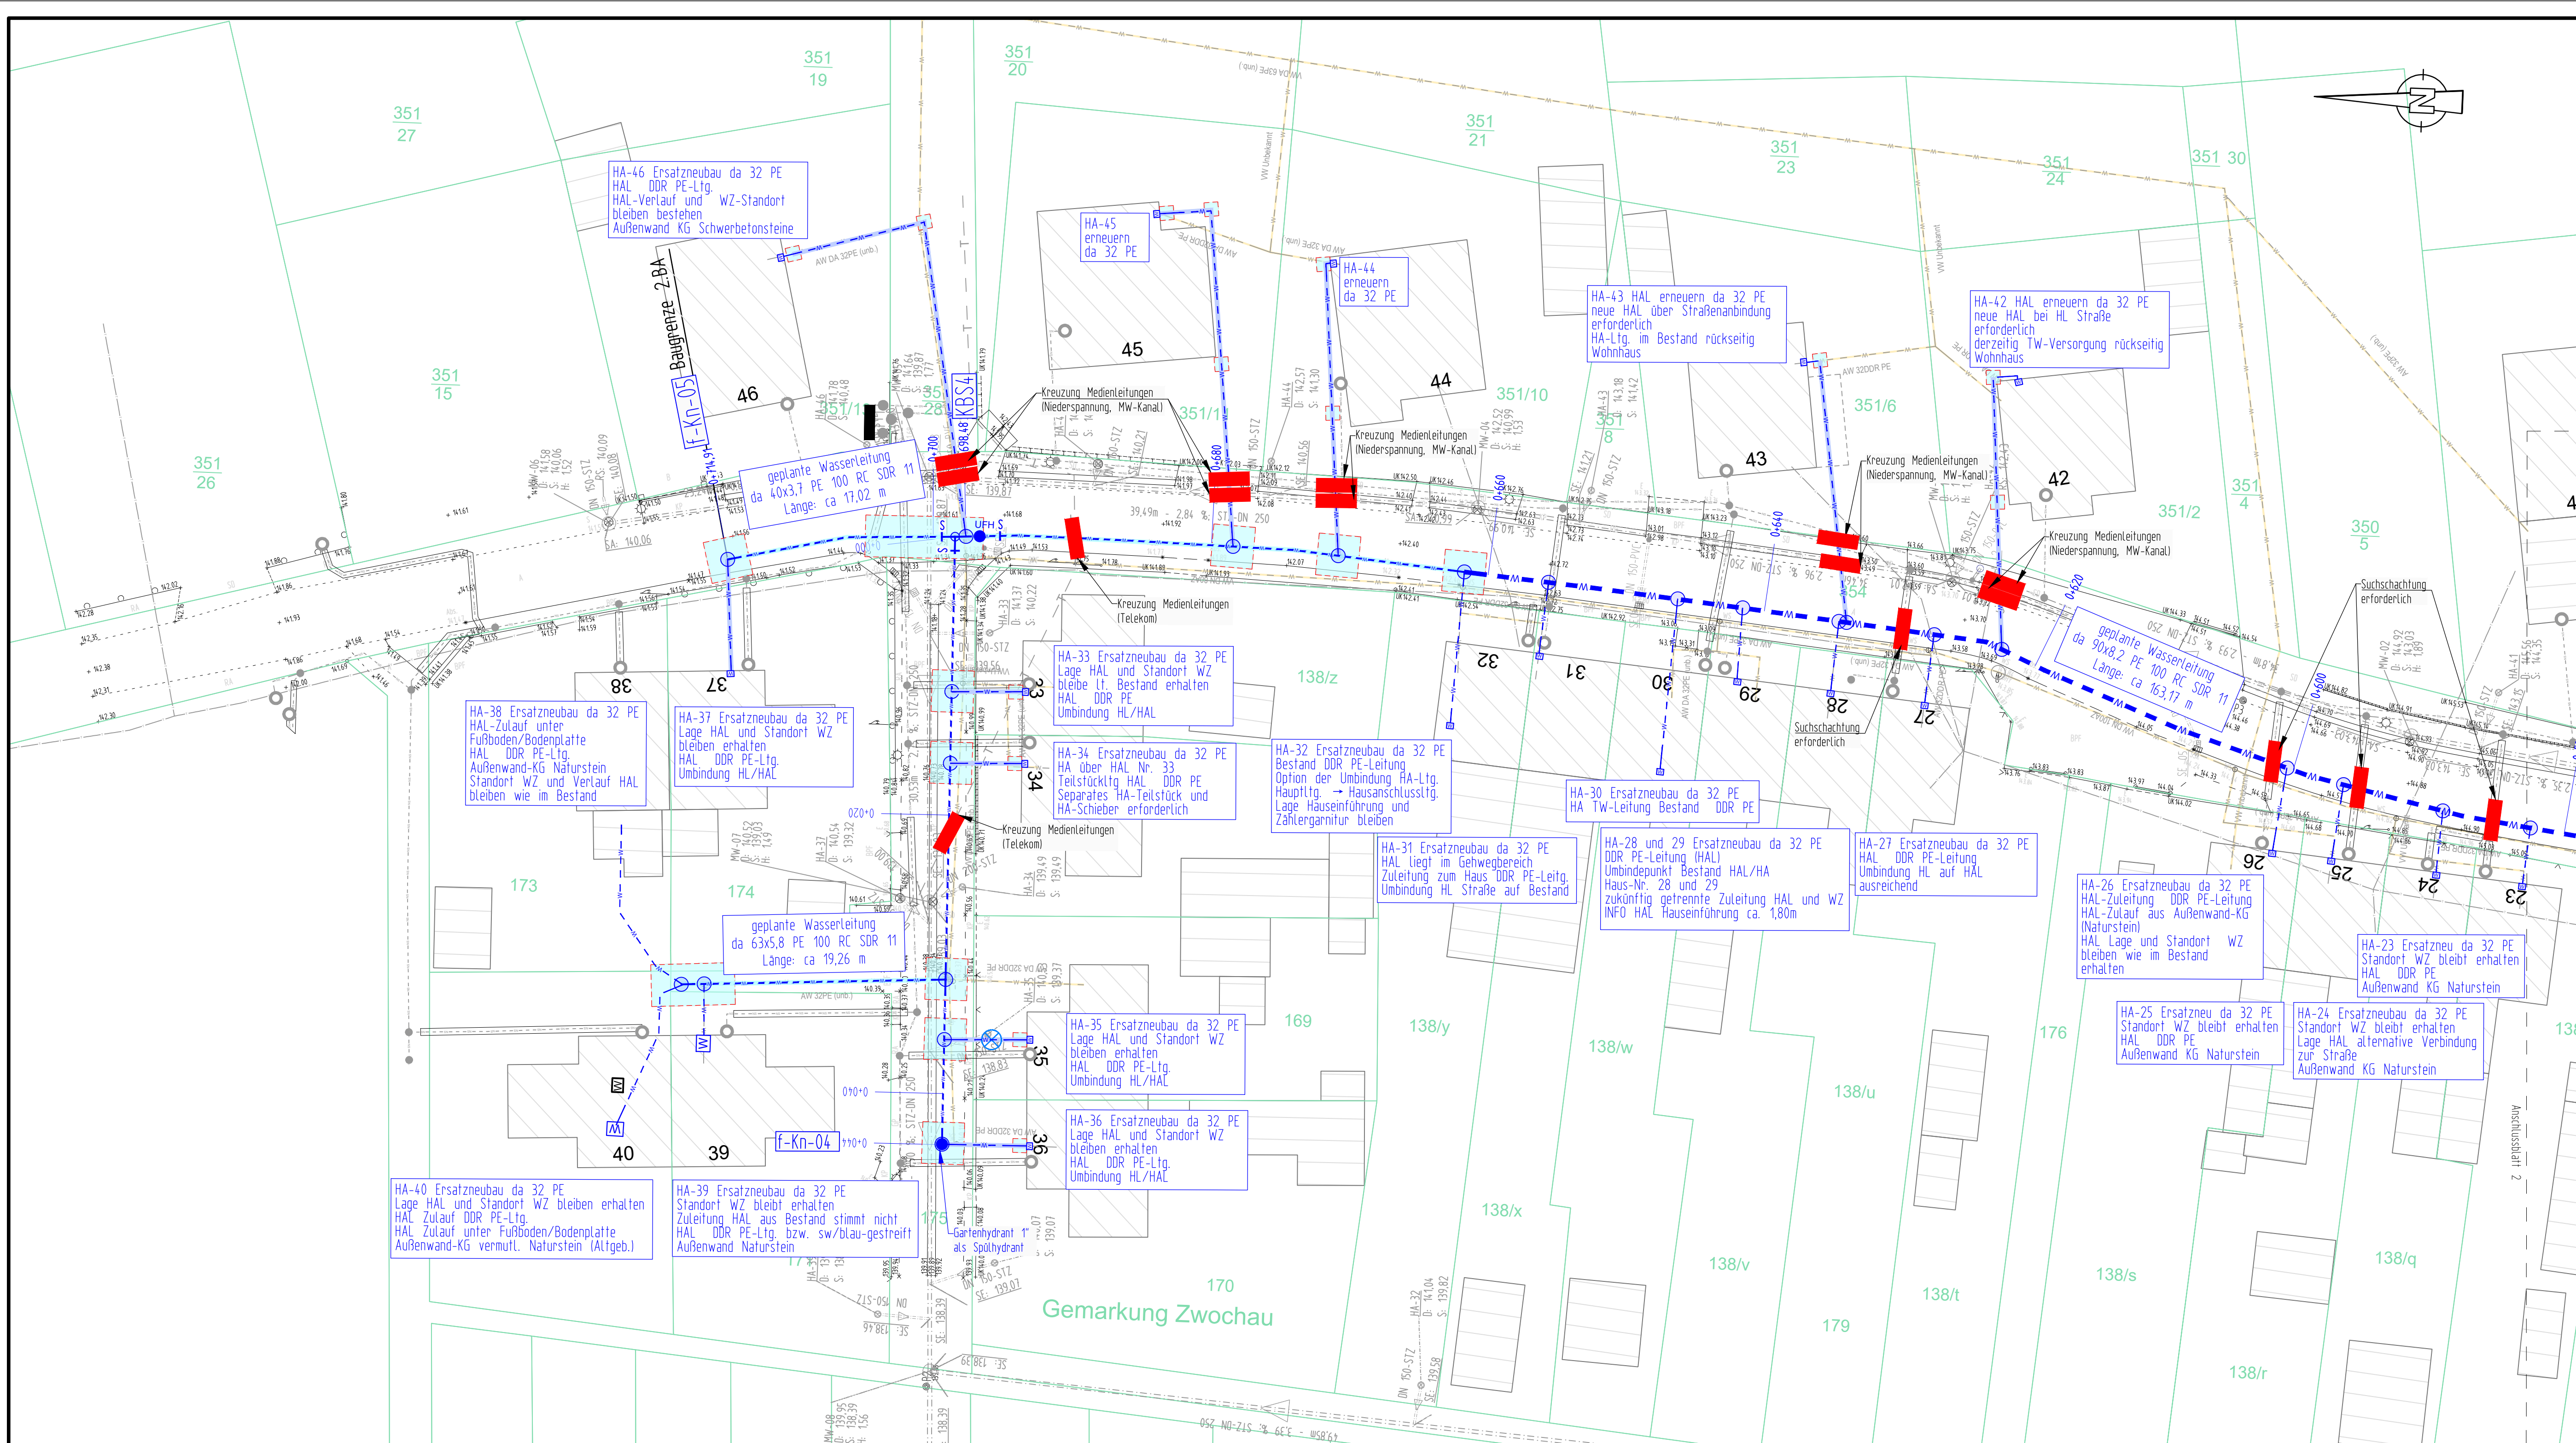

Zeichenerklärung Planung

- da 63x5,8 PE100 RC SDR11: Neubau Trinkwasserleitung (offene Bauweise) Außendurchmesser, Rohrmaterial
- da 63x5,8 PE100 RC SDR11: Neubau Trinkwasserleitung (geschlossene Bauweise) Außendurchmesser, Rohrmaterial
- Baugrube für HDD-Verfahren (Größe nach Bedarf)
- S: Absperschieber
- UFH: Unterflurhydrant
- Ventilanbohrschelle (IVAS)
- HA-01: Trinkwasserhausanschlussleitung (komplette Erneuerung)
- da 32 PE: Trinkwasserhausanschlussleitung (gesteuerter Rohrvortrieb mit Mini-Spalthorantage Tracto-Technik)
- KBS1: Knotenpunktbezeichnung (siehe Bestandsplan)
- 0+50.00: Stationierung der Trinkwasserleitung
- SHLlegung/Rückbau Trinkwasserleitung

Zeichenerklärung Bestand Ver- und Entsorgungsleitungen

Vor Beginn der Tiefbauarbeiten haben sich die ausführenden Firmen über die genaue Lage der Ver- und Entsorgungsleitungen bei den einzelnen Spartenträgern zu informieren! Lage der vorhandenen Versorgungsleitungen nach Bestandsunterlagen der örtlichen Versorgungsunternehmen (Stand 03/2022)

- Schmutzwasserkanal
- Regenwasserkanal
- Mischwasserkanal
- Wasserleitung
- Stromleitung Mittelspannung (Erdleitung)
- Stromleitung Niederspannung (Erdleitung)
- Gasleitung (Mitteldruck)
- Telekomleitung (Erdleitung)

Hinweise

- Die genaue Lage der neu herzustellenden Trinkwasserhausanschlussleitung wird vom AG vor Baubeginn festgelegt und gekennzeichnet!

Zeichenerklärung Bestand

- Flurstücksgrenzen (ALK)
- Gemarkungsgrenze
- Flurgrenze
- Eingang
- Einfahrt
- Hochbord
- Absehbare Zweizeile
- Kies- u. Feldweg
- Straßenrand ohne Randbefestigung
- Ackerrand
- Tierpfad
- Mauer
- Zaunsockel
- Zaun
- Geländer
- Röhre
- Schranke
- Wasserspiegel
- Polygonpunkt
- Mauerbohlen
- Grenzscheit
- Straßenschnittkasten
- Schacht
- Rohrverlauf
- Überflurhydrant
- Wasserschleier
- Straßenbeleuchtung
- Schaltkasten
- Regenrohr
- OD-Schild
- Km-Schild
- Leitpfosten
- Gasschieber (GS)
- Gasschild
- Verkehrszeichen
- Holzmast
- Strommast
- Strommast mit zwei Füßen
- Bodenuntersuchung
- Gebösch
- Hecke
- Laubbaum
- Nadelbaum
- FwS: Fernwärmeschleier
- FwSa: Fernwärmeschacht
- AbwS: Abwärmeschleier
- A: Asphalt
- B: Beton
- K: Kies
- S: Sand
- R: Rasen
- RG: Rasengitter
- SD: Schotterdecke / Splitt
- BPS: Betonsteigplaster
- GPF: Grobplaster
- KPF: Kleinplaster
- MPP: Mosaikplaster
- SPP: Schlackeplaster
- ZPF: Ziegelplaster
- BPFL: Beton-Fahrgelenkplatten
- GPFL: Gehwegbelagplatten
- NPL: Natursteinplatten
- LS: Lichtschacht
- KF: Kellerfenster



Plangrundlagen			
ALK			
Vermessung			
Lagestatus		LS 489 UTM-Koordinaten UTM-Zone 33	
Höhenstatus		HS 170 DHHN 2016 NNH-Höhen in Meter	
Bauherr: Versorgungsbund Eilenburg-Wurzen Am Alten Celluloidwerk 12, 04838 Eilenburg			
			
Projekt: Ersatzneubau Trinkwasserleitung Thallwitz OT Zwochau, Ortslage; Investnr. 632242			
Plan:		Ausführungsplanung	
Lageplan Blatt 1 von 4		Proj.Nr.: 624005	
		Datum: 27.12.2024	
Vermessen:		Bestand gezeichnet:	
Entworfen:		Planung gezeichnet:	
Geprüft:		Baubefehl:	
		Plan-Nr.: 624005_6LP_1a_WP	
		Maßstab: 1:250	
		Beilage-Nr.: 4-1	
Index	Datum	Art der Änderung	
a	19.05.2025	Anpassung Baugrenze 2.BA, HA 40 und HA38	
b			
c			
URHEBERRECHTLICH GESCHÜTZT Vervielfältigung und Weitergabe an Dritte unzulässig und strafbar			

nur zur Ausschreibung!