



Elektro - Gesamtleistung		64,26 kW
Pos.	Leistung	
E1.0	400V Gerätefestanschluss für Nassbereich (OKFF 500mm)	27,000 kW
E1.1	230V Schukodoppelsteckdose (OKFF 500mm)	2,000 kW
E2.0.1	230V Schukodoppelsteckdose (OKFF 1200mm)	2,000 kW
E2.0.2	230V Schukodoppelsteckdose (OKFF 1200mm)	2,000 kW
E2.0.3	Potentialausgleich, Kabelwandauslaß fr. lä 2m (OKFF 100mm) für CNS Möbel	
E3.0.1	230V Schukodoppelsteckdose (OKFF 1200mm)	2,000 kW
E3.0.2	Potentialausgleich, Kabelwandauslaß fr. lä 2m (OKFF 100mm) für CNS Möbel	
E4.0	Potentialausgleich, Kabelwandauslaß fr. lä 2m (OKFF 100mm) für CNS Möbel	
E4.1	400V Herd, baus. Gerätefestanschlussdose (OKFF 500mm)	7,200 kW
E4.2	230V Umlufthaube, Schukosteckdose (OKFF 1800mm)	0,150 kW
E5.0	230V Schukodoppelsteckdose (OKFF 1200mm)	2,000 kW
E6.0	400V Kaffee-/Teesanlage, CEE-Steckdose (OKFF 1200mm) bauseits flex-Anschlußkabel fr. lä 1m + Stecker bauseits Potentialausgleich	8,380 kW
E9.0	230V Kühlschrank, Schukosteckdose (OKFF 2200mm)	0,280 kW
E10.0	230V Tiefkühlschrank, Schukosteckdose (OKFF 2200mm)	0,450 kW
E13.0.1	230V Schukodoppelsteckdose (OKFF 1200mm)	2,000 kW
E13.0.2	Potentialausgleich, Kabelwandauslaß fr. lä 2m (OKFF 100mm) für CNS Möbel	
E15.0	400V Spülmaschine, baus. Gerätefestanschlussdose (OKFF 500mm)	6,800 kW
E18.0	Potentialausgleich, Kabelwandauslaß fr. lä 2m (OKFF 100mm) für CNS Möbel	
E18.1	230V Schukodoppelsteckdose (OKFF 1200mm)	2,000 kW

Wasser	
Pos.	
KW1.0	DN15 Handwaschbecken, Kaltwasser Eckventil (OKFF 550mm)
KW6.0	DN20 Kaffee-/Teesanlage, Kaltwasser Absperrventil (OKFF 1100mm) bauseits flex Druckschlauch ca. 1m
KW15.0	DN20 Spülmaschine, Kaltwasser-Ventil (OKFF 450mm)
KW16.1	DN20 Spülbecken, Kaltwasser-Kombiventil (OKFF 450mm) 1x1/2", 1x1/4"
WW1.0	DN15 Handwaschbecken, Warmwasser Eckventil (OKFF 550mm)
WW16.1	DN15 Spülbecken, Warmwasser Eckventil (OKFF 450mm)
AW1.0	DN50 Handwaschbecken, Abwasser HT-Rohr (OKFF 500mm) bauseits Siphon
AW6.0	DN50 Kaffee-/Teesanlage, Abwasser HT-Rohr (OKFF 400mm) baus. Siphon
AW15.0	DN50 Geschirrspüler, Abwasser HT-Rohr (OKFF 350mm) baus. Siphon
AW16.0	DN50 Spültisch, Abwasser HT-Rohr (OKFF 350mm)
AW17.0	DN100 Bodenablauf

Pos.	Stück	Artikelbezeichnung	Breite	Tiefe	Höhe
1.0	1	Stück HANDWASCHBECKEN	400	320	200
1.1	1	Stück SENSOR-MISCHBATTERIE	69	140	127
1.2	1	Stück DESINFIZIERUNGSPENDER	95	222	330
1.3	1	Stück SEIFENSPENDER	123	110	204
1.4	1	Stück HANDTUCHSPENDER	275	105	356
1.5	1	Stück SPRITZSCHUTZ	2	320	280
2.0	1	Stück ARBEITSSCHRANK	1500	700	850
2.1	1	Stück ARBEITSSCHRANK	1000	700	850
3.0	1	Stück WANDHÄNGESCHRANK	1500	400	650
3.1	1	Stück WANDHÄNGESCHRANK	1000	400	650
4.0	1	Stück ARBEITSSCHRANK	1100	700	850
4.1	1	Stück KOCHFELD	900	350	55
4.2	1	Stück HAUBE	894	548	1287
5.0	1	Stück ARBEITSSCHRANK	2000	700	850
6.0	1	Stück KAFFEE-/TEEBRÜHANLAGE	989	520	840
9.0	1	Stück KÜHLSCHRANK	695	810	2020
10.0	1	Stück TIEFKÜHLSCHRANK	695	810	2020
13.0	1	Stück ARBEITSSCHRANK	1200	700	850
15.0	1	Stück GESCHIRRSPÜLMASCHINE MIT VAPOSTOP	600	603	825
15.1	1	Stück UNTERGESTELL	600	570	435
16.0	1	Stück SPÜLTISCH	1200	700	850
16.1	1	Stück GESCHIRRWASCHBRAUSE	200	495	1095
17.0	1	Stück BODENABLAUF	200	200	200
17.1	2	Stück ABFALLEIMER	400	700	850
18.0	1	Stück ARBEITSSCHRANK	1400	700	850
19.0	2	Stück ARBEITSTISCH FAHRBAR	1200	700	850
20.0	9	Stück SERVIERTISCH	895	595	950
21.0	1	Stück PUTZMITTELSCHRANK	800	600	2000

Installations-Symbole:	
⊕	E Elektro
⊕	KW Kaltwasser
⊕	WW Warmwasser
⊕	AW Abwasser

allgemeine
Checkliste Leistungsabgrenzung
Küchenplanung - Bau

Elektro:
Installation bis Verbraucher inkl. eventueller Kabelverlegung in Möbel sowie Anschlussdosen bauseitig (gemäß Installationsplanung). Anschluss der Geräte durch bauseitigen Installateur gemeinsam mit Küchenausstatter während der Montage; Anschlüsse, Datenkabel o. Ä. für nicht im Leistungsumfang von Küchenausstatter befindliche Geräte sowie Arbeitssteckdosen sind eigenverantwortlich bauseitig vorzusehen. Bei den Elektro-Anschlüssen sind Netztrennschalter mit einer Kontaktöffnungsweite von 3mm vorzusehen. Es sind Fehlerstromschutzschalter klassenspezifisch nach DIN VDE 0664 vorzusehen.

Sanitär:
Installation bis Verbraucher inkl. eventueller Leitungsverlegung in Möbel sowie Absperrvorrichtungen bauseitig (gemäß Installationsplanung Küchenausstatter); Anschluss der Geräte durch bauseitigen Installateur gemeinsam mit Küchenausstatter; Siphons/ Anschlusschläuche anteilig nach Bedarf bauseitig.

Trockenbau:
GK-Wände gemäß Vorgaben Küchenausstatter bauseitig inkl. angegebener Wand- und / oder Deckenverstärkungen, Abdichtungen usw. bauseitig eigenverantwortlich vorzusehen.

Lüftung:
Umlufthaube, Mind.-Abstand zur Kochstelle 500mm UKH = +1400mm OKFFB.

Kälte-technik:
bei Einsatz einer Verbundanlage, Lieferung der Kühlmöbel ohne Expansions-/ Magnetventile durch Küchenausstatter; Anschluss der Möbel durch Kältefachfirma inkl. Lieferung; Ventile und Kälteleitungsverlegung nach Planvorgabe durch Küchenausstatter.

Arbeitssteckdosen sowie Anschlüsse für nicht von uns gelieferte Geräte sind eigenverantwortlich anzugeben bzw. zu prüfen.

Bitte Beachten:

Alle Maße sind Fertigungsmaße.
Alle Maße sind eigenverantwortlich am Bau zu prüfen.
Bei allen Installationsarbeiten sind die örtlich geltenden TAB's, EVU, DVGW und VDE Vorschriften zu beachten.
Im Falle einer Energieoptimierung sind Steuerleitungen vorzusehen.
Bei Kabelbodenanschlüssen ist ein Schutzrohr von 150 mm Höhe vorzusehen!
Gasmagnetventile und deren Ansteuerung sind bauseits vorzusehen. Bauseits TAE vorsehen.
Alle Medienleitungen sind Unterputz zu verlegen.
Alle Wasserzu- und -ableitungen sind bauseitig mit Absperrvorrichtungen und Geruchsverschläüssen zu versehen.
Für Zu- und Abluft sowie Fett- und Stärkeabscheider ist bauseits ausreichend zu sorgen.
Bauseitig ist ein erforderlicher Fließdruck von 3 bis 6 bar zu gewährleisten.

Bei allen Durchbrüchen erfolgt die Brandschottung und das wasserdichte Verschließen bauseits!

Höhenbezug: ± 0,00 = OKFF EG = 92,85 (ETRS 89 32/ DHHN 2016)


01	24.01.2025		Steckdose für Informaturmatur
INDEX	DATUM	GEZ.	PLANÄNDERUNG

- 5 - S A N D E T E R D - X X X - 0 0 1 - 0 1 - F

PLANNERSTELLER	LP	GEWERK	PLANART	EBENE / SCHNITT	GEBAUDE / BAUAUSCHN	PLANNUMMER	INDEX	STATUS
BAUVORHABEN								August-Bebel-Strasse 06809 Sandersdorf-Brehna OT Rotzsch

Kita Kunterbunt

BAUHERR: **Stadt Sandersdorf-Brehna**
Bahnhofstr. 2
06792 Sandersdorf-Brehna
Tel:
E-Mail:

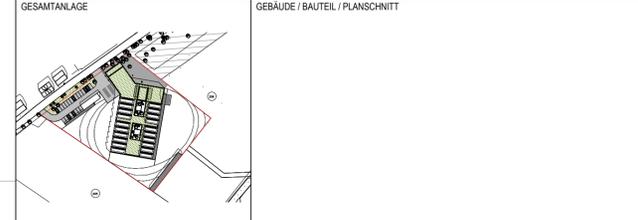

PLANNUMMER	- 001 -	LEISTUNGSPHASE	Ausführungsplanung
FACHINGENIEUR TECHNISCHE GEBÄUDEAUSRÜSTUNG		PLANART / PLANINHALT / ZUORDNUNG / AUSSCHNITT	Detail Grundriss EG Installationsplan - Ausgabeküche

PLANNING ARCHITECTEN	Firma: Adresse: Tel: E-Mail:	BAUTEIL	
		PLANSTUFE / STATUS	Freigabe
		INHALT ARCHITEKTUR / OBJEKTPLANUNG	EG vom 26.07.2024
		INHALT PLANUNG EXTERN	

FREIGABE PLANVERFASSER	FREIGABE PRÜFER	FREIGABE ARCHITECTEN
DATUM	PLANNUMMER	DATUM
DATUM	PLANNUMMER	DATUM
DATUM	PLANNUMMER	DATUM
Stempel FREIGABE:	QR-CODE:	MASSSTAB 1:25
		DIN A0 FORMAT 22031 PRJ - NR
		07.08.2024 ERST. - DATUM / ERST.
		07.08.2024 GEPRÜFT / MA-KÜRZEL