


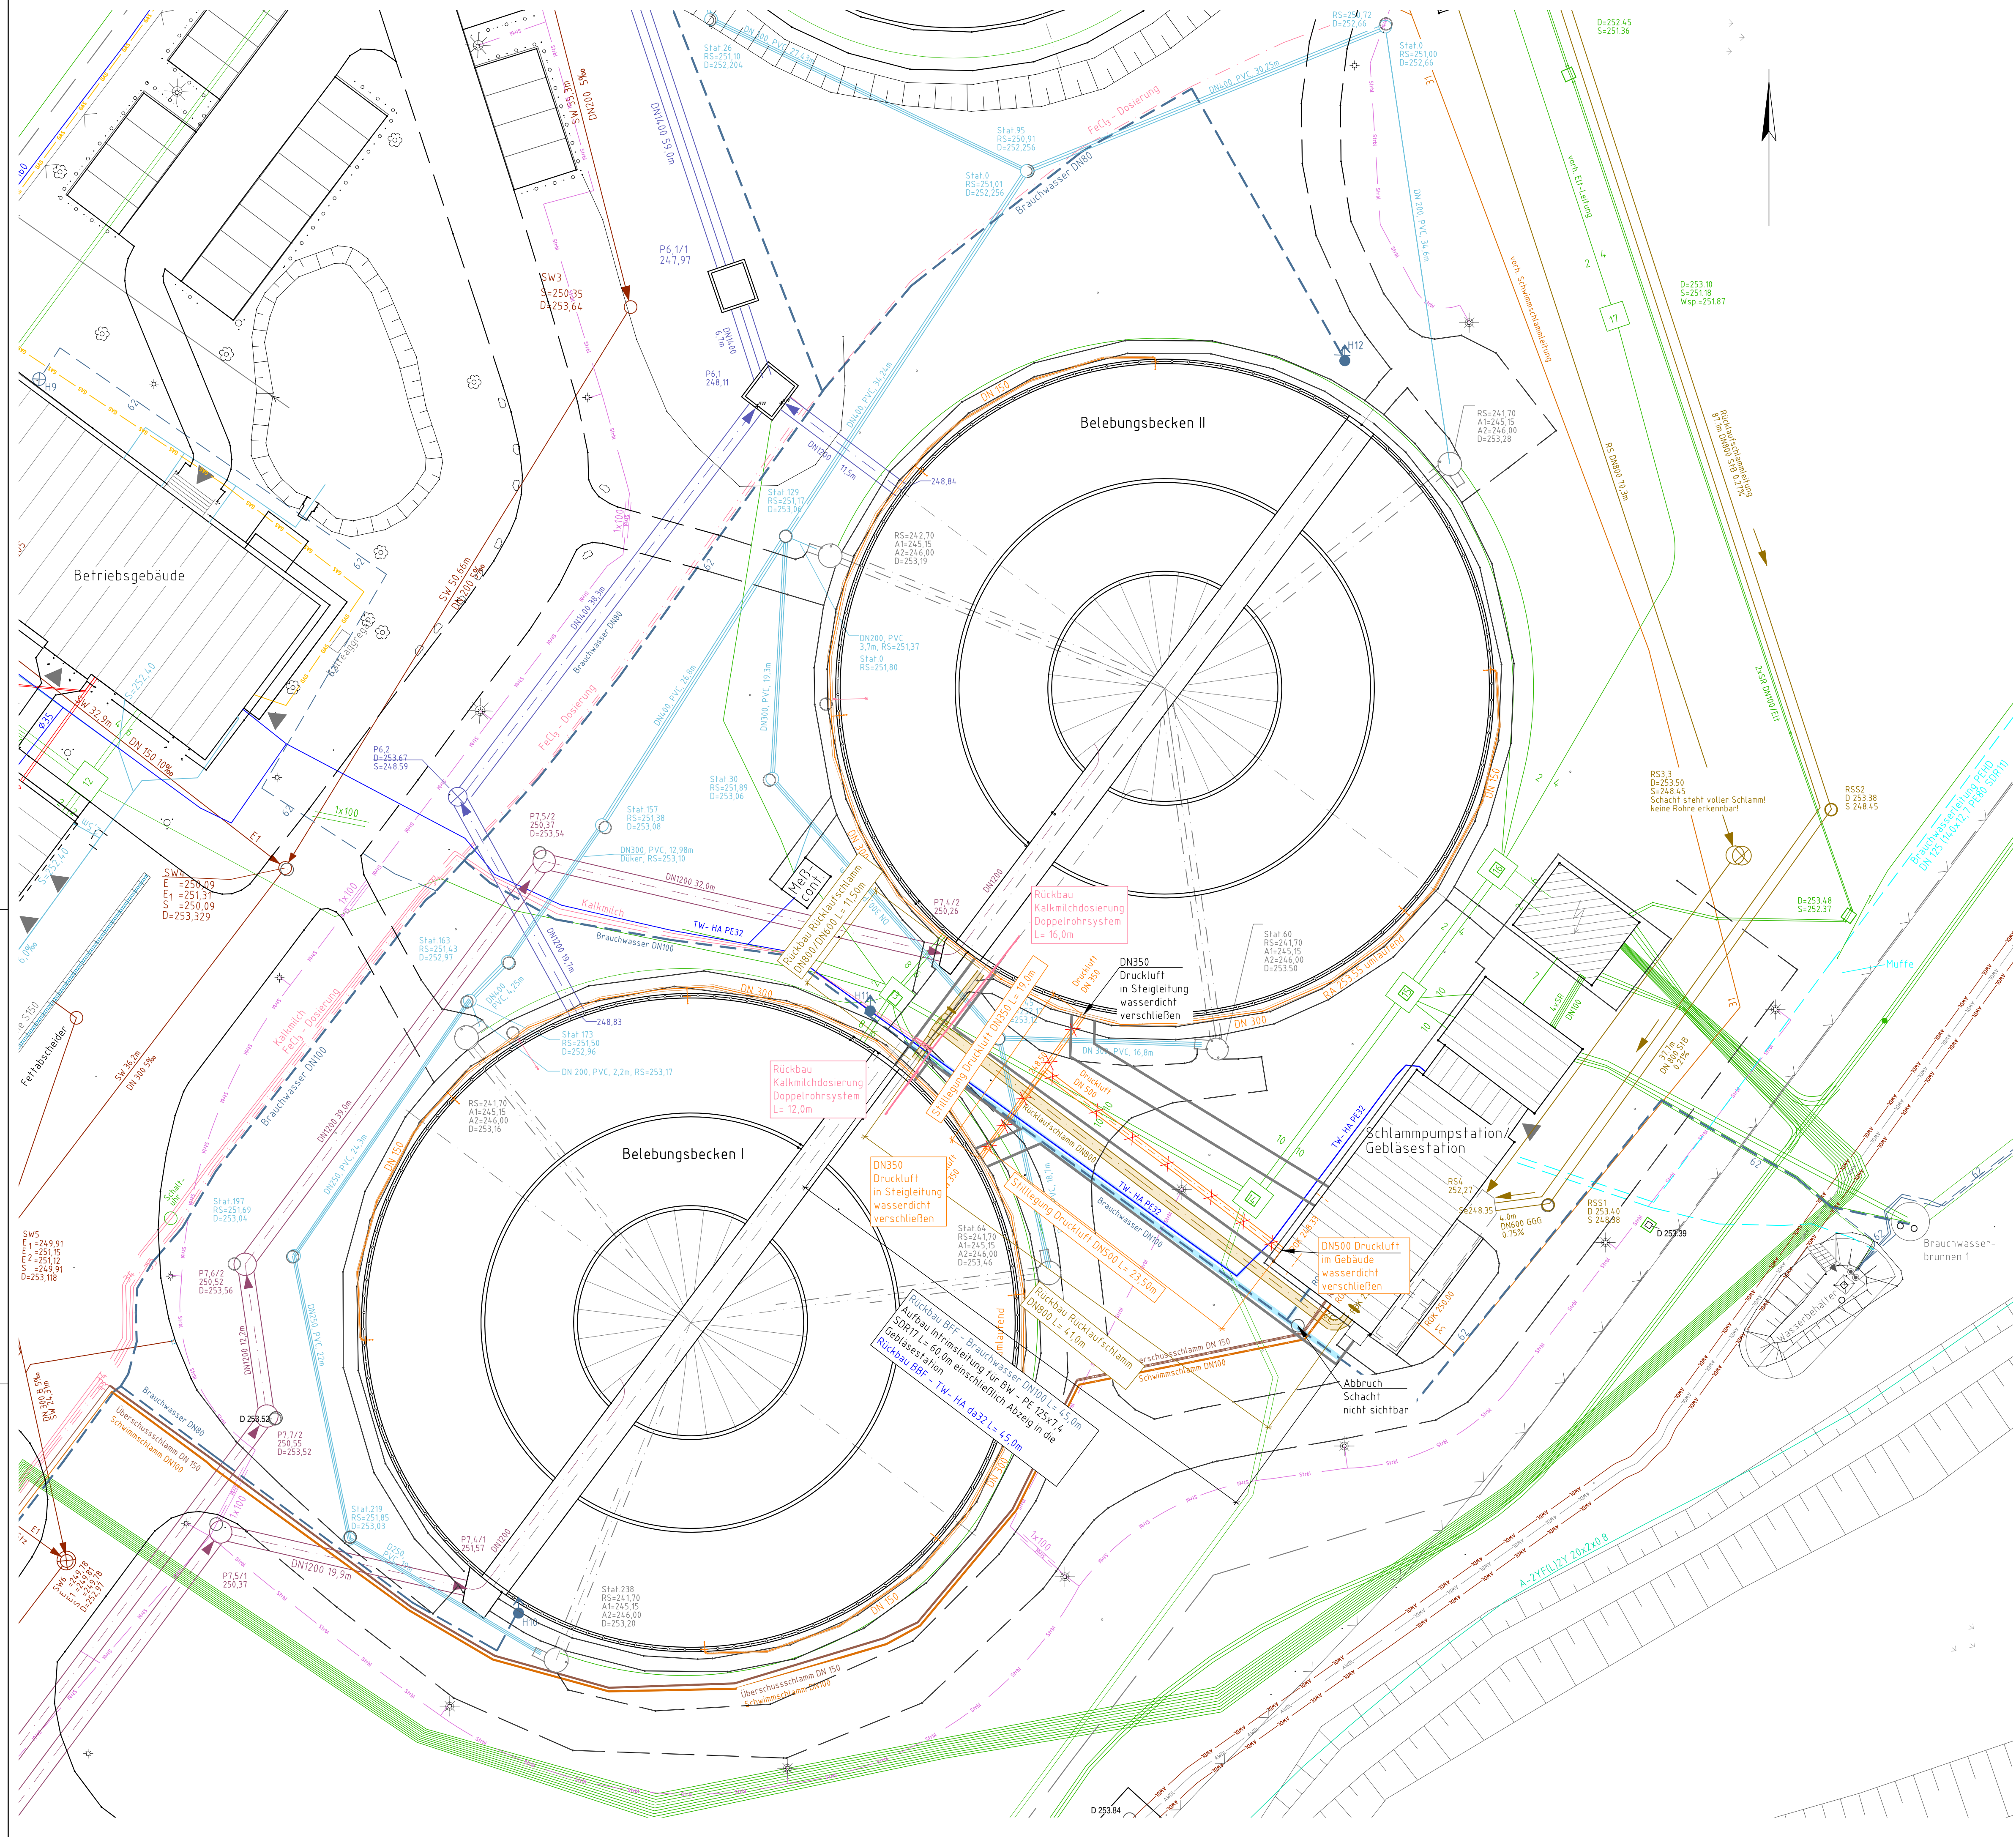

Legende:

- Rückbau/ Stillelegung
- Rücklaufschlammleitung
- Druckluft
- Brauchwasserleitung
- Trinkwasser -
- Hausanschluss
- Kalkmilchdosierung

02				
01				
Index	Art der Änderung	Datum	Name	
Auftraggeber		zur Bauausführung freigeben:		
 WASSERWERKE ZWICKAU		Datum, Unterschrift		
Mit der Region auf einer Welle				
WWZ GmbH × Erlmühlstr. 15 × 08066 Zwickau × Tel.: 0375/533-0 × Fax: 0375/533-291				
Planung		Datum	Name	Unterschrift
bearbeitet		03.06.2025	Ke	
geprüft		03.06.2025	Bo	
Vorhaben		Projekt-Nr.: 2023-154		
ZKA Zwickau		Bauart/Art des Planes:		
Austausch Belüfter in Kläranlage		Lageplan		
Planungsphase: Ausführungsplanung		Rückbau erdverlegte Rohrleitungen		
Lagebezug: ETRS 89		Landkreis: Zwickau		Maßstab: 1:250
Höhenbezug: NHN (DHHN 92)		Gemeinde: Zwickau		Plan-Nr.: AP 02.01.00
		Gemarkung: Crossen		Ersatz für:

Diese Zeichnung ist urheberrechtlich geschützt! Vervielfältigung und Weitergabe an Dritte ist nur mit Zustimmung des Entwurfsverfassers gestattet!