




Belebungsbecken 1
Grundriss - M 1:100
-Planung-

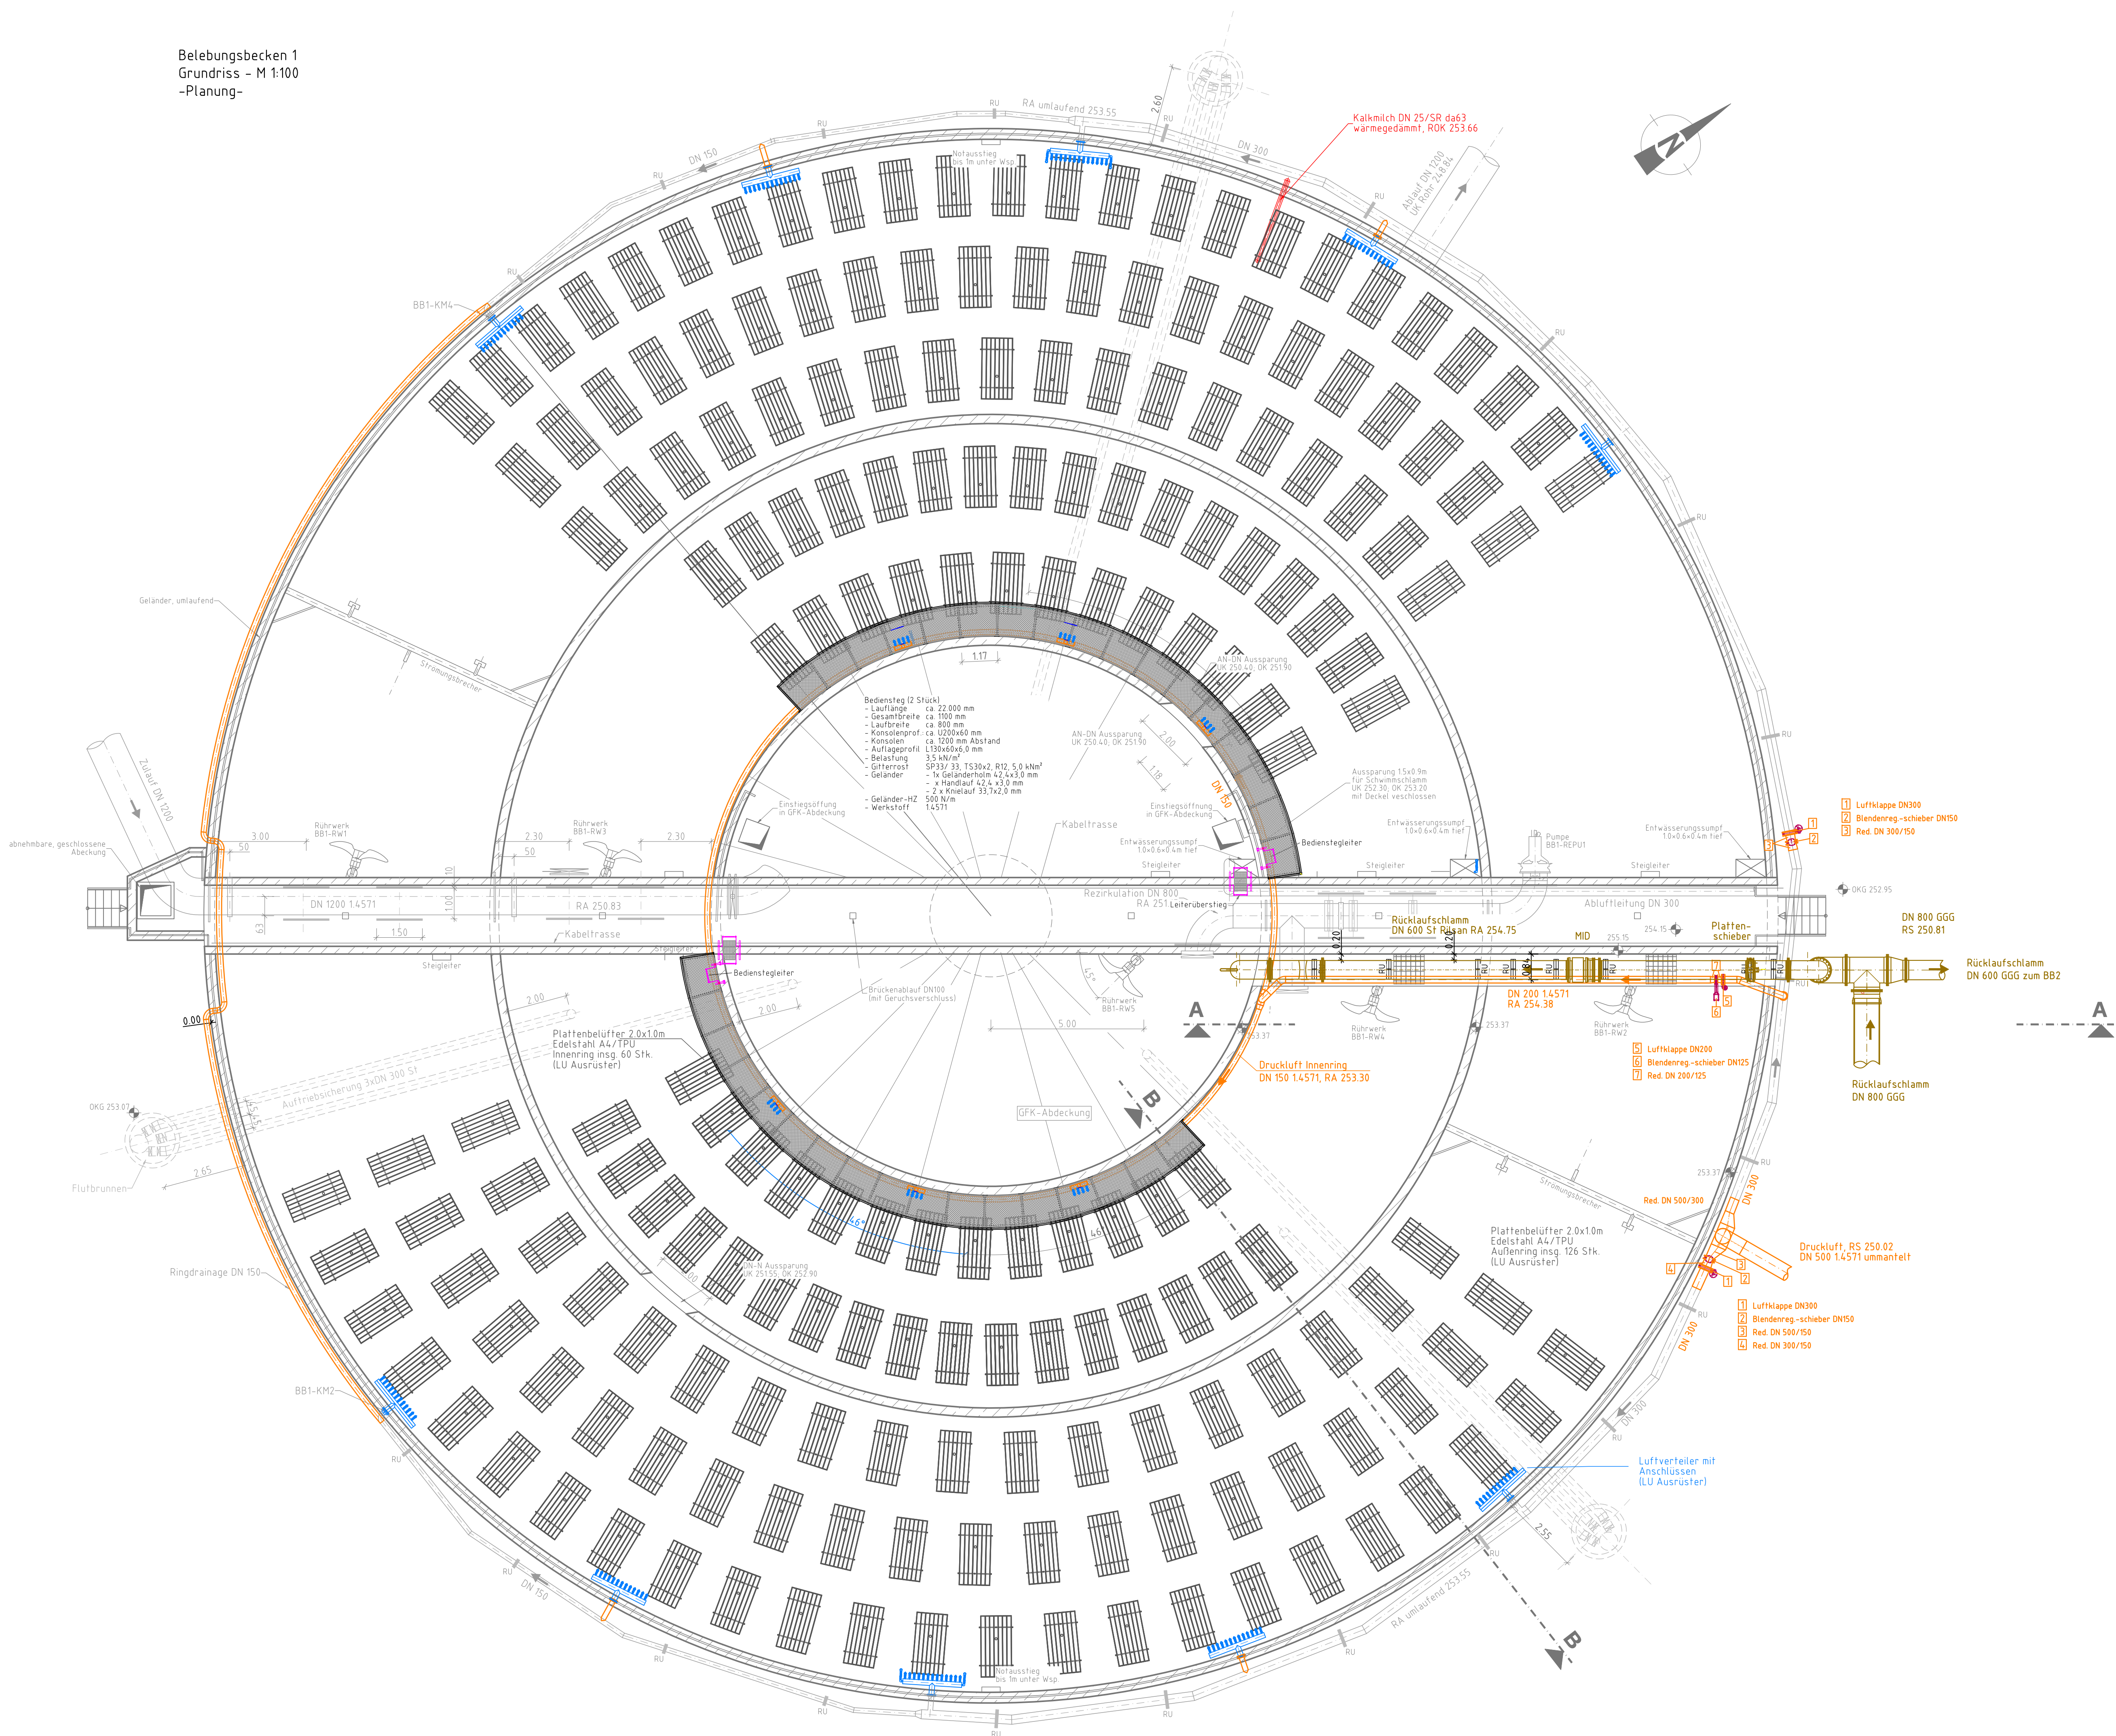

Belebungsbecken 1
Schnitt A-A - M 1:100
-Planung-

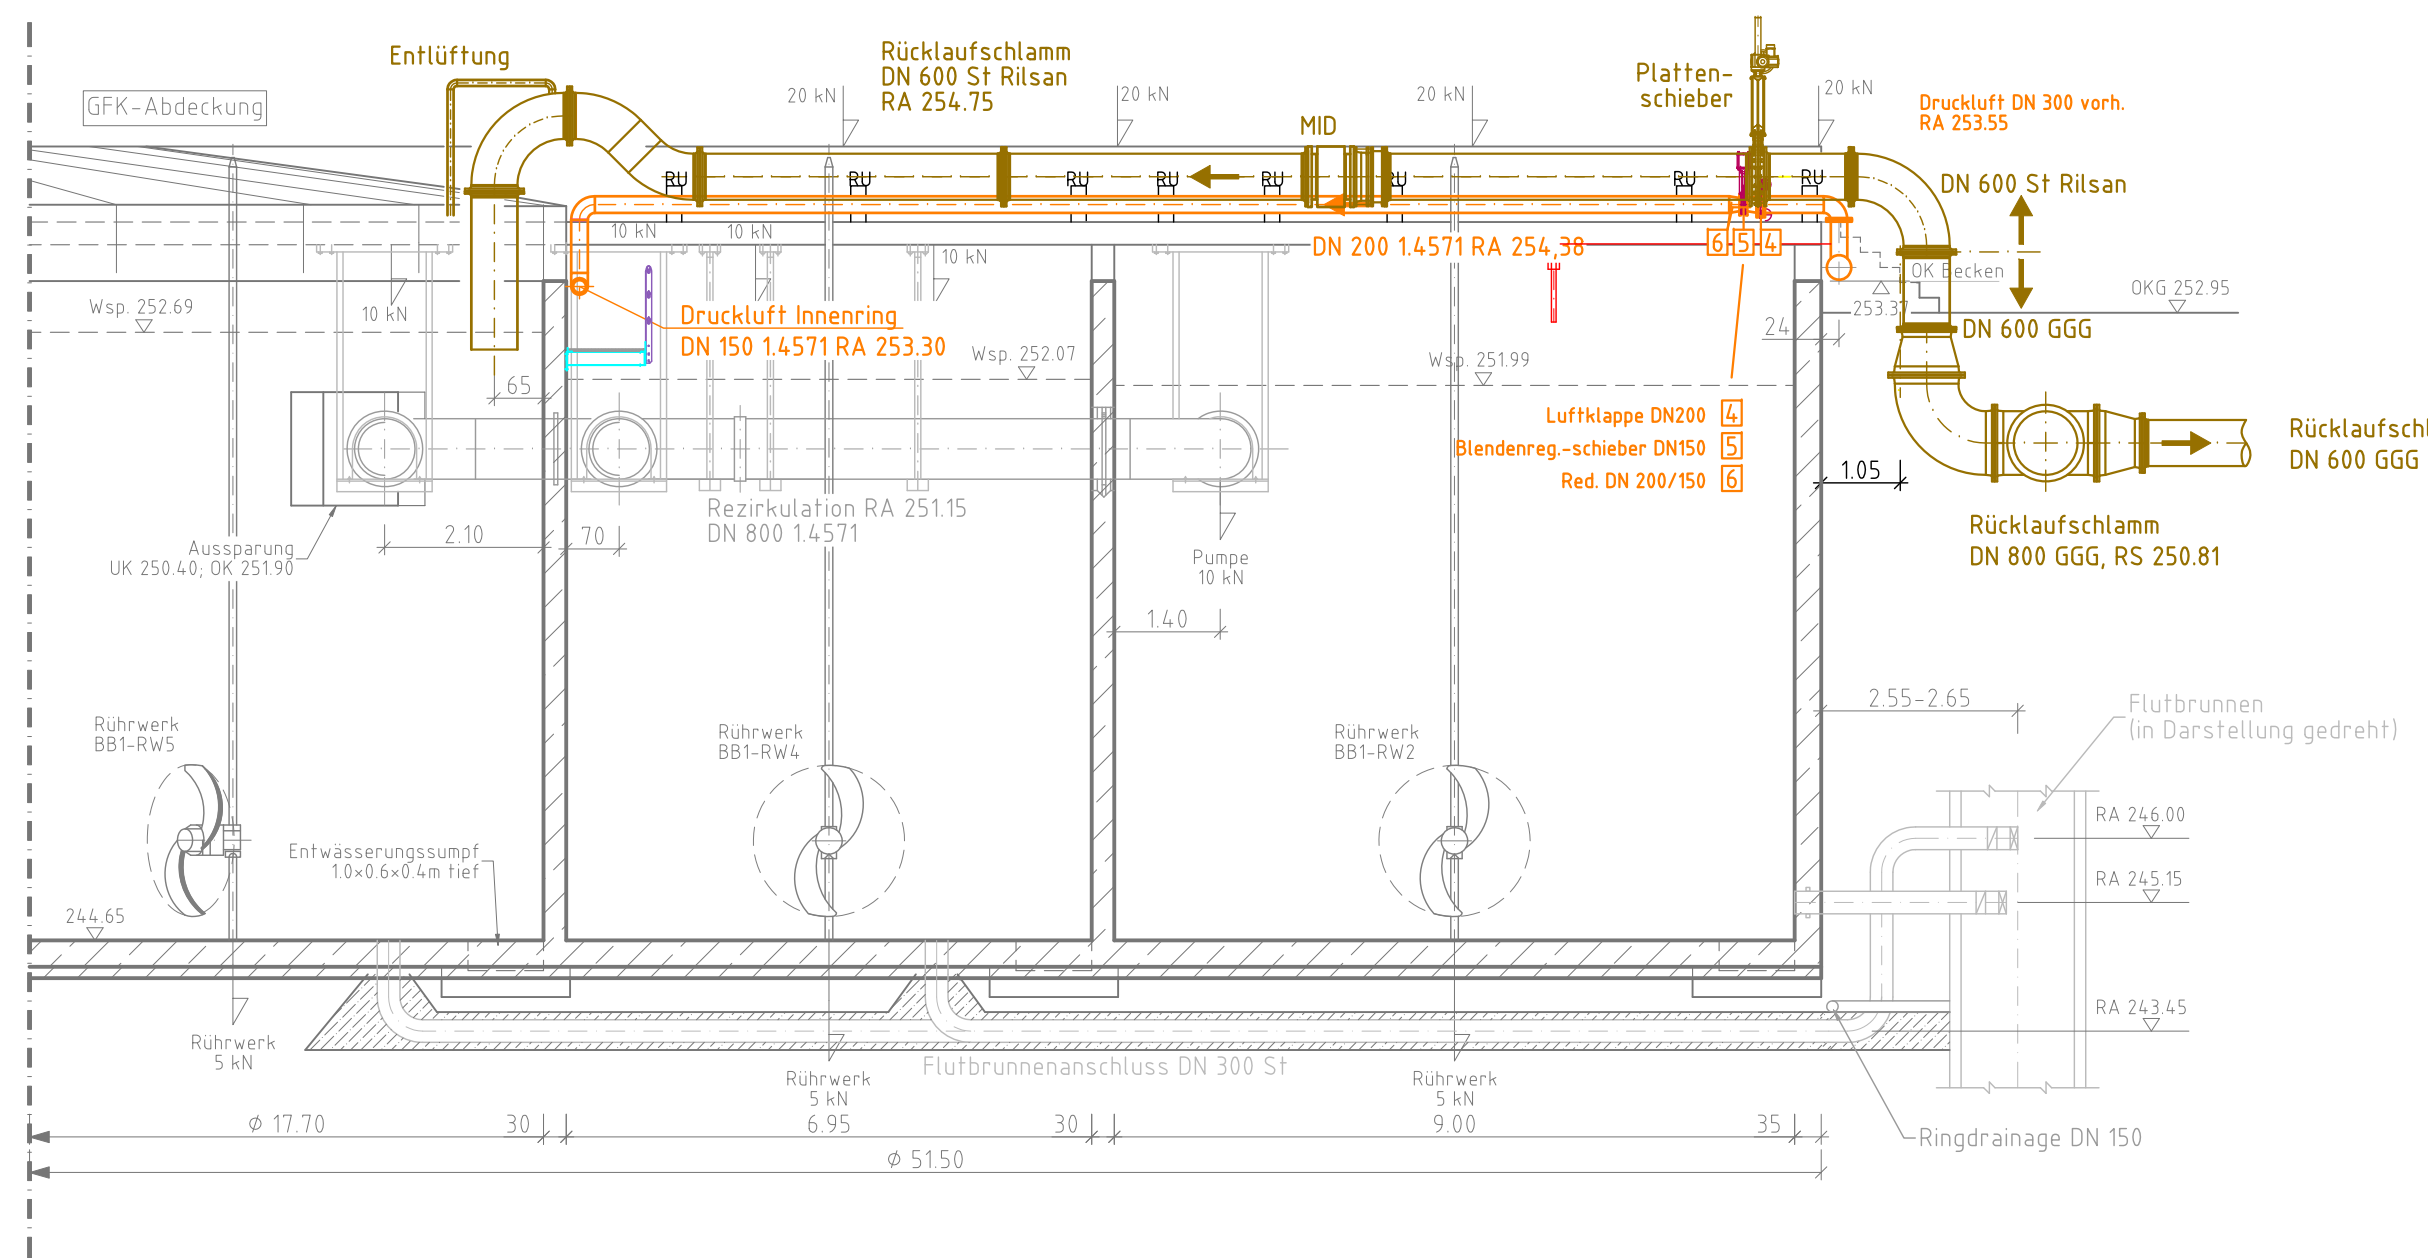

Belebungsbecken 1
Schnitt B-B - M 1:100
-Planung-

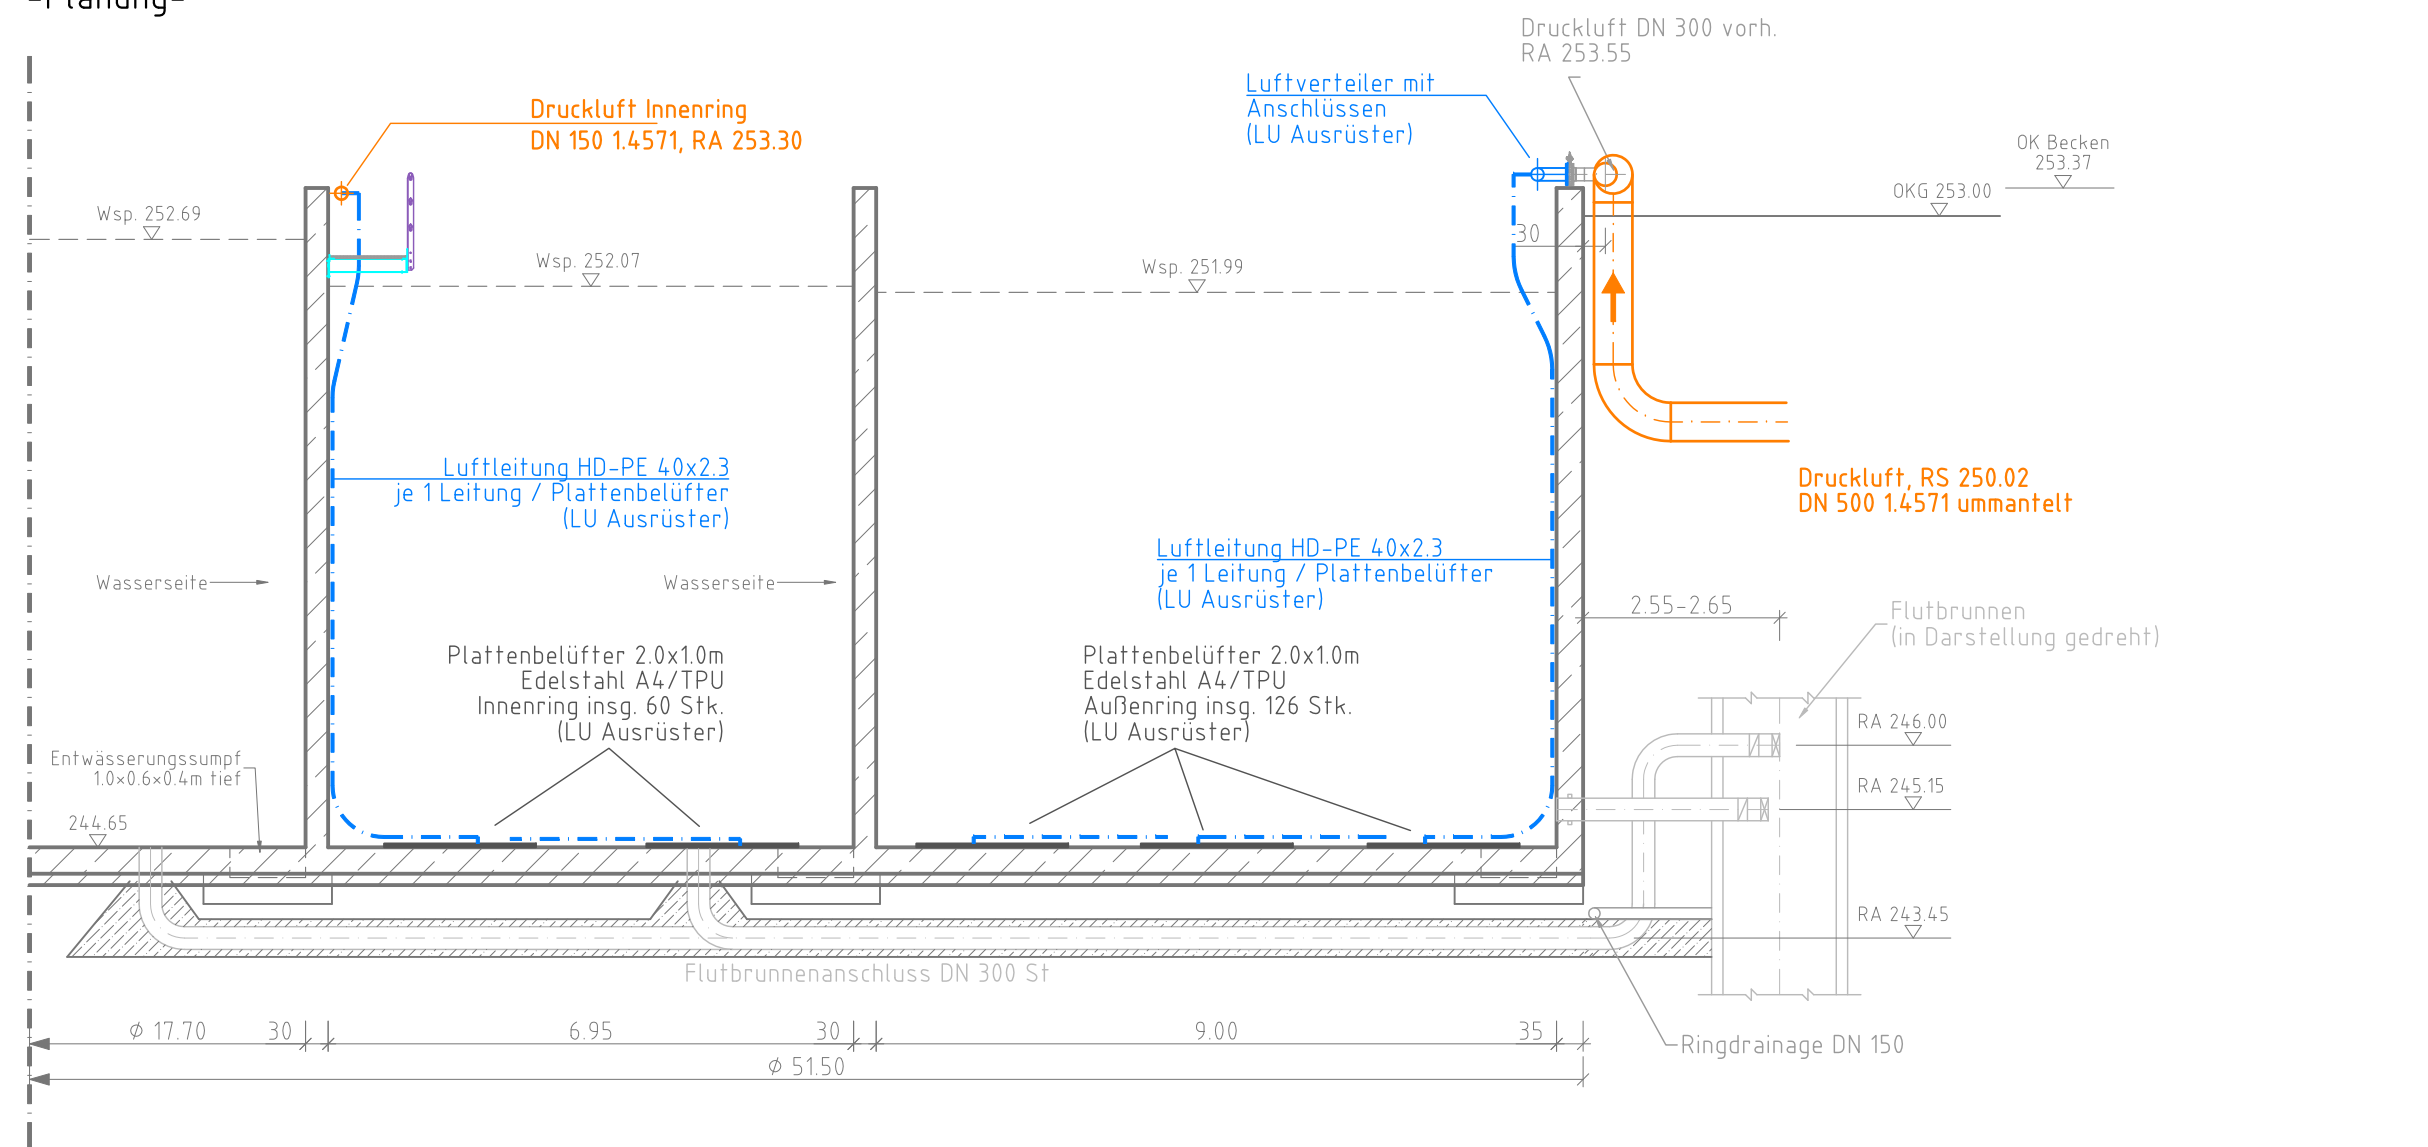

- Legende Planung:**
- Plattenbelüfter (Fabr. RMU o. gl.)
 - Luftverteiler / Ventile (Fabr. RMU o. gl.)
 - Druckluftleitung
 - Mat. oberirdisch: Edelstahl 1.4571
 - Mat. erdverlegt: Edelstahl 1.4571 ummantelt
 - Rücklaufschlammleitung
 - Mat. oberirdisch: St-Rilsan
 - Mat. erdverlegt: GGG
 - Rohrunterstützung
- Legende Bestand:**
- Bauwerk vorhanden
 - Rohrleitung / Ausrüstung vorhanden

02				
01				
Index	Art der Änderung	Datum	Name	
Auftraggeber		zur Bauausführung freigeben:		
 WASSERWERKE ZWICKAU		 Datum, Unterschrift		
Mit der Region auf einer Welle				
WWZ GmbH • Erläumhünstr. 15 • 08066 Zwickau • Tel. 0375/533-0 • Fax: 0375/533-291				
Planung		Datum	Name	Unterschrift
 Ingenieurbüro GmbH		03.06.2025	Ke	
R-Breitenschild-Str. 19/191a Tel.: 0375/533-9995-0 • FAX: 0375/533-9995-34		geprüft 03.06.2025	Bö	
Vorhaben		Projekt-Nr.: 2023Z-154		
ZKA Zwickau		Bauart/Art des Planes:		
Austausch Belüftung, Umkleise		Belebungsbecken		
Planungsphase:		Planung		
Ausführungsplanung		Grundriss + Schnitt		
Lagebezug: ETRS 89/UTM 33		Maßstab: 1:100		
Höhenbezug: NHN (DHN92)		Plan-Nr.: AP 04.0100		
Landkreis: Zwickau		Ersatz für:		
Gemeinde: Zwickau				
Gemarkung: Crossen				
Diese Zeichnung ist urheberrechtlich geschützt! Vervielfältigung und Weitergabe an Dritte ist nur mit Zustimmung des Entwurfsverfassers gestattet!				