



Belebungsbecken 1  
Grundriss - M 1:100  
-Rückbau-

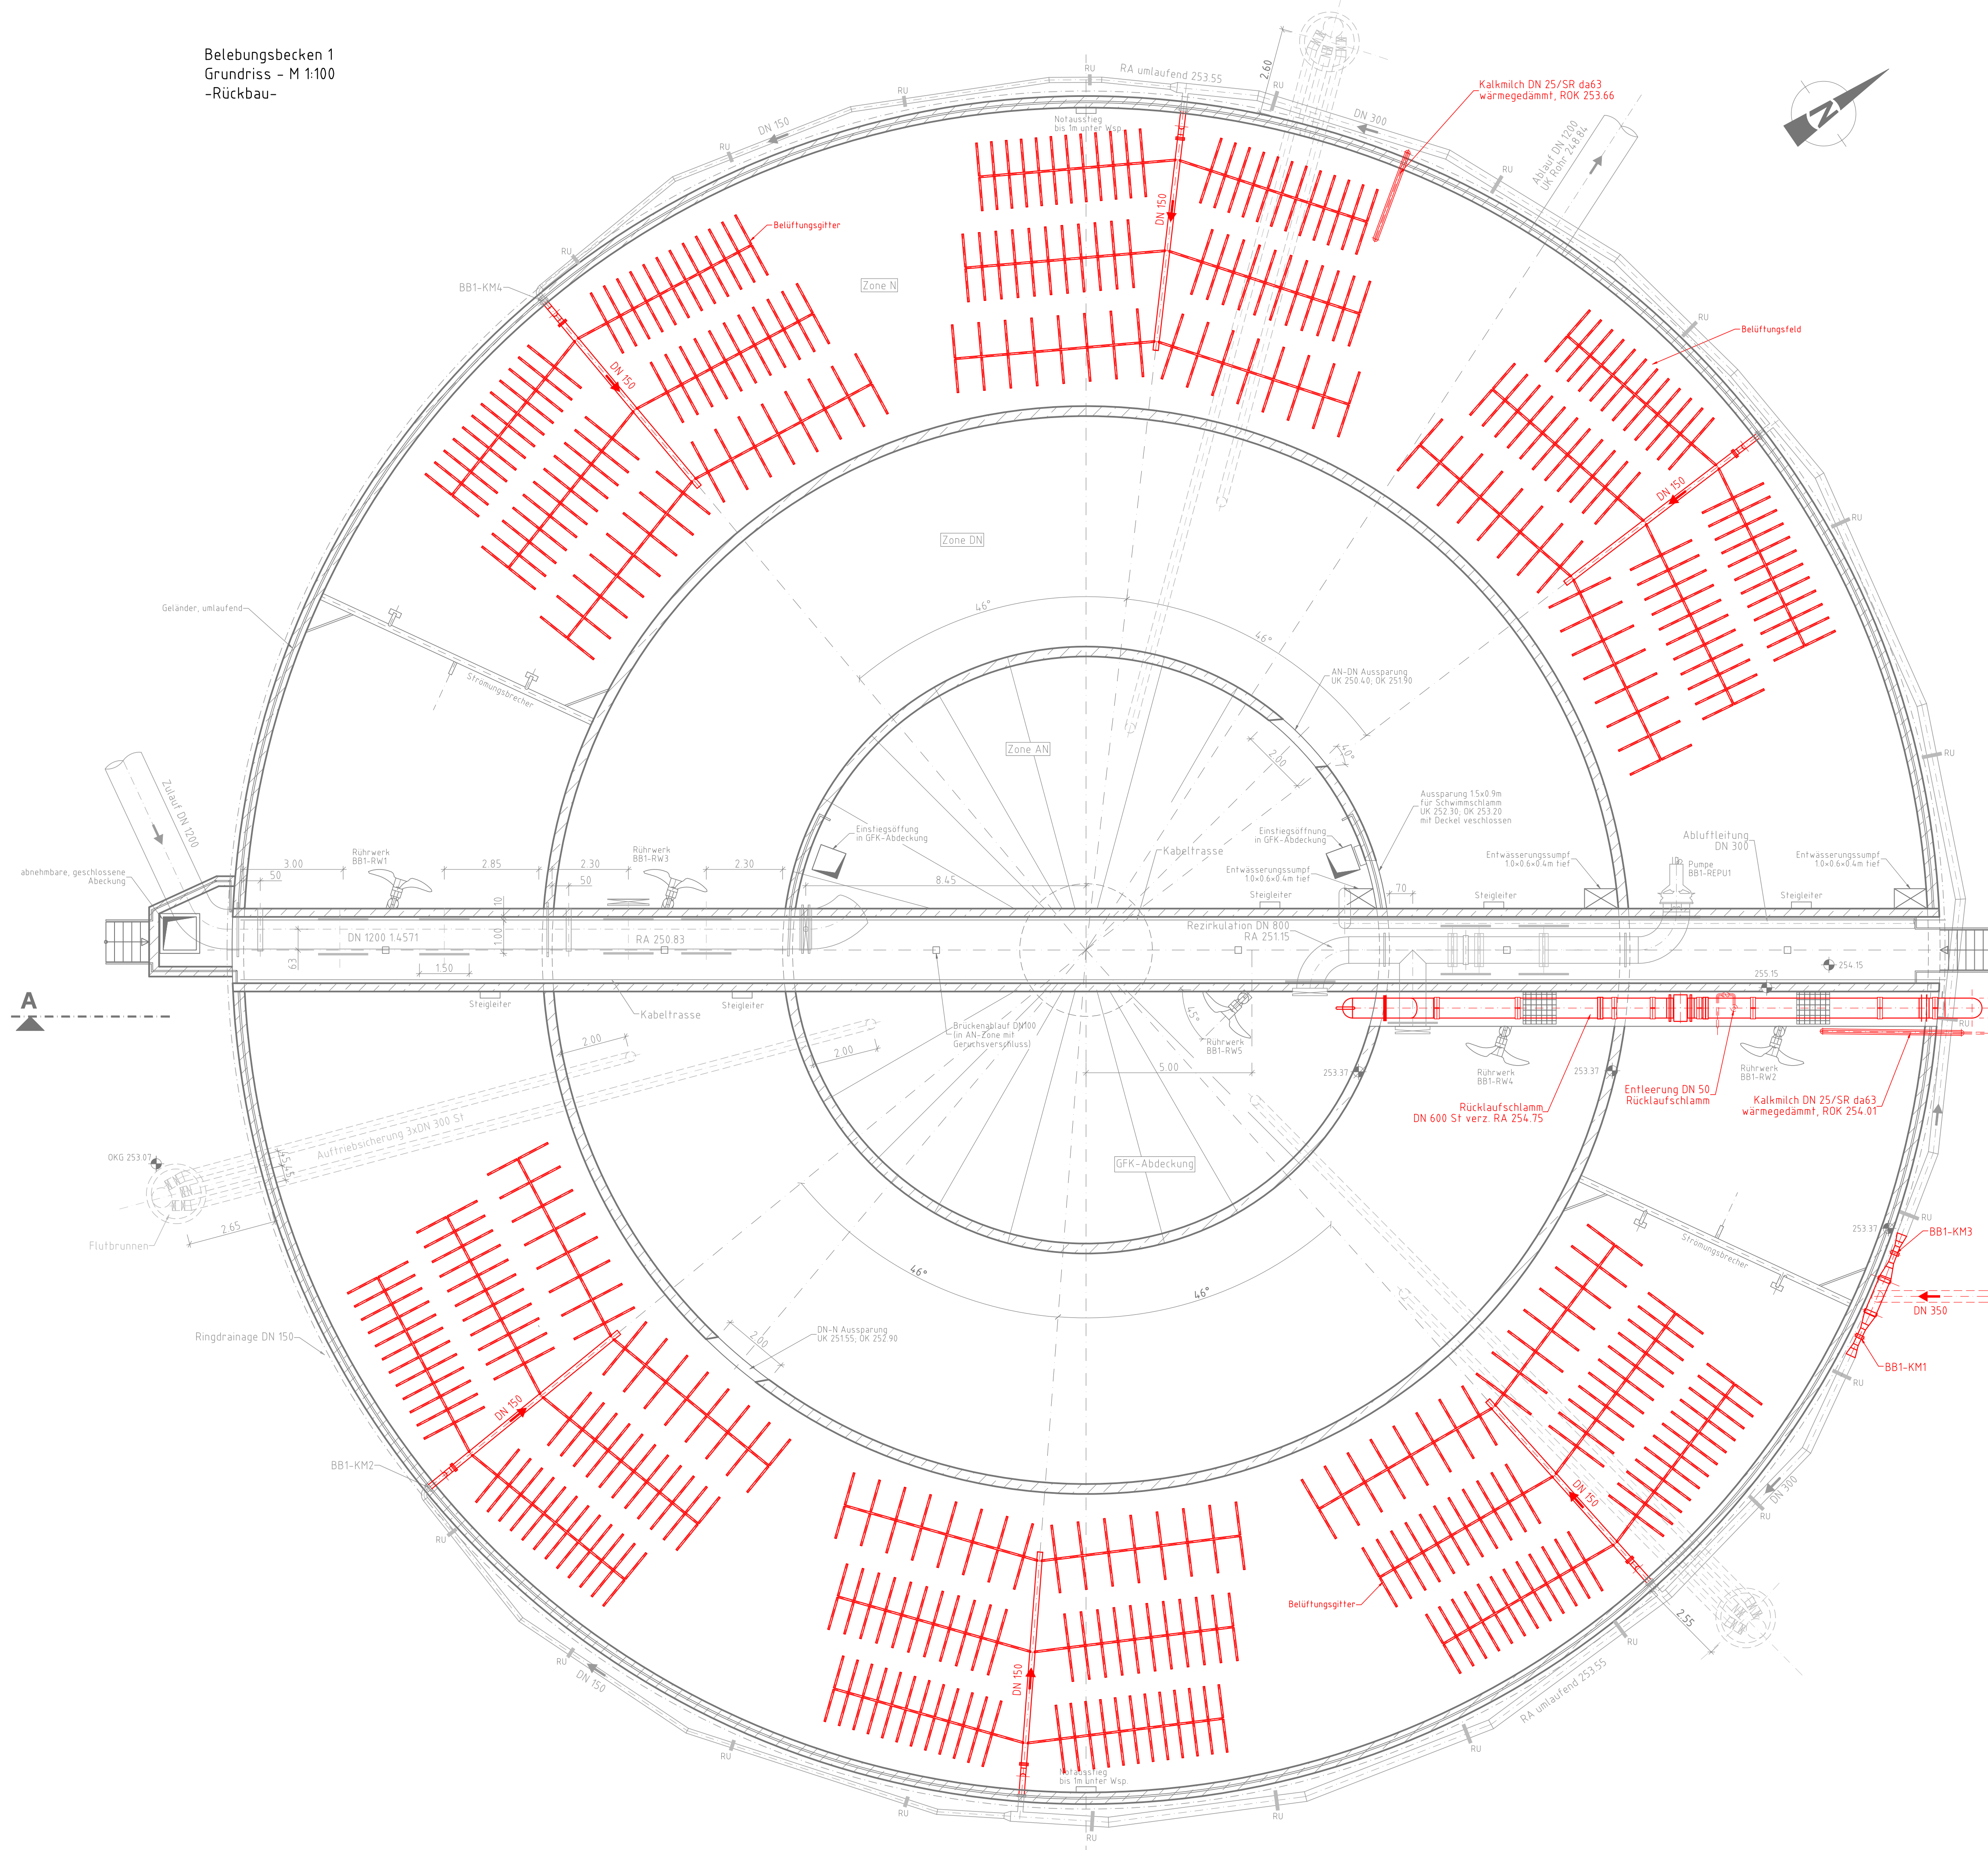

Belebungsbecken 1  
Schnitt A-A - M 1:100  
-Rückbau-

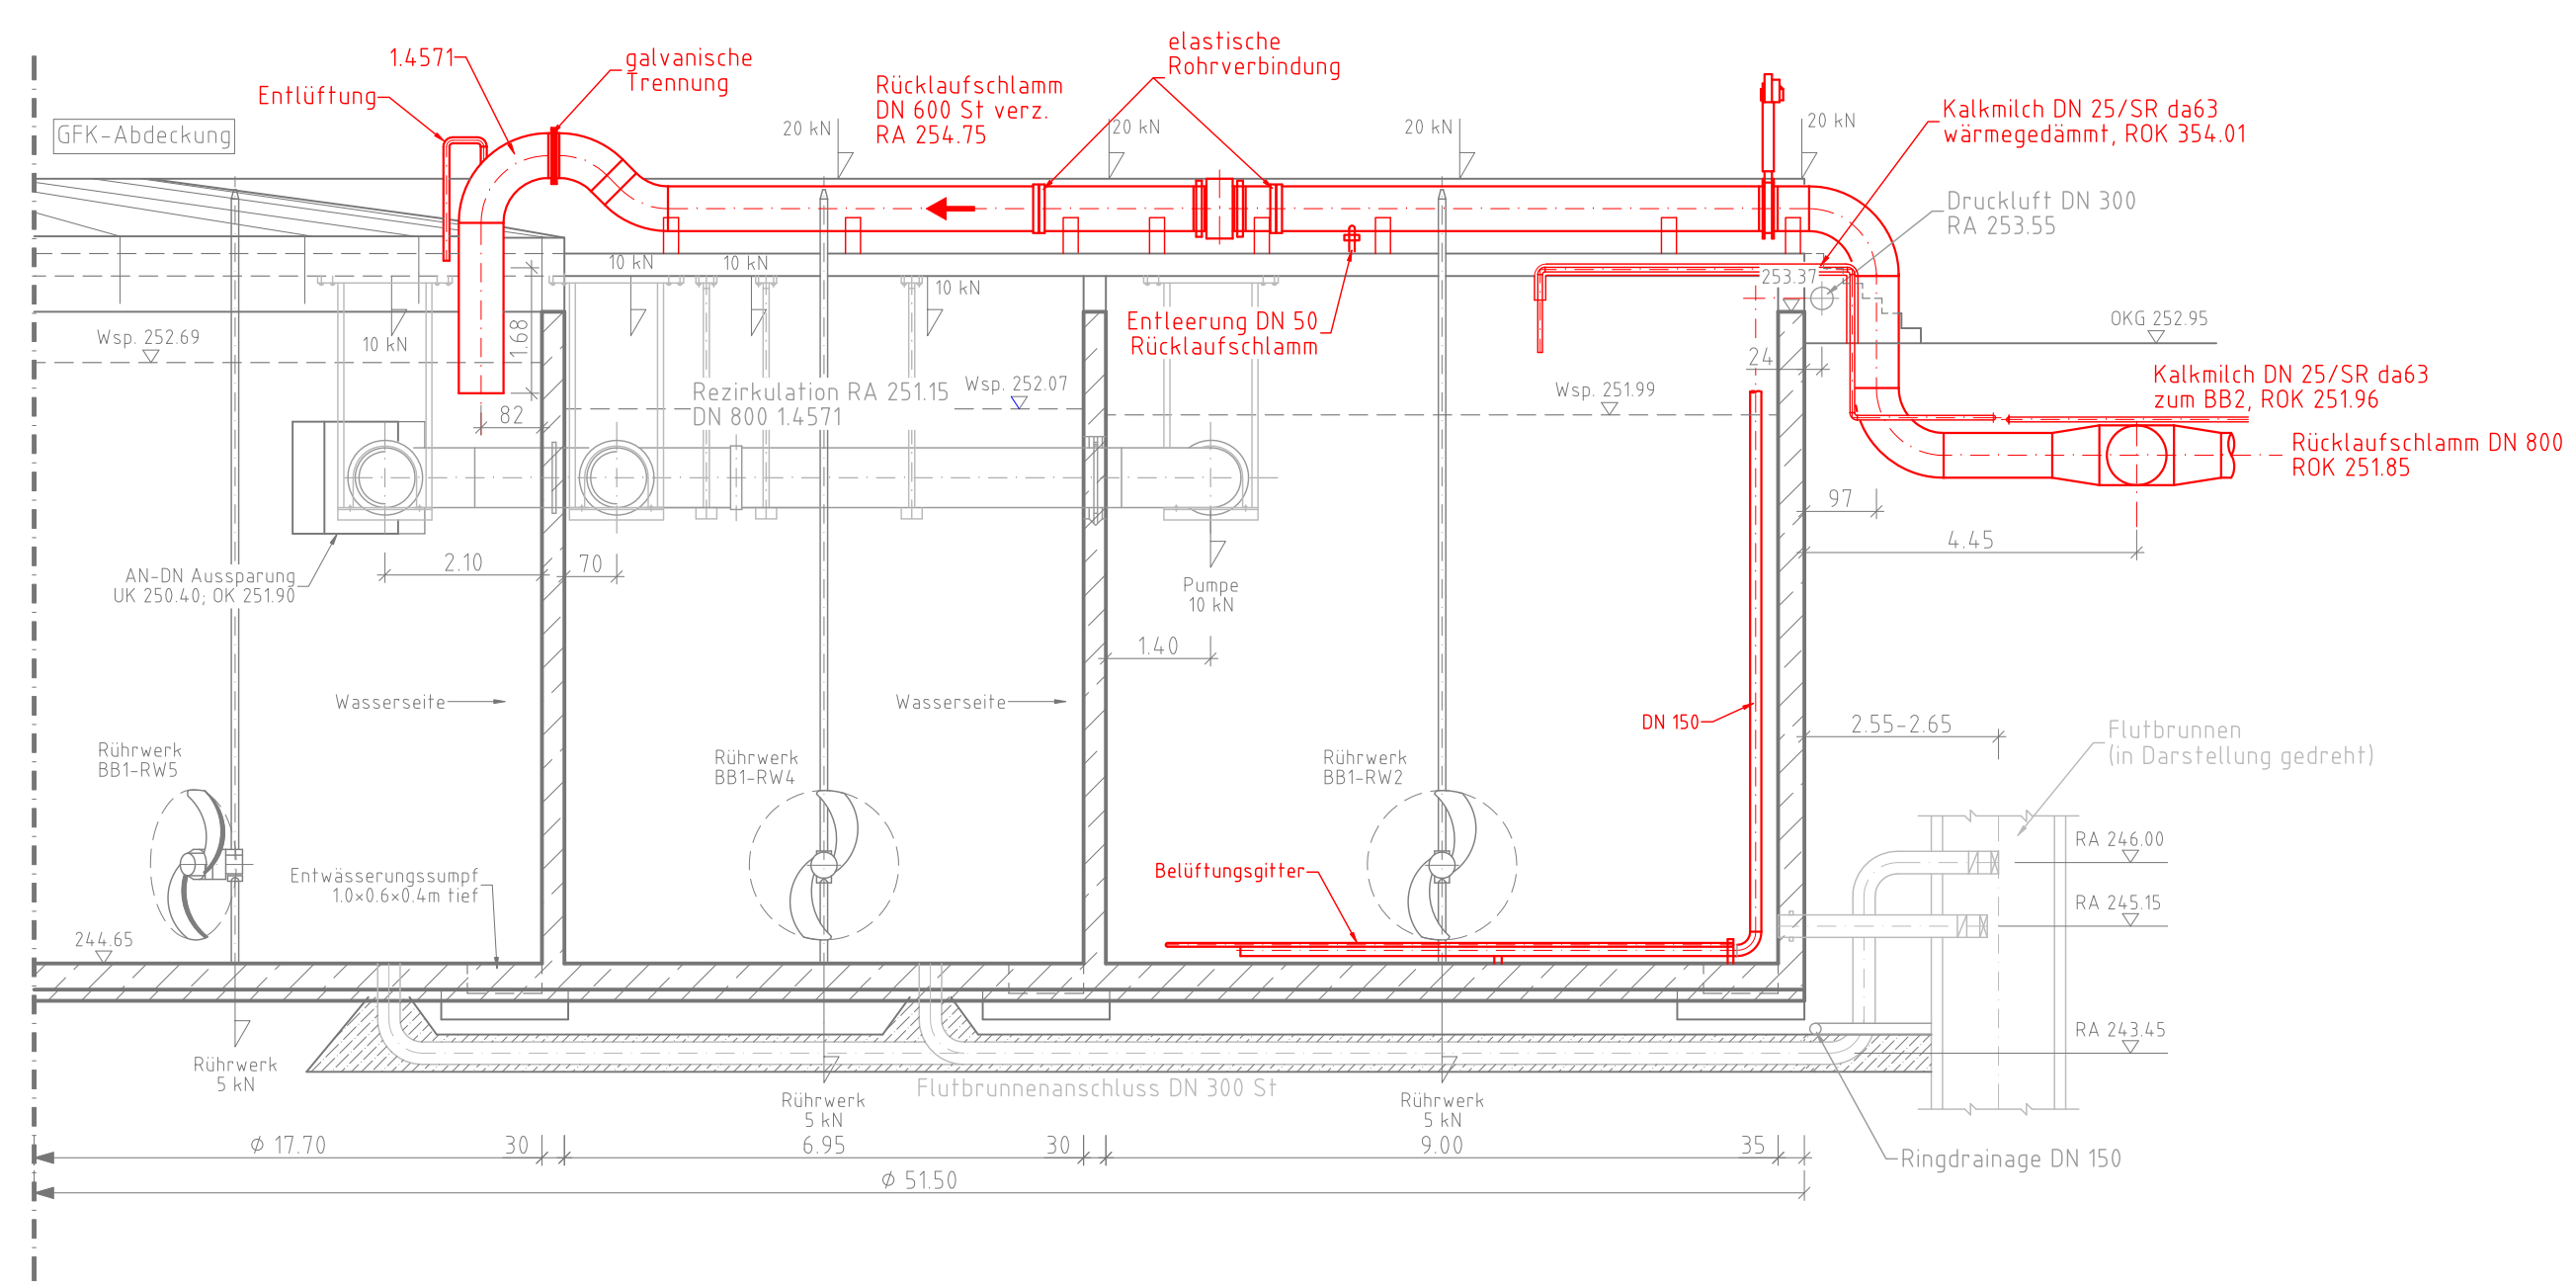

- Legende Rückbau:**
- Rückbau Rohrleitung / Ausrüstung
- Legende Bestand:**
- Bauwerk vorhanden
  - Rohrleitung / Ausrüstung vorhanden

|               |                                                                                                                                                  |       |      |                                                                                       |
|---------------|--------------------------------------------------------------------------------------------------------------------------------------------------|-------|------|---------------------------------------------------------------------------------------|
| 02            |                                                                                                                                                  |       |      |                                                                                       |
| 01            |                                                                                                                                                  |       |      |                                                                                       |
| Index         | Art der Änderung                                                                                                                                 | Datum | Name |                                                                                       |
| Auftraggeber  | <b>WASSERWERKE ZWICKAU</b><br>Mit der Region auf einer Welle<br>WWZ GmbH • Erbmühlenstr. 15 • 08066 Zwickau • Tel. 0375/533-0 • Fax 0375/533-291 |       |      | zur Bauausführung freigeben:<br>Datum, Unterschrift                                   |
| Planung       | <b>bks Ingenieurbüro GmbH</b><br>R.-Breitscheid-Str. 5 • 08189 Zwickau<br>Tel. 0375/39995-0 • Fax 0375/39995-34                                  |       |      | Datum Name Unterschrift<br>03.06.2025 Ke/Vo<br>03.06.2025 Bo<br>Projekt-Nr.: 2023-154 |
| Vorhaben      | <b>ZKA Zwickau</b><br>Austausch Belüftungsgitter                                                                                                 |       |      | Bauteil/Art des Planes:<br><b>Belebungsbecken 1</b><br>Rückbau<br>Grundriss • Schnitt |
| Planungsphase | Ausführungsplanung                                                                                                                               |       |      | Maßstab: 1:100<br>Plan-Nr.: AP 04.03.00<br>Ersatz für:                                |
| Lagebezug     | ETRS 89/UTM 33                                                                                                                                   |       |      | Landkreis: Zwickau                                                                    |
| Höhenbezug    | NN (DHN92)                                                                                                                                       |       |      | Gemeinde: Zwickau                                                                     |
|               |                                                                                                                                                  |       |      | Gemarkung: Crossen                                                                    |

Diese Zeichnung ist urheberrechtlich geschützt! Vervielfältigung und Weitergabe an Dritte ist nur mit Zustimmung des Entwurfsverfassers gestattet!