



Schlammpumpe/ Gebläsestation
Grundriss Kellergeschoss
-Rückbau-

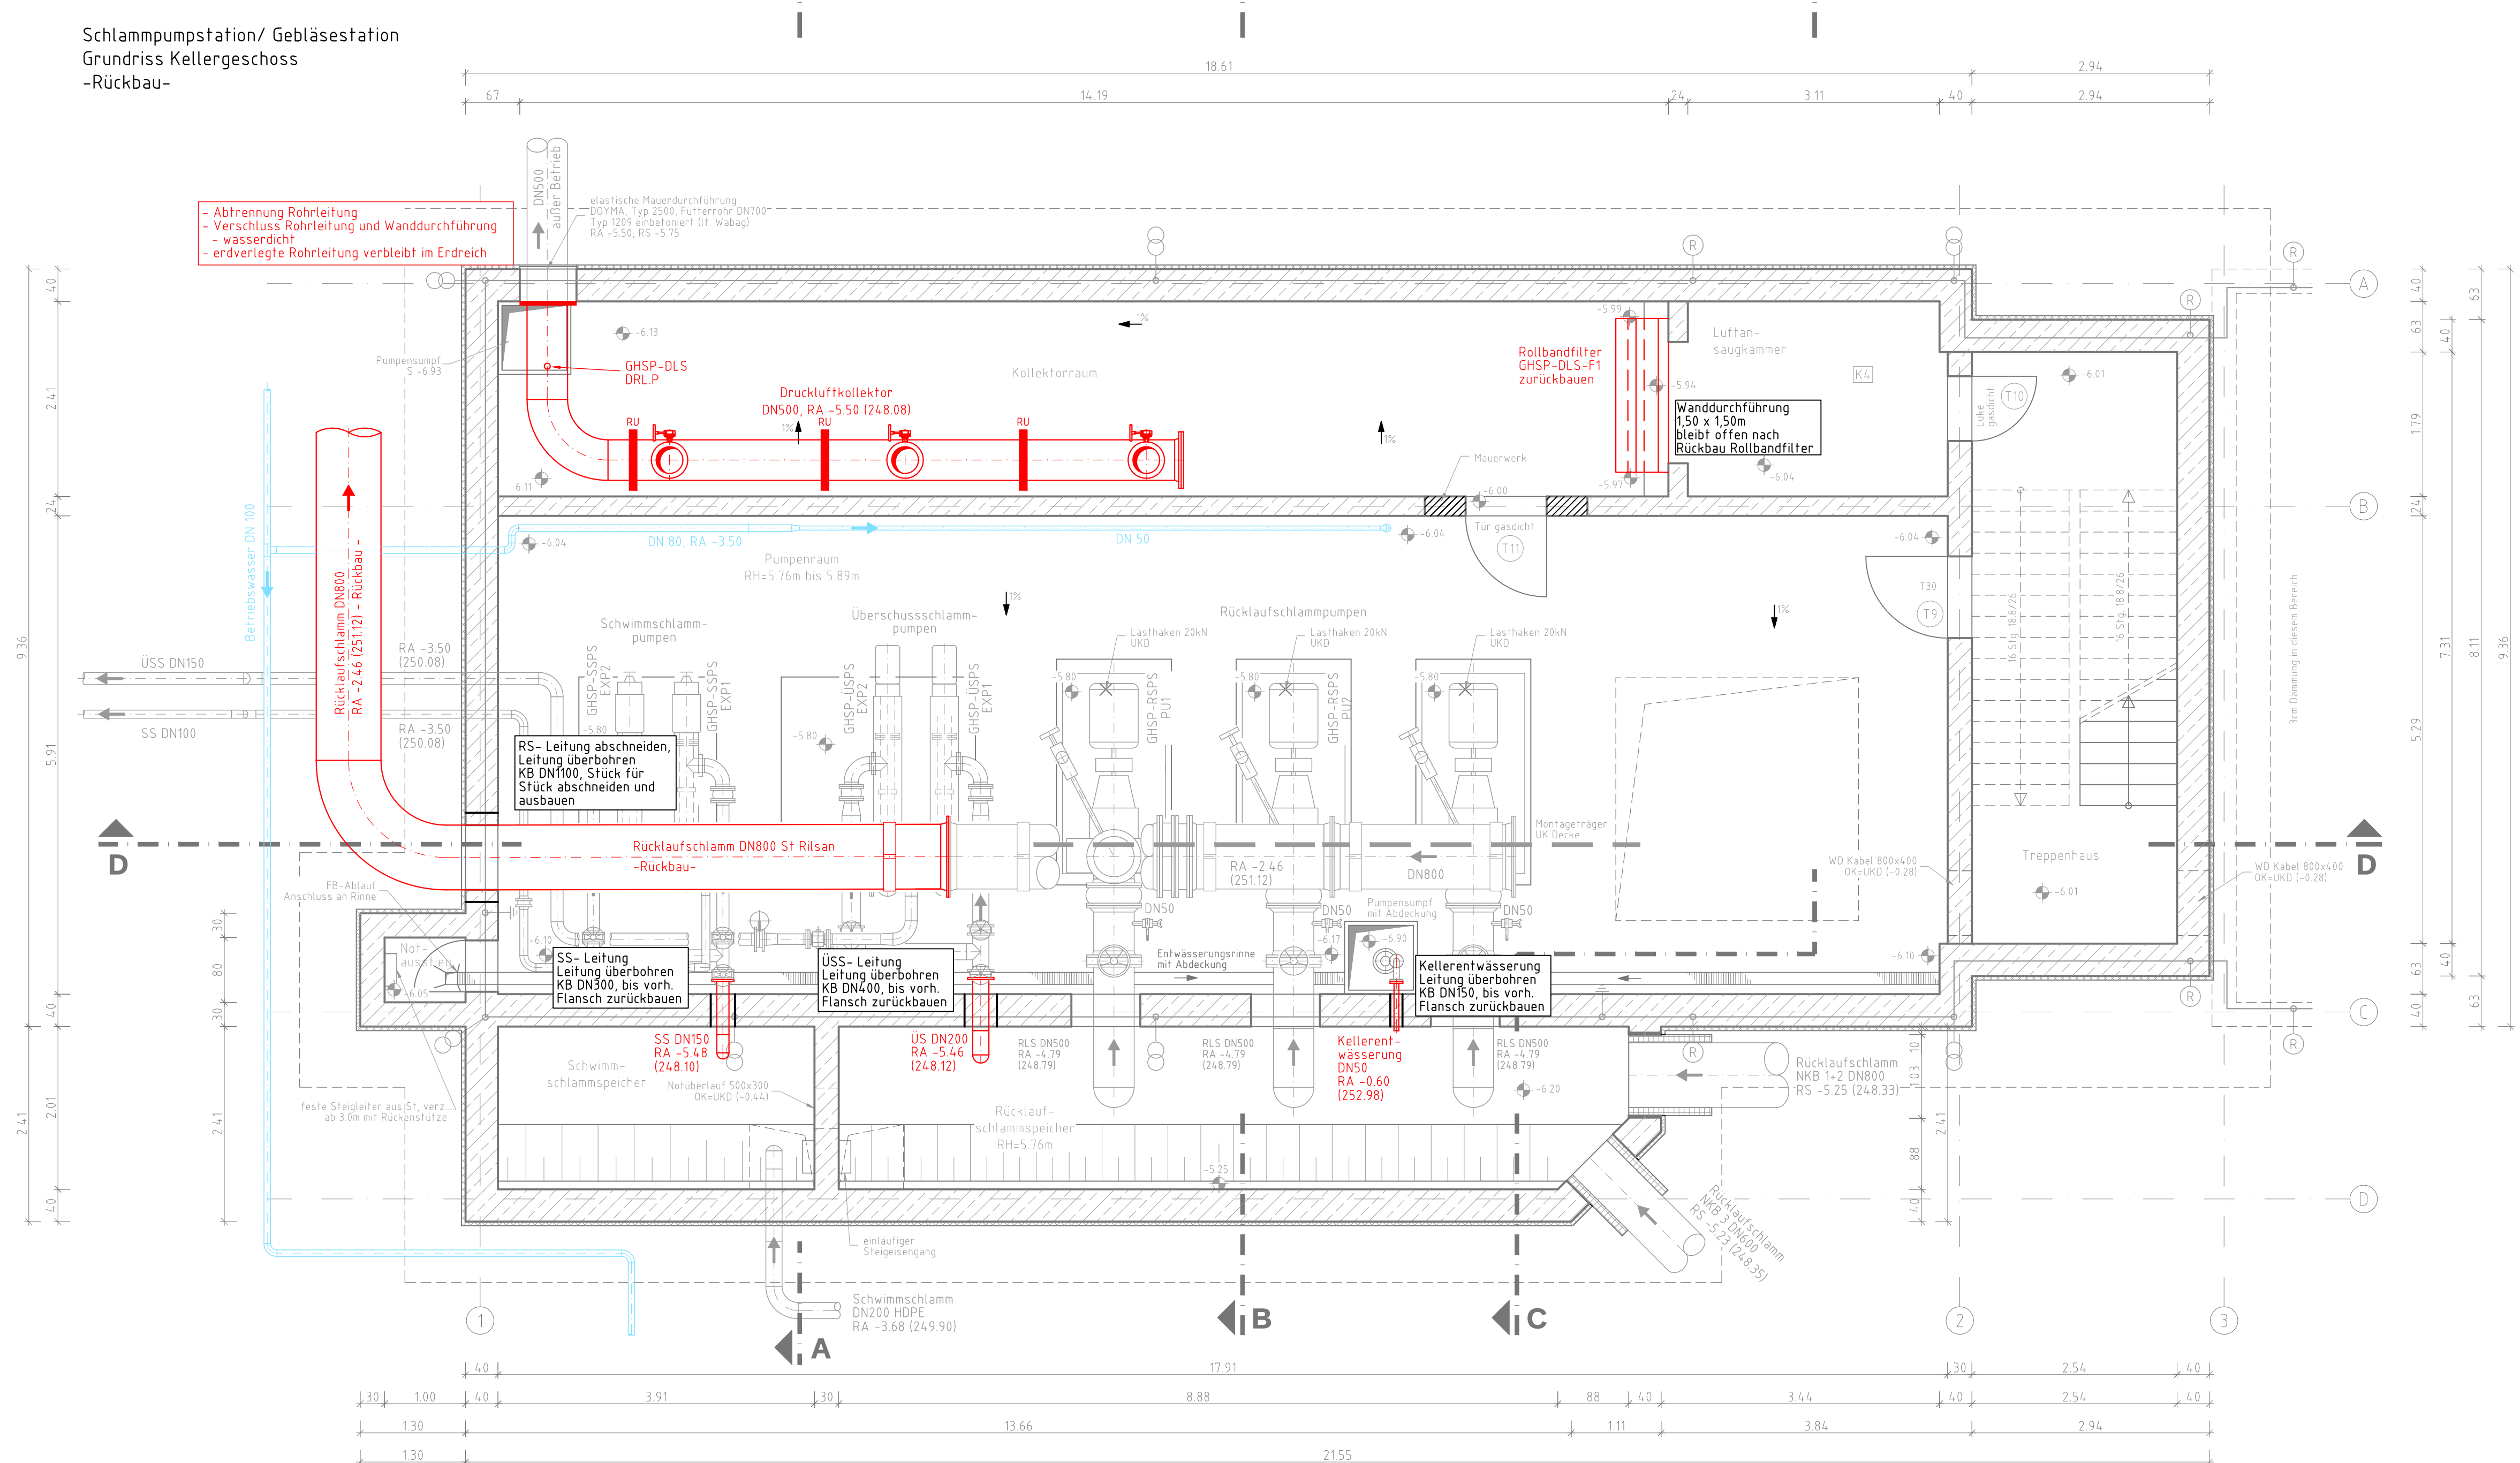

Schlammpumpe/ Gebläsestation
Grundriss Kellergeschoss
-Planung-

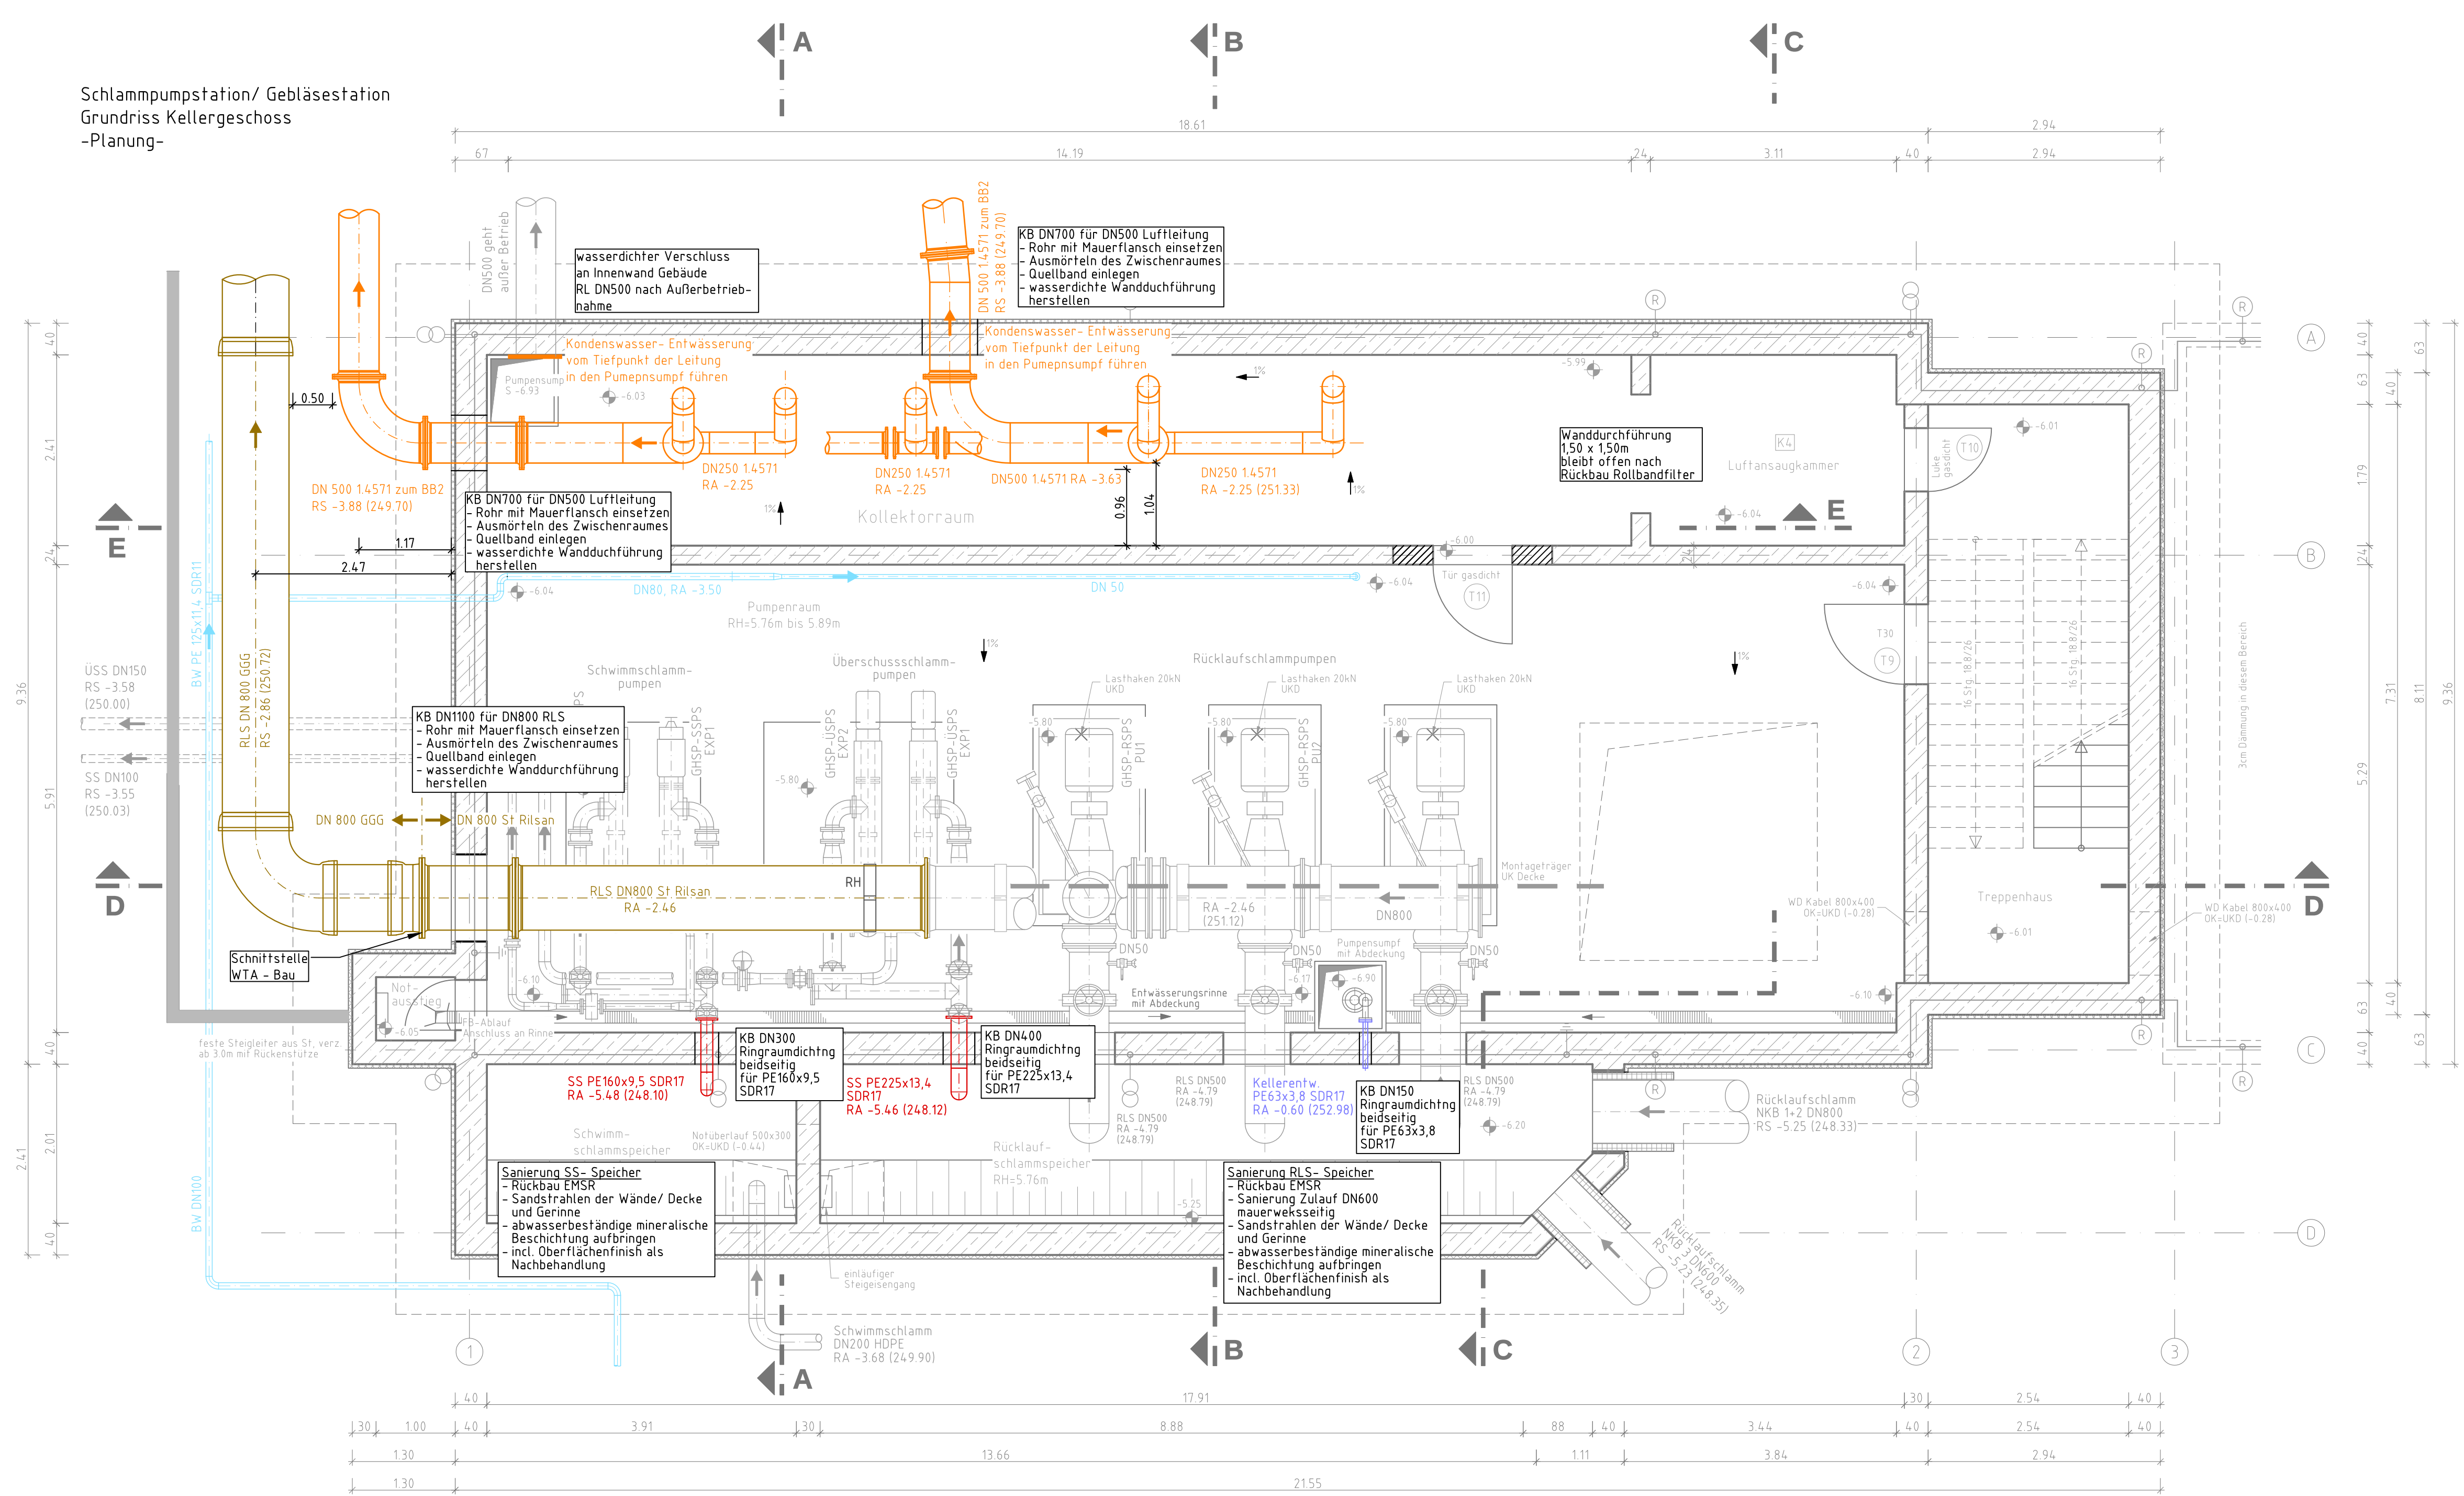

Legende Bestand:

 Bauwerk vorhanden

 Rohrleitung / Ausrüstung vorhanden

Legende Rückbau:

- == Rückbau Rohrleitung / Ausrüstung
- ▬ Abbruch Sockel / Fundamente

Legende Planung:

- Druckluftleitung
- Mat. im Gebäude: Edelstahl 1.4571
- Mat. erdverlegt: Edelstahl 1.4571 untemtelt!
- Rücklaufschlammleitung
- Mat. im Gebäude: St Rilsan
- Mat. erdverlegt: GGG
- Betriebswasser BW
- Mat. Bestand unbekannt
- Mat. neu: PE 125x11,4 SDR11
- Gebläse
- (Fabr. Kaeser o. glw.)
- Kullensenschalldämpfer
- (Fabr. BerlinerLuft o. glw.)
- Rohrhalterung

RH

02				
01				
Index	Art der Änderung		Datum	Name
Auftraggeber		zur Bauausführung freigeben:		
 WASSERWERKE ZWICKAU Mit der Region auf einer Welle		 Datum, Unterschrift		
WtW GmbH • Erlimühlenstr. 15 • 08046 Zwickau • Tel.: 0375/533-0 • Fax: 0375/533-291				
Planung	 Ingenieurbüro GmbH R.-Breitscheid-Straße 10 • 08184 Pöhlitzsch (Zwickau) Tel.: 0375/39995-0 • Fax: 0375/39995-34		Datum beendet 03.06.2025	Name Be
			geprüft 03.06.2025	Bo
Vorbaben	ZKA Zwickau Austausch Belüftung im Keller		Projekt-Nr.: 2023-154	
			Bauteil/Art des Planes: Schlamm pumpstation/ Gebläsestation	
			Rückbau / Planung Grundriss Kellergeschoss	
Planungsphase:	Ausführungsplanung			
Lagebezug: ETRS 89/UTM 33	Landkreis: Zwickau	Maßstab: 1:50		
Höhenbezug: NNH (DHHN92)	Gemeinde: Zwickau	Plan-Nr.: AP 04.05.00		
	Gemarkung: Crossen	Ersatz für:		

Diese Zeichnung ist urheberrechtlich geschützt! Vervielfältigung und Weitergabe an Dritte ist nur mit Zustimmung des Entwurfsverfassers gestattet!