


A'A B C D E F G H I K

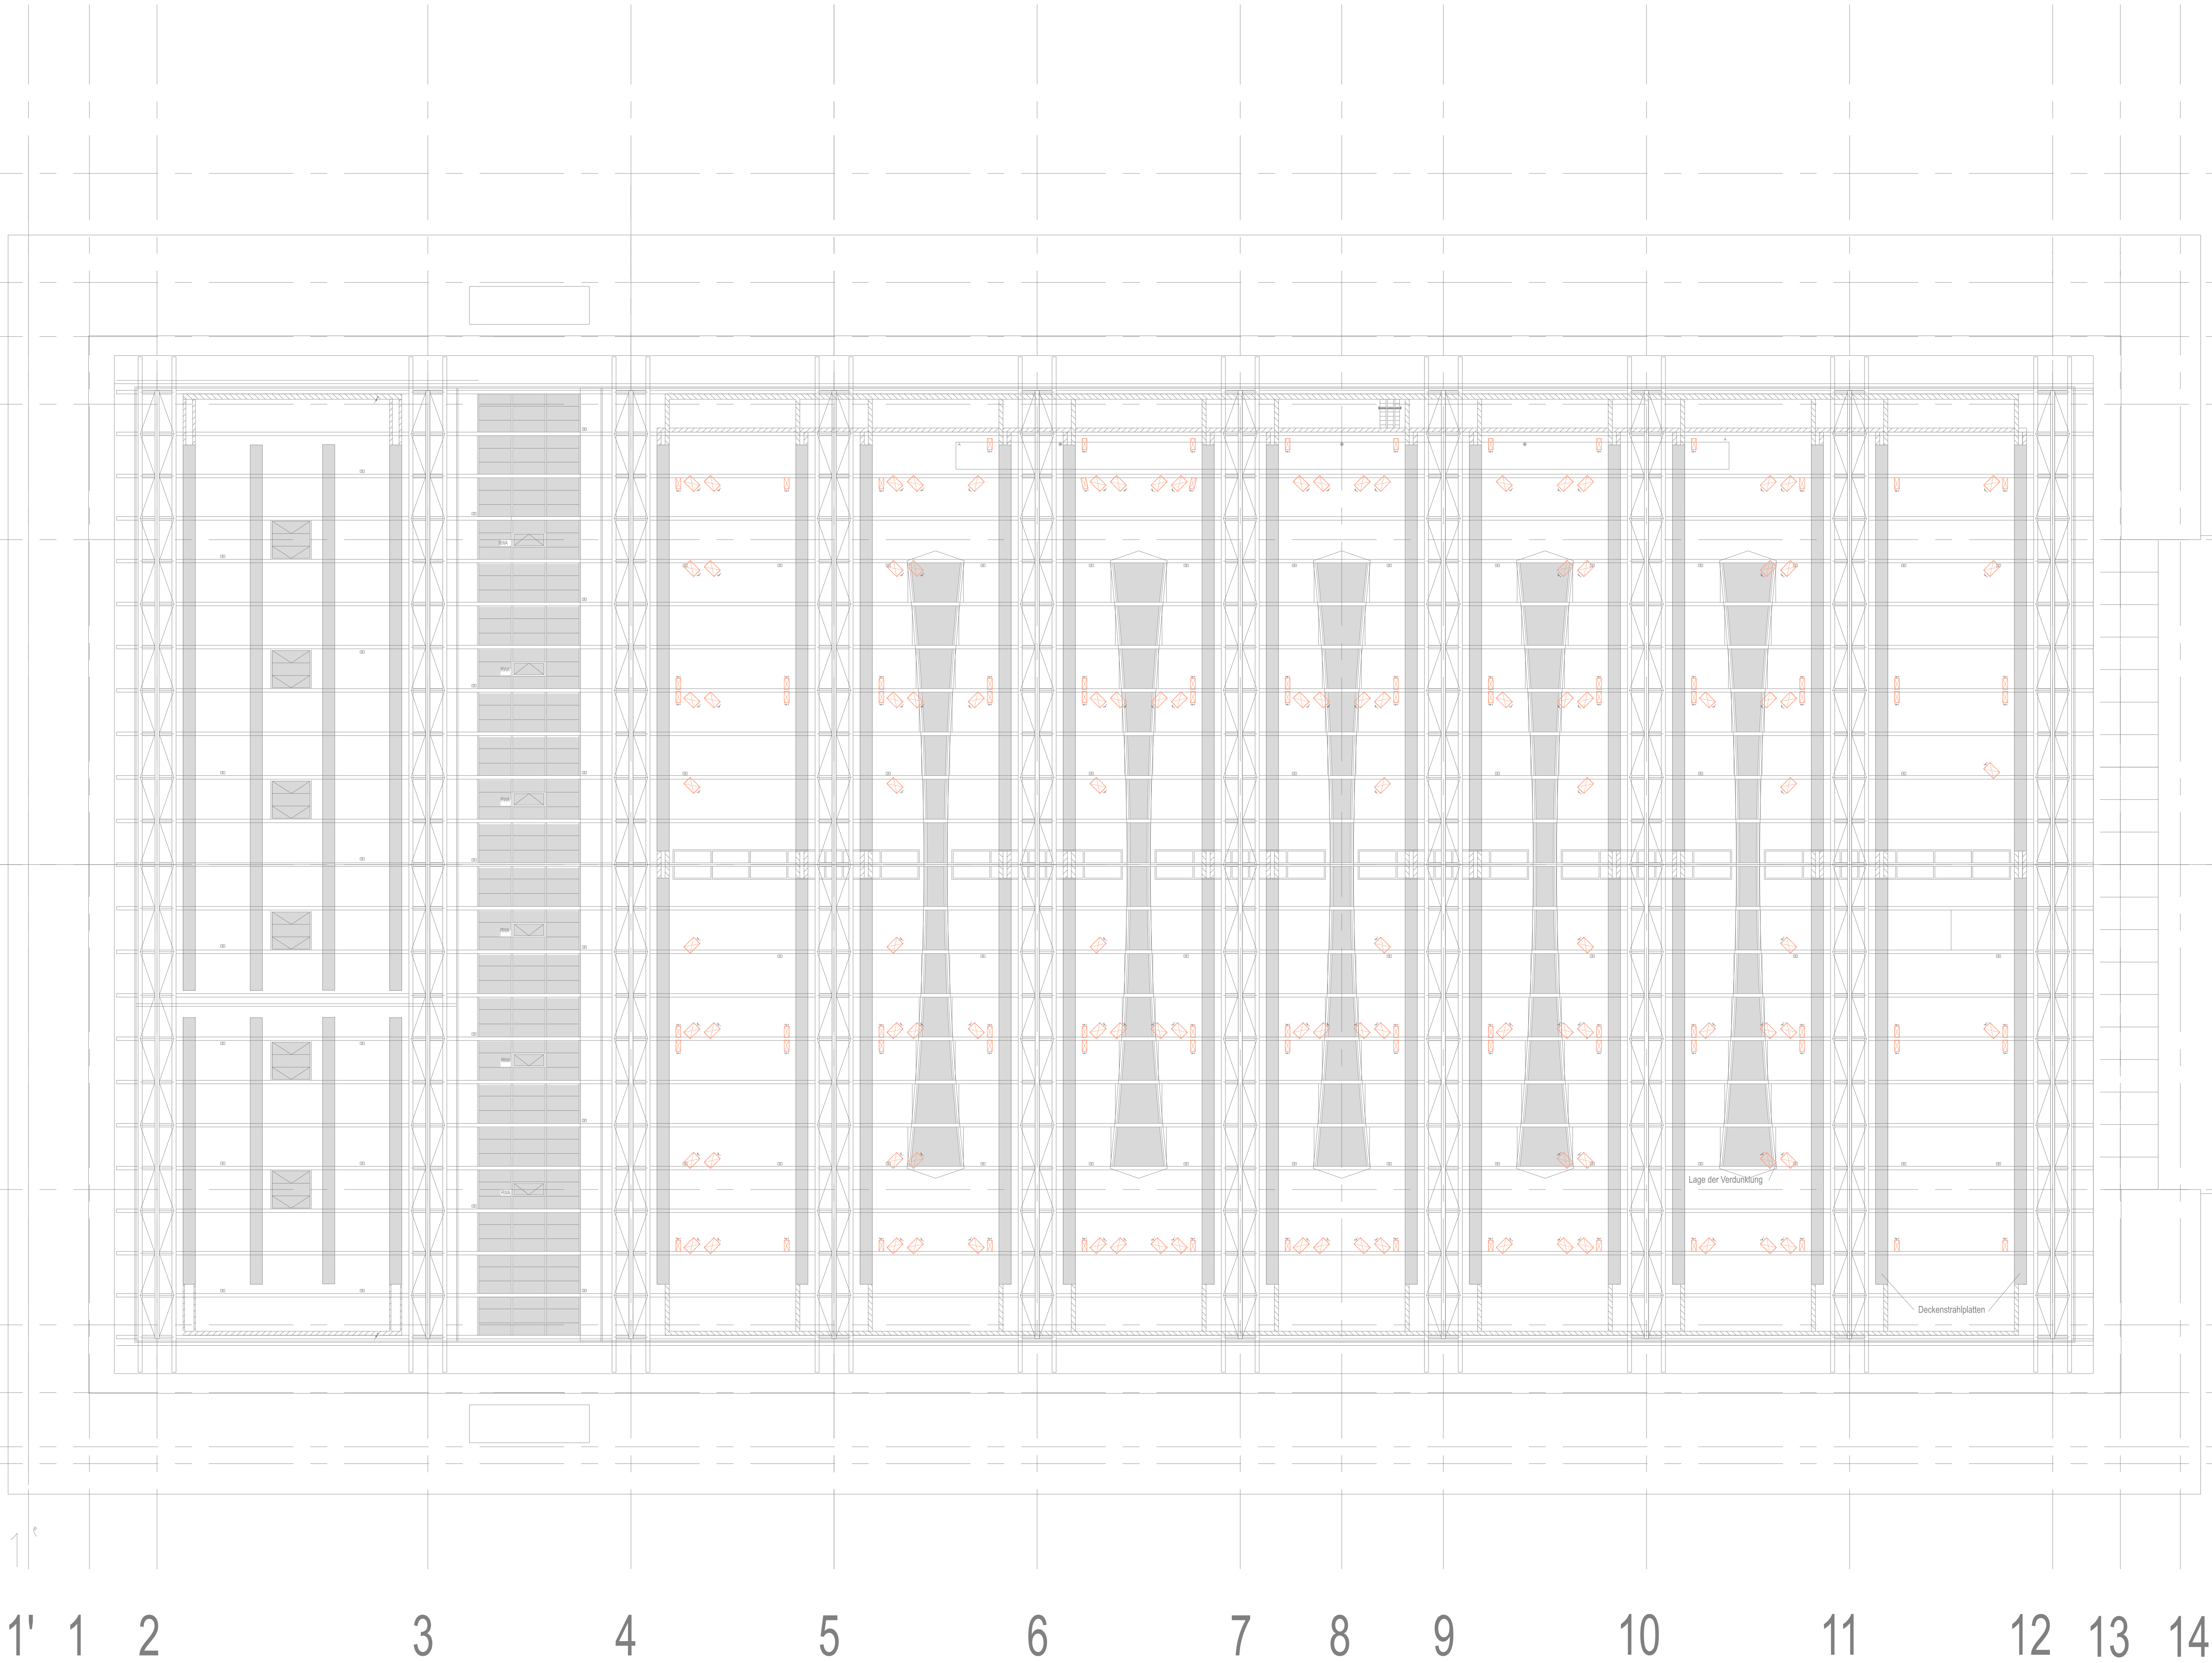

BELEUCHTUNG			
Typ 1	Flur Hauptstrahl, 5700K 100 x 1500 mm ØH ØD 100 Stück	Typ 2	Flur Hauptstrahl, RGBW 100 x 1500 mm ØH ØD 81 Stück
Typ 3	Flur Podest Finish, 5700K 100 x 1500 mm ØH ØD 2 Stück		

H		
G		
F		
E		
D		
C		
B		
A		
Datum	Änderung	Bearbeiter

Architekturgrundriss

Bauvorhaben
Quarterback Immobilien Arena
Erneuerung Beleuchtungsanlage

Leistungsphase Ausführungsplanung	Projektnummer	
Planinhalt Elektrotechnik	Format B49x1189	Maßstab 1:200
Deckenspiegel	Erstellungsdatum 06.06.2025	Gezeichnet
Plannummer E5_XXXX_G00_DSP_XX_	Geprüft	
Datenname E5_XXXX_G00_DSP_XX_		