 



2 Toranlagen-Nr.



Index	Datum	Erlaeuterung	Unterschrift

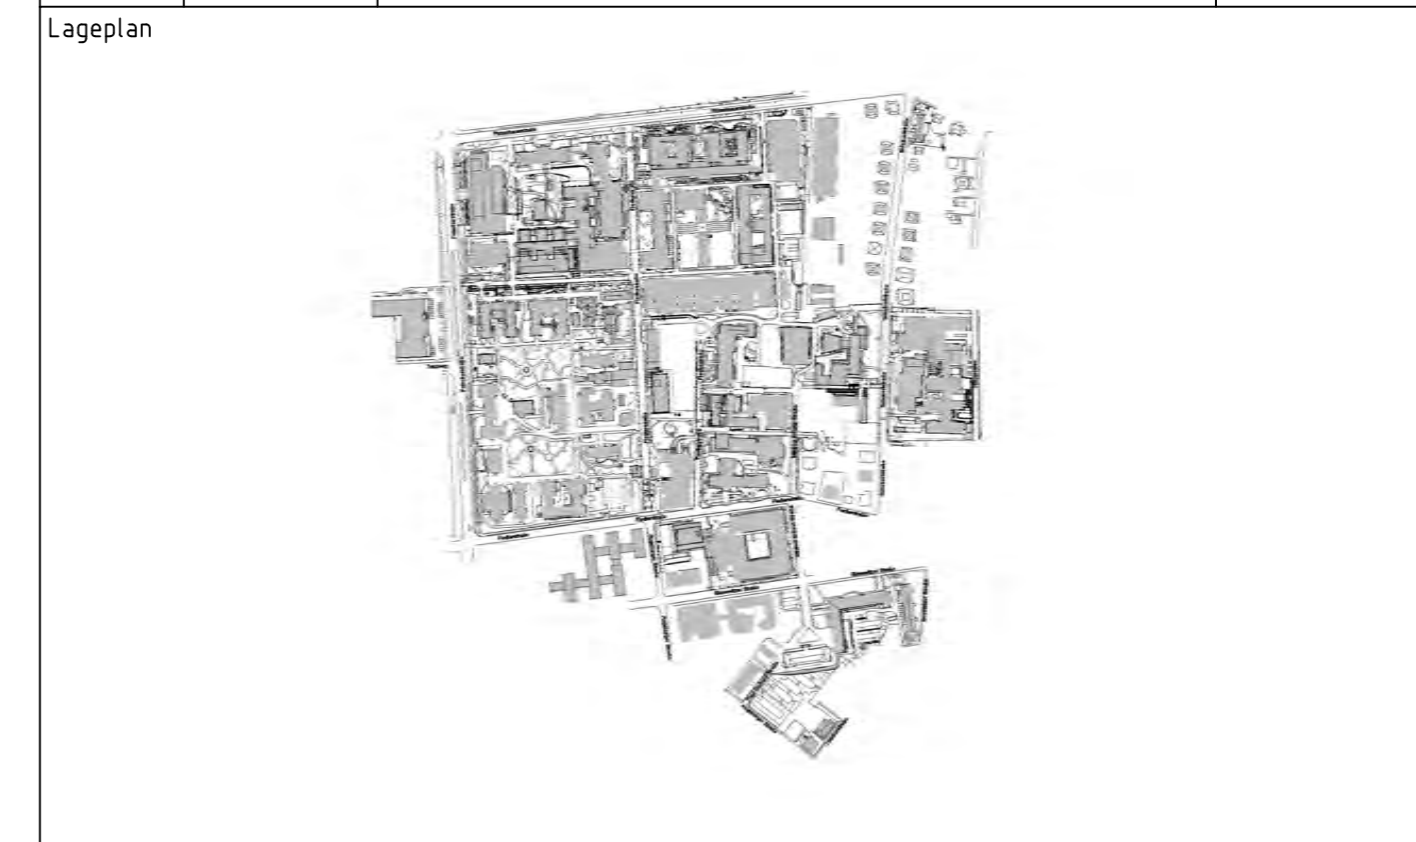

Universitaetsklinikum Carl Gustav Carus an der Technischen Universitaet Dresden - Geschäftsbereich Bau und Technik Fetscherstrasse 74, 01307 Dresden

Projekt Erneuerung Schranken- und Überwachungssystem Projektnummer

Liegenschaft Universitaetsklinikum Carl Gustav Carus Planinhalt Lageplan des UKD Maßnahmenstandorte

Plannummer E I - - LP 001 AA DIS-Nummer 10000002639


Plandatum 24.04.2025 Index / Version AA

Format A2 (594x420) Maßstab 1:2000

Plandatum 24.04.2025  
S. Griebenow  
Unterschrift

Fachplanung Plandatum


BAUHERR Universitaetsklinikum Carl Gustav Carus an der Technischen Universitaet Dresden (AOER) Unterschrift

Fetscherstr. 74 01307 Dresden 
  
 RUSCHJ  
 Unterschrift


1	2	3	4	5	6	7
E	I	-	-	LP	002	AA




- Legende
- Dome-Kamera
  - Außenverteiler
  - Installationsschleife NYY-J 5x4mm<sup>2</sup>
  - Installationsschleife J-Y(ST)Y 4x2x0,8mm
  - Installationsschleife NYM-J 3x2,5mm<sup>2</sup>
  - Datenkabel S-FTP 4x2xAWG23 Kat. 7A
  - Glasfaserkabel A-DQI(ZN)B2Y 4G50/125 OM4

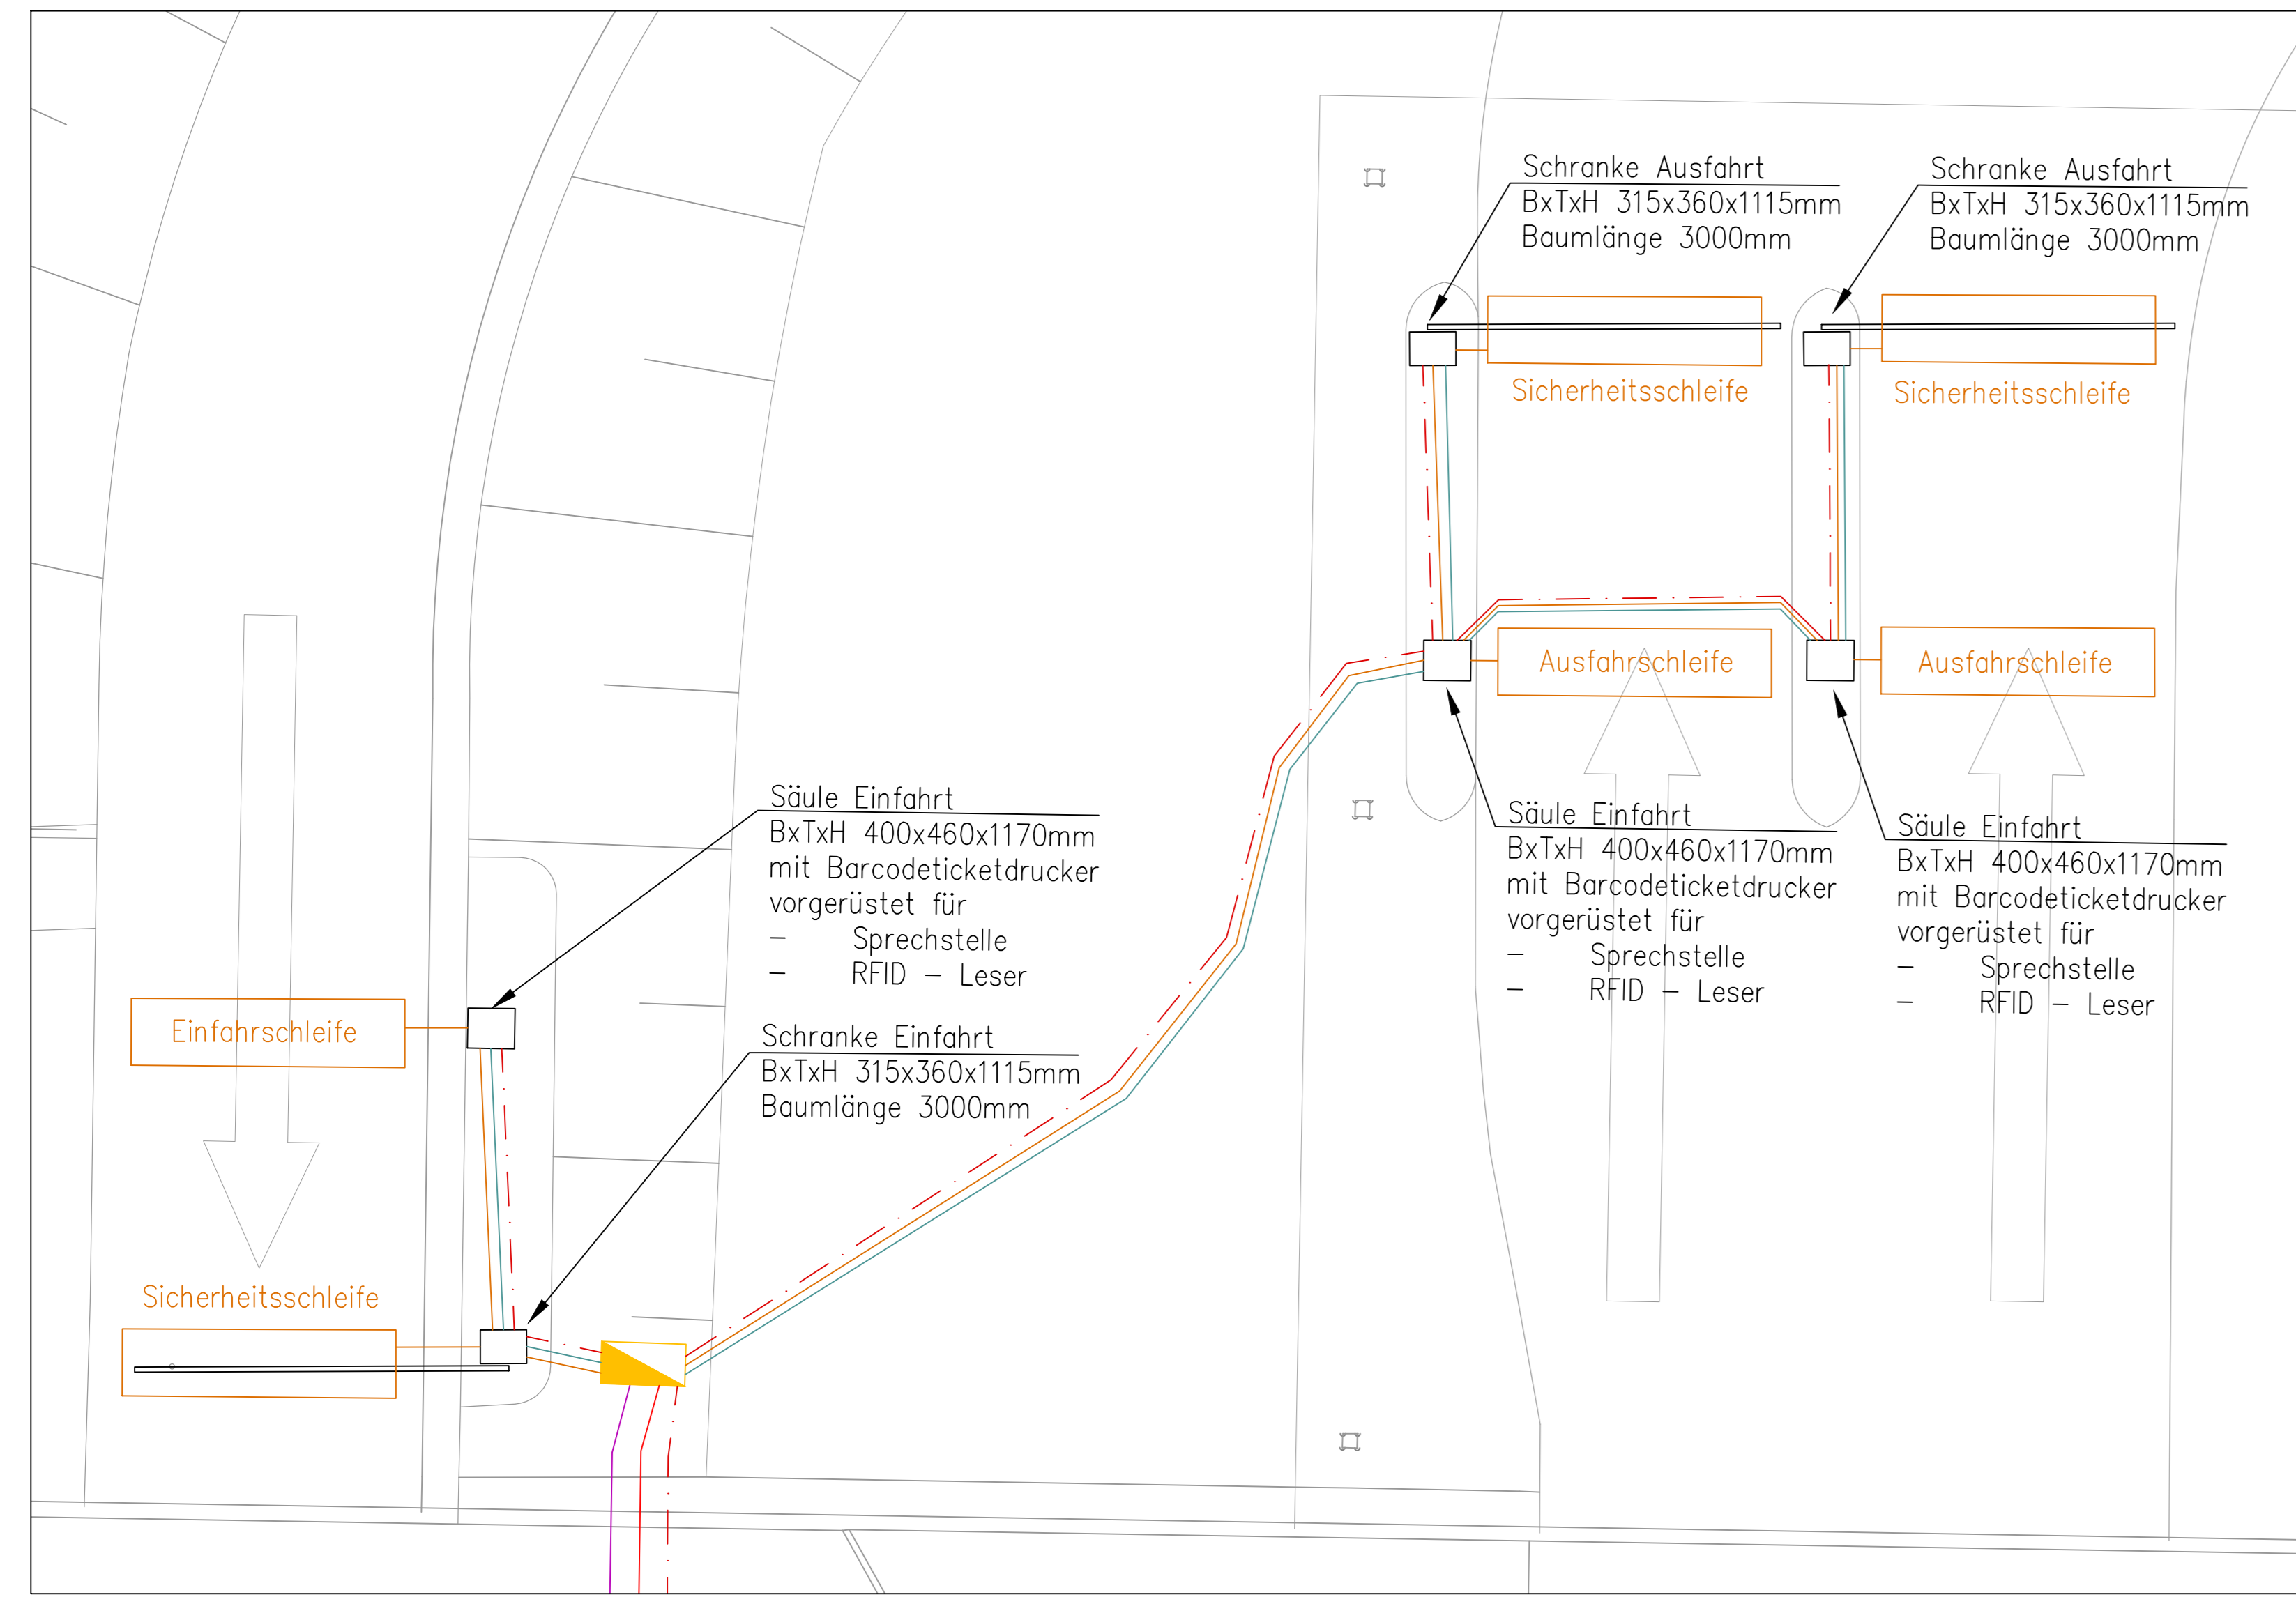

Ansicht Schrankenanlage TA00 Rückseite/ M1:50

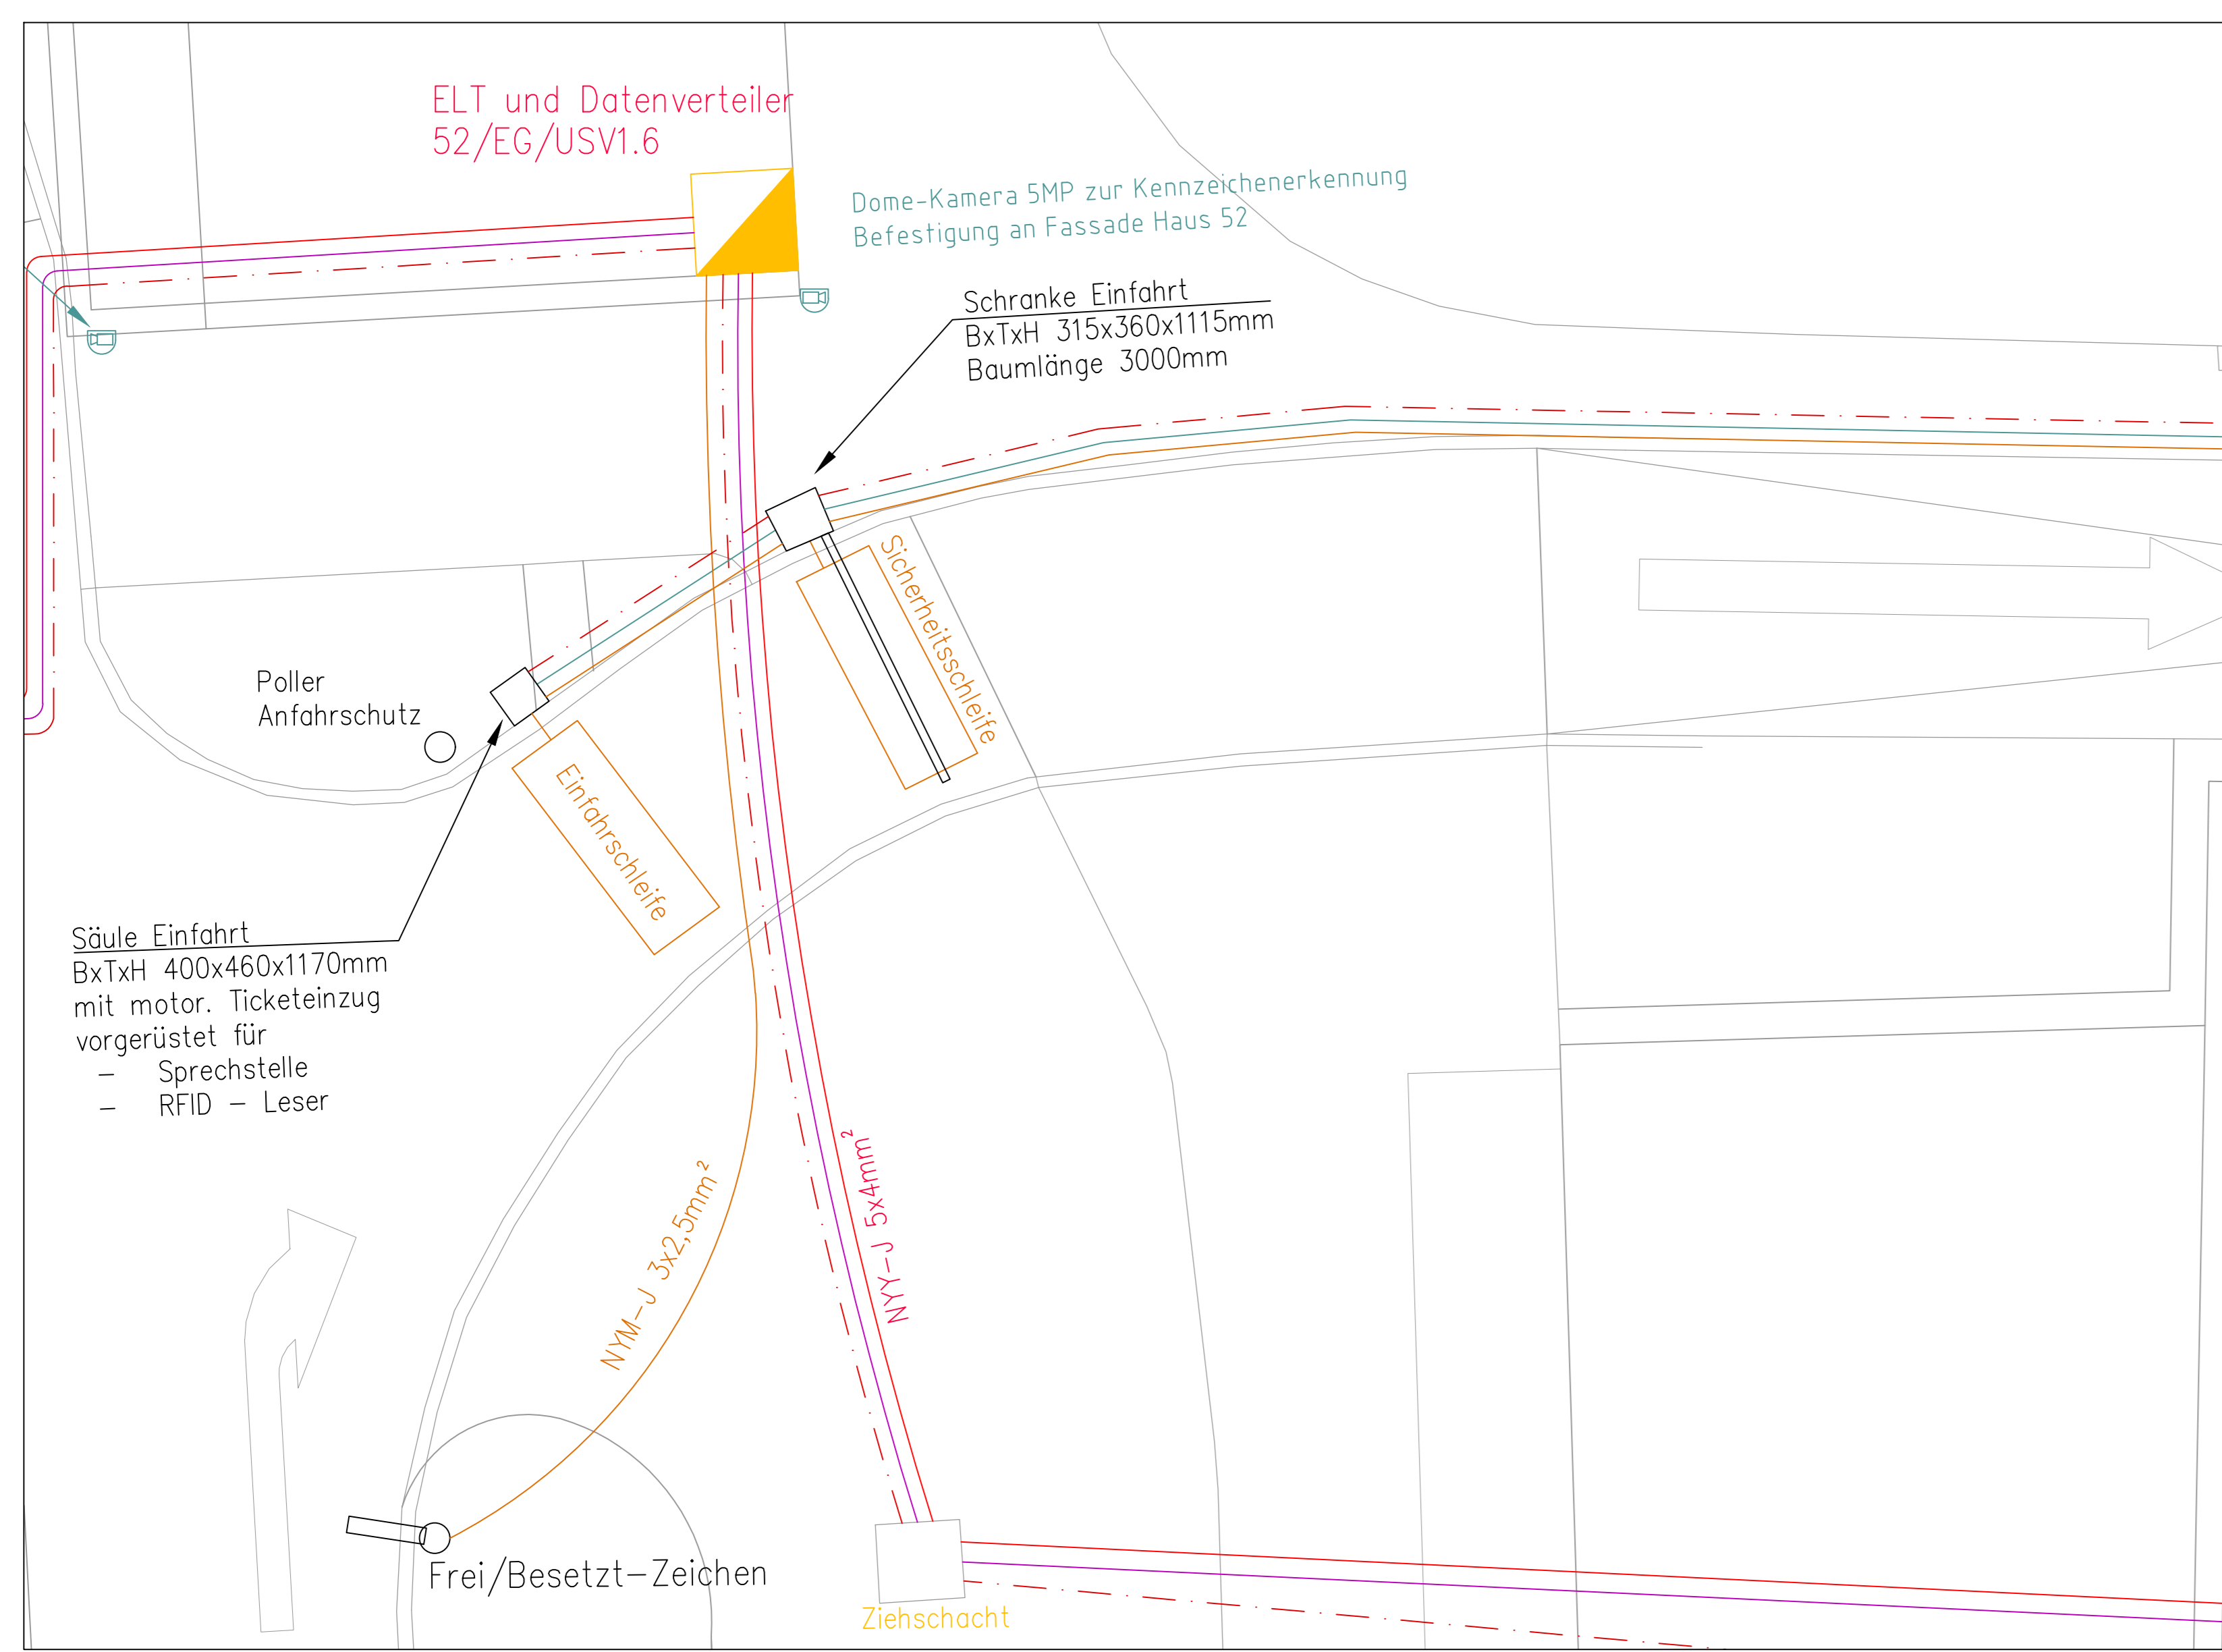

Ansicht Schrankenanlage TA00 Vorderseite/ M1:50

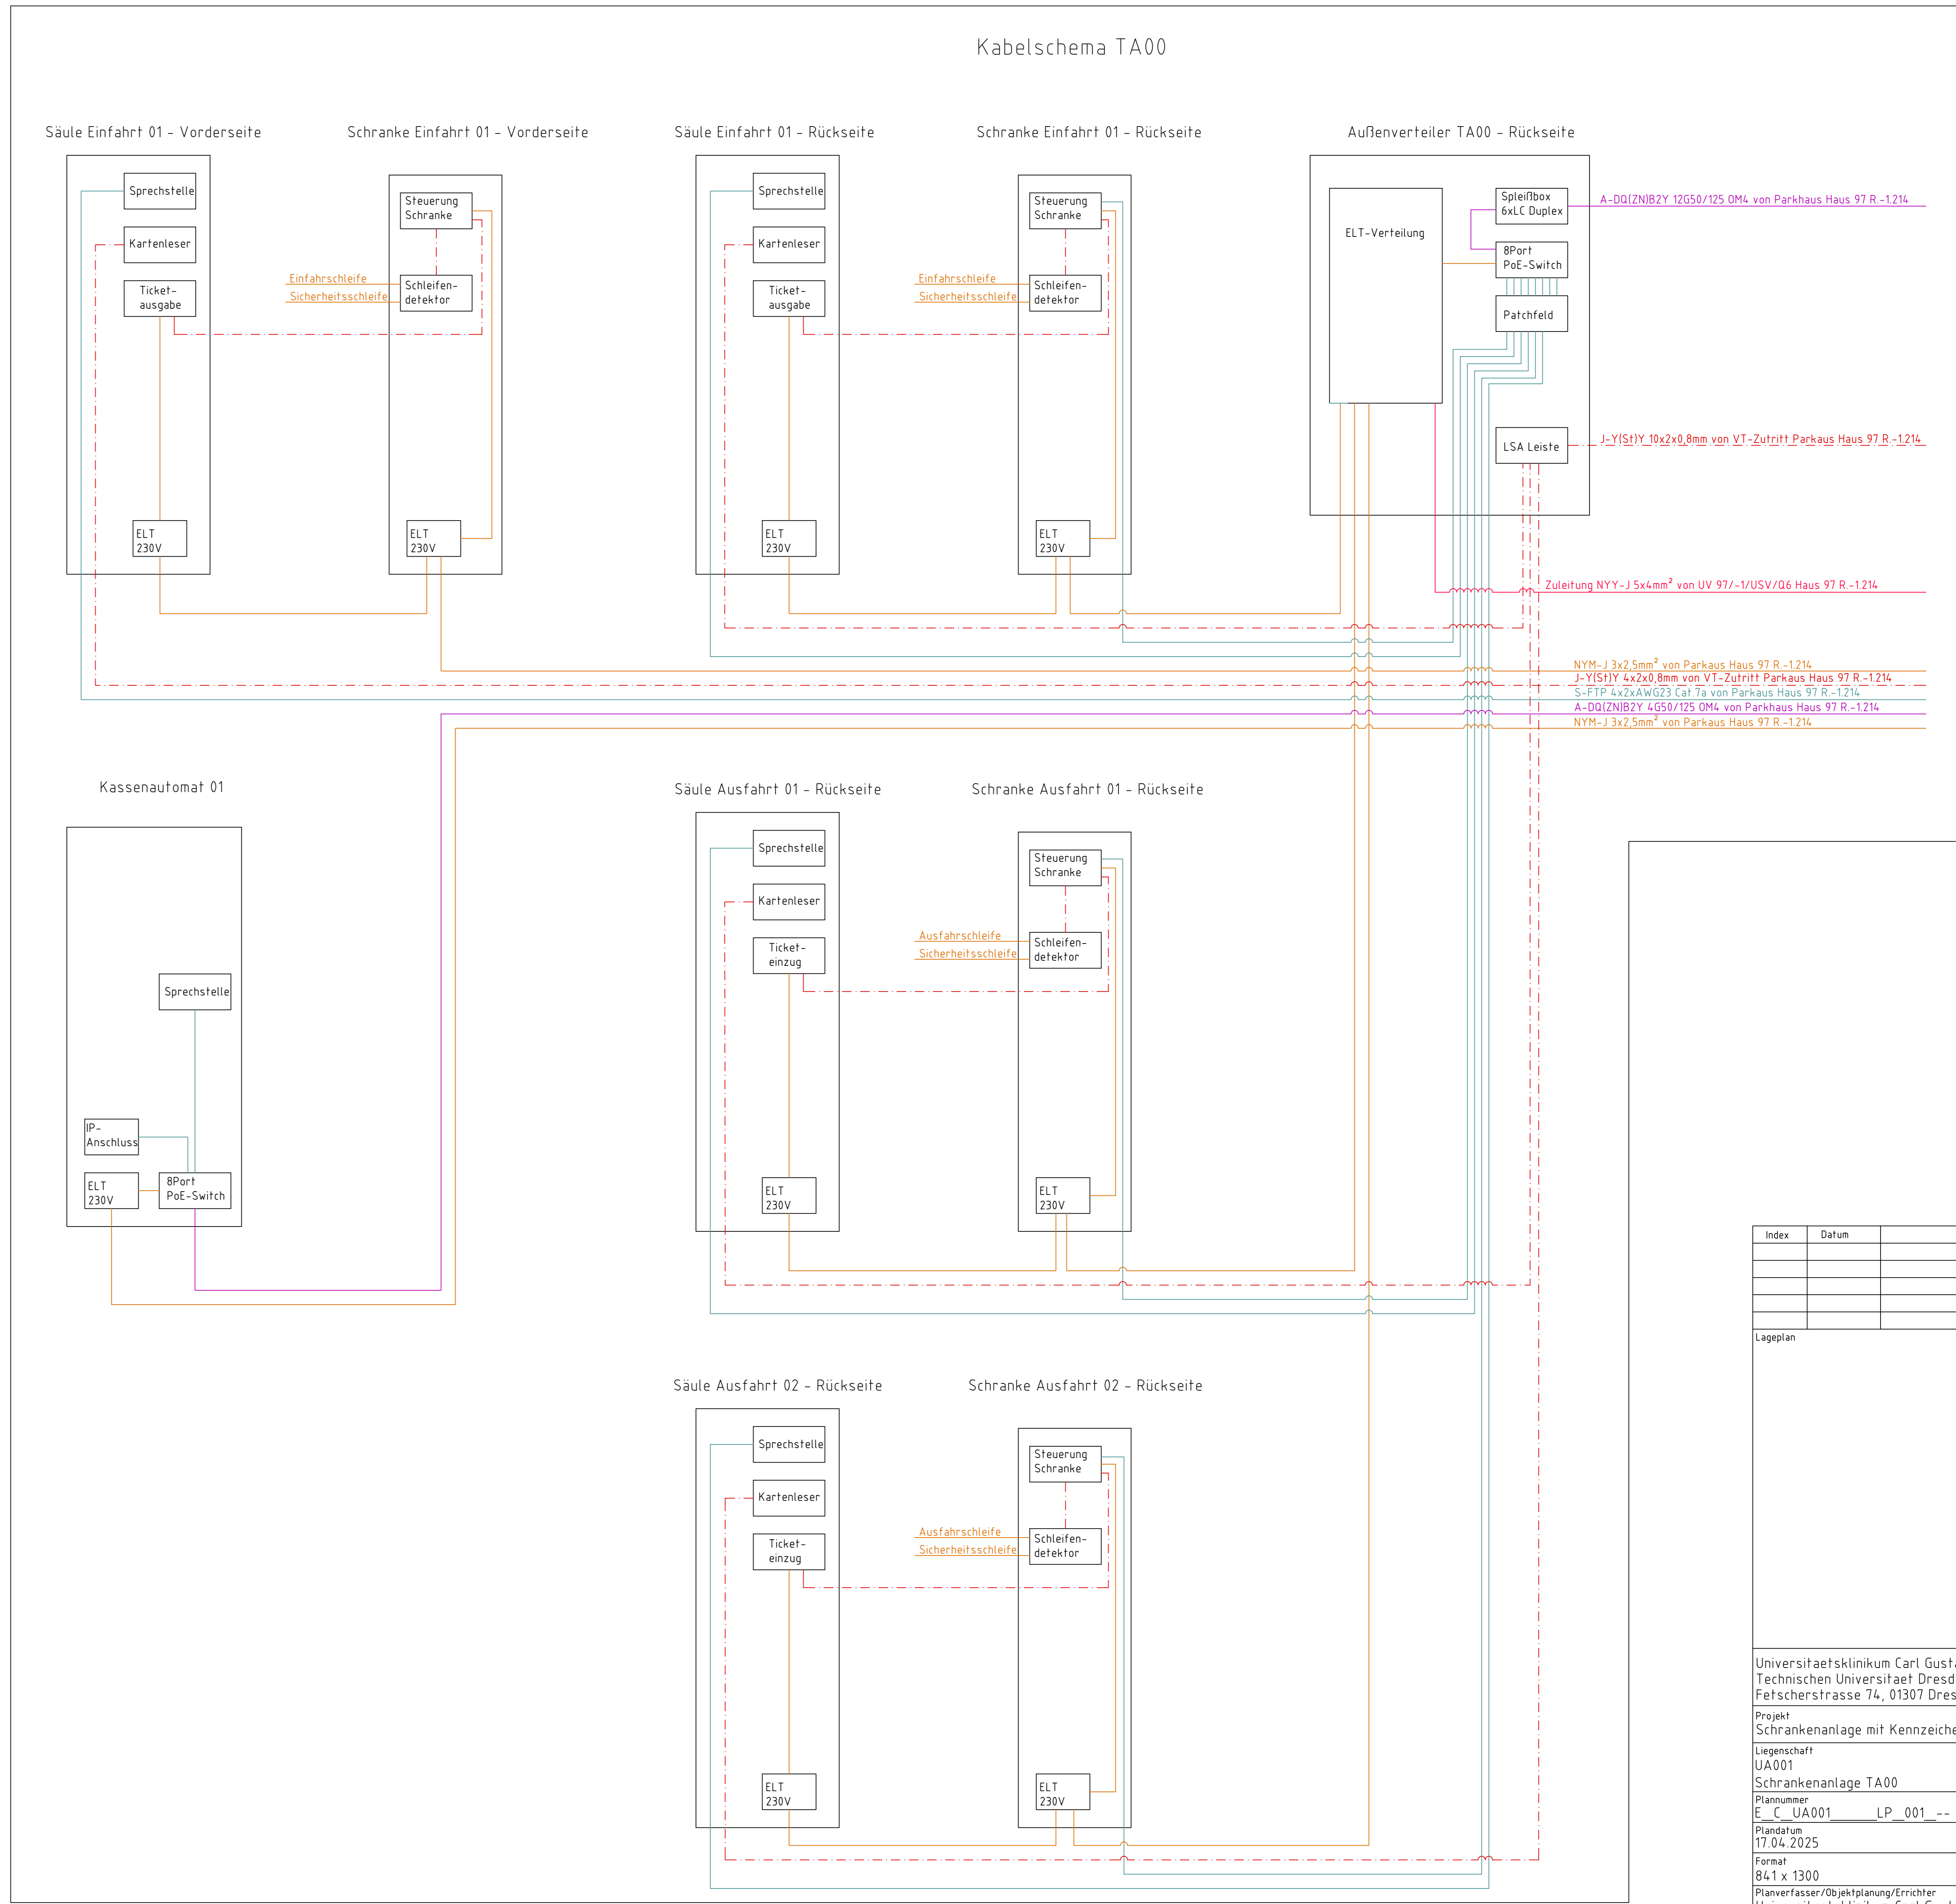

Kabelschema TA00

Index	Datum	Erläuterung	Unterschrift

Lageplan			
Universitätsklinikum Carl Gustav Carus an der Technischen Universität Dresden - Geschäftsbereich Bau und Technik Projekt Schrankenanlage mit Kennzeichenerkennung Projektnummer 24552 Liegenschaft UA001 Planinhalt Lageplan Schrankenanlage TA00 Plannummer LP_001 --- DIS-Nummer --- Plandatum 17.04.2025 Index / Version --- Format 841 x 1300 Maßstab 1:50 Planverfasser/Objektplanung/Erreichter Universitätsklinikum Carl Gustav Carus Fetschersstrasse 74 01307 Dresden Plandatum 05.07.2019 Unterschrift M. Hager Unterschrift			

BAUPHOTO Universitätsklinikum Carl Gustav Carus an der Technischen Universität Dresden (AOER)						
Fetschersstr. 74 01307 Dresden Unterschrift						
1	2	3	4	5	6	7
E	C	UA001	LP	001	--	Arbeitsstand














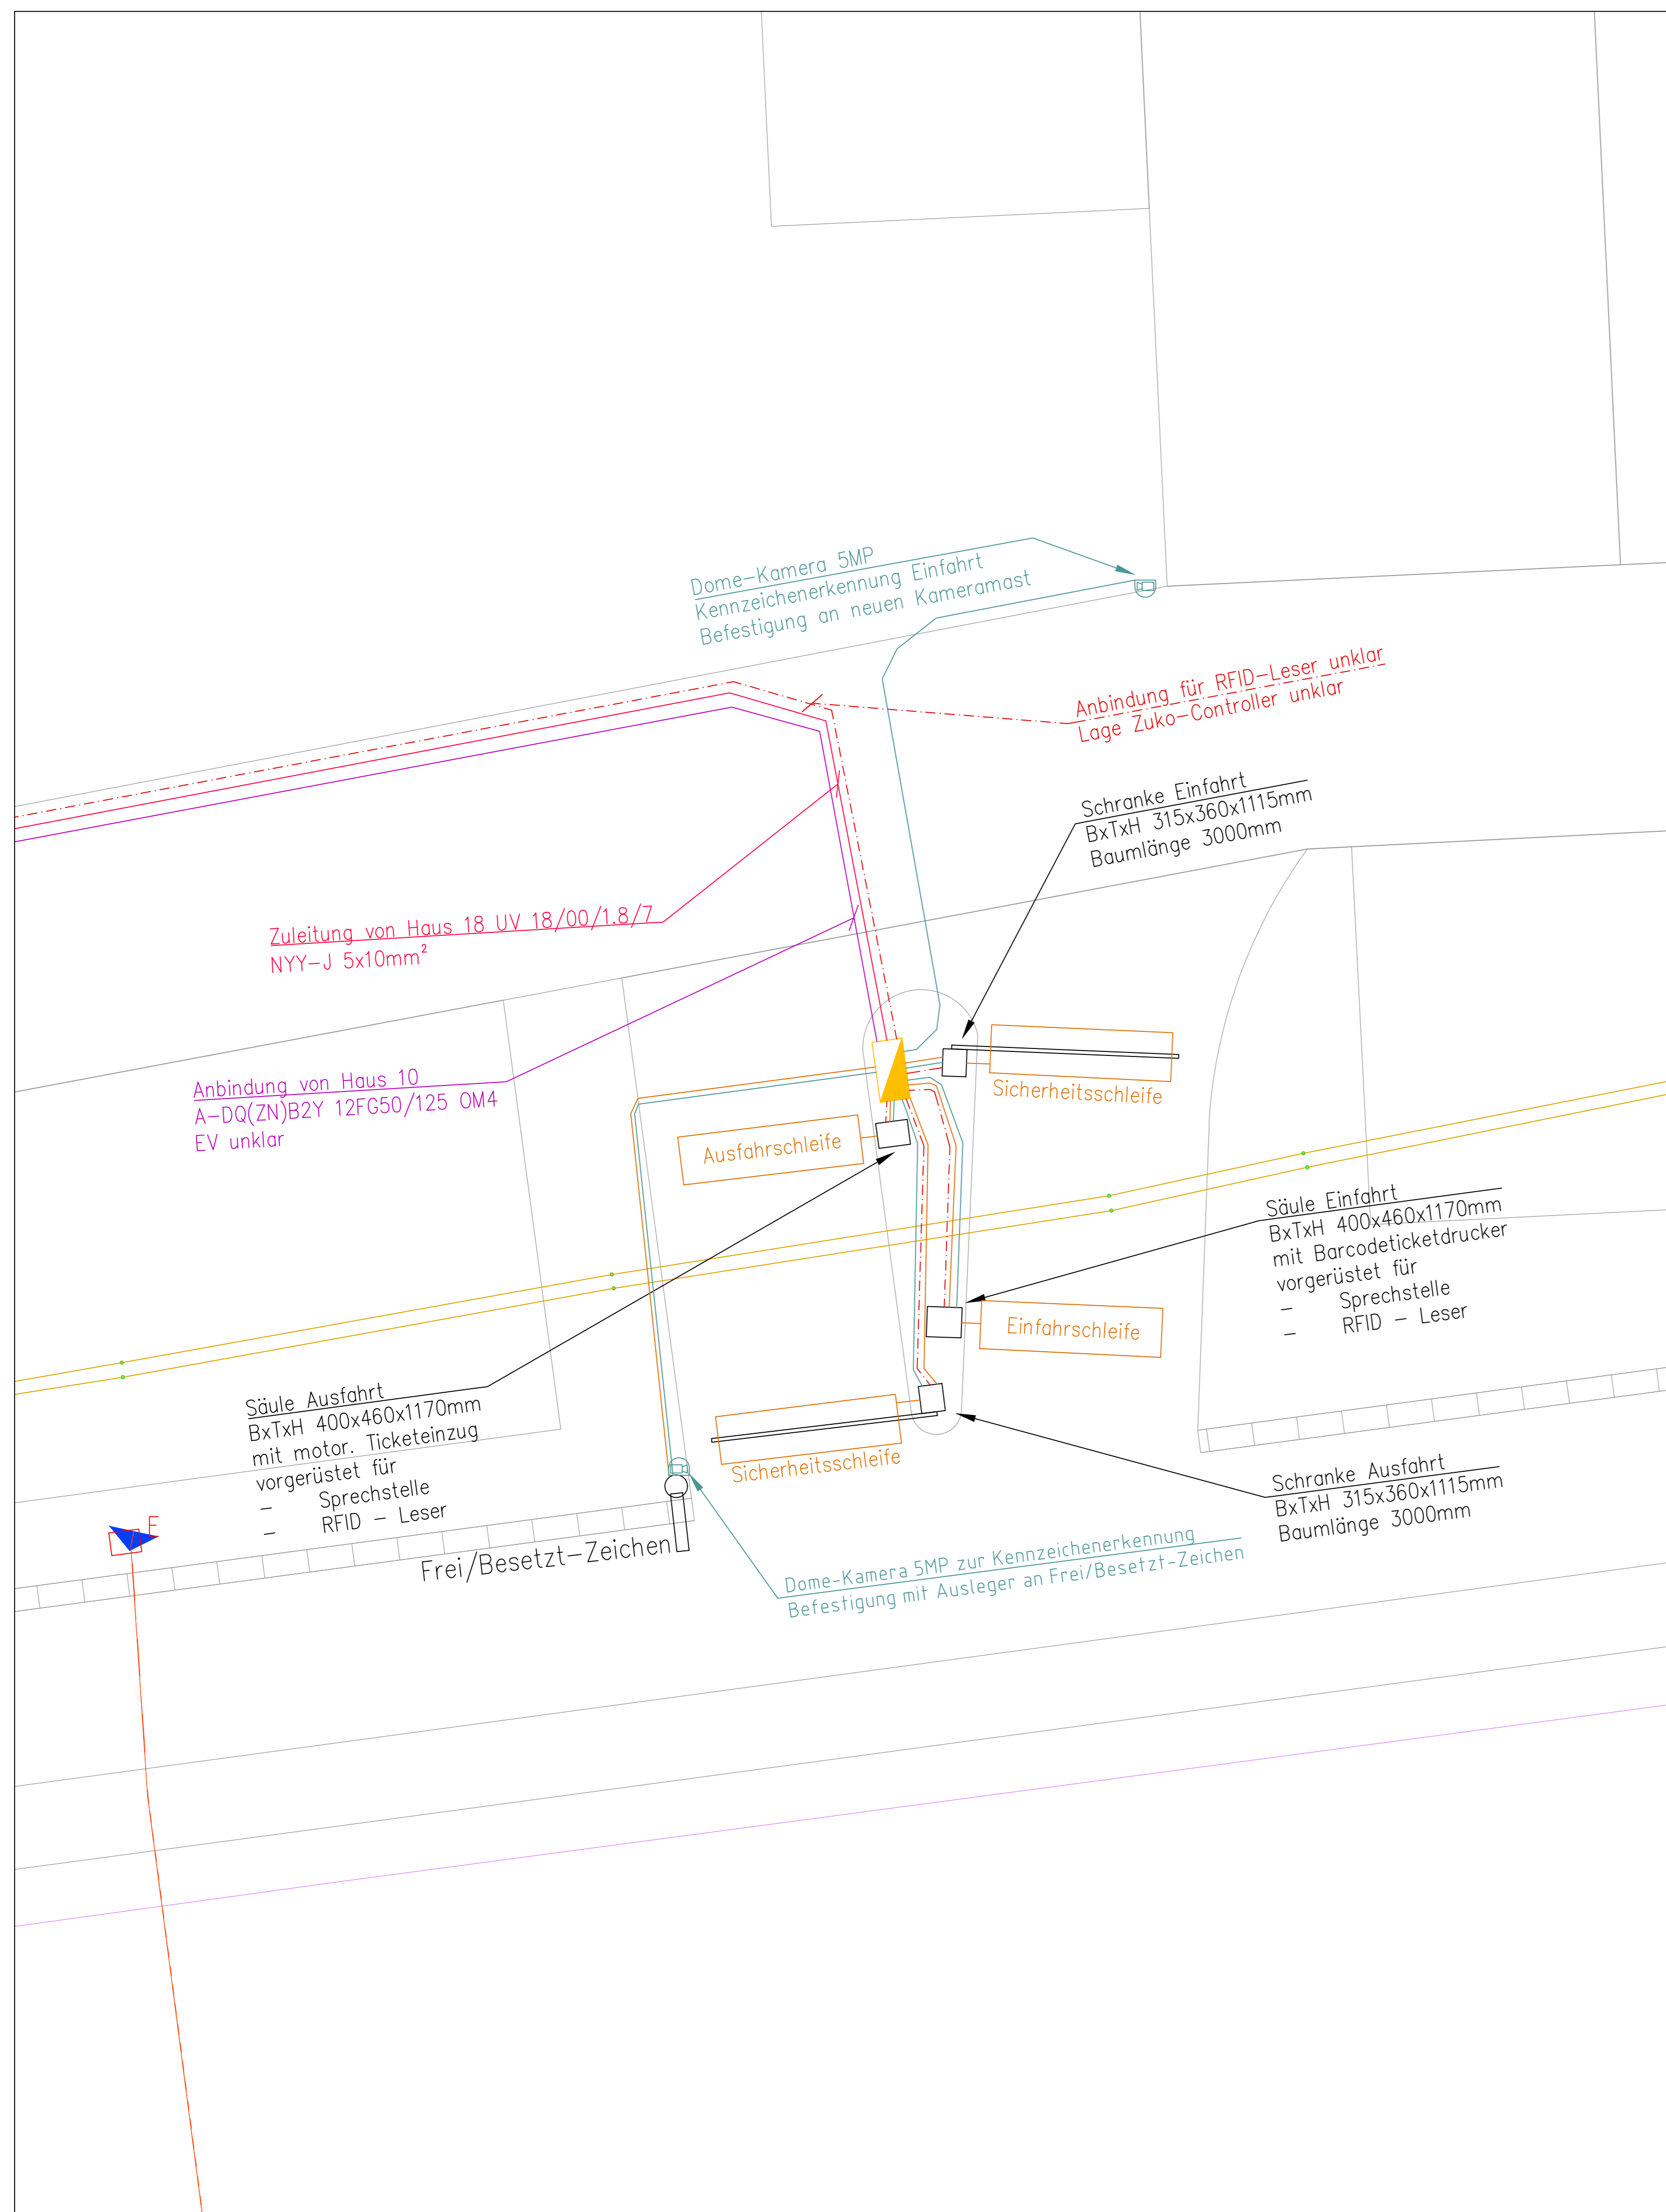










-  Dome-Kamera
-  Außenverteiler
-  Installationsleitung NYY-J 5x4mm<sup>2</sup>
-  Installationsleitung J-Y(S)HJ 4x2x0,8mm
-  Installationsleitung NYM-J 3x2,5mm<sup>2</sup>
-  Datenkabel S-FTP 4x2xAWG23 Kat. 7A
-  Glasfaserkabel A-DQ(ZN)B2Y 4G50/125 OM4



Ansicht Schrankenanlage TA22/ M1:50

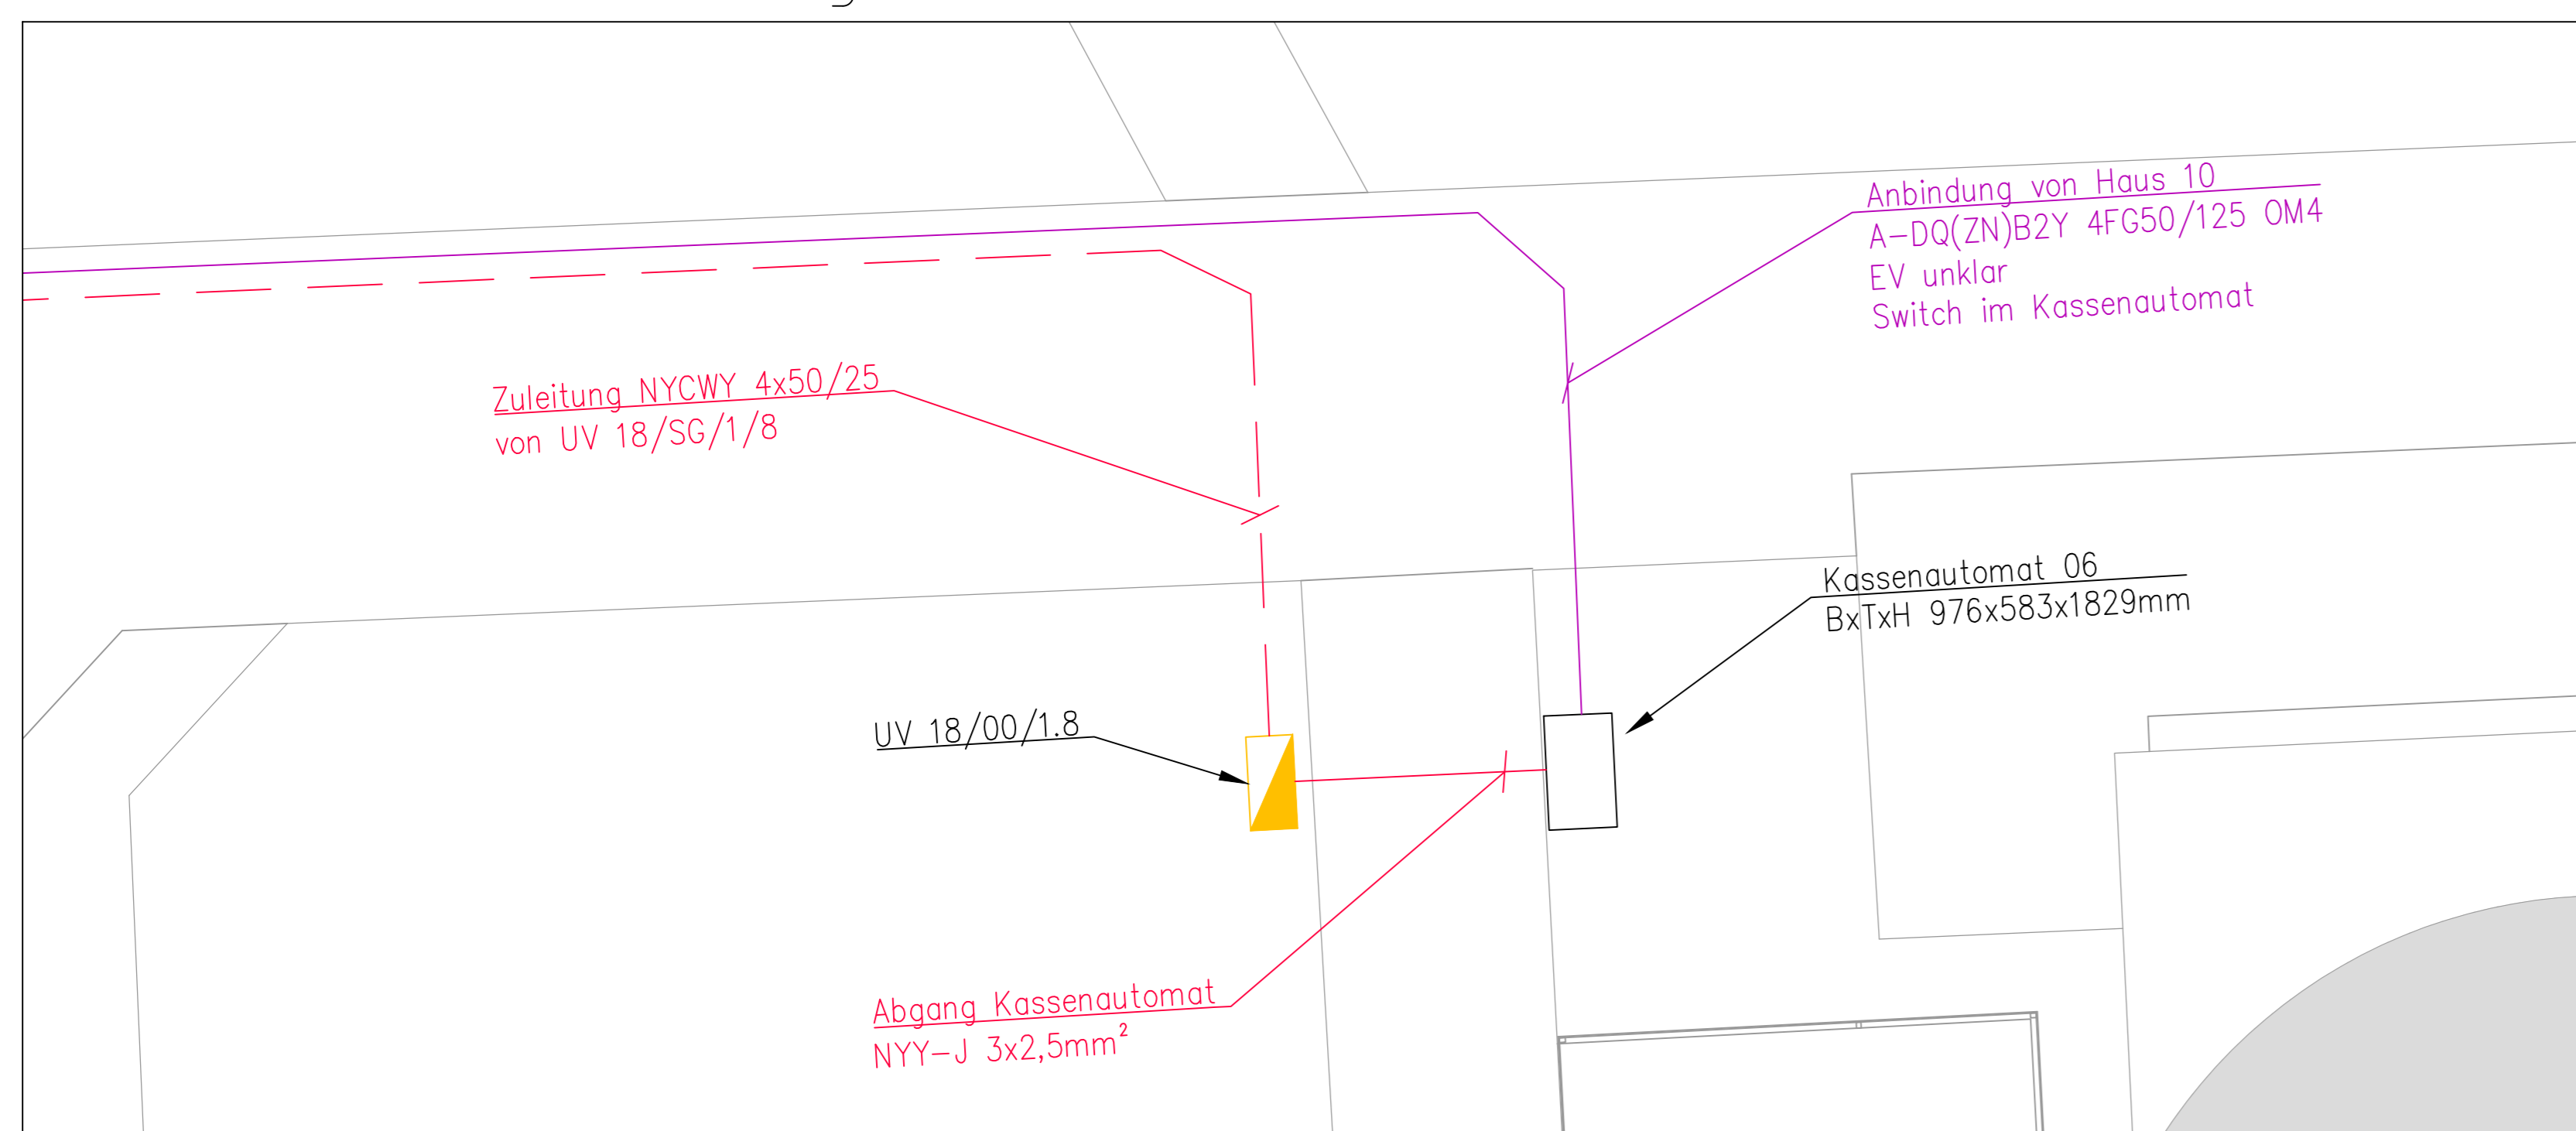

Ansicht Kassenautomat 06/ M1:50

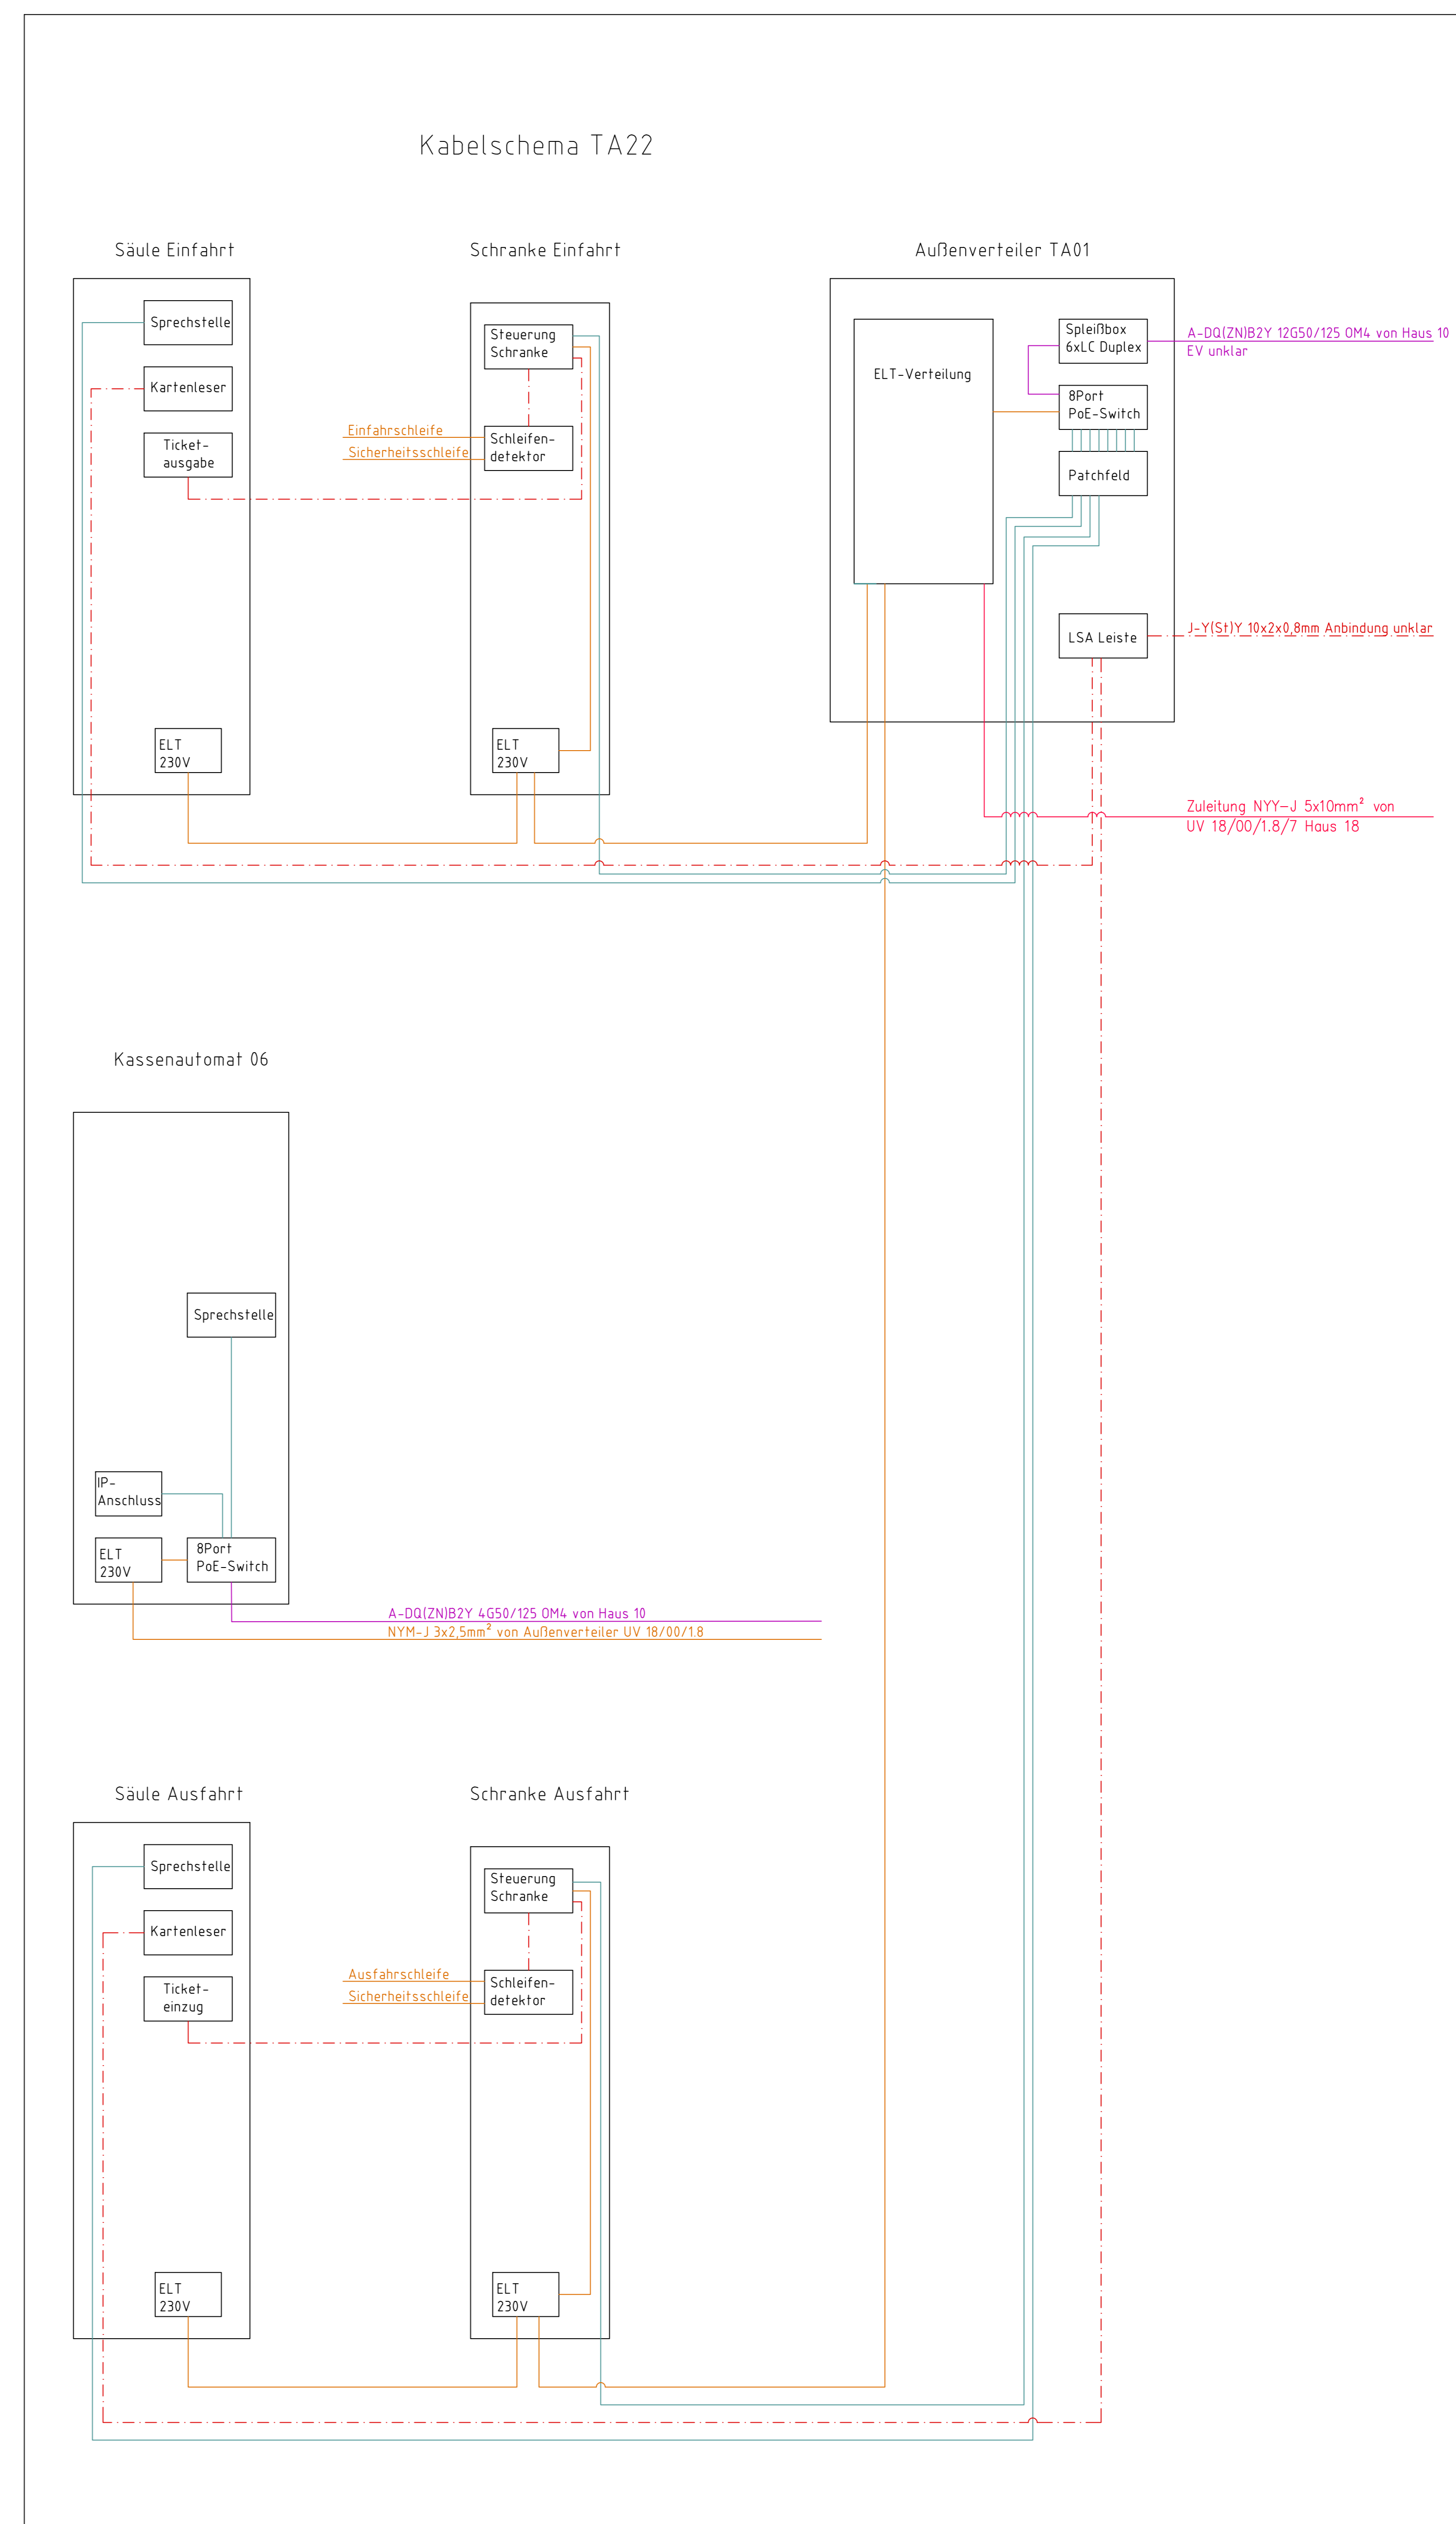

Kabelschema TA22

Index	Datum	Erläuterung	Unterschrift

Lageplan


Universitätsklinikum Carl Gustav Carus an der Technischen Universität Dresden - Geschäftsbereich Bau und Technik Fetscherstrasse 74, 01307 Dresden	
Projekt: Schrankenanlage mit Kennzeichenerkennung	Projektnummer: 24552
Liegenschaft: UA001	Planinhalt: Lageplan
Schrankenanlage TA22	DIS-Nummer: --
Plannummer: E_C UA001 LP_005 --	Index / Version: --
Plandatum: 17.04.2025	Index / Version: --
Format: B4 x 1100	Massstab: 1:50
Planer/Fasser/Objektplanung/Erreiter: Universitätsklinikum Carl Gustav Carus Fetscherstrasse 74, 01307 Dresden	Plandatum: 05.07.2019
	Unterschrift: M. Hager
	Plandatum: 17.04.2025
	Unterschrift: M. Hager

BAUHERR Universitätsklinikum Carl Gustav Carus an der Technischen Universität Dresden (AOER)						
Fetscherstr. 74 01307 Dresden						
1	2	3	4	5	6	7
E	C	UA001	LP	005	--	Arbeitsstand