


Schnitt "Lüftungsgerät" AUR 6/16"

Legende:

- Zuluft
- Abluft
- Außenluft
- Fortluft
- Zuluftauslass
- Zuluftventil
- Abluftventil
- Abluftventil (Tellerventil)
- Schalldämpfer
- Nachströmung
- Brandschutzklappen

Simbilder und Kennzeichnungen soweit nicht anders definiert nach den jeweils gültigen DIN, EN, ISO, DVGW-VDI-Richtlinien!

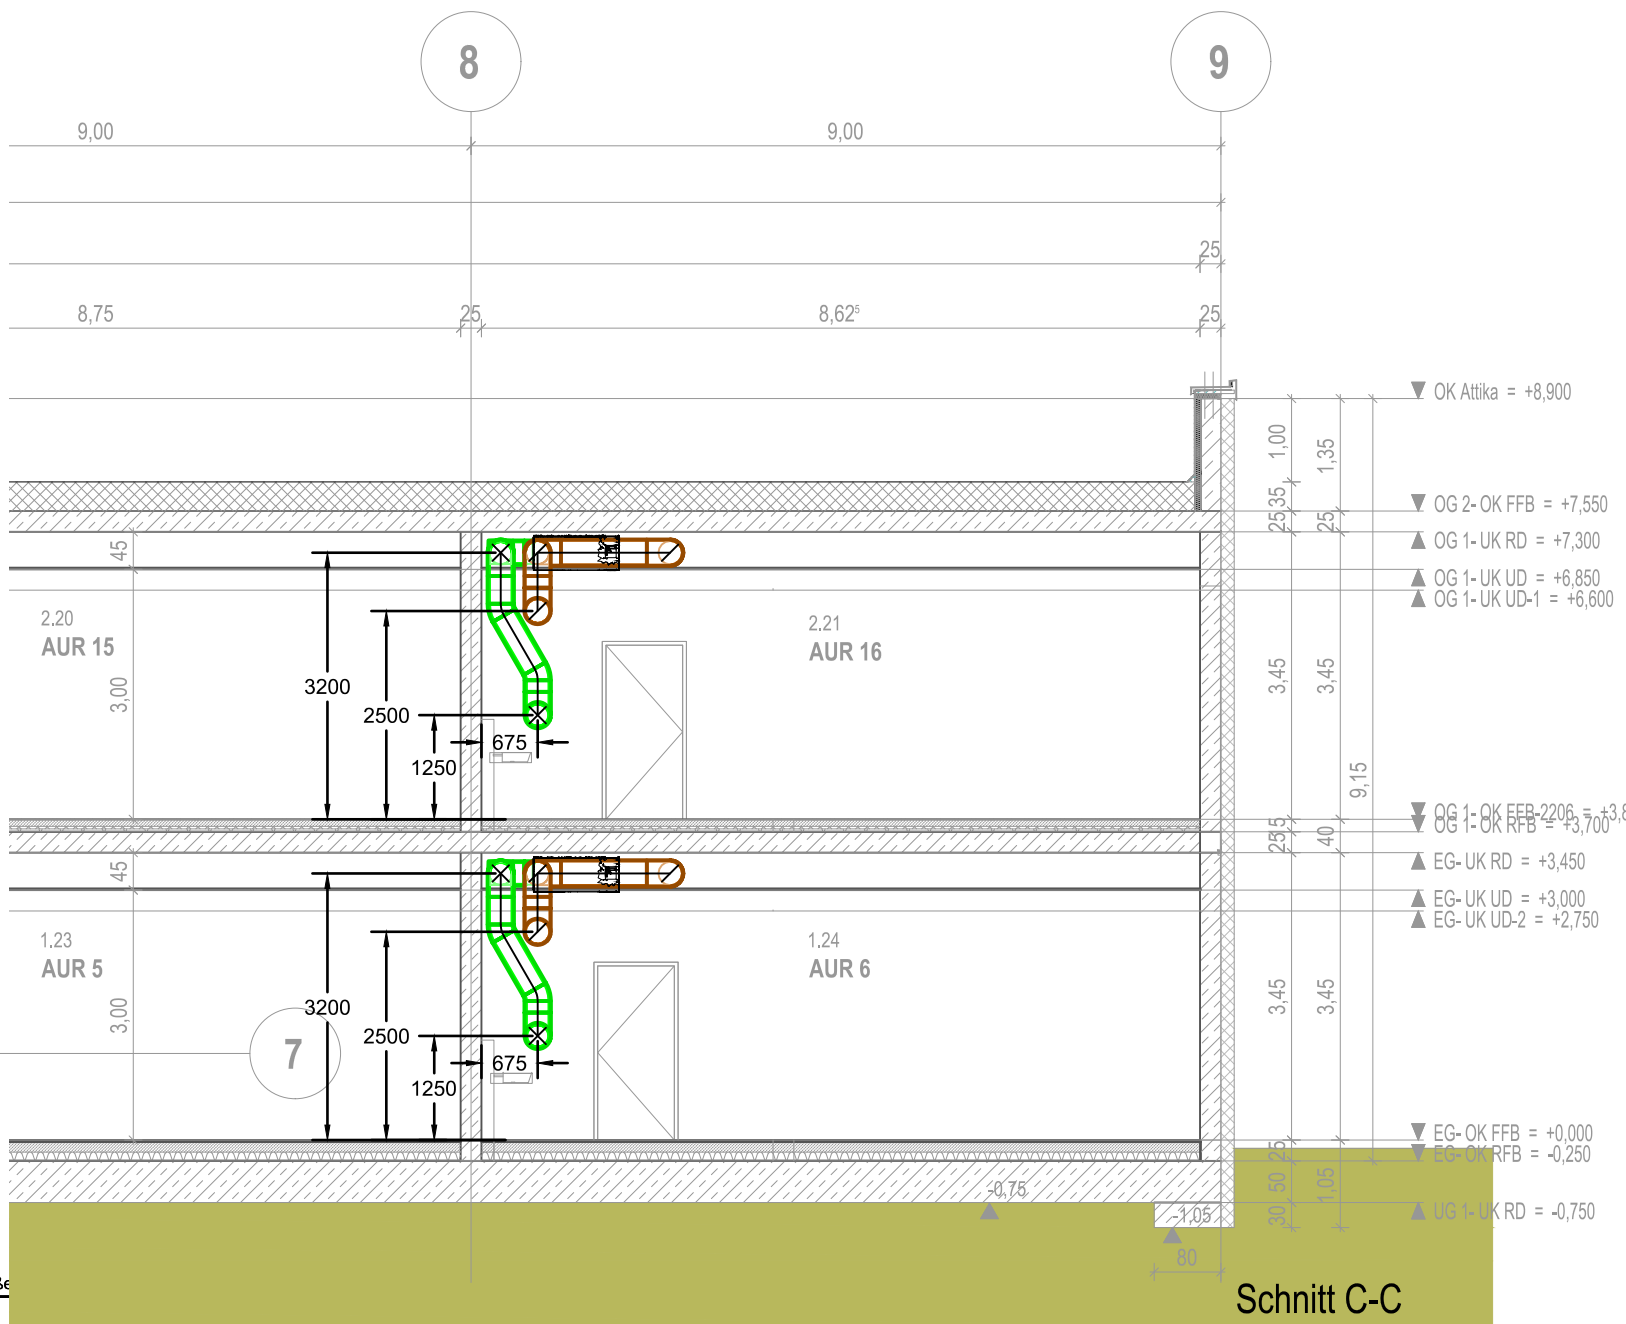

Schnitt C-C



Teil 1

Diese Projektzeichnung ist unser Eigentum und darf ohne unsere Genehmigung weder vervielfältigt noch eigenmächtig weiterverwendet werden.

Planänderungen:

INDEX	DATUM	ART DER ÄNDERUNG	GEZ.

BAUHERR:

Landkreis Mansfeld-Südharz
Rudolf-Breidscheid-Str. 20/22
06526 Sangerhausen
Tel. 03464 535 0
Fax 03464 535 3190

PLANUNG:

Ingenieurplanungs-gesellschaft mbH
Wohlrab-Landeck & Cie.
Magdeburger Straße 24 in 06449 Aschersleben
Tel.: 03473-221520; E-Mail: info@wohlrab-landeck.de

BAUVORHABEN:

Ersatzneubau Schulgebäude Förderschule für Lernbehinderte
"Pestalozzi"
Schulgartenweg 1
06056 Lützenstadt-Eisenleben

BAUTEIL:

Obergeschoss - KG 430 Lüftungsanlage Teil 1

PROJEKT-NR.:

2192

LESTUNGS- PHASE:

5

MASSSTAB:

1 : 50

DATUM:

19.03.2025

GEZ.

SH

PLANNR.:

A-2192-HLS-430-OG-T1

INDEX:

-