



Grundriss Neubau - Schnitthöhe 2 m

M 1 : 50

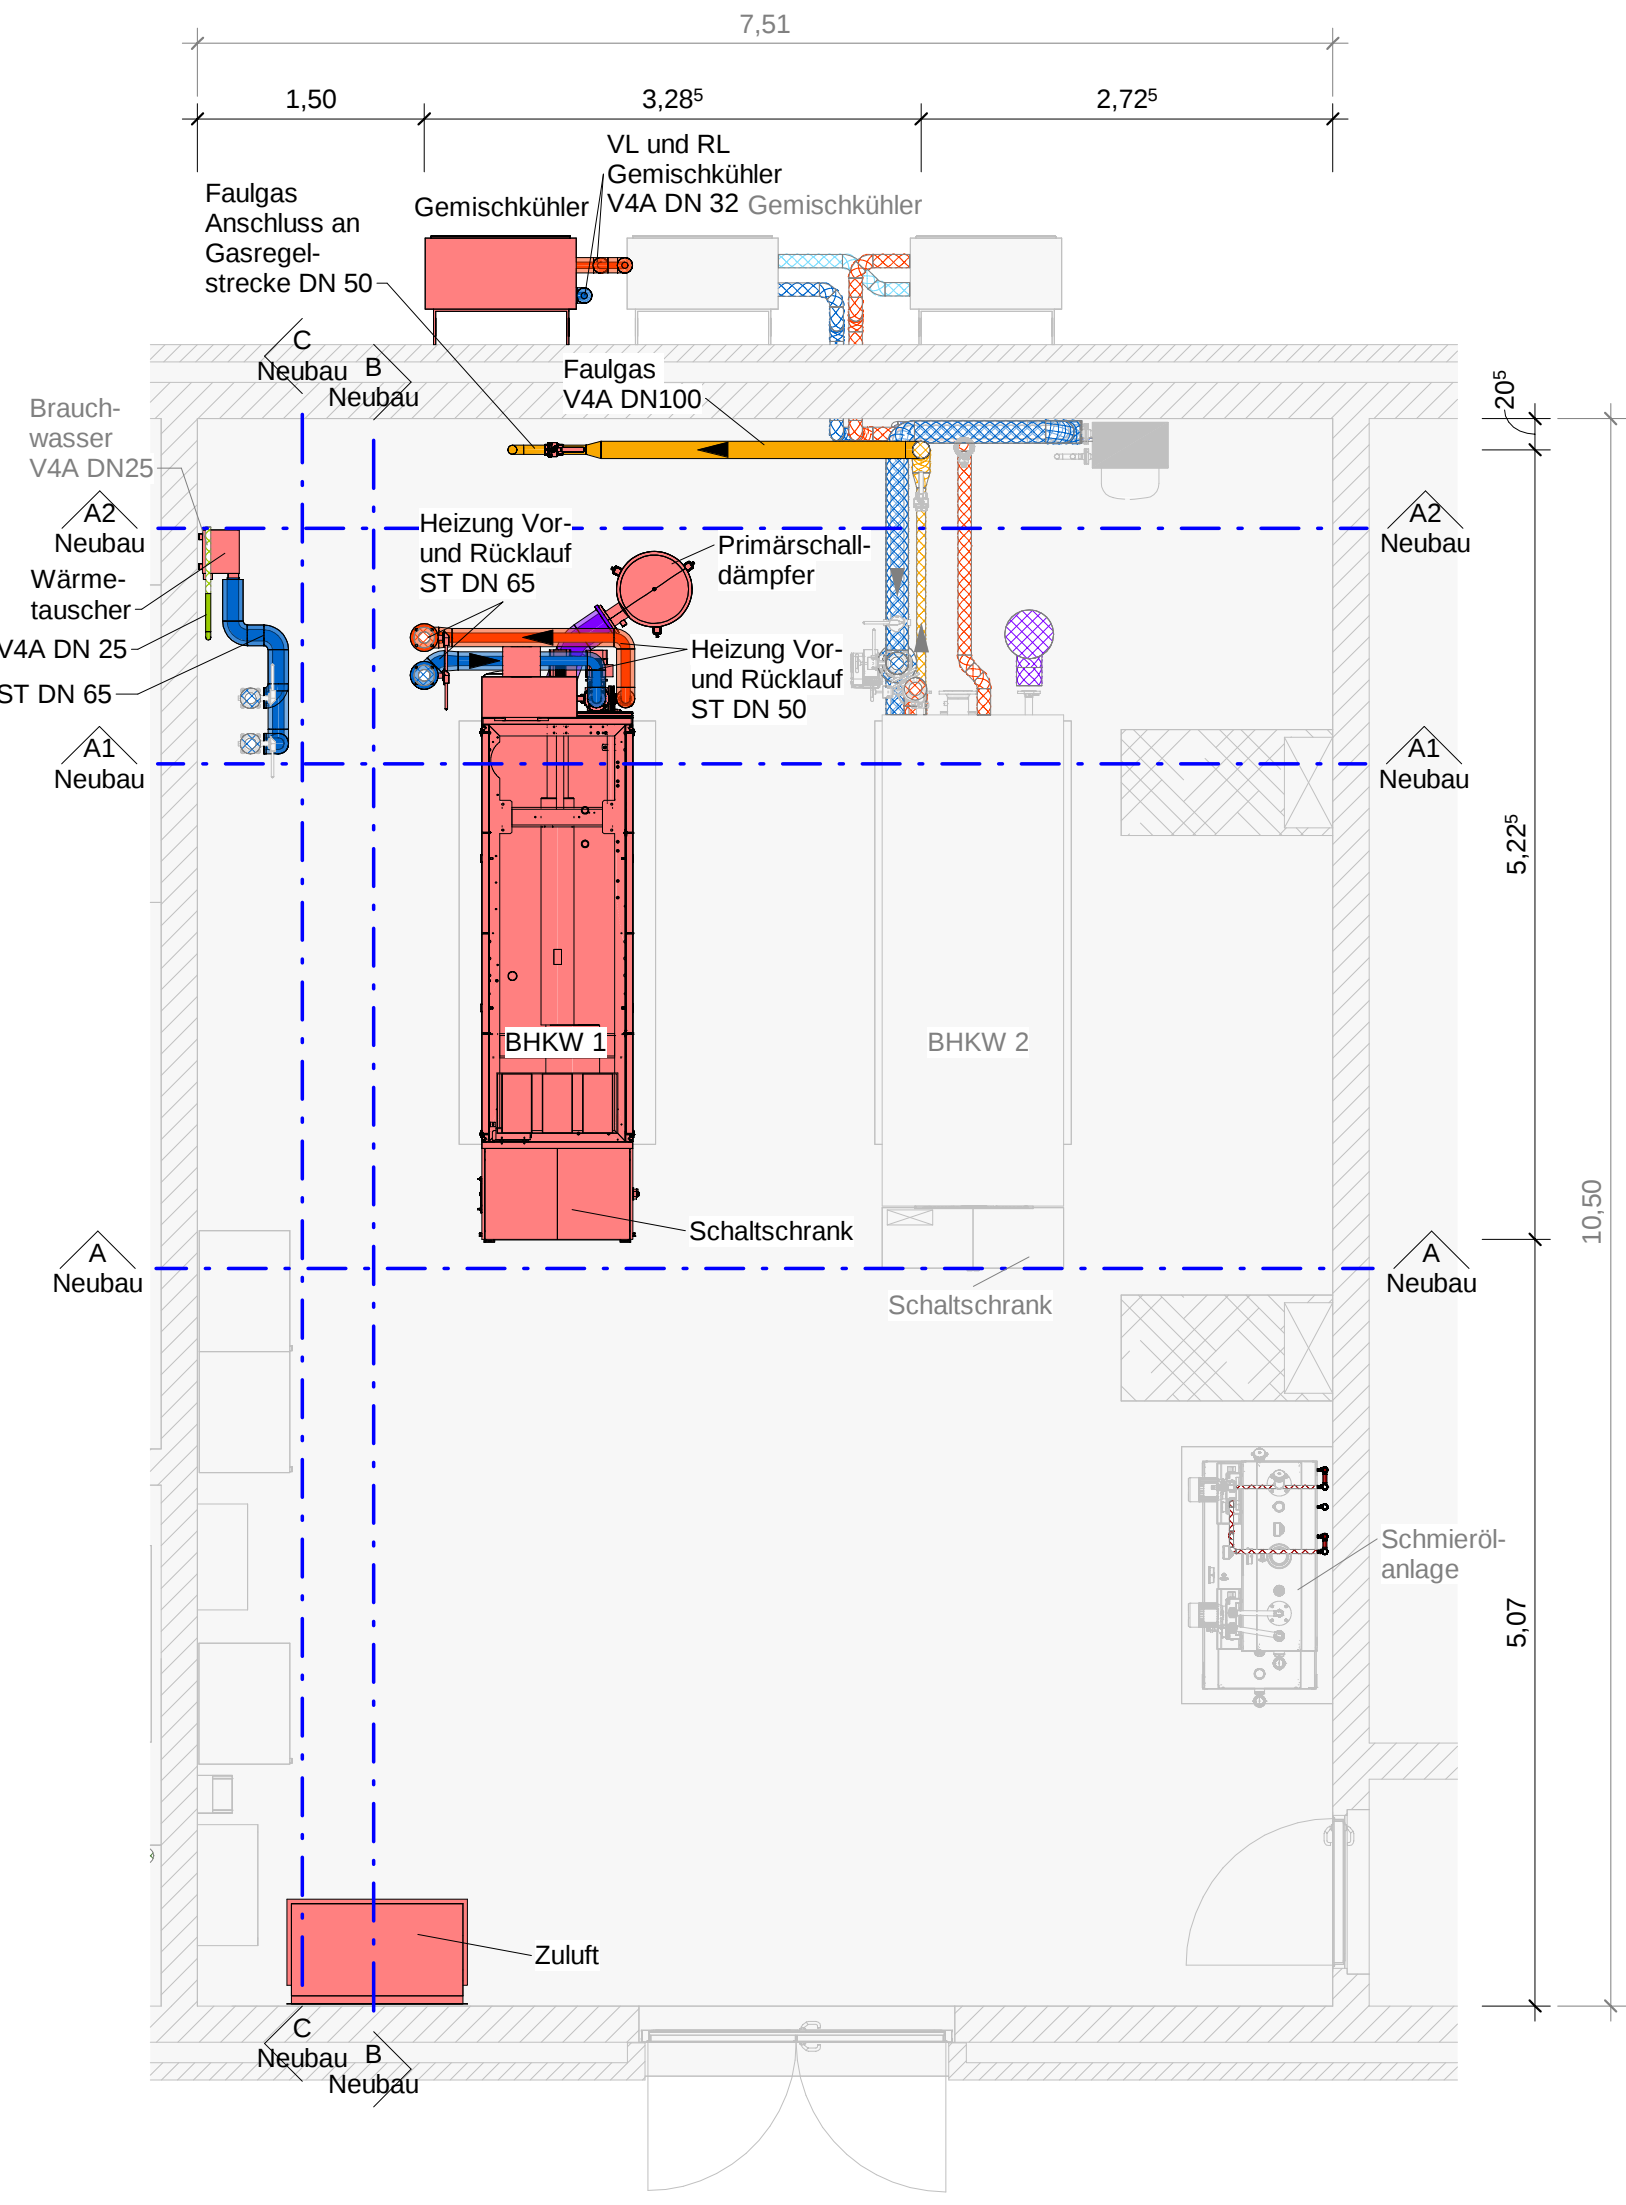


Grundriss Neubau - Schnitthöhe 3 m

M 1 : 50

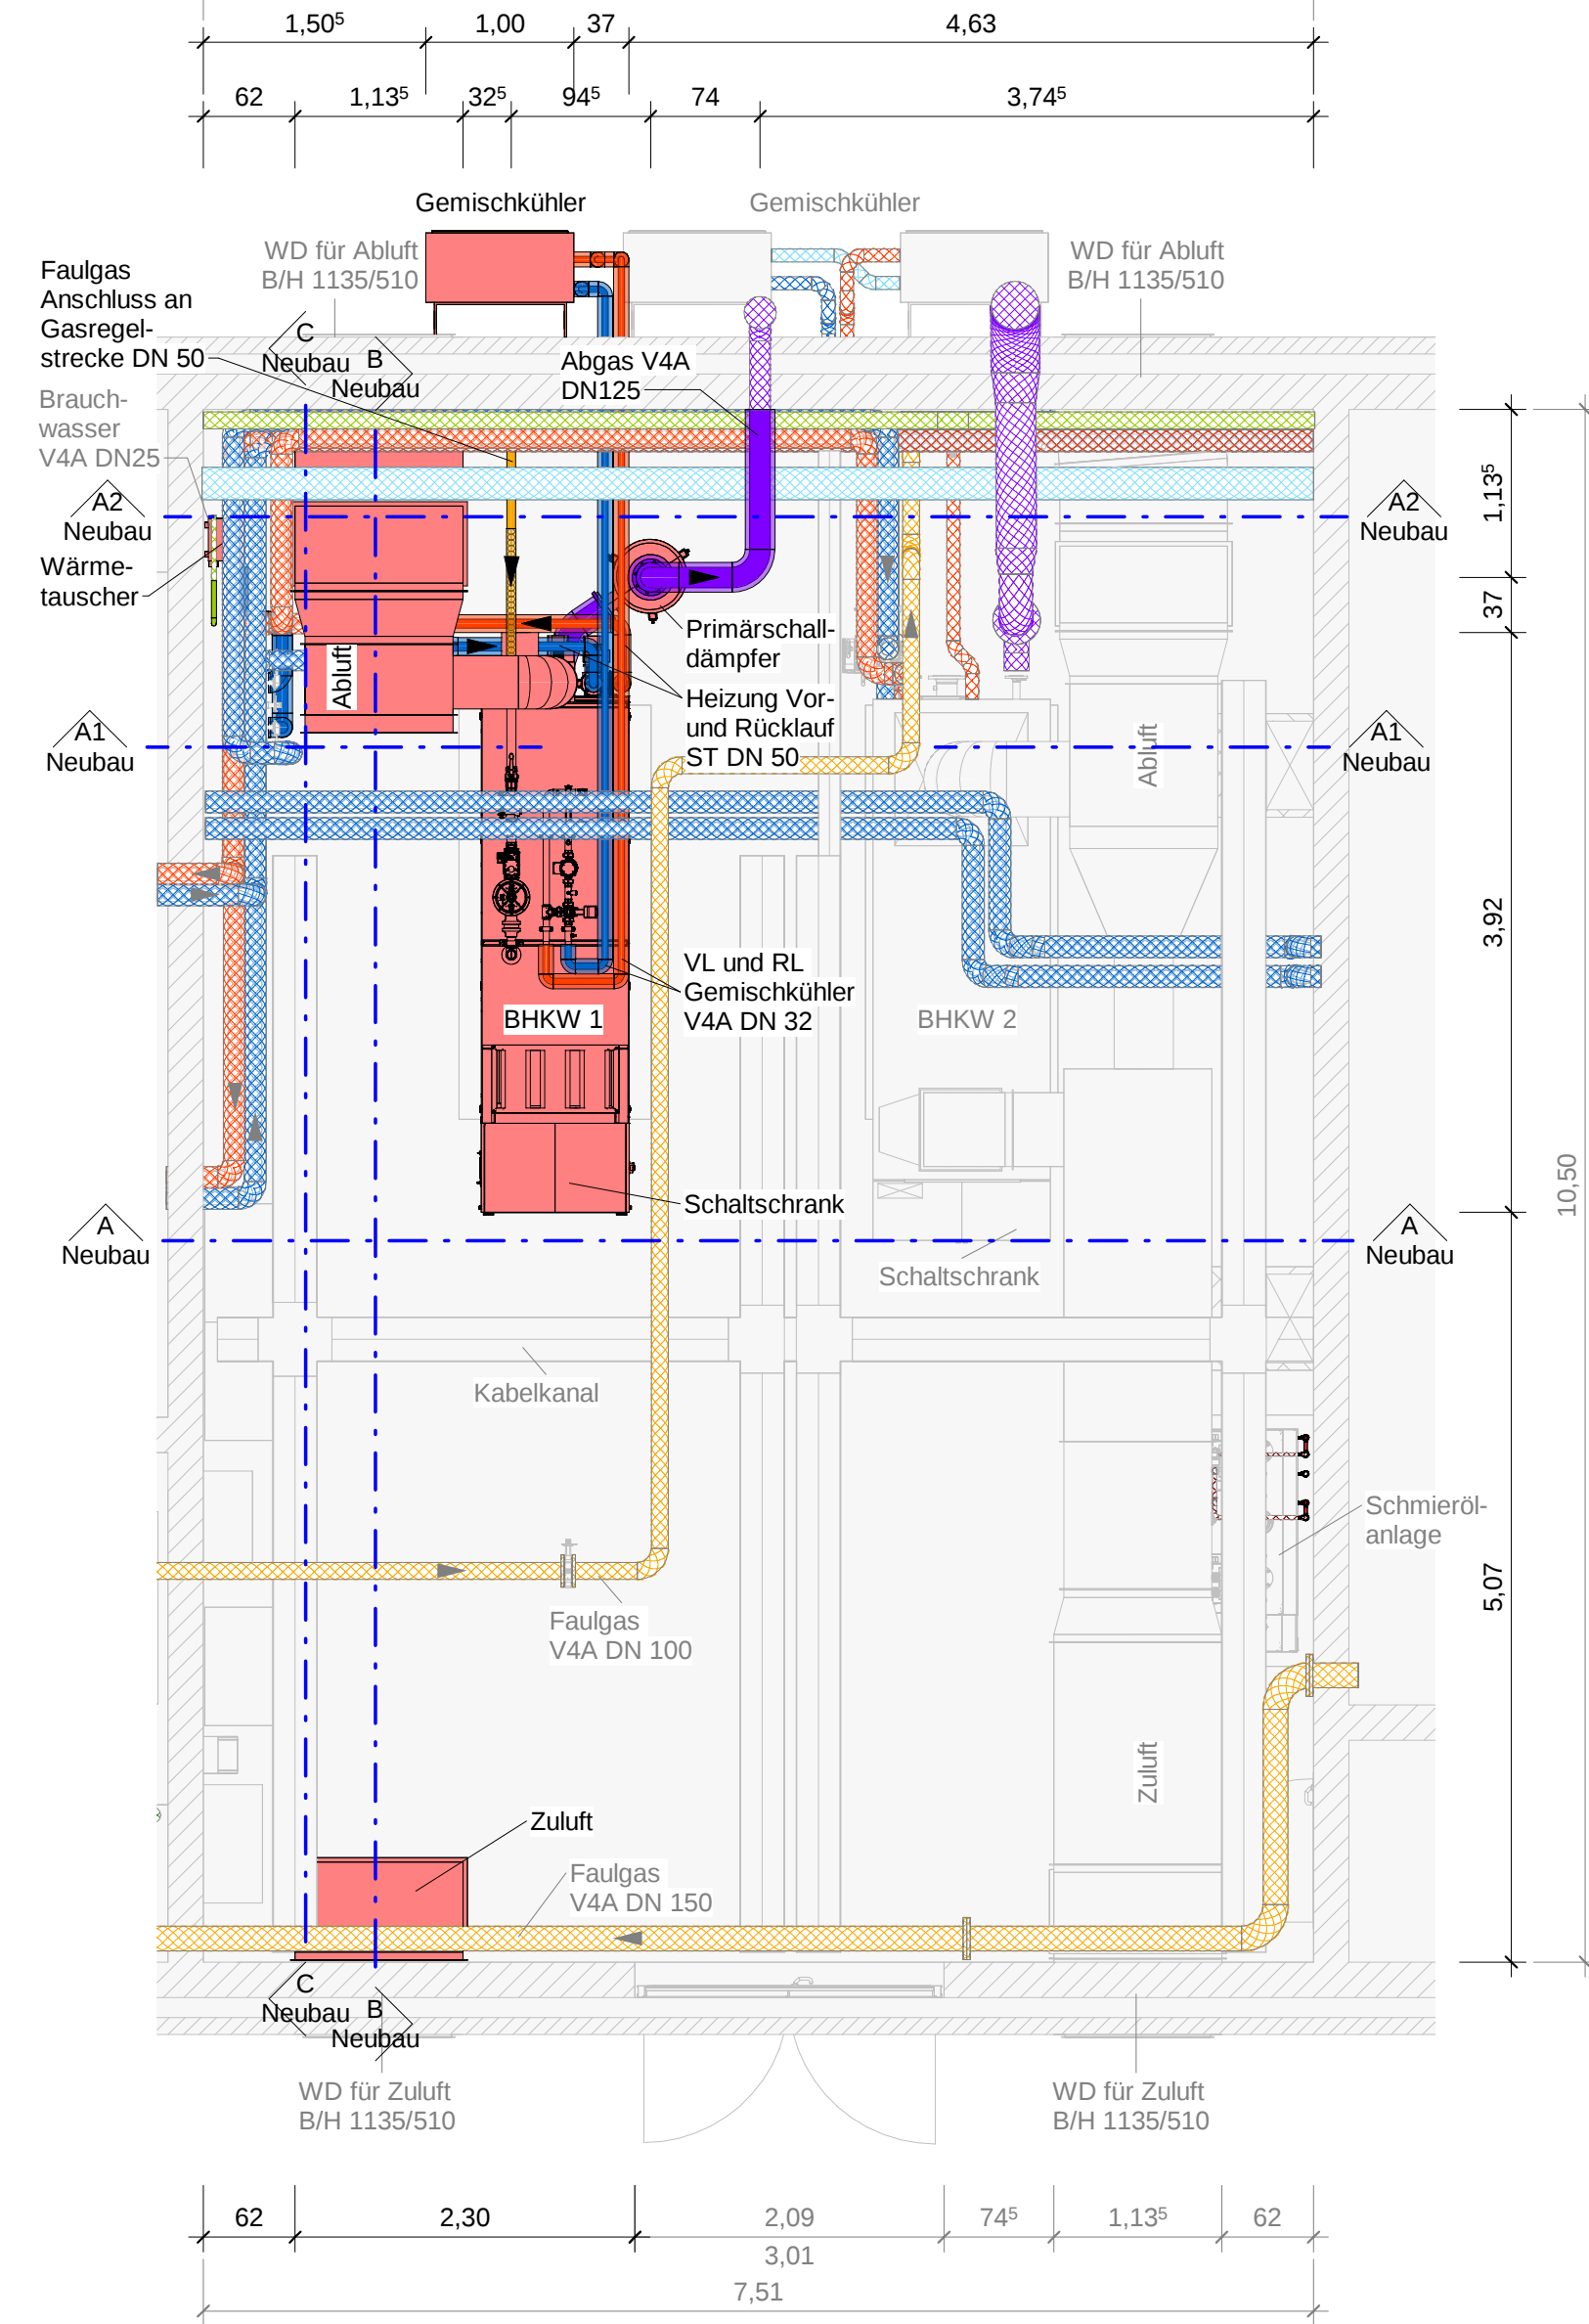


Schnitt A-A Neubau

M 1 : 50

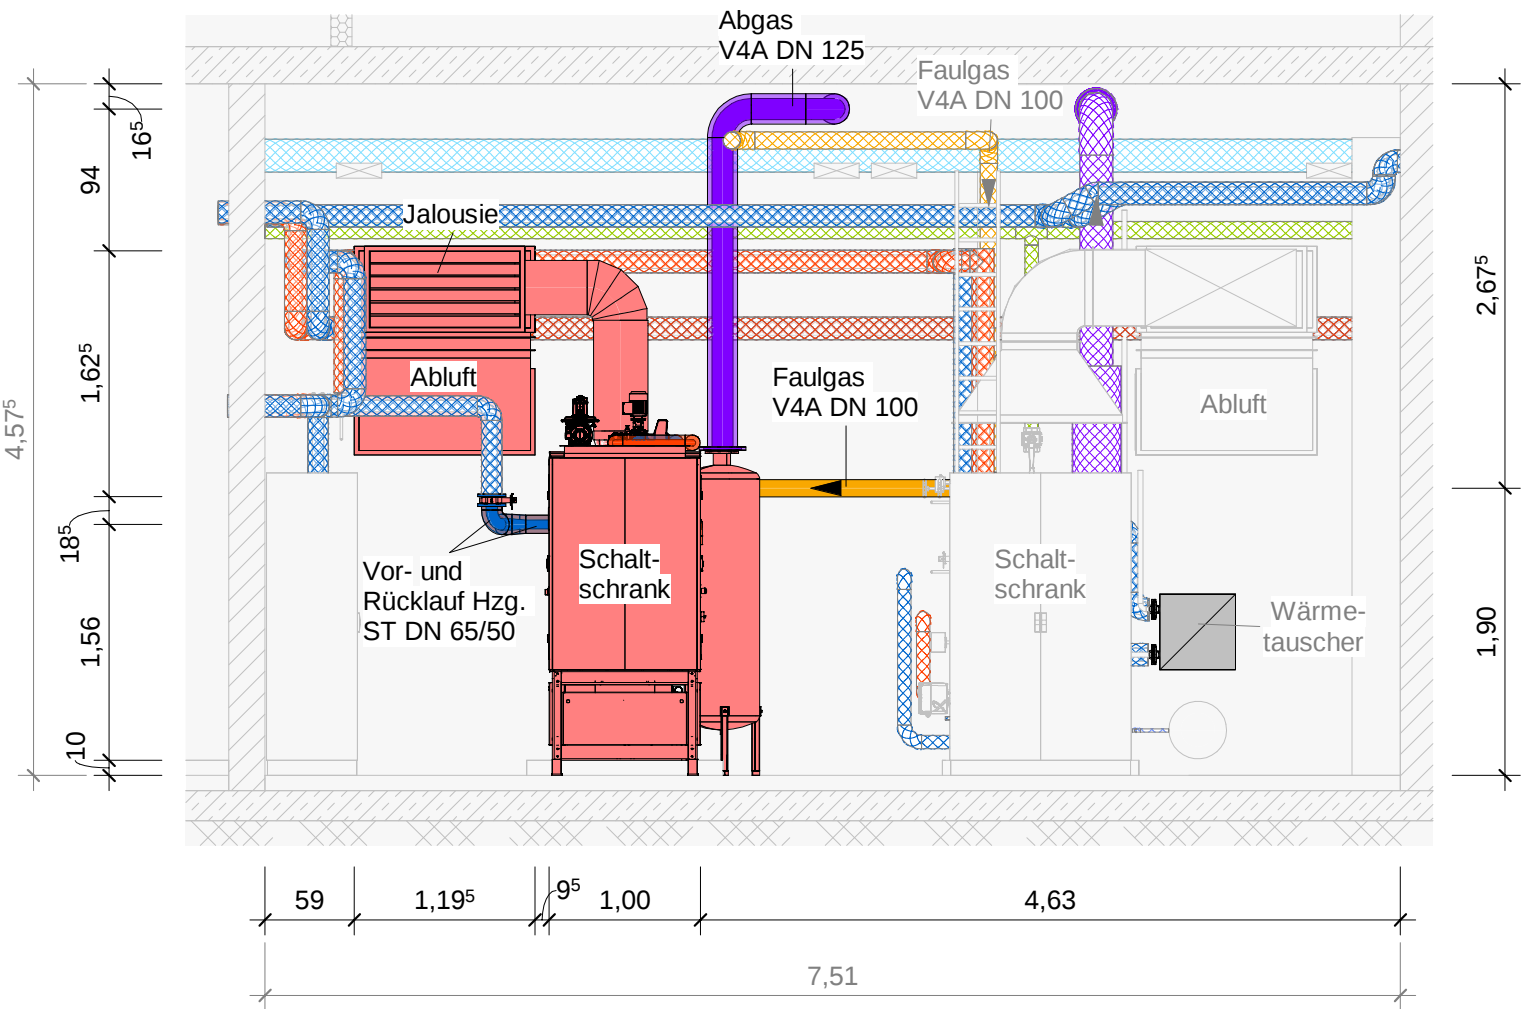


Schnitt A1-A1 Neubau

M 1 : 50

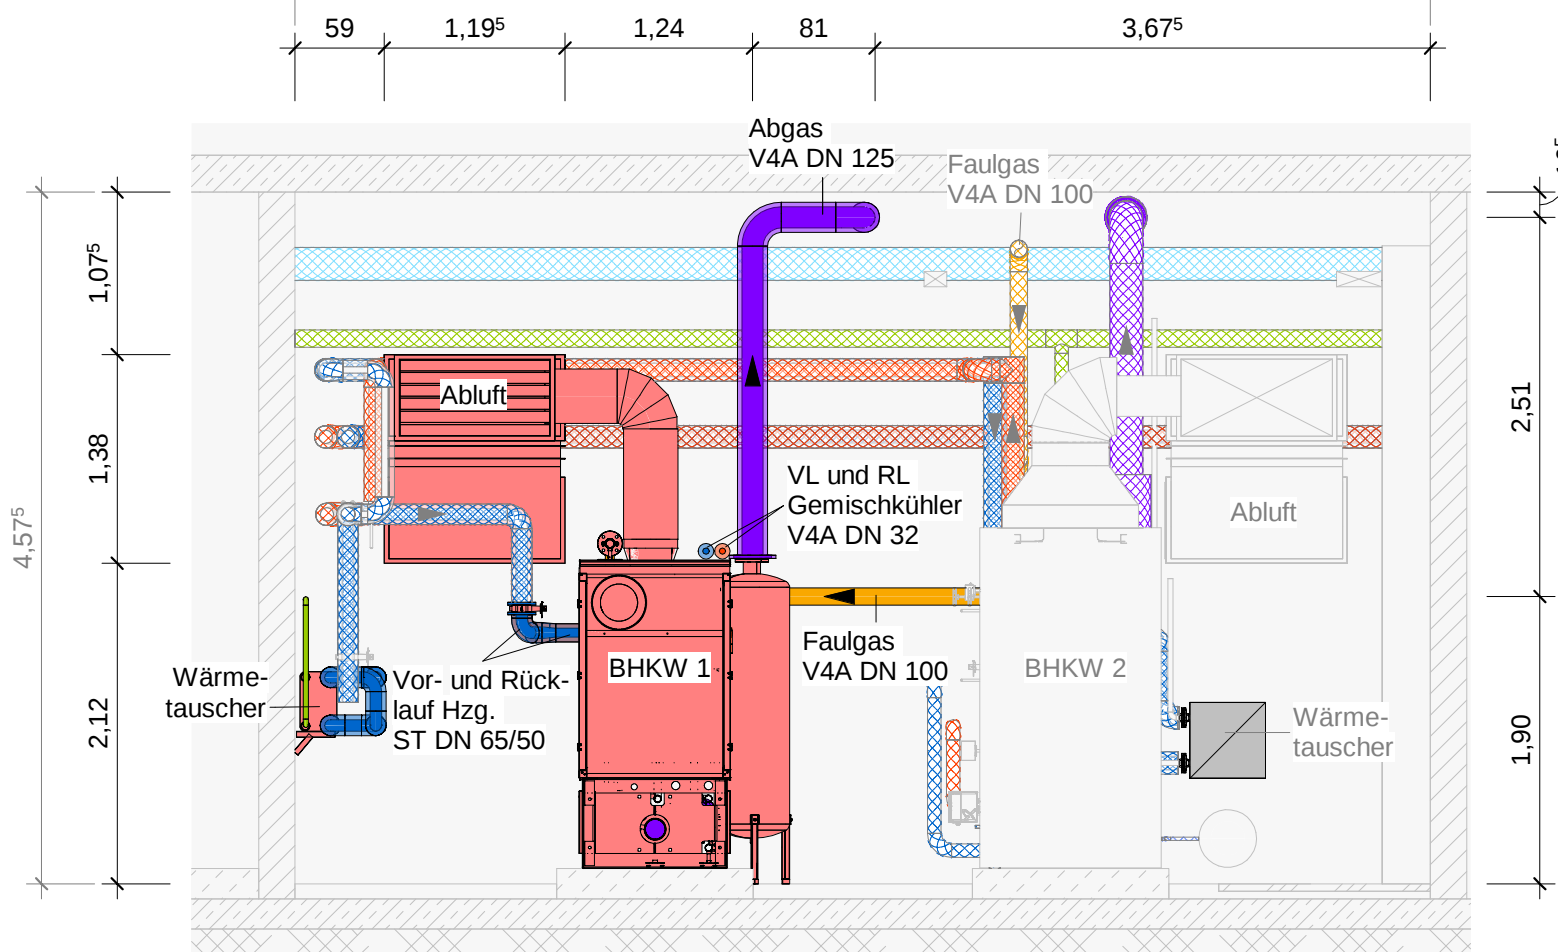


Schnitt B-B Neubau

M 1 : 50

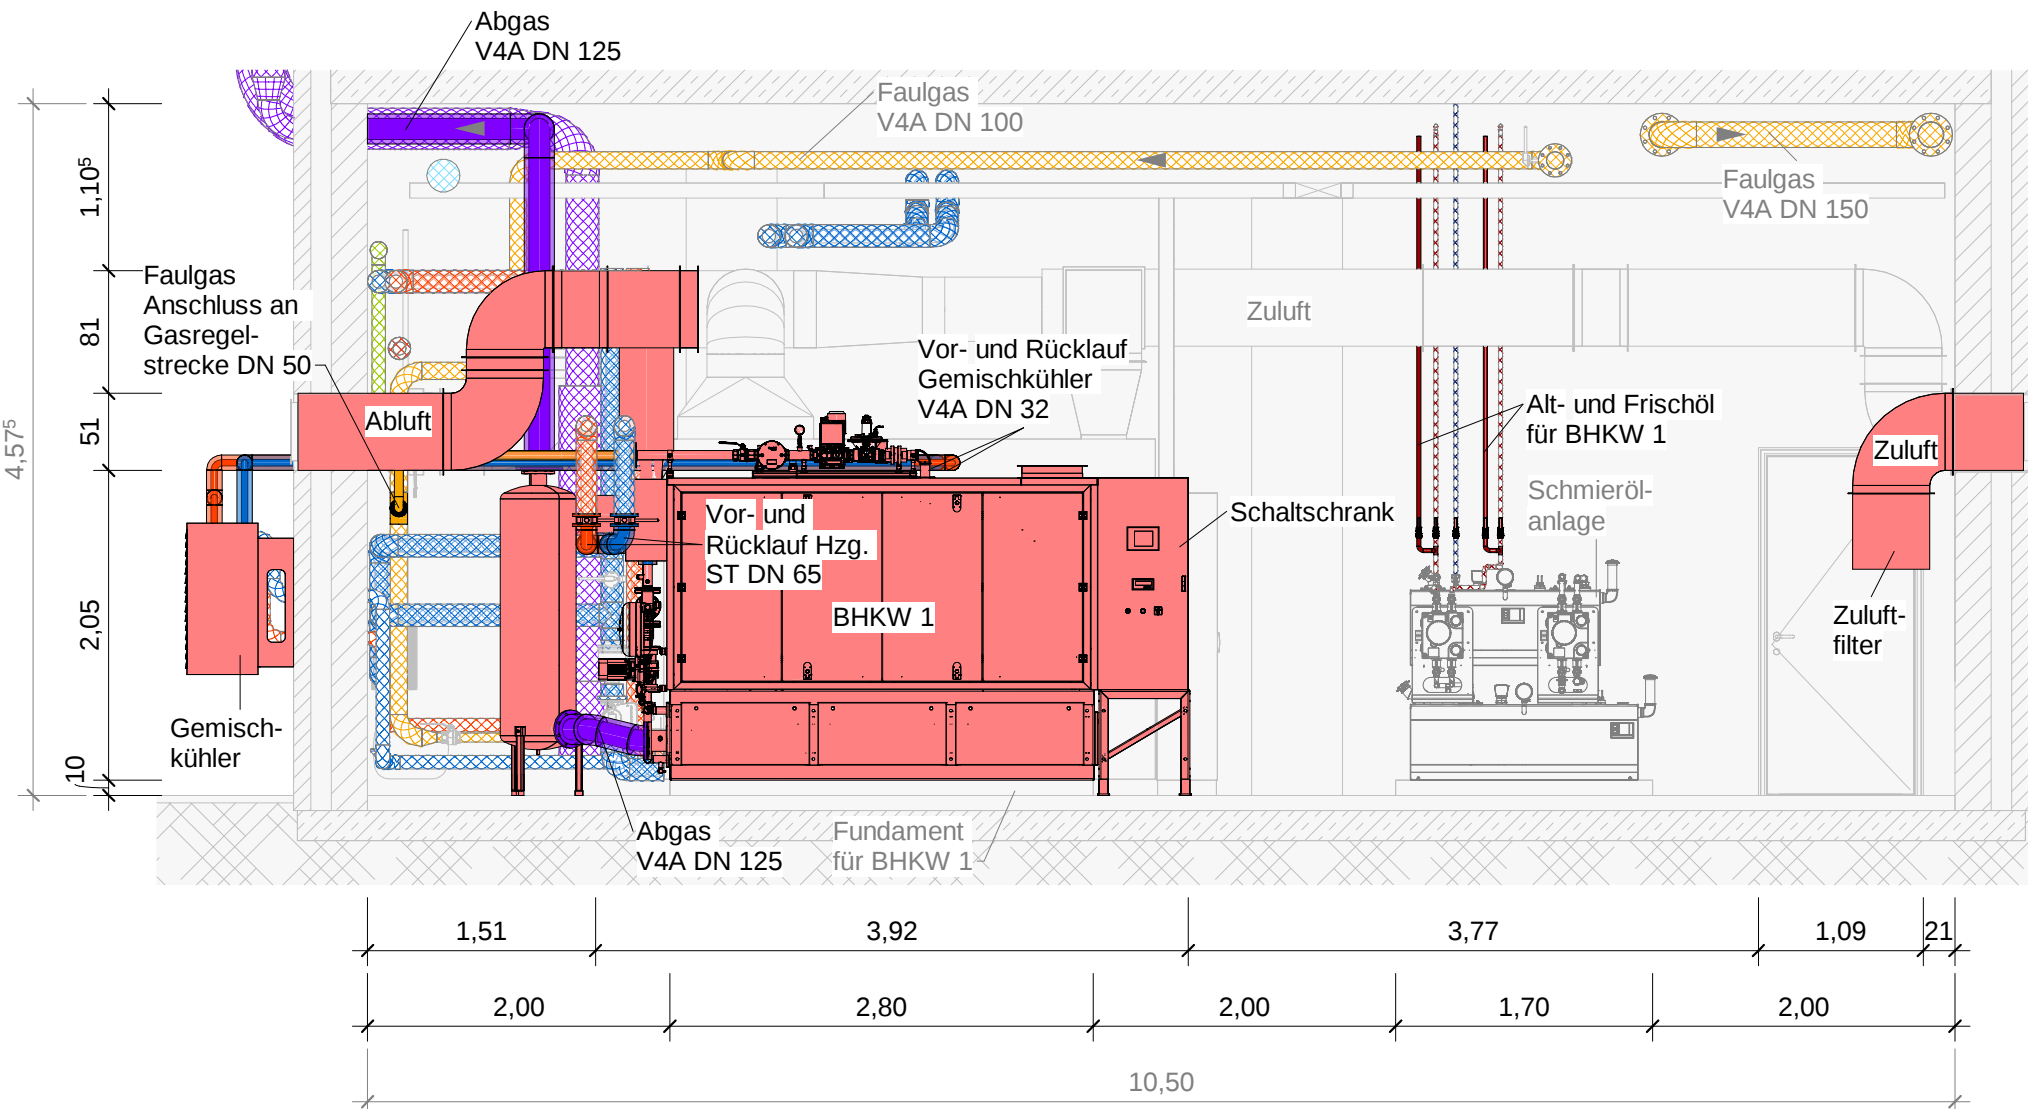


Schnitt C-C Neubau

M 1 : 50

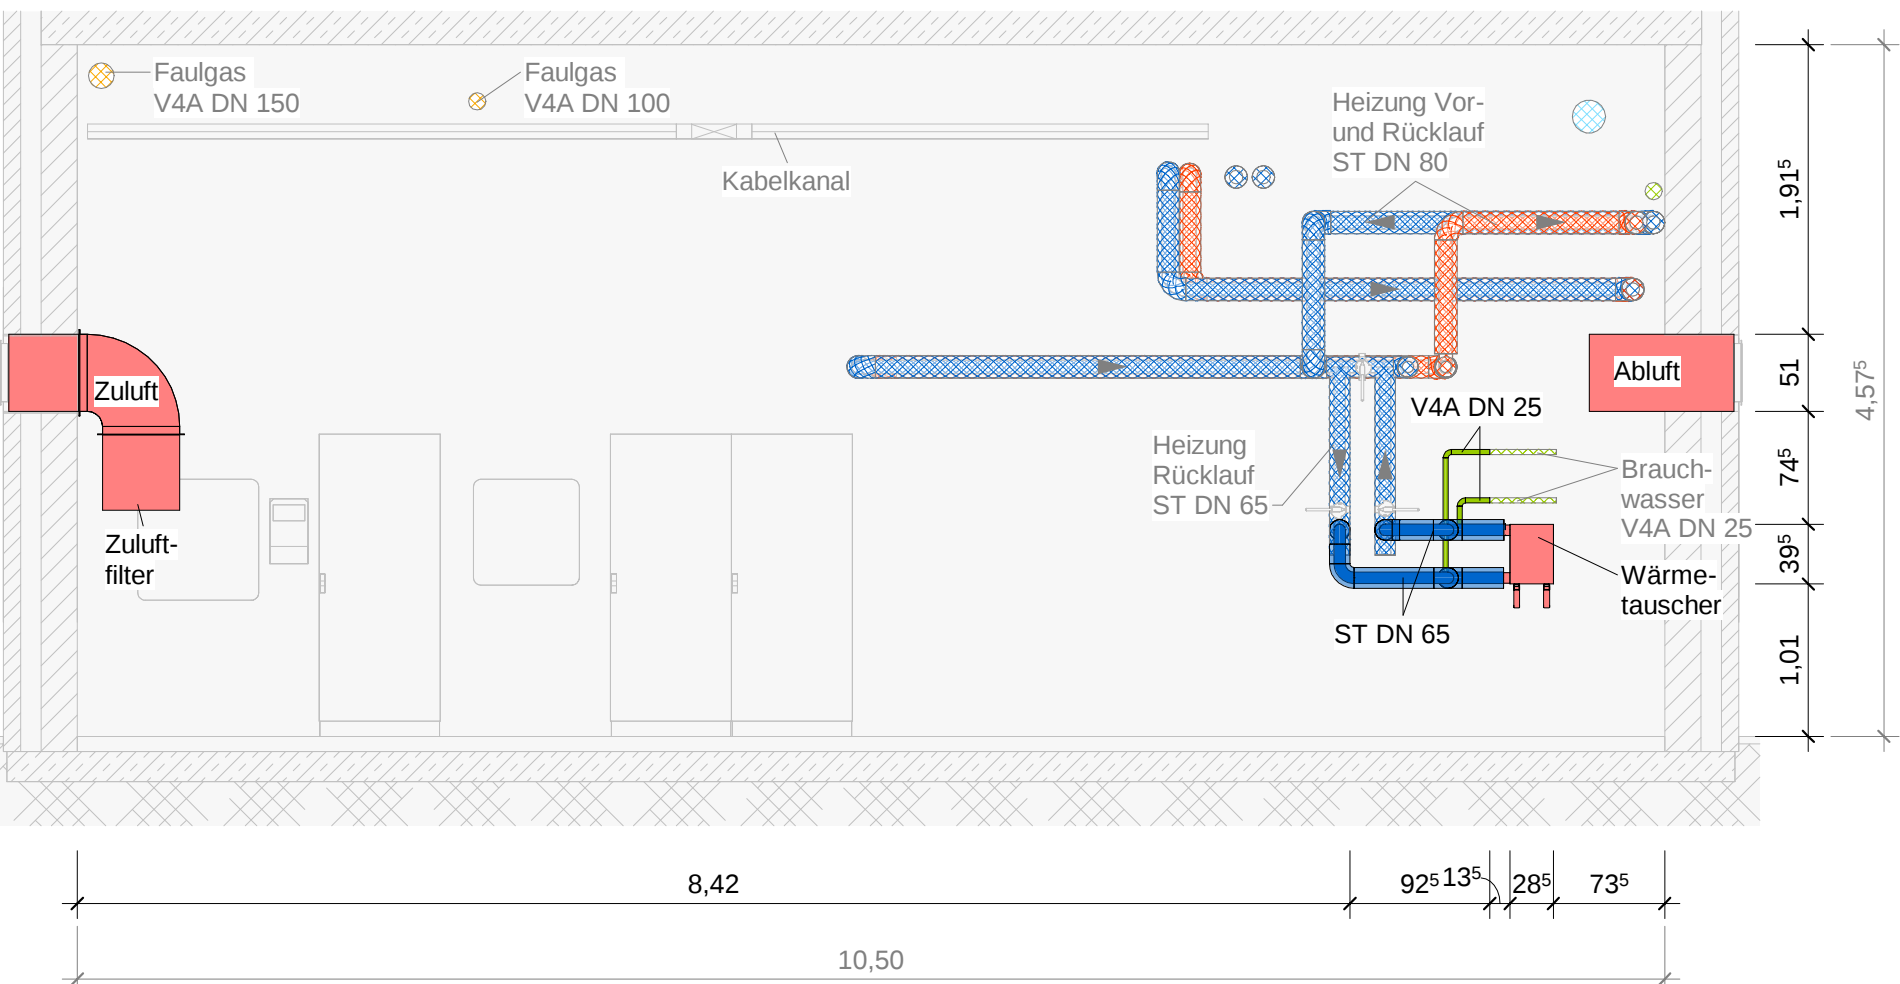

Schnitt A2-A2 Neubau

M 1 : 50

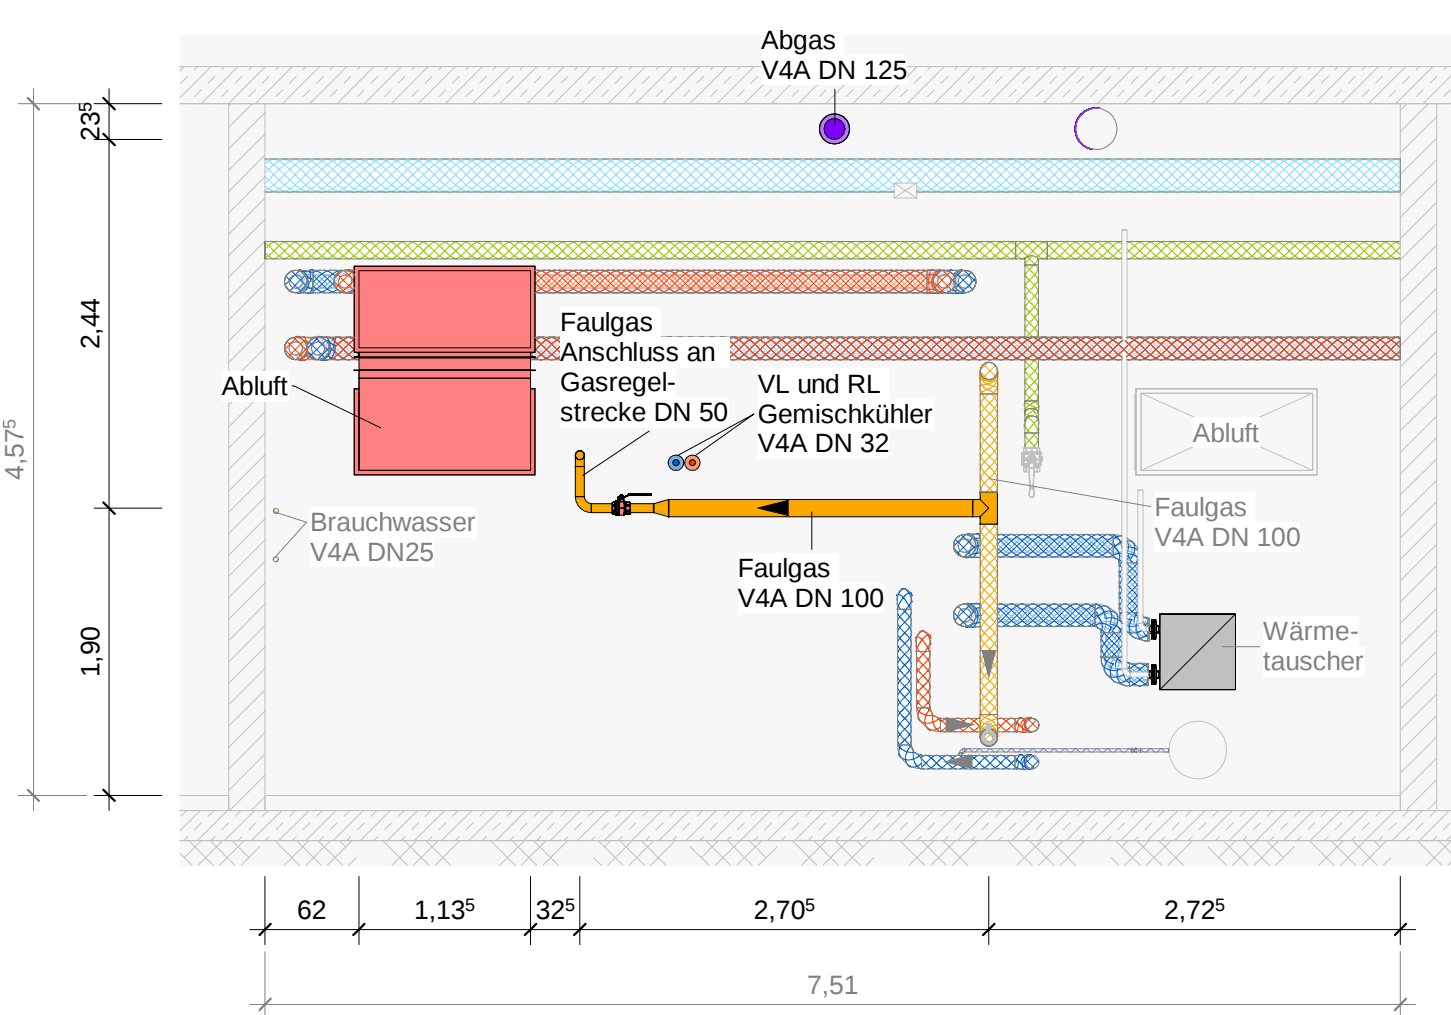


Legende:

Rohrmedien

- Rücklauf, HZG
- Rücklauf, HZG vorh.
- Vorlauf, HZG
- Vorlauf, HZG vorh.
- Faulgas
- Faulgas vorh.
- Abgas
- Abgas vorh.
- Brauchwasser vorh.
- Isolierung

Anlagen+Gebäude

- Neubau

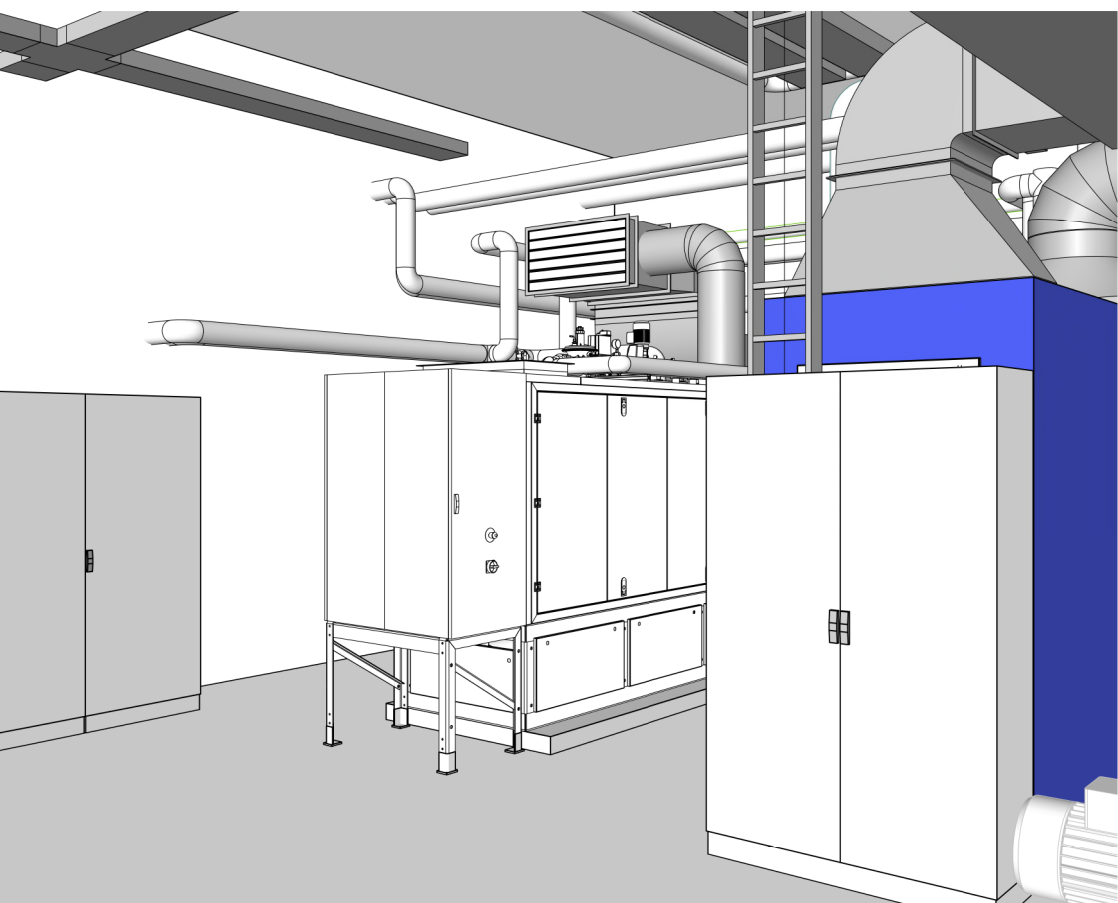

Die Darstellung der Bestandsrohrleitungen ist unverbindlich.
Die genaue Lage und Höhe der Leitungen ist vor Ort zu ermitteln

	28.05.2025	CG	SF	JE	0
Änderung	Datum	gez.	bearb.	gepr.	Index
Zeichnung: Neubau Grundriss und Schnitte		Ausschreibung			
Baumaßnahme:		Maßstab: 1 : 50			
Faulgasnutzung und BHKW Kläranlage Bad Doberan		Projekt-Nr.: 104-009			
Auftraggeber:		Zeichnungs-Nr.: A-201-2			
Zweckverband Kühlung		ehp Umweltplanung GmbH			
		Eggenrieder Weg 20 29423 Pirmnitzberg			
		Tel. (0 41 01) 50 90 0 mail@ehp-umweltplanung.de			