


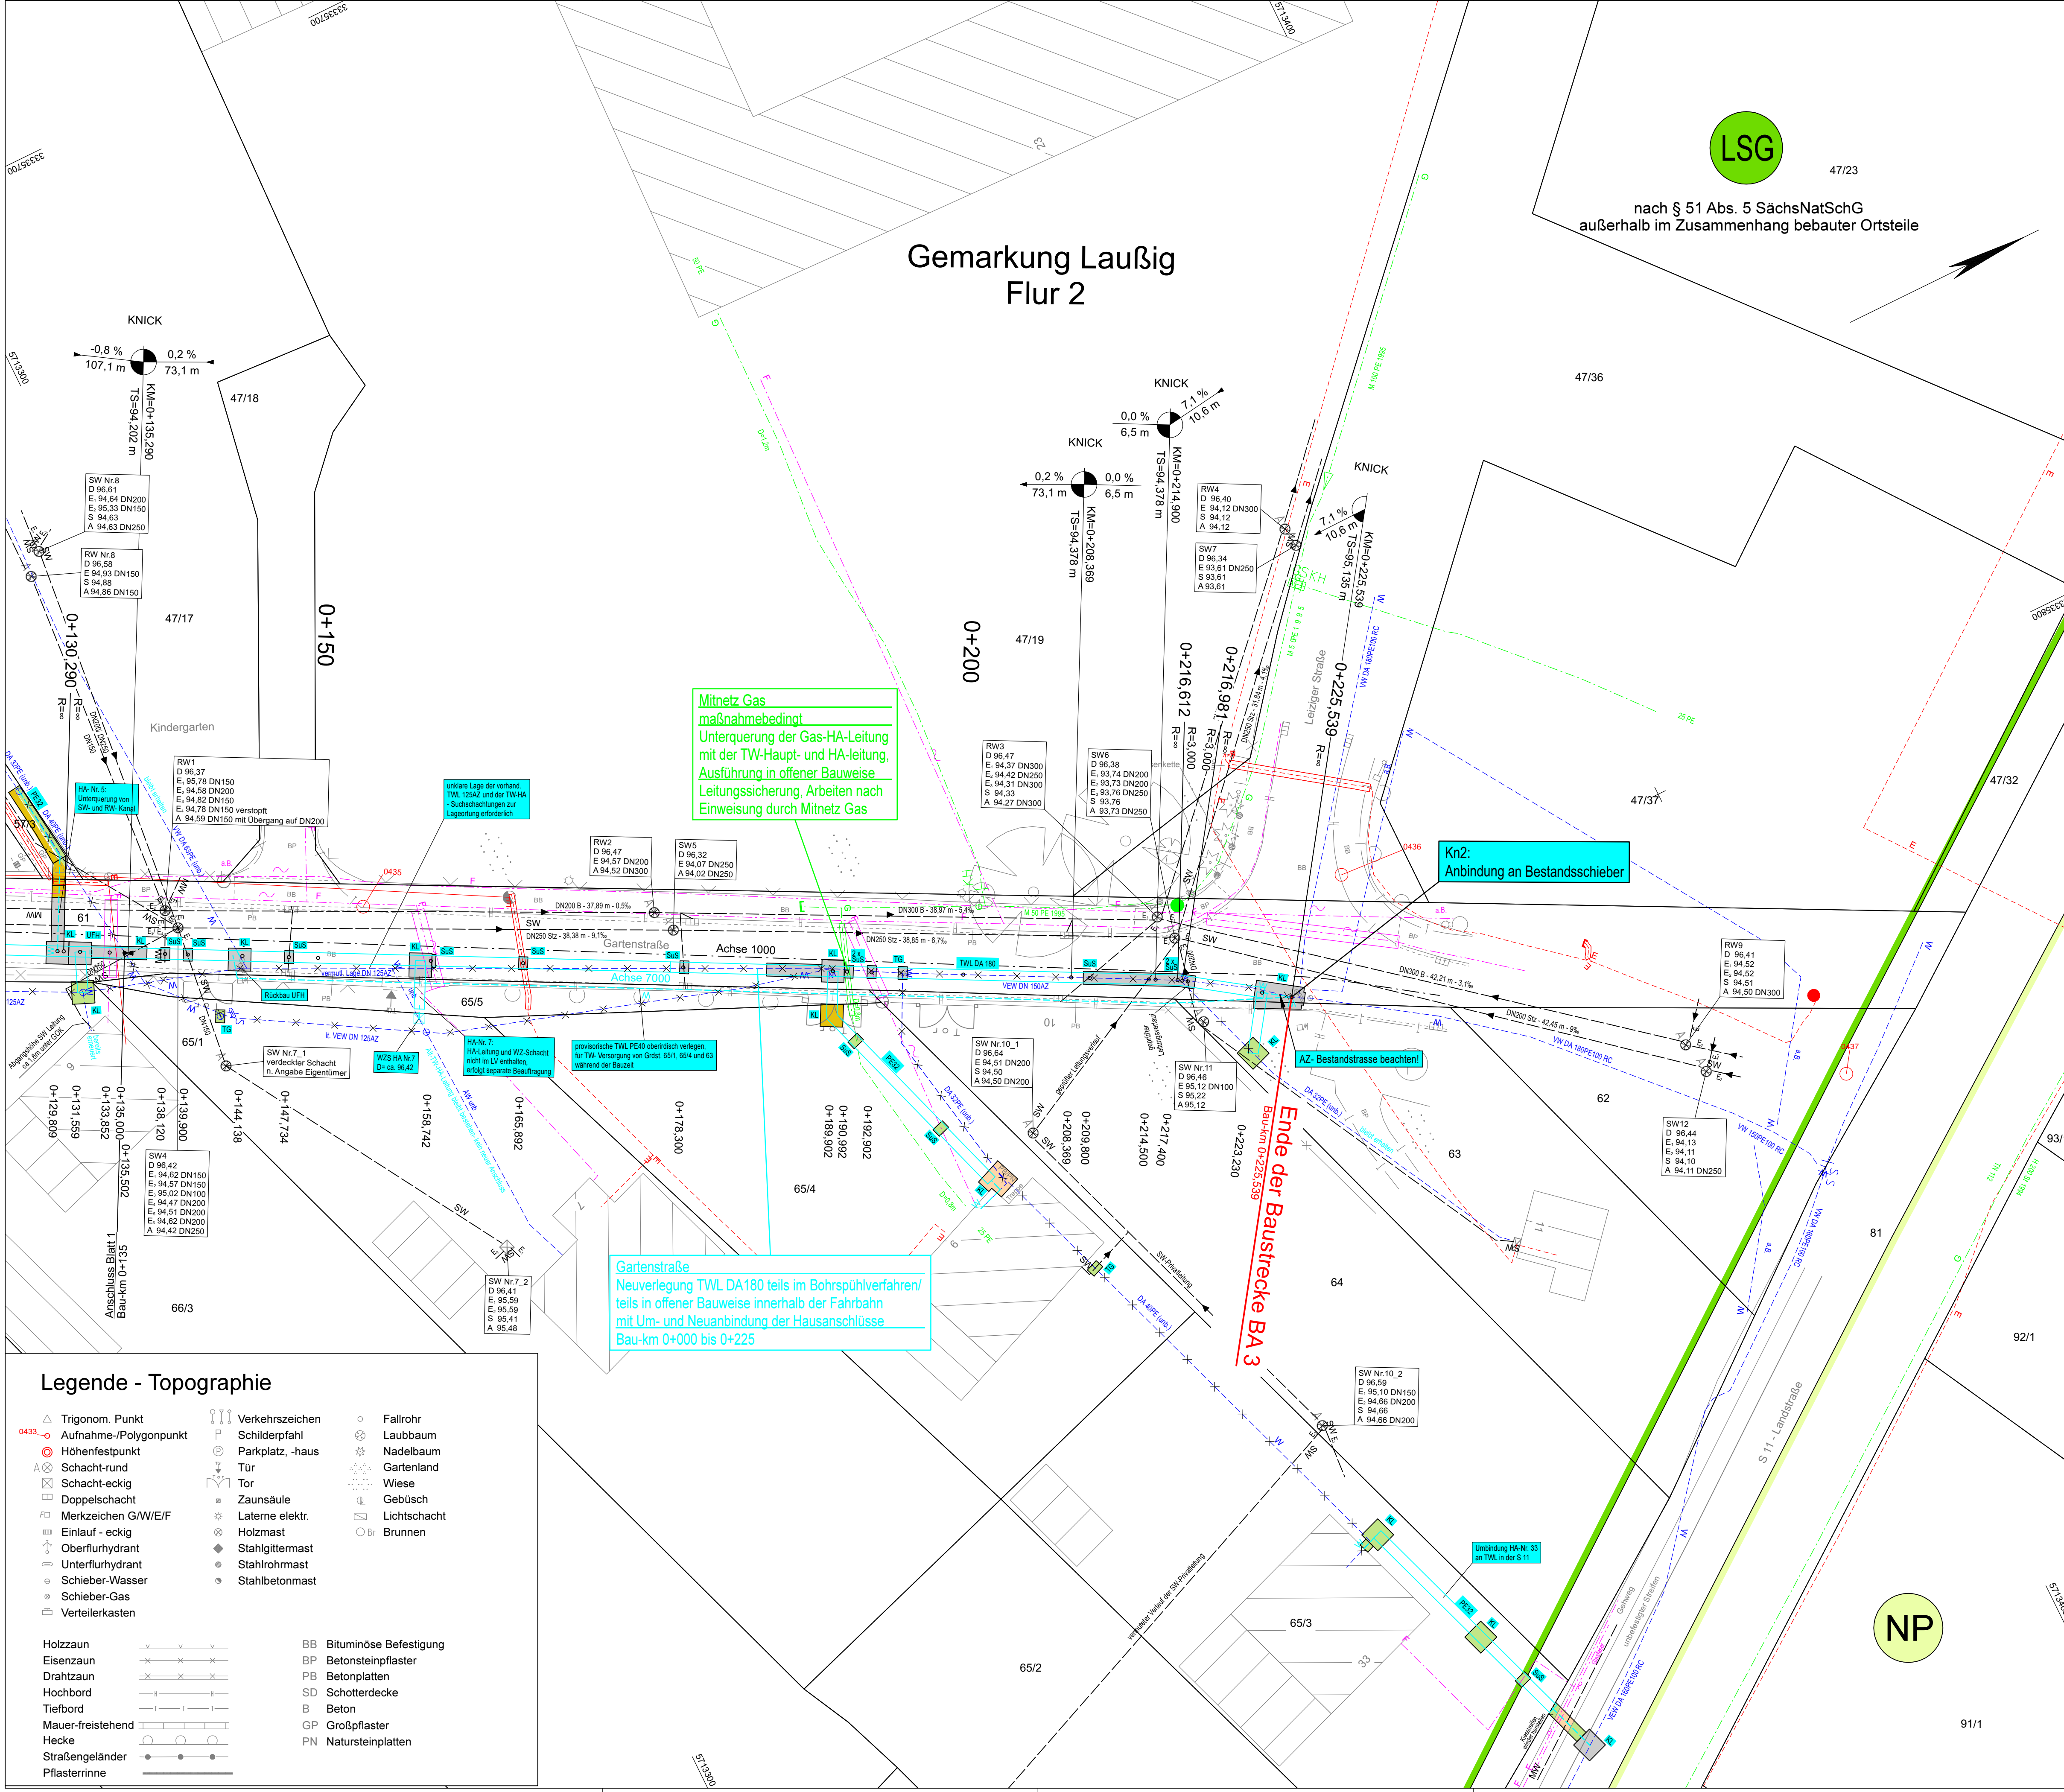

Zeichenerklärung

Versorgungseinrichtungen

vorhanden

- W Trinkwasserleitung
- G Gasleitung
- E E-Freileitung
- E E-Leitung
- F Fernmeldeleitung
- SW Schmutzwasserleitung
- MW Mischwasserleitung
- Regenwasserleitung

Die Lage der Leitungen wurde anhand der Bestandsunterlagen der Versorgungsträger eingearbeitet. Für die Richtigkeit und Vollständigkeit übernehmen wir keine Haftung.

Planung Trinkwasserleitung

- Trinkwasserleitung - offene Bauweise
- Trinkwasserleitung - geschlossene Bauweise
- Wasserzählerschacht
- Rückbau/ Abbruch/ Stilllegung vorhandener Leitungen
- Kopfloch Bohrspülverfahren (6,0x1,0m)
- KL Kopfloch Erdrakete (1,75x1,75m)
- TG Trenngrube Stilllegung Altleitung (1,0x1,0 m)
- SuS Suchschlitz (1,0x0,7m)
- Kn1** Knoten mit Nr., s. Knotenskizze Unterlage / Blatt-Nr.: 8 / 1

Deckenschluss

- Fahrbahn, Asphaltbauweise
- Zufahrt, Pflaster/ Betonbauweise
- Gehweg, Pflaster-/ Betonbauweise
- Grünfläche, Oberboden mit Rasensaat

Schutzgebiete

Natur, Landschaft, Wasser

- LSG** Landschaftsschutzgebiet
- NP** Naturpark

Verwaltung

- Flurgrenze
- Flurstücksgrenze

weitere Gebiete

- archaische Verdachtsfläche

Grundplan hergestellt:

Anlage:
Blatt-Nr.: 13043
Reg.-Nr.: ETRS89 UTM33
Lagesystem:
Höhensystem:
gemessen: 08/24/0125
gezeichnet: 08/24/0125
geprüft: 9.8.24/29.1.25

Grundplan:
Leitungen mit Grundriss:
Kreis: Nordsachsen
Gemarkung: Laußig
Straße/BW:
Station d. SDB:
von:
bis:

Ergänzungen:
Datum: Name:

bearbeitet: 12.08.2025
gezeichnet: 12.08.2025
geprüft: 12.08.2025

Datum: Name:

AS1LPKL02.PLT
AS1LPKL02_250_2

Nr.

Art der Änderung

Datum

Zeichen

Ausschreibungsunterlage

Bauherr:
Versorgungsverband Eilenburg-Wurzen
Am Alten Celluloidwerk 12
04838 Eilenburg
Tel.: 03423/ 6855-0 Fax: 03423/ 6855-19 Email: zentrale@v-e-w.de

JVE
VERSORGUNGSVERBAND
EILENBURG-WURZEN

Unterlage / Blatt-Nr.: 8 / 2
Leitungsplan
Maßstab: 1:250

**TWL Auswechslung/ Erneuerung Laußig
3. BA - Gartenstraße**
Bau-km 0+125 bis 0+225,539

aufgestellt:
den

85,0 cm x 56,4 cm = 0,479 m²

Legende - Topographie

- Trigonometrischer Punkt
- Aufnahme-/Polygonpunkt
- Höhenfestpunkt
- Schacht-rund
- Schacht-eckig
- Doppelschacht
- Merkzeichen G/W/E/F
- Einfuhr - eckig
- Oberflurhydrant
- Unterflurhydrant
- Schieber-Wasser
- Schieber-Gas
- Verteilerkasten

- Verkehrszeichen
- Schilderpfahl
- Parkplatz, -haus
- Tür
- Tor
- Zaunsäule
- Laternen elektr.
- Holzmast
- Stahlgerüstmast
- Stahlbetonmast

- Fallrohr
- Laubbaum
- Nadelbaum
- Gartenland
- Wiese
- Gebüsch
- Lichtschacht
- Brunnen

- BB Bituminöse Befestigung
- BP Betonsteinpflaster
- PB Betonplatten
- SD Schotterdecke
- B Beton
- GP Großpflaster
- PN Natursteinplatten

- Holzzaun
- Eisenzaun
- Drahtzaun
- Hochbord
- Tiefbord
- Mauer-freistehend
- Hecke
- Straßengeländer
- Pflasterrinne