
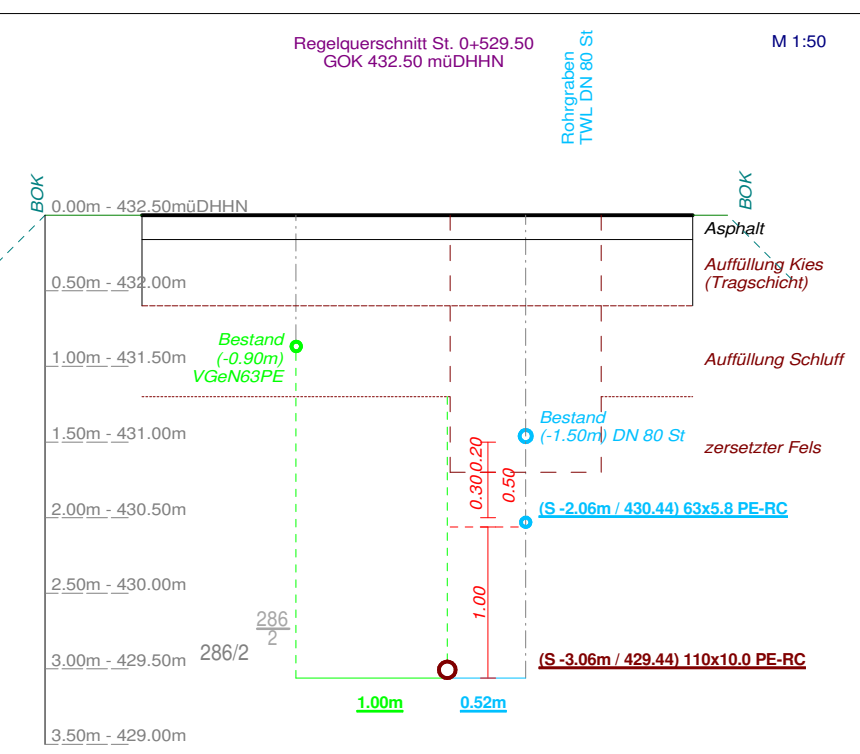
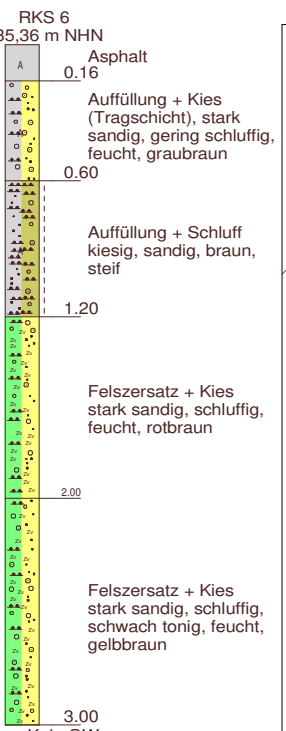
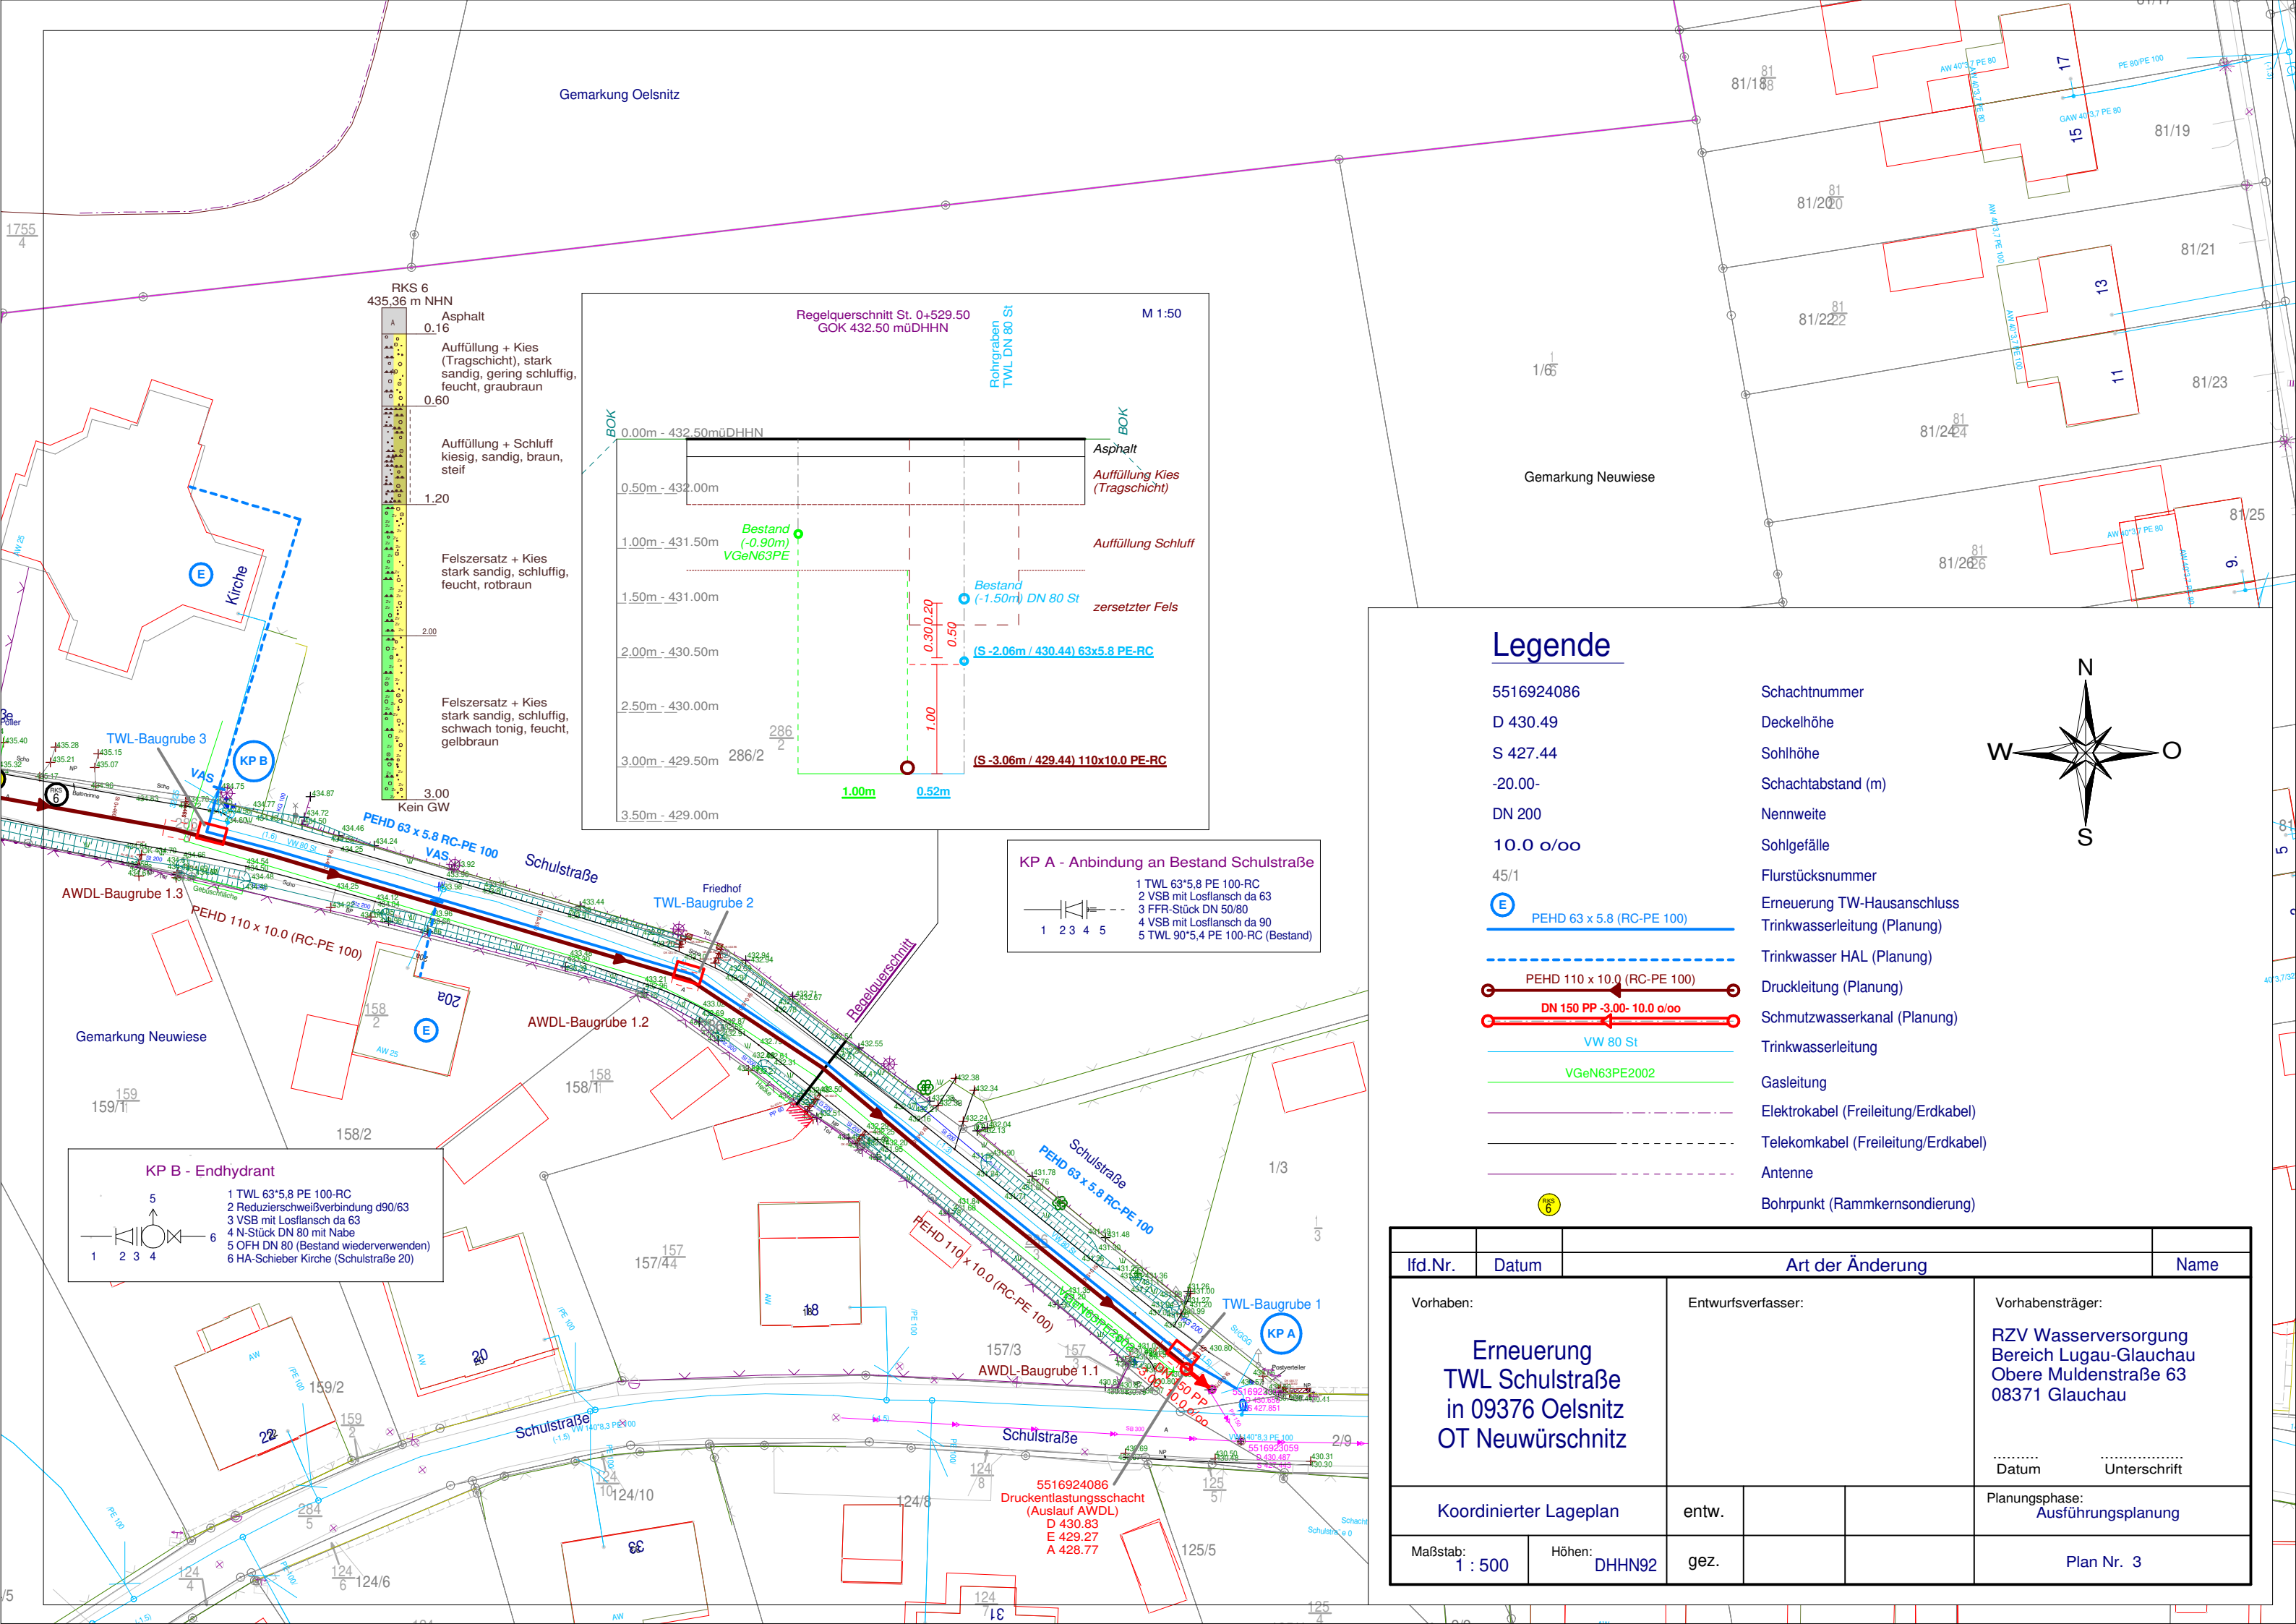


## Legende

- |                             |                                     |
|-----------------------------|-------------------------------------|
| 5516924086                  | Schachtnummer                       |
| D 430.49                    | Deckelhöhe                          |
| S 427.44                    | Sohlhöhe                            |
| -20.00-                     | Schachtabstand (m)                  |
| DN 200                      | Nennweite                           |
| 10.0 o/oo                   | Sohlgefälle                         |
| 45/1                        | Flurstücksnummer                    |
| PEHD 63 x 5.8 (RC-PE 100)   | Erneuerung TW-Hausanschluss         |
| PEHD 110 x 10.0 (RC-PE 100) | Trinkwasserleitung (Planung)        |
| DN 150 PP -3.00- 10.0 o/oo  | Trinkwasser HAL (Planung)           |
| VW 80 St                    | Druckleitung (Planung)              |
| VGeN63PE2002                | Schmutzwasserkanal (Planung)        |
| Elektrokanal                | Trinkwasserleitung                  |
| Telekomkanal                | Gasleitung                          |
| Antenne                     | Elektrokabel (Freileitung/Erdkabel) |
| Bohrpunkt                   | Telekomkabel (Freileitung/Erdkabel) |
|                             | Antenne                             |
|                             | Bohrpunkt (Rammkernsondierung)      |

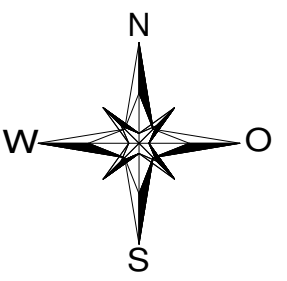

| lfd.Nr.                                                       | Datum         | Art der Änderung                                                                 |  | Name                              |
|---------------------------------------------------------------|---------------|----------------------------------------------------------------------------------|--|-----------------------------------|
| Vorhaben:                                                     |               | Entwurfsverfasser:                                                               |  | Vorhabensträger:                  |
| Erneuerung TWL Schulstraße in 09376 Oelsnitz OT Neuwürschnitz |               | RZV Wasserversorgung Bereich Lugau-Glauchau Obere Muldenstraße 63 08371 Glauchau |  |                                   |
| Koordinierter Lageplan                                        |               | entw.                                                                            |  | Datum Unterschrift                |
| Maßstab: 1 : 500                                              | Höhen: DHHN92 | gez.                                                                             |  | Planungsphase: Ausführungsplanung |
|                                                               |               |                                                                                  |  | Plan Nr. 3                        |