


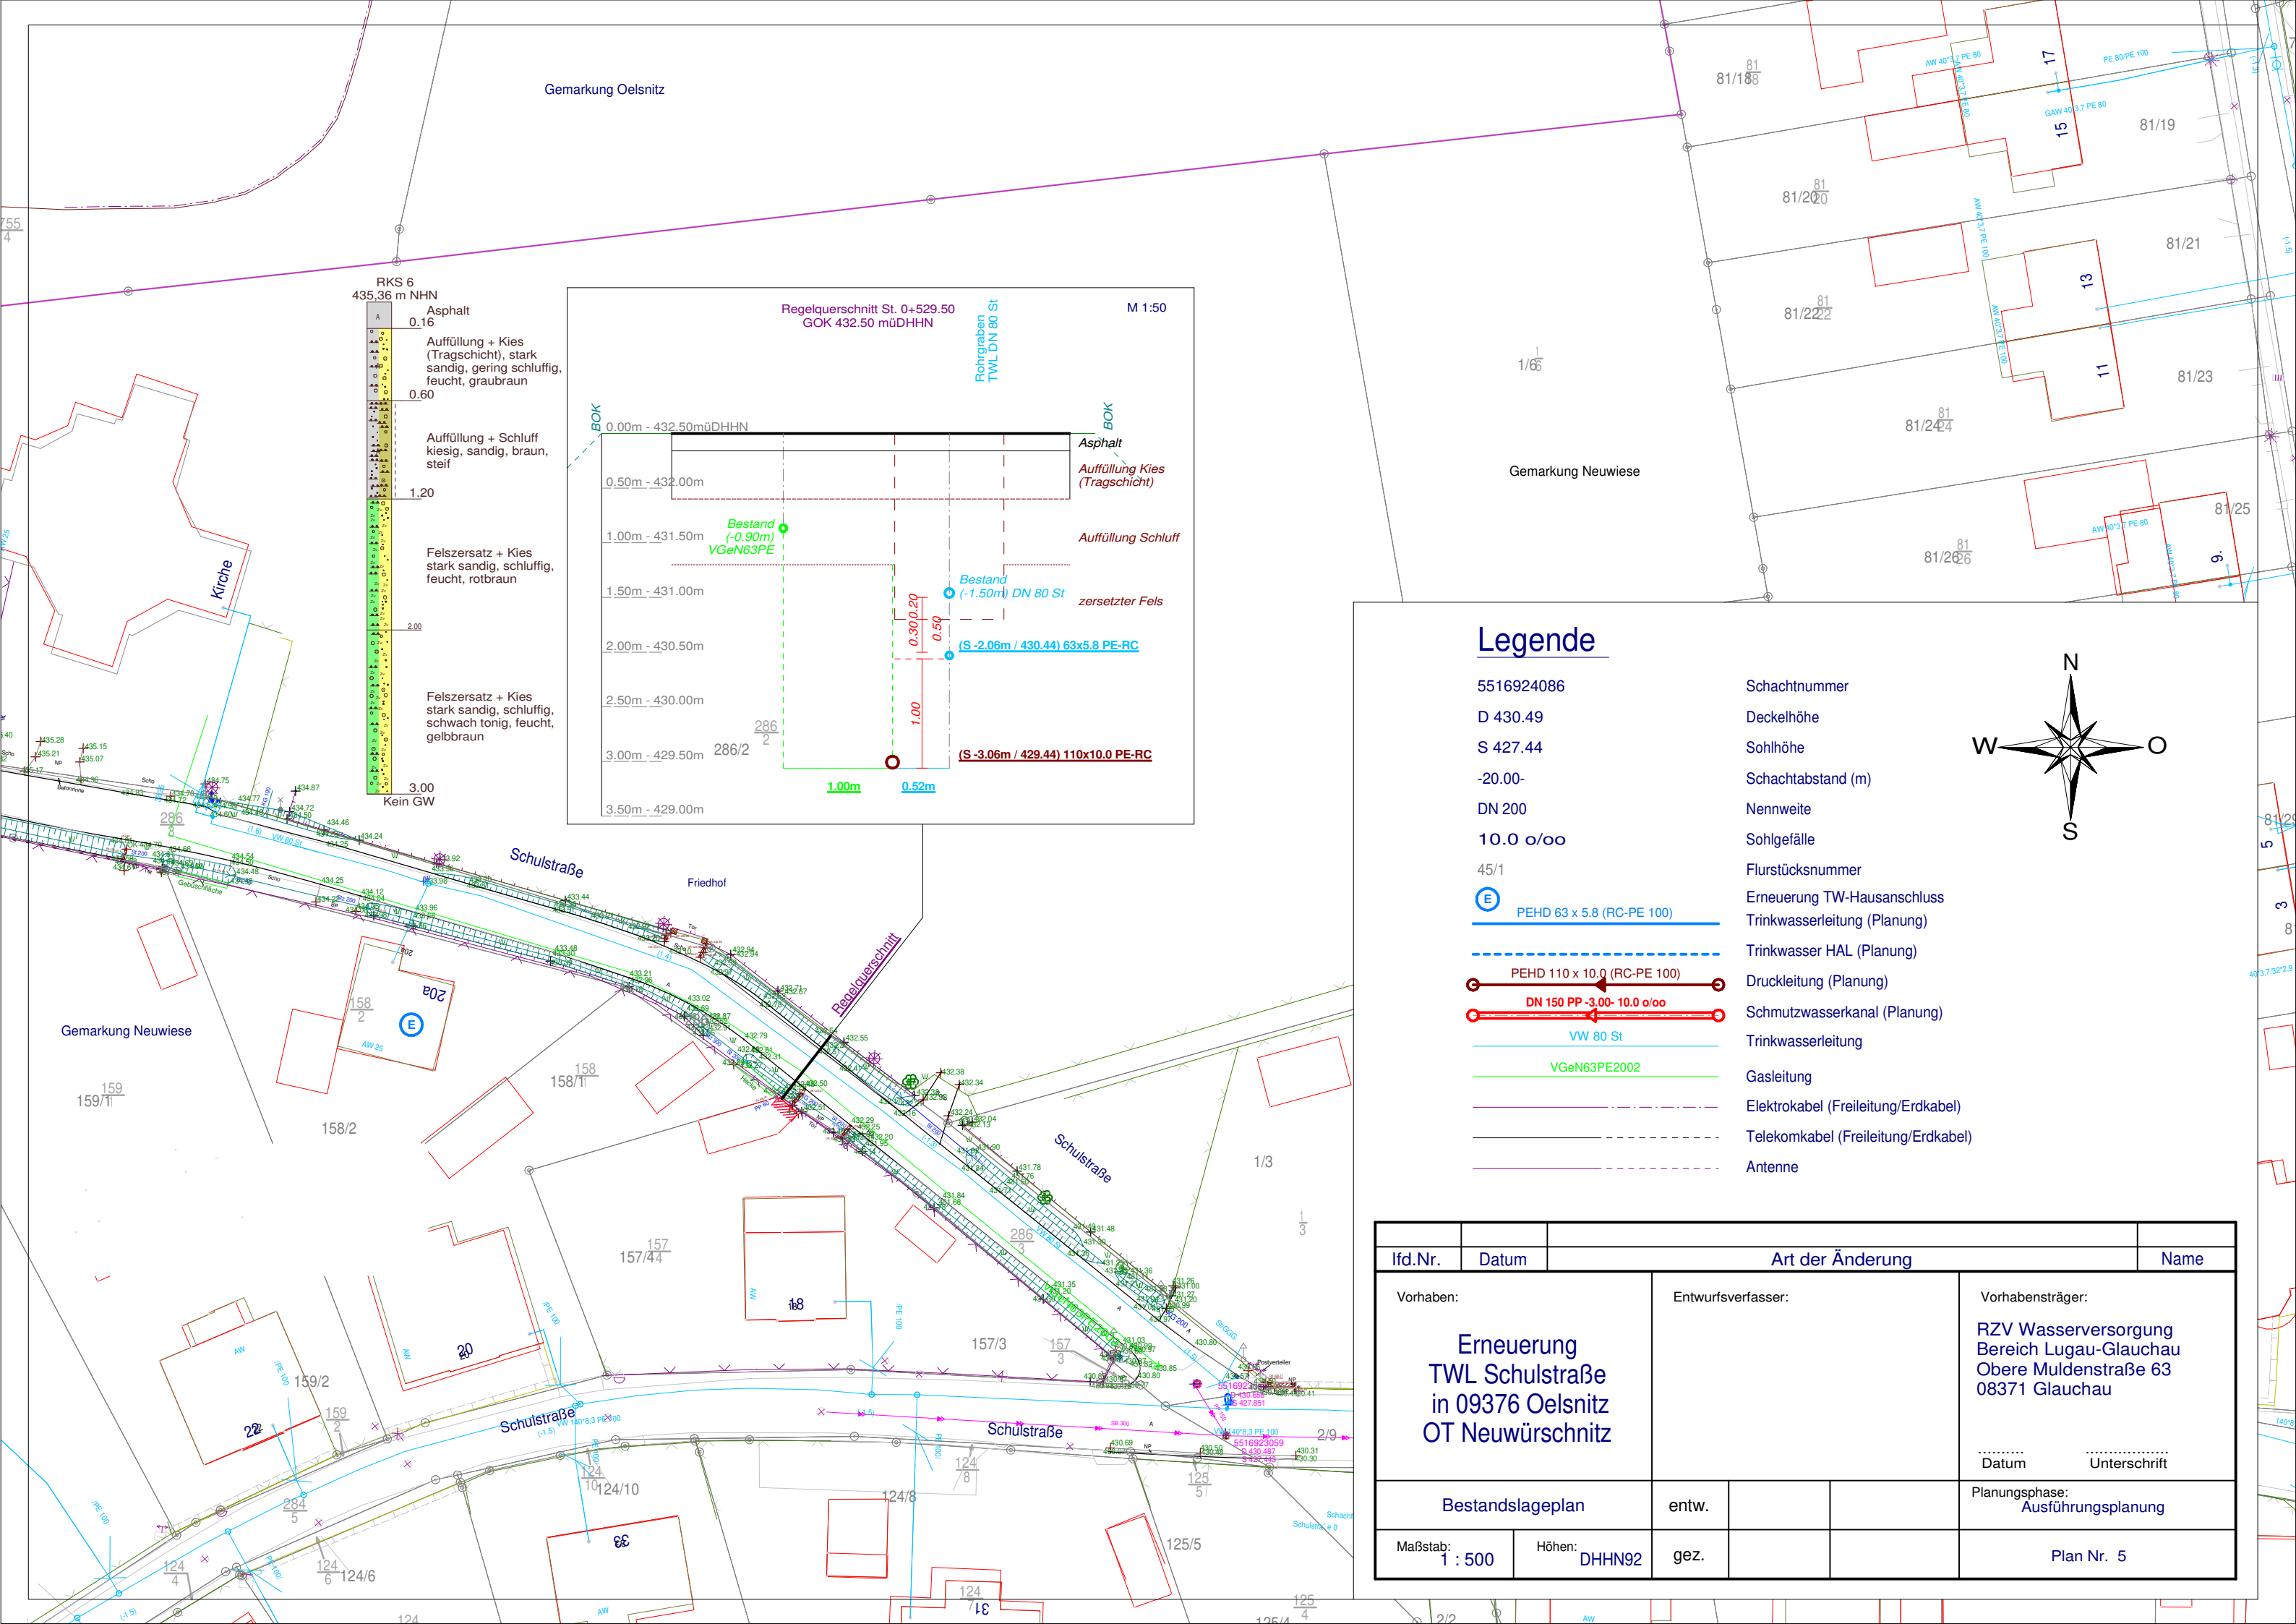

Legende

- 5516924086

D 430.49

S 427.44

-20.00-

DN 200

10.0 o/oo

45/1

E

PEHD 63 x 5.8 (RC-PE 100)

PEHD 110 x 10.0 (RC-PE 100)

DN 150 PP -3.00- 10.0 o/oo

VV 80 St

VGeN63PE2002
- Schachtnummer

Deckelhöhe

Sohlhöhe

Schachtabstand (m)

Nennweite

Sohlgefälle

Flurstücksnummer

Erneuerung TW-Hausanschluss

Trinkwasserleitung (Planung)

Trinkwasser HAL (Planung)

Druckleitung (Planung)

Schmutzwasserkanal (Planung)


Trinkwasserleitung

Gasleitung

Elektrokabel (Freileitung/Erdkabel)

Telekomkabel (Freileitung/Erdkabel)

Antenne

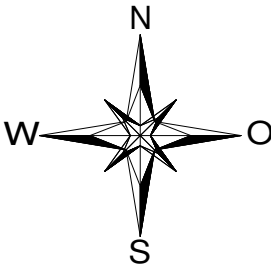

Ifd.Nr.		Datum	Art der Änderung			Name
Vorhaben:		Entwurfsverfasser:		Vorhabensträger:		
Erneuerung TWL Schulstraße in 09376 Oelsnitz OT Neuwürschnitz				RZV Wasserversorgung Bereich Lugau-Glauchau Obere Muldenstraße 63 08371 Glauchau		
Bestandslageplan		entw.			Datum	Unterschrift
Maßstab: 1 : 500	Höhen: DHHN92	gez.			Planungsphase: Ausführungsplanung	
					Plan Nr. 5	