
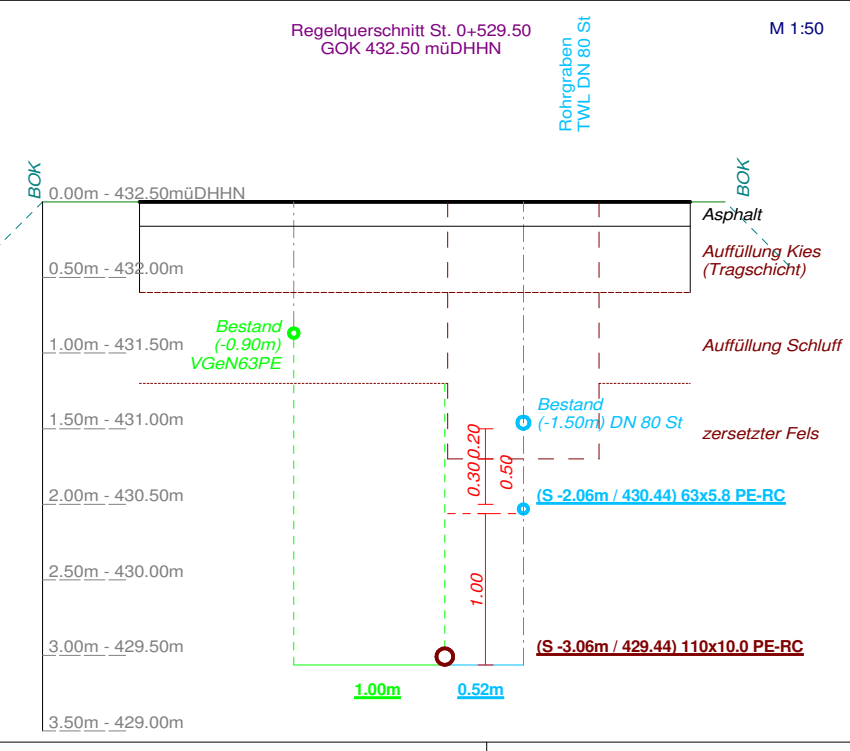
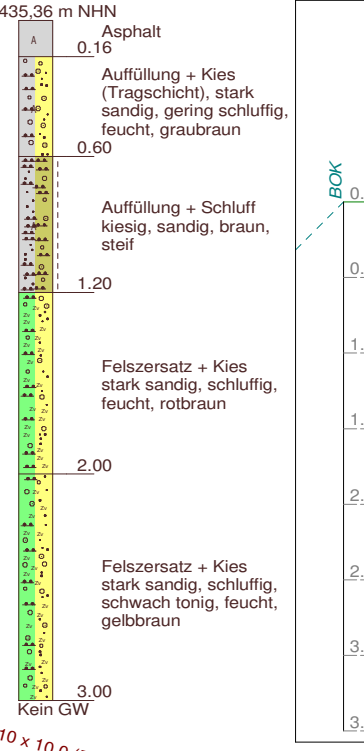
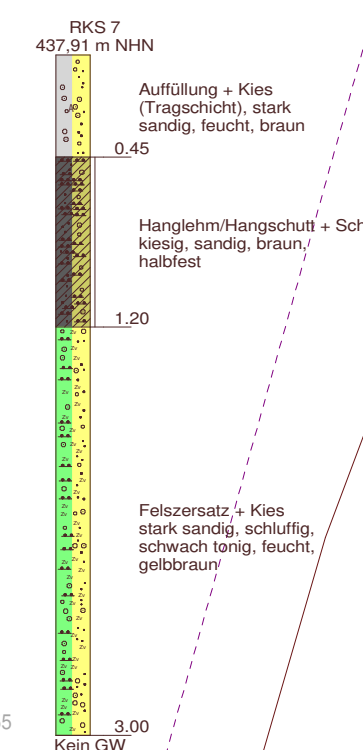
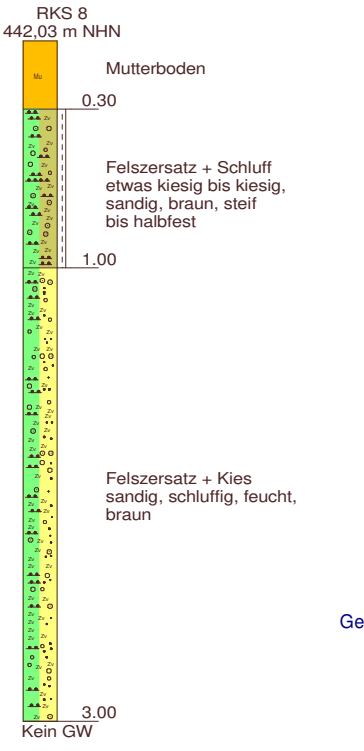
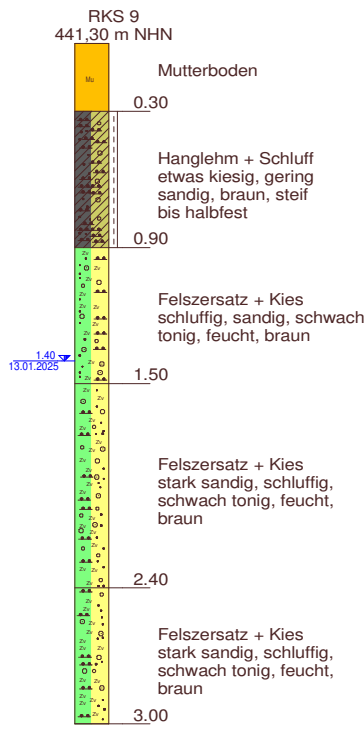


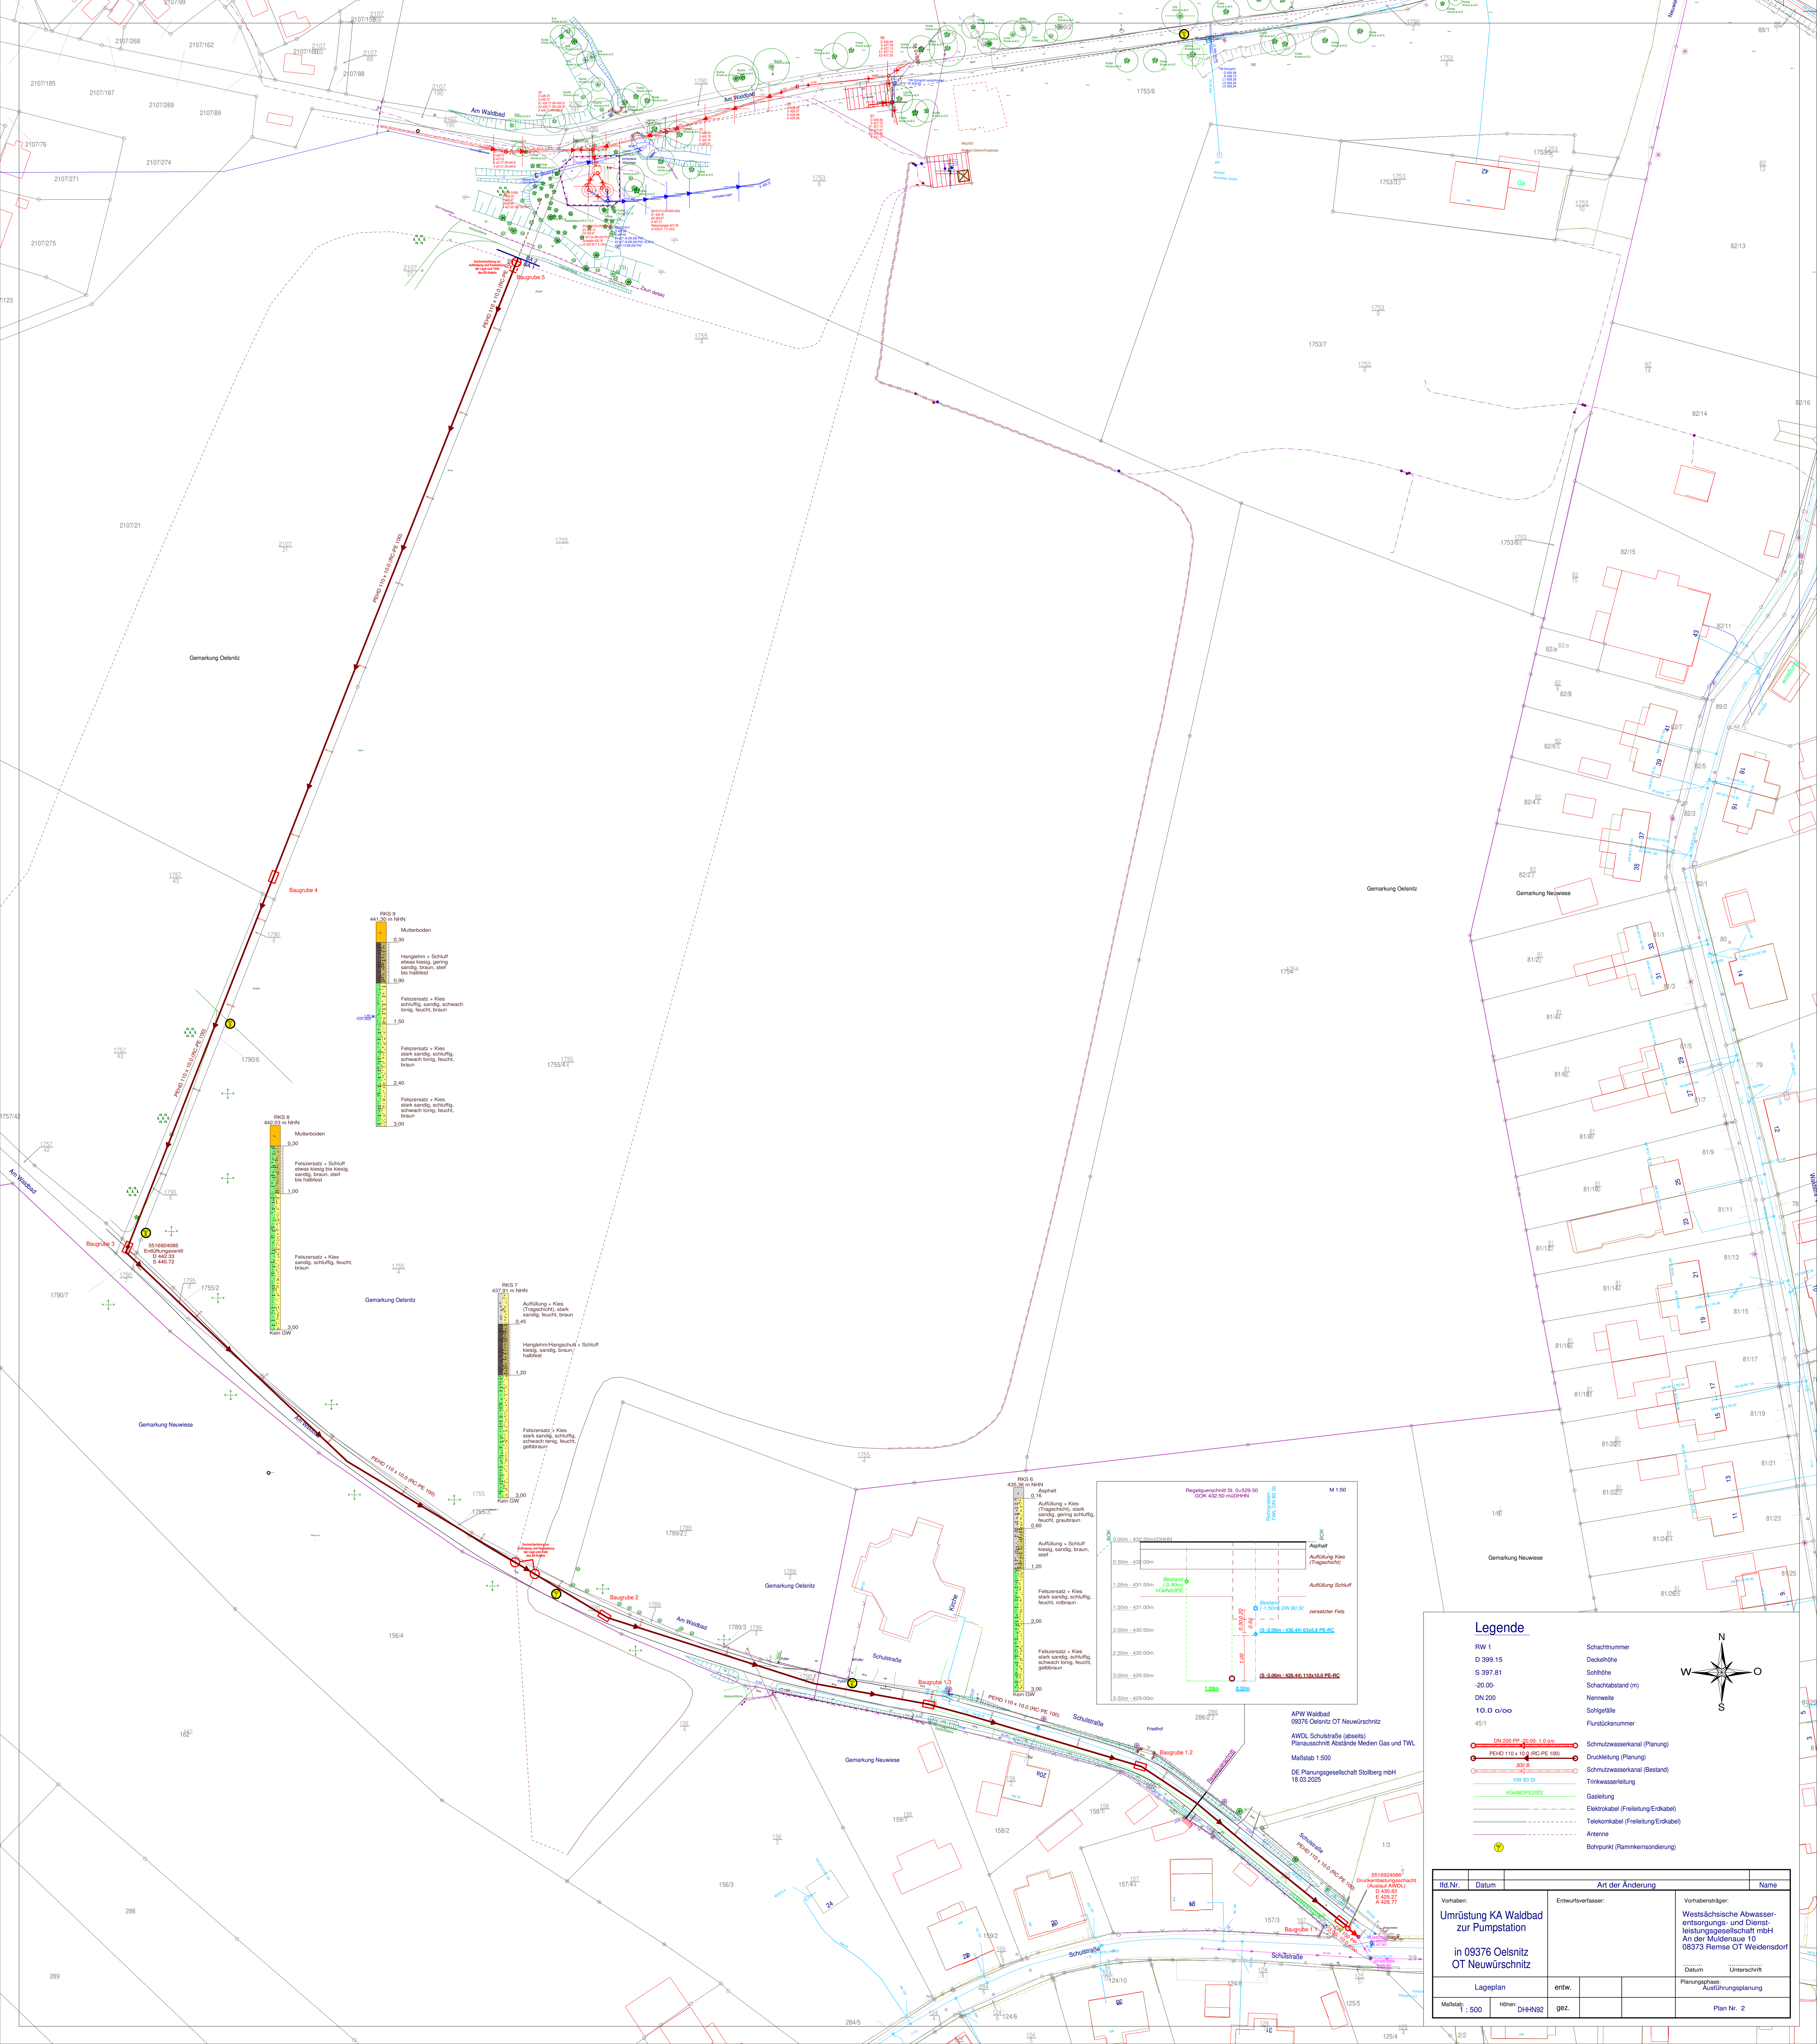

Legende

RW 1	Schachtnummer
D 399.15	Deckelhöhe
S 397.81	Sohlhöhe
-20.00-	Schachtabstand (m)
DN 200	Nennweite
10.0 o/o	Sohlgefälle
451	Flurkennnummer

	DN 200 PP 20.00-1.0 ps
	PEHD 110 x 10.0 (PC-PE 100)
	300 Ø
	VW 80 S1
	VGAW3PE2002
	Gasleitung
	Elektrokabel (Freileitung/Erdkabel)
	Telekommunikationskabel (Freileitung/Erdkabel)
	Antenne
	Bohrpunkt (Planmerkensonderung)

Id.Nr.	Datum	Art der Änderung	Name
Vorhaben:		Entwurfverfasser:	Vorhabensträger:
Umrüstung KA Waldbad zur Pumpstation			Westfälische Abwasser-entsorgungs- und Dienst-leistungsgesellschaft mbH
in 09376 Oelsnitz OT Neuwürschnitz			An der Muldenaue 10 08373 Remse OT Weidendorf
Lageplan		entw.	Unterschrift
Maßstab: 1 : 500		DHN/NS2	Datum
		gez.	Planungsphase: Ausführungsplanung
			Plan Nr.: 2