
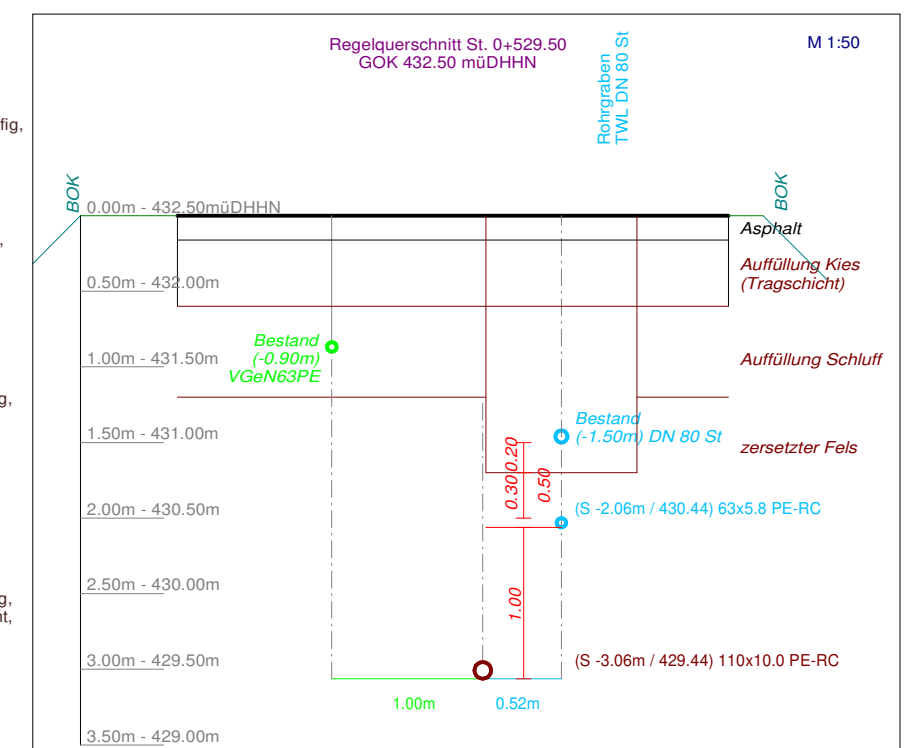
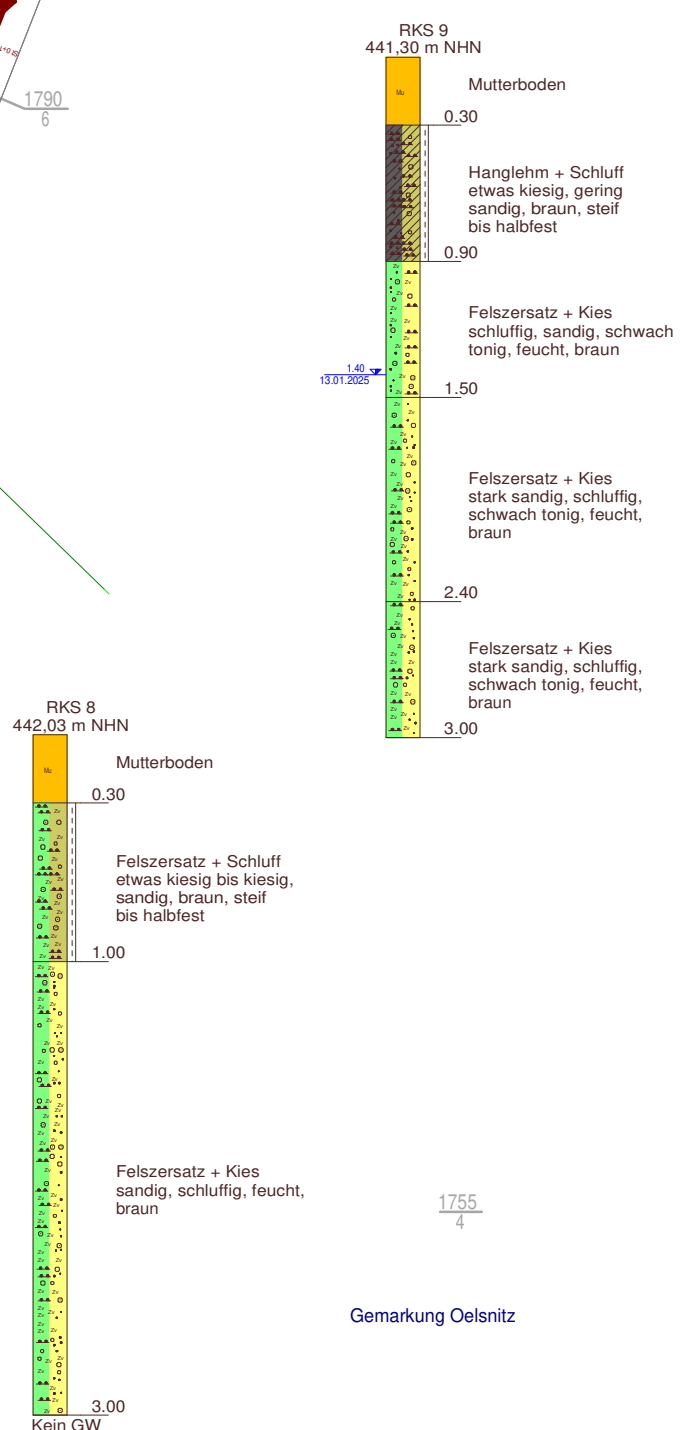


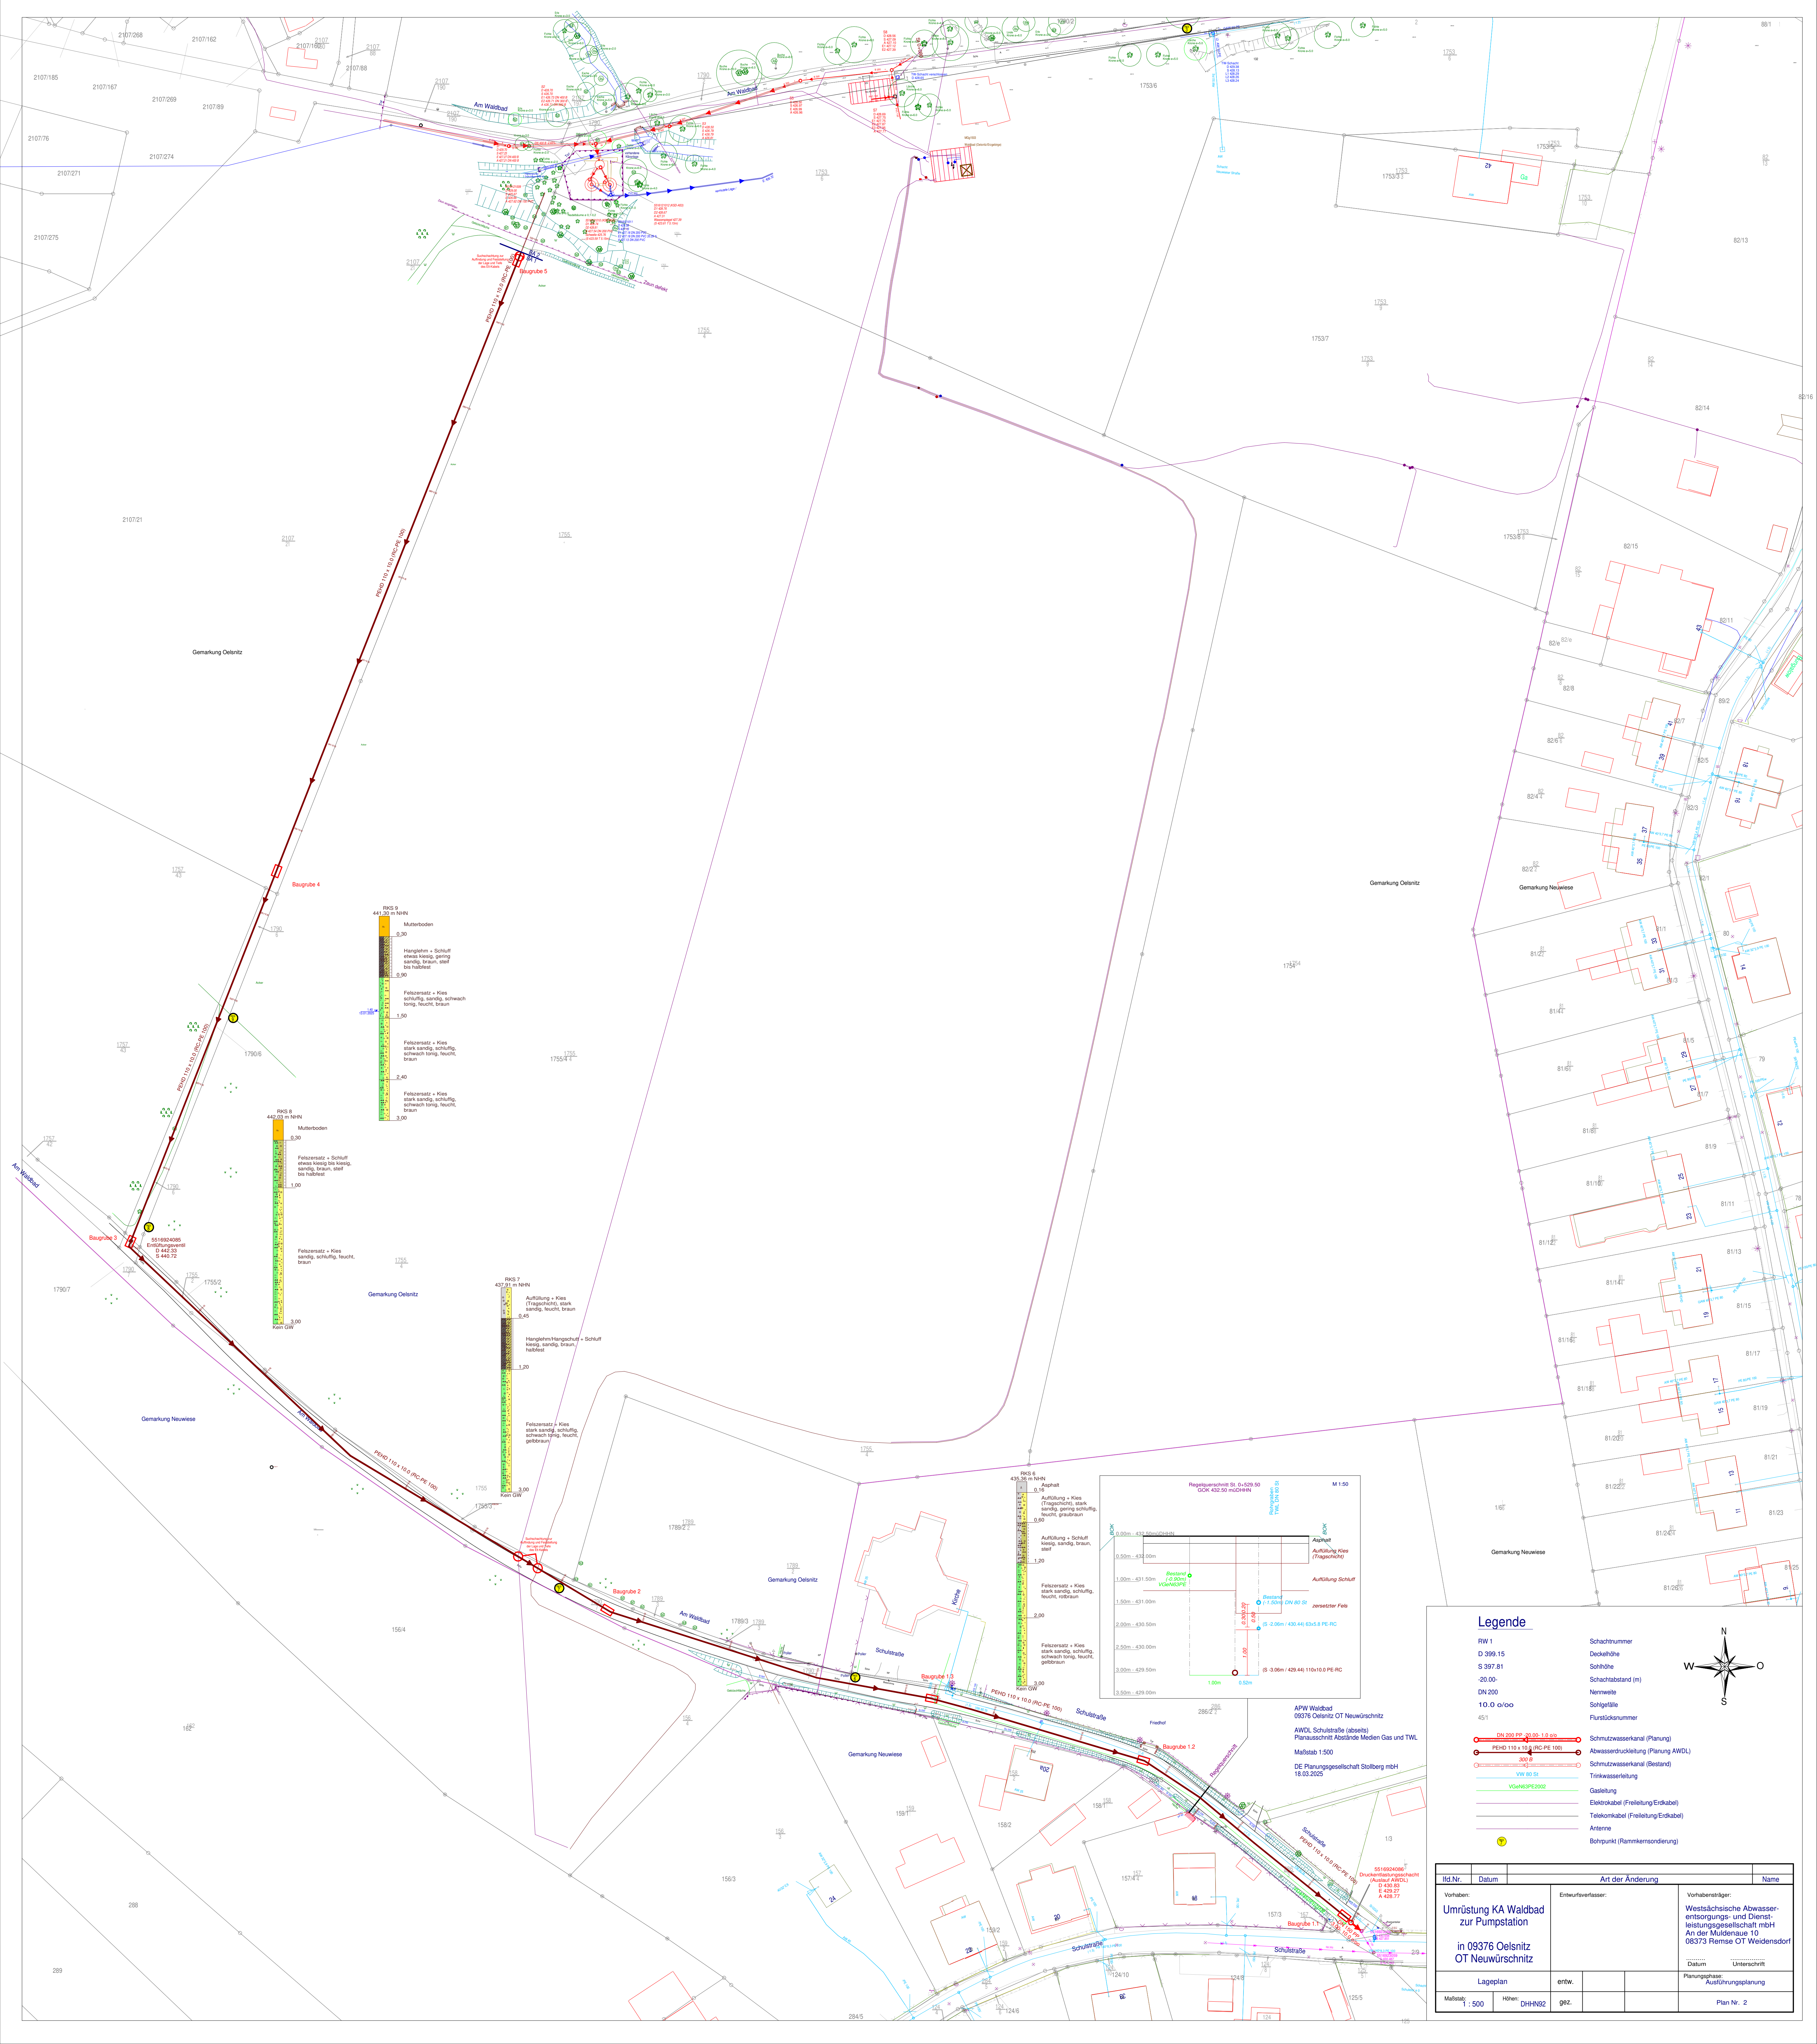

Legende

RW 1

D 399.15

S 397.81

-20.00

DN 200

10.0 Ø o/oo

451

DN 200 PP 20.00-1.0.00

PEHD 110 x 10.0 RC-PE 100

300 Ø

VW 80 S1

VGW6SPE2002

Schmutzwasserkanal (Planung)

Abwasserdruckleitung (Planung AWDL)

Schmutzwasserkanal (Bestand)

Trinkwasserleitung

Gastleitung

Elektrokabel (Freileitung Erdkabel)

Telekommunikationskabel (Freileitung Erdkabel)

Antenne

Bohrpunkt (Rammkernsondierung)

Schachtnummer

Deckelhöhe

Sohlhöhe

Schachtabstand (m)

Nennweite

Schüttelfläche

Flurstücknummer

Vorhaben:

Umrüstung KA Waldbad zur Pumpstation

in 09376 Oelsnitz OT Neuwürschnitz

Lageplan

Maßstab 1:500

Höhen: DHN92

Vorhabensträger:

Weitsächsische Abwasser-entsorgungs- und Dienst-leistungsgesellschaft mbH

An der Muldenraue 10

09373 Remse OT Weidensdorf

Datum

Unterschrift

Planungsphase:

Ausführungsplanung

Plan Nr. 2

Entwurfverfasser:

entw.

gez.

Bohrpunkt

Bohrpunkt