



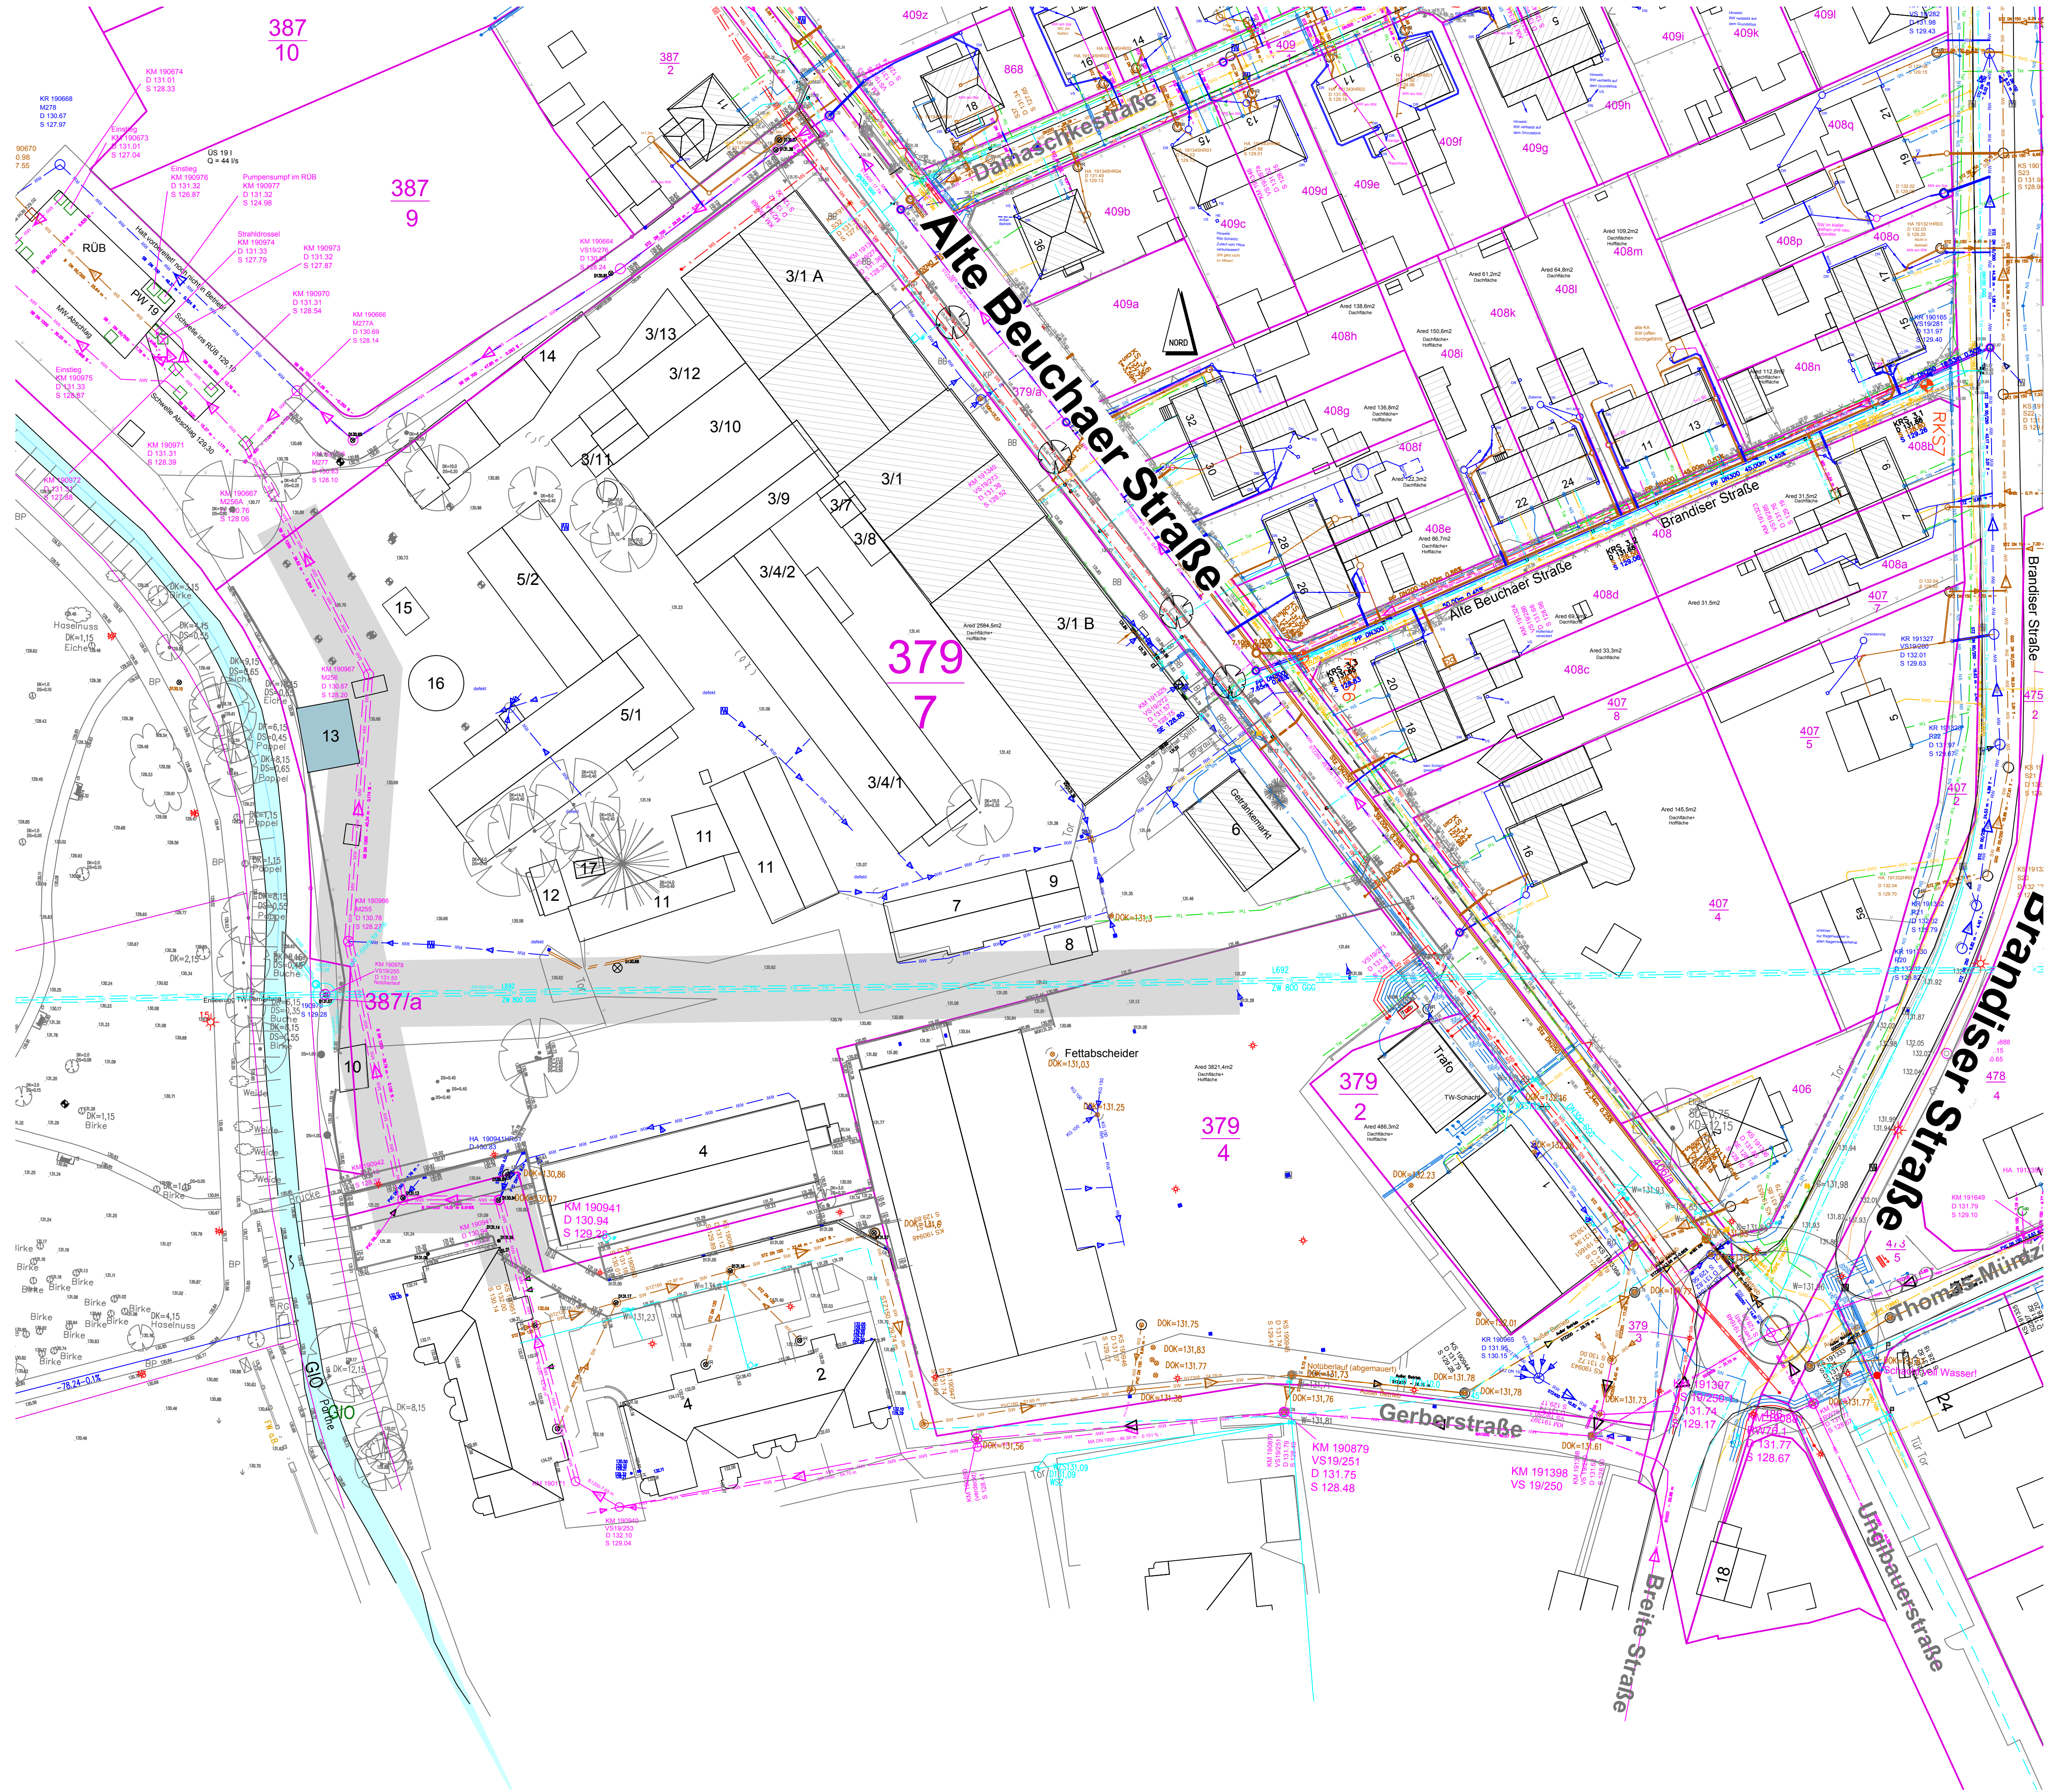

Legende

- Bestand:
- vorh. Regenwasserleitung
 - vorh. Schmutzwasserleitung
 - vorh. Mischwasserleitung
 - vorh. Niederspannungskabel a.B.
 - vorh. Mittelspannungskabel a.B.
 - vorh. Gasleitung
 - vorh. Trinkwasserleitung
 - vorh. Telekommunikation
 - vorh. Straßenbeleuchtungsmast
 - vorh. Straßenabläufe
 - 10 m breiter Schutzstreifen für Bestandsleitungen

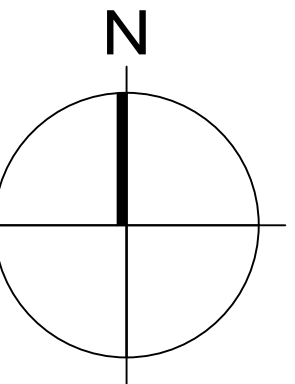

 Naunhof Güterns Herz im Parkland Stadt Naunhof Markt 1 04638 Naunhof Tel. 034293/42-0 Fax. 034293/42-114			
Projekt Revitalisierung des ehemaligen Sachsenpelz-Geländes in Naunhof			
Darstellung Lageplan Medien Bestand			
Leistungsphase Ausführungsplanung			
 BORN ERMEL Ingenieure Dr. Born - Dr. Ermel GmbH Dresden Schachtstraße 1 · 01705 Freital Tel. (0351) 64987-0 Fax (0351) 64987-99 dresden@born-ermel.de · www.born-ermel.de	Maßstab 1:500	Datum gez. 07.06.2023 geprüft 07.06.2023 Freigabe 07.06.2023	Name EA MJ MJ
		Zeichnungs-Nr. 4129001-05-L-001	
		Datei: siehe linken Planrand Originalgröße: 594x841	