


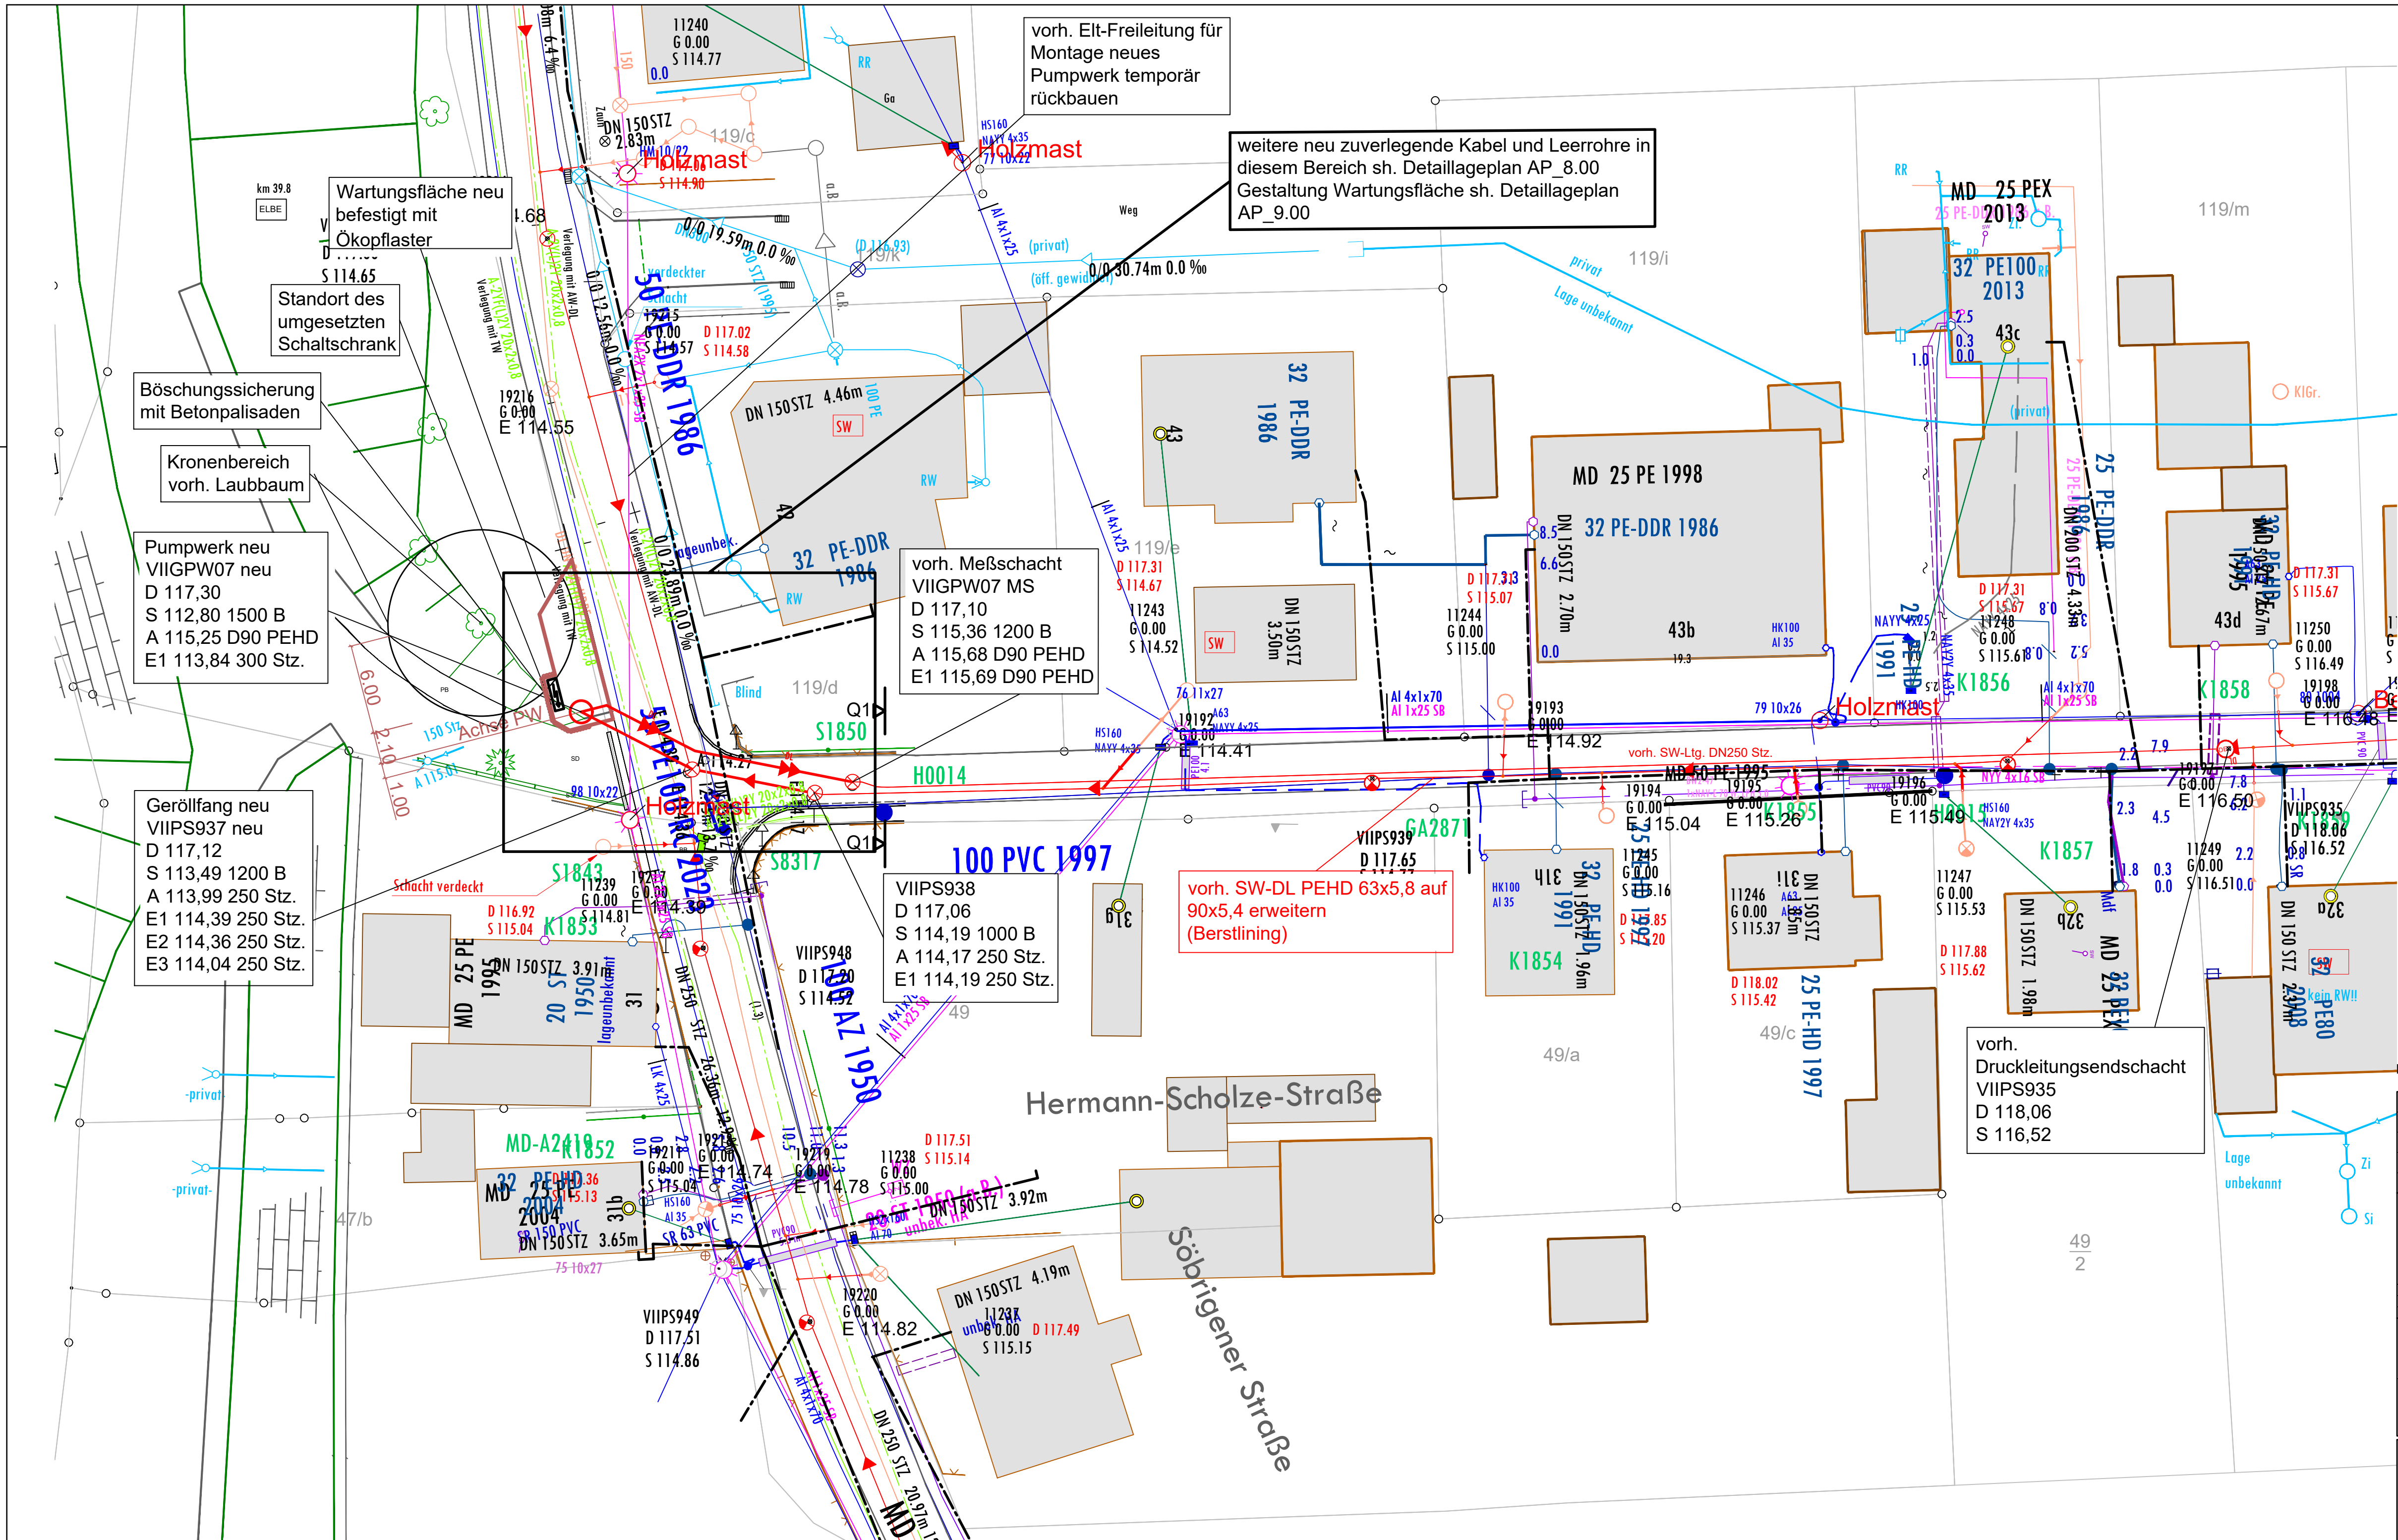

Koordinatenliste	Y-Achse	X-Achse
Pumpwerk neu	5648417.9079	421810.1335
Geröllfang neu	5648414.0698	421817.5370

Detaillageplan Bereich Pumpwerk (Leitungen, Kabel und Leerrohre) sh. AP_8.00
Detaillageplan Bereich Pumpwerk (Ausbildung Wartungsfläche) sh. AP_9.00

Legende
Telekom-Bestand

Höhenbezug: NHN

Nr.		Art der Änderung und Ergänzung		Datum	Name
bearbeitet:		gezeichnet:		Klockow	
geprüft:		Blatt Nr.:		AP_1.00	Maßstab: M 1:250
Leistungsphase:					
Plan:					
Bauherr:			Bauvorhaben:		
Stadtwerke Pirna GmbH Seminarstraße 18b 01796 Pirna			Erneuerung Pumpwerk Hermann-Scholze-Straße		

