






Einsparten-Hausenführung (TW/Elt) inkl. Malleitrohr (3m)

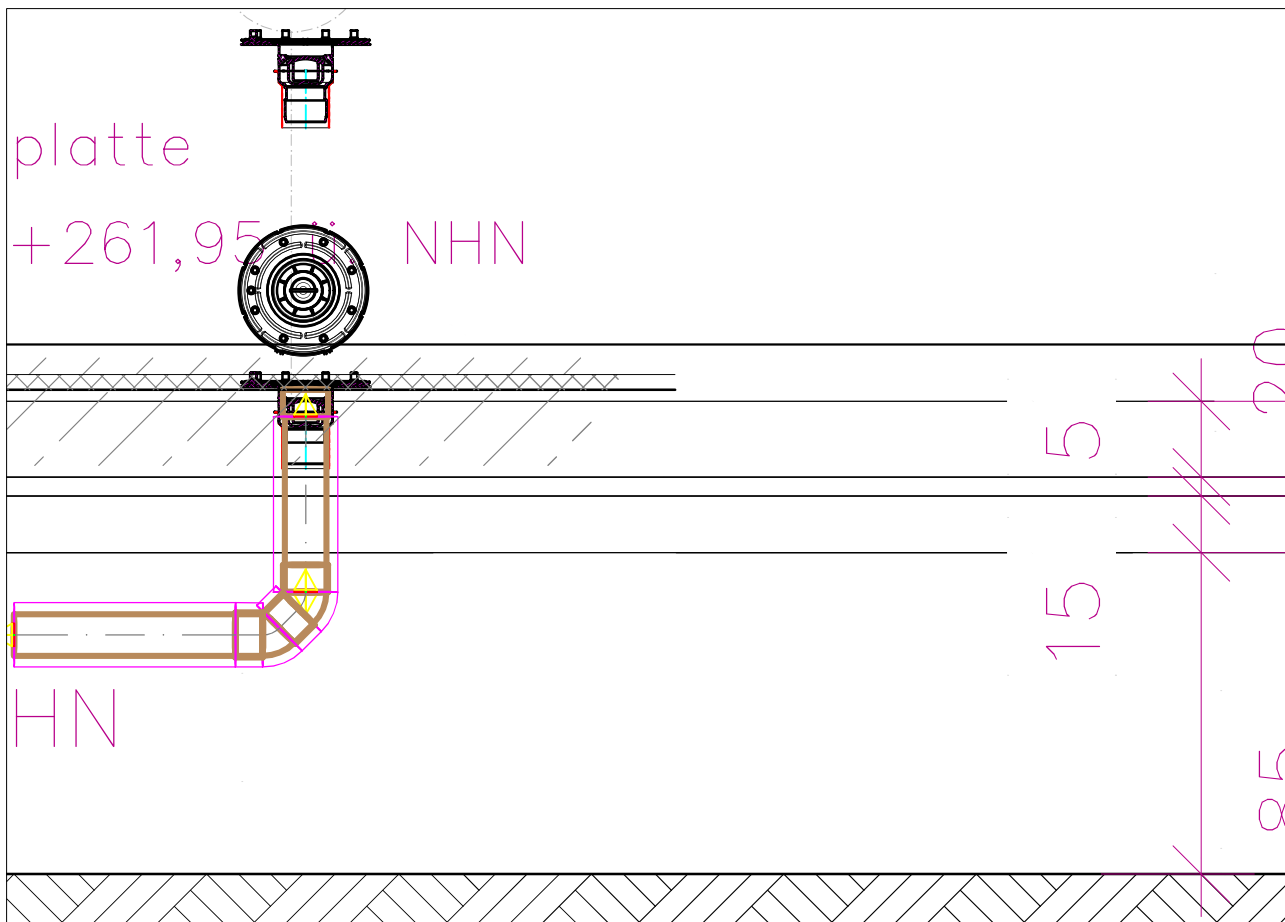



Detail Bodeneinlauf

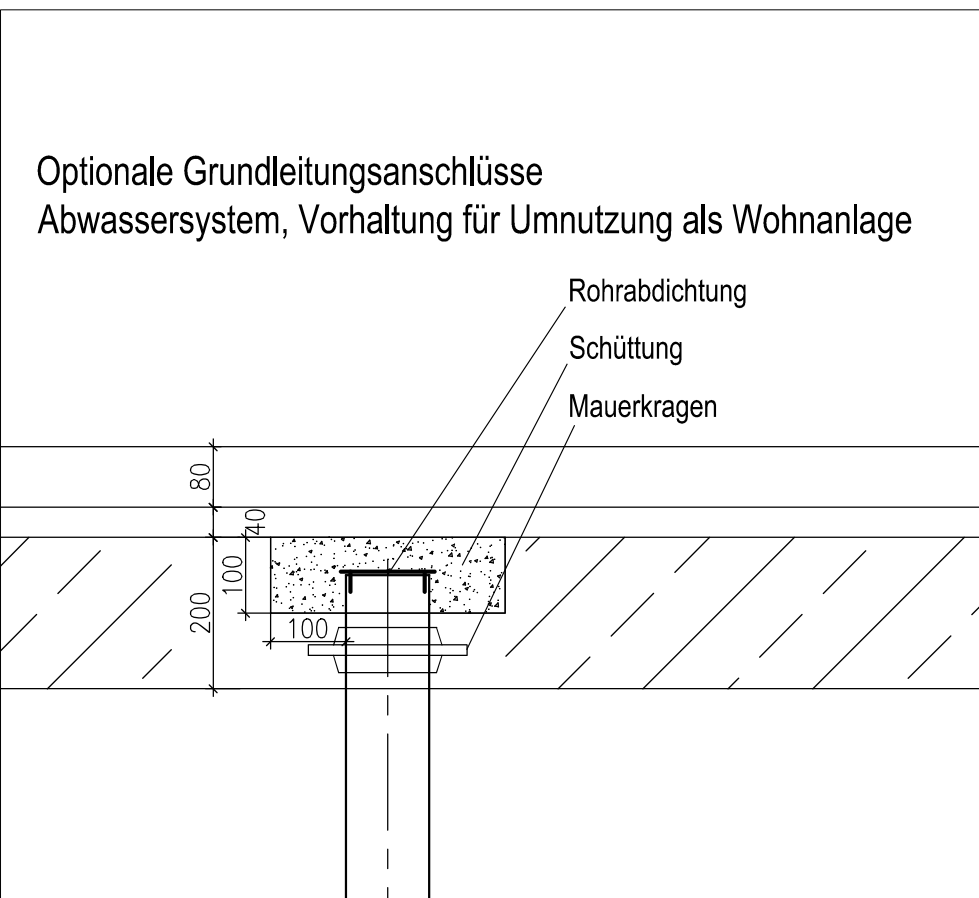

Detail Grundleitungsanschlüsse 'optionale Nutzung'

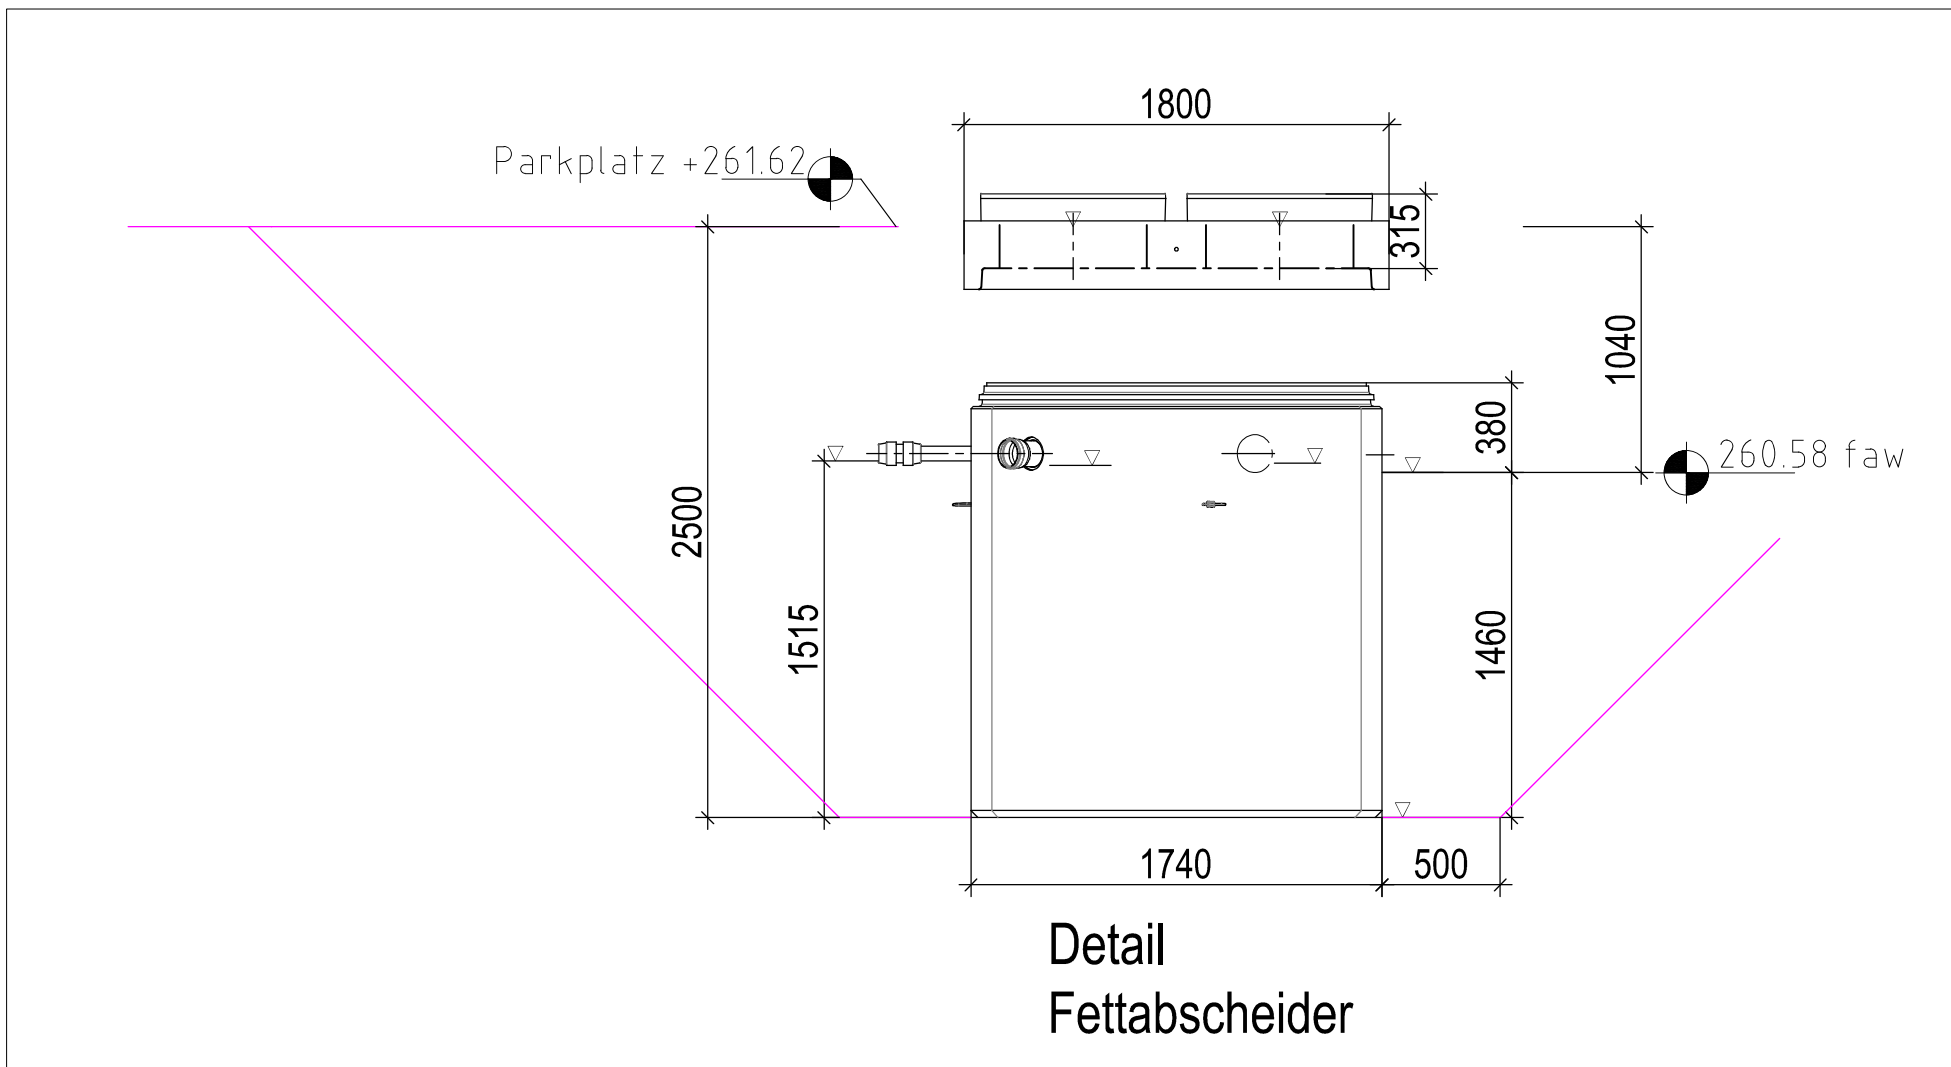


Detail Fettabscheider

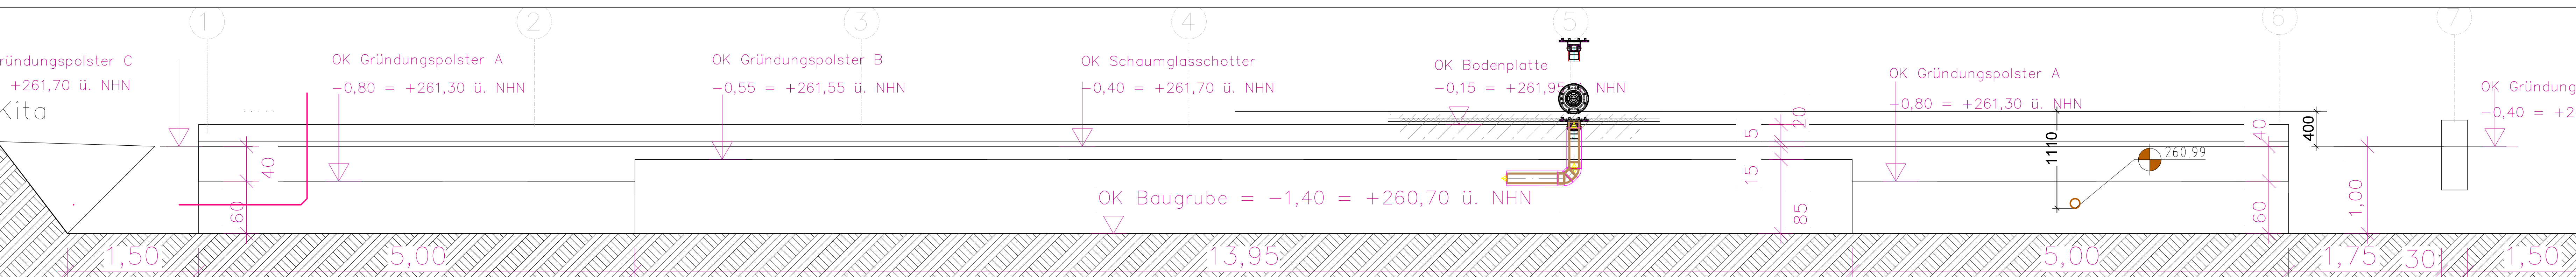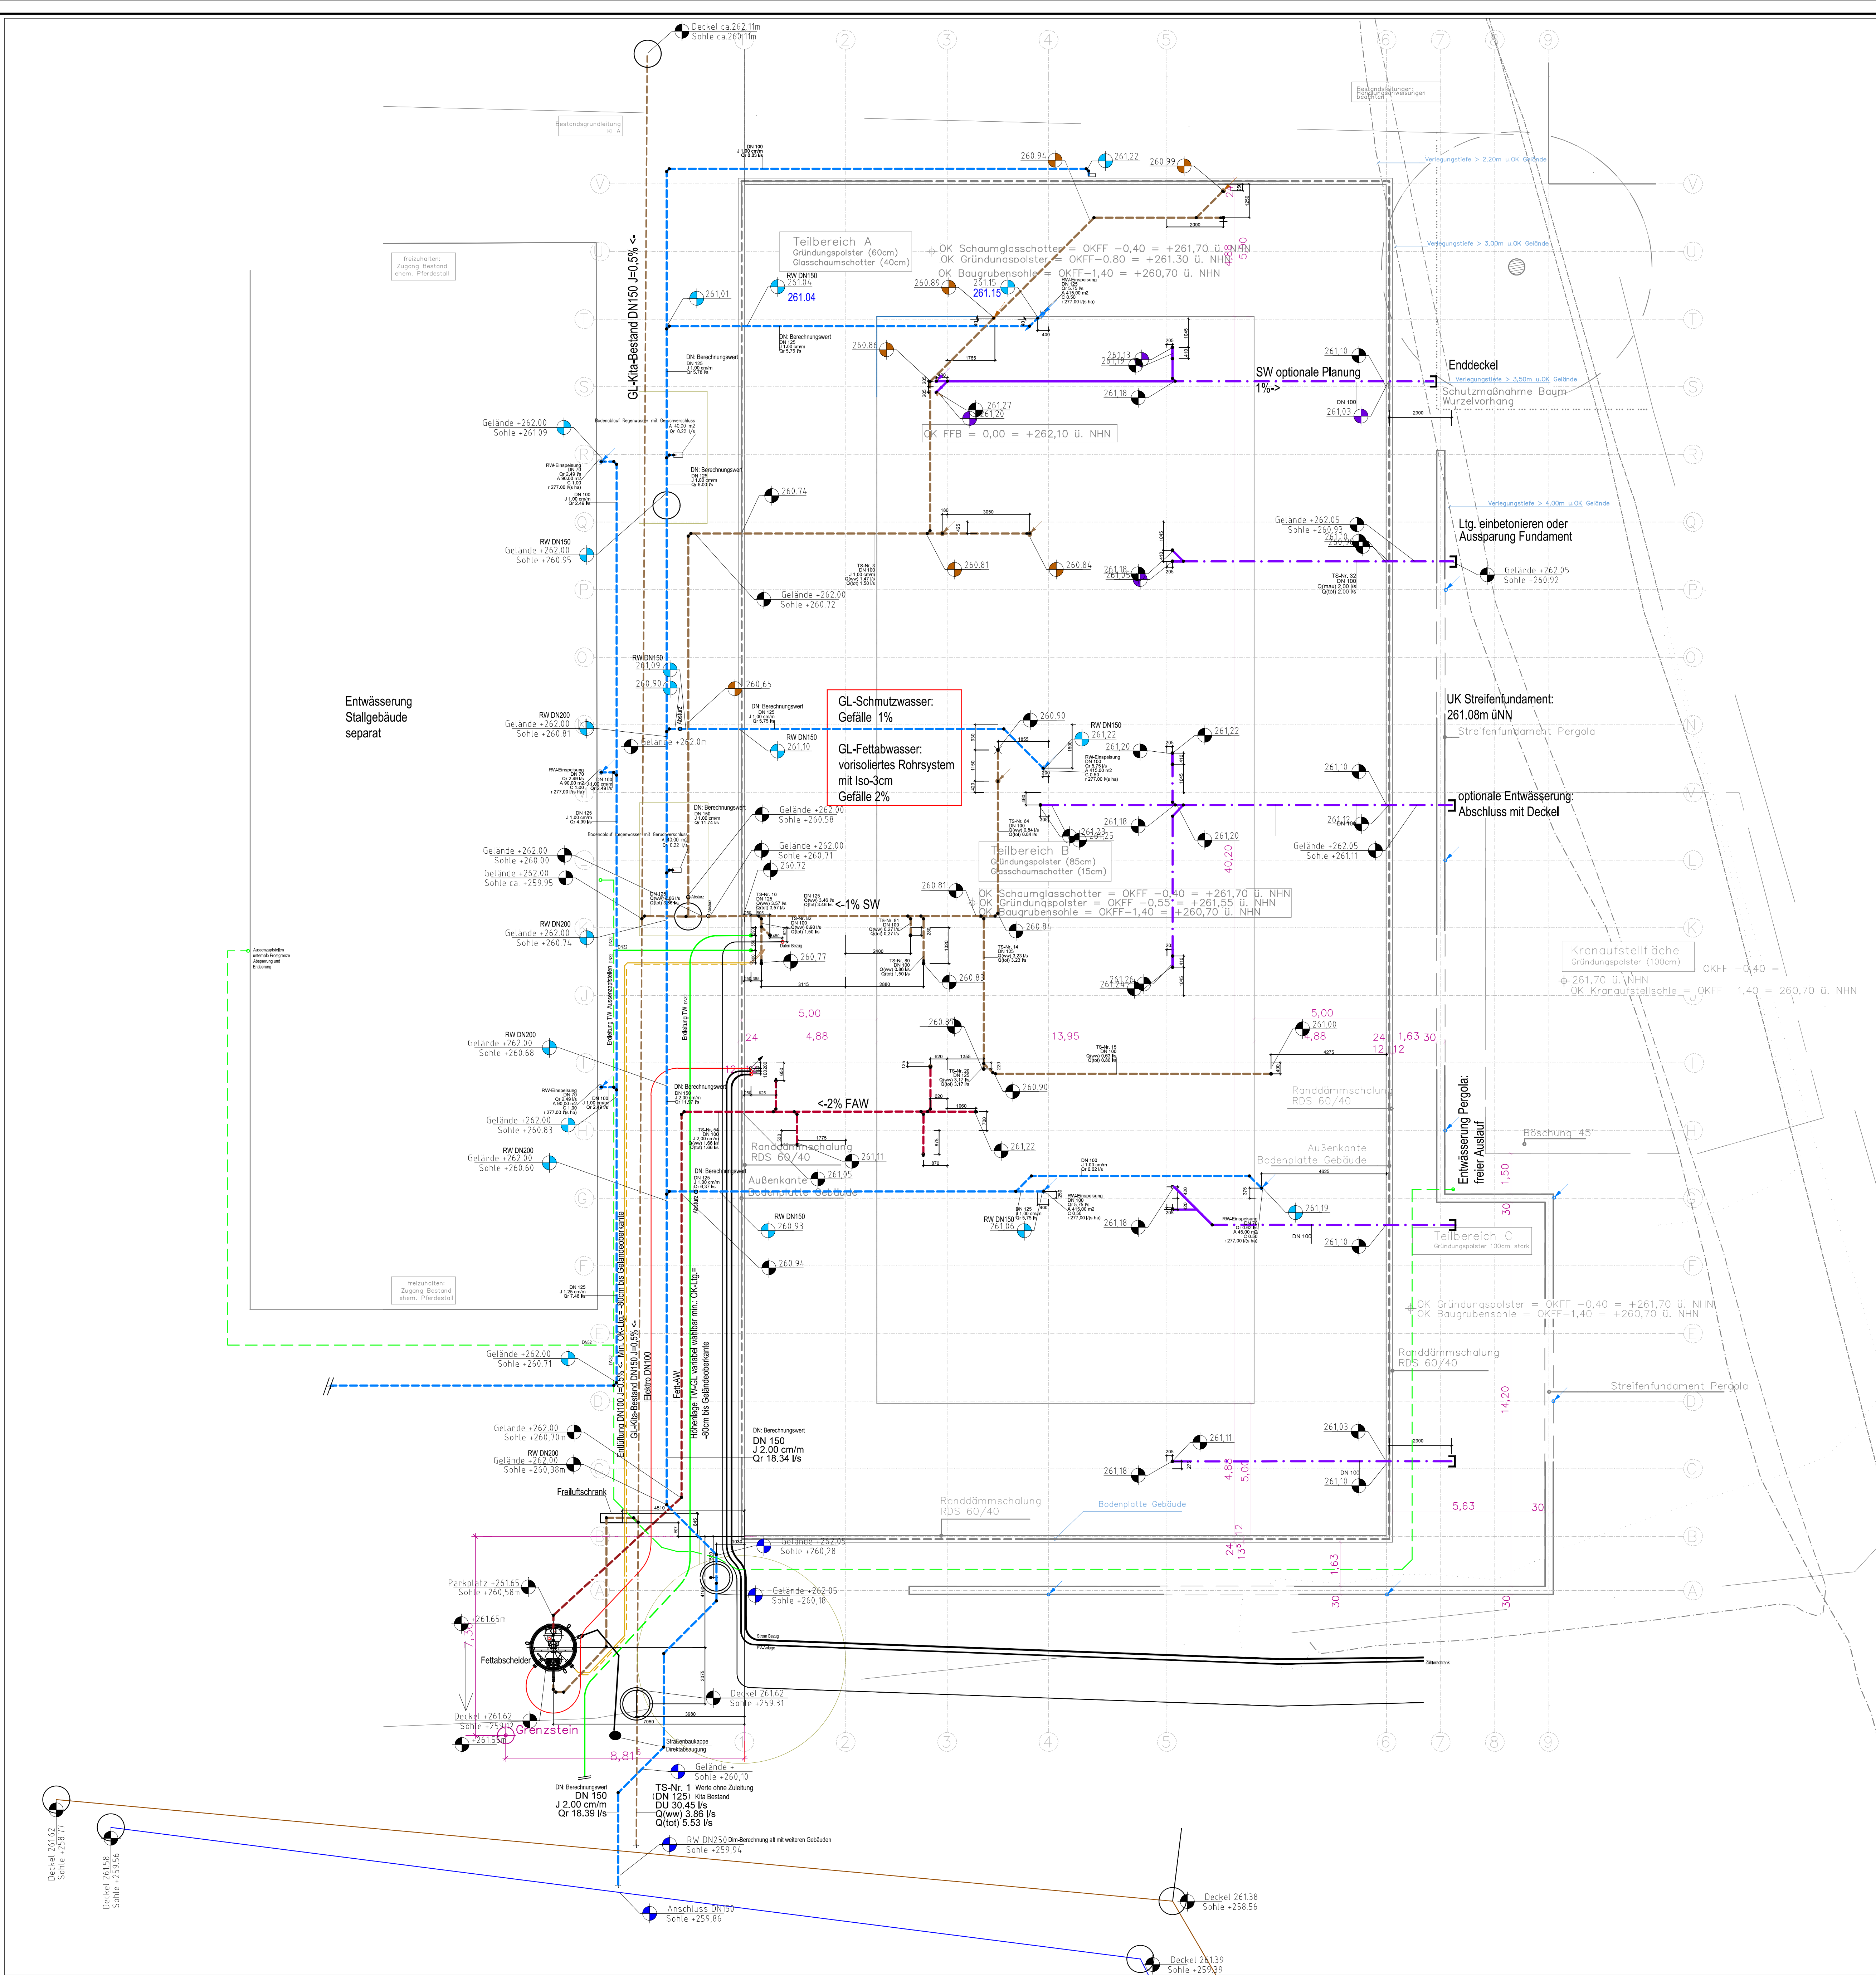

Legende Grundriss Sanitärtechnik

- Kaltwasser
- Ringleitung
- Warmwasser
- Zirkulation
- Regenwasser
- RW-Grundleitung
- Schmutzwasser
- SW-Grundleitung
- SW-Liftung
- Schmutzwasser in AHD
- SW-Liftung in AHD
- Regenwasser (Not)
- beginnend und abwärts verlaufend
- von unten kommend und endend
- von oben kommend und endend
- beginnend und aufwärts verlaufend
- hindurchgehend nach unten
- hindurchgehend nach oben
- Erfüllung Schmutzwasser nach oben und Schmutzwasser beginnend nach unten
- Erfüllung Schmutzwasser hindurchgehend nach oben
- Erfüllung Schmutzwasser von unten kommend und endend
- WC mit UP-Spülkasten, Beteiligte von vorne
- WC mit Spülkasten und elektrischer Spülfunktion
- Spülkasten mit Spülfunktion
- Waschtisch
- Waschtisch mit autom. Spülfunktion
- Waschtisch mit Unterziehergriff
- Ausgüßbecken
- Ausgüßbecken mit Unterziehergriff
- Spüle
- Spüle mit Unterziehergriff
- Doppelpüle
- Dusche
- Badewanne
- Waschmaschine
- Waschtrockner
- Spülmaschine
- Trinkwasserwärmer mit Zirkulationsanschluß
- Rohrventil (Abwasser)
- Durchgangsventil, mit Rückflußverhinderer
- Auslaufventil
- Sicherheitsdeckventil, federbelastet
- Absepperramatur, allgemein
- Armatur mit stetigem Stellverhalten
- Rückflußverhinderer
- Rückflußverhinderer mit geringem Öffnungsdruck
- Pumpe
- Filter
- Hausanschluss
- Bodenablauf Grundriss
- Hebeanlage
- Druckentlastungsanlage (Doppelpumpe)
- Kanalanschluss
- Dachentwässerung
- Notentwässerung

27.01.2025	1.2	P5_404		12.02.2025
Datum	Index	Plan-Nr.	Datensatz	Endigedatum
zu Grunde gelegter Architektur Planstand				
Malkala				
M 1:500				
M 1:200				
M 1:100				
M 1:50				
Alle Maßangaben für TGA in Millimeter.				
q	18.03.2025	Korrektur Layout Darstellung TGA korrigiert		
p	18.03.2025	Ergänzung Regen-Entwässerung System Sanitärtechnik		
r	18.03.2025	Anmerkung SW-Anschluss vor Sanitärkabinen ohne weiteren Details		
n	12.03.2025	Änderung RW-Anschluss an Streifenfundament, Aufbauplan		
m	04.03.2025	Überarbeitungen		
Index	Datum	Name	Änderungen	

 Projekt		Arge Schule Iffeld Modellprojekt Schulbau in Holzbauweise Gutsstraße 99752 Iffeld		
Bauherr	Landkreis Nordhausen	Projektnummer 22385	Plannummer 5-SEN-GR-0-BP-001	
	Behringstraße 3 99734 Nordhausen	Gez. 		
	Planung Architektur	Datum 25.10.2023		
Planung Haustechnik		Planformat DIN A0		
		Maßstab 1:100		
		Dateiname 22385-5-SEN-GR-0-BP-001.dwg		
Planbezeichnung		Geprüft und Freigegeben		
Lph 5 // AUSFÜHRUNGSPLANUNG				
KG 410 // Sanitär Grundleitungen				