



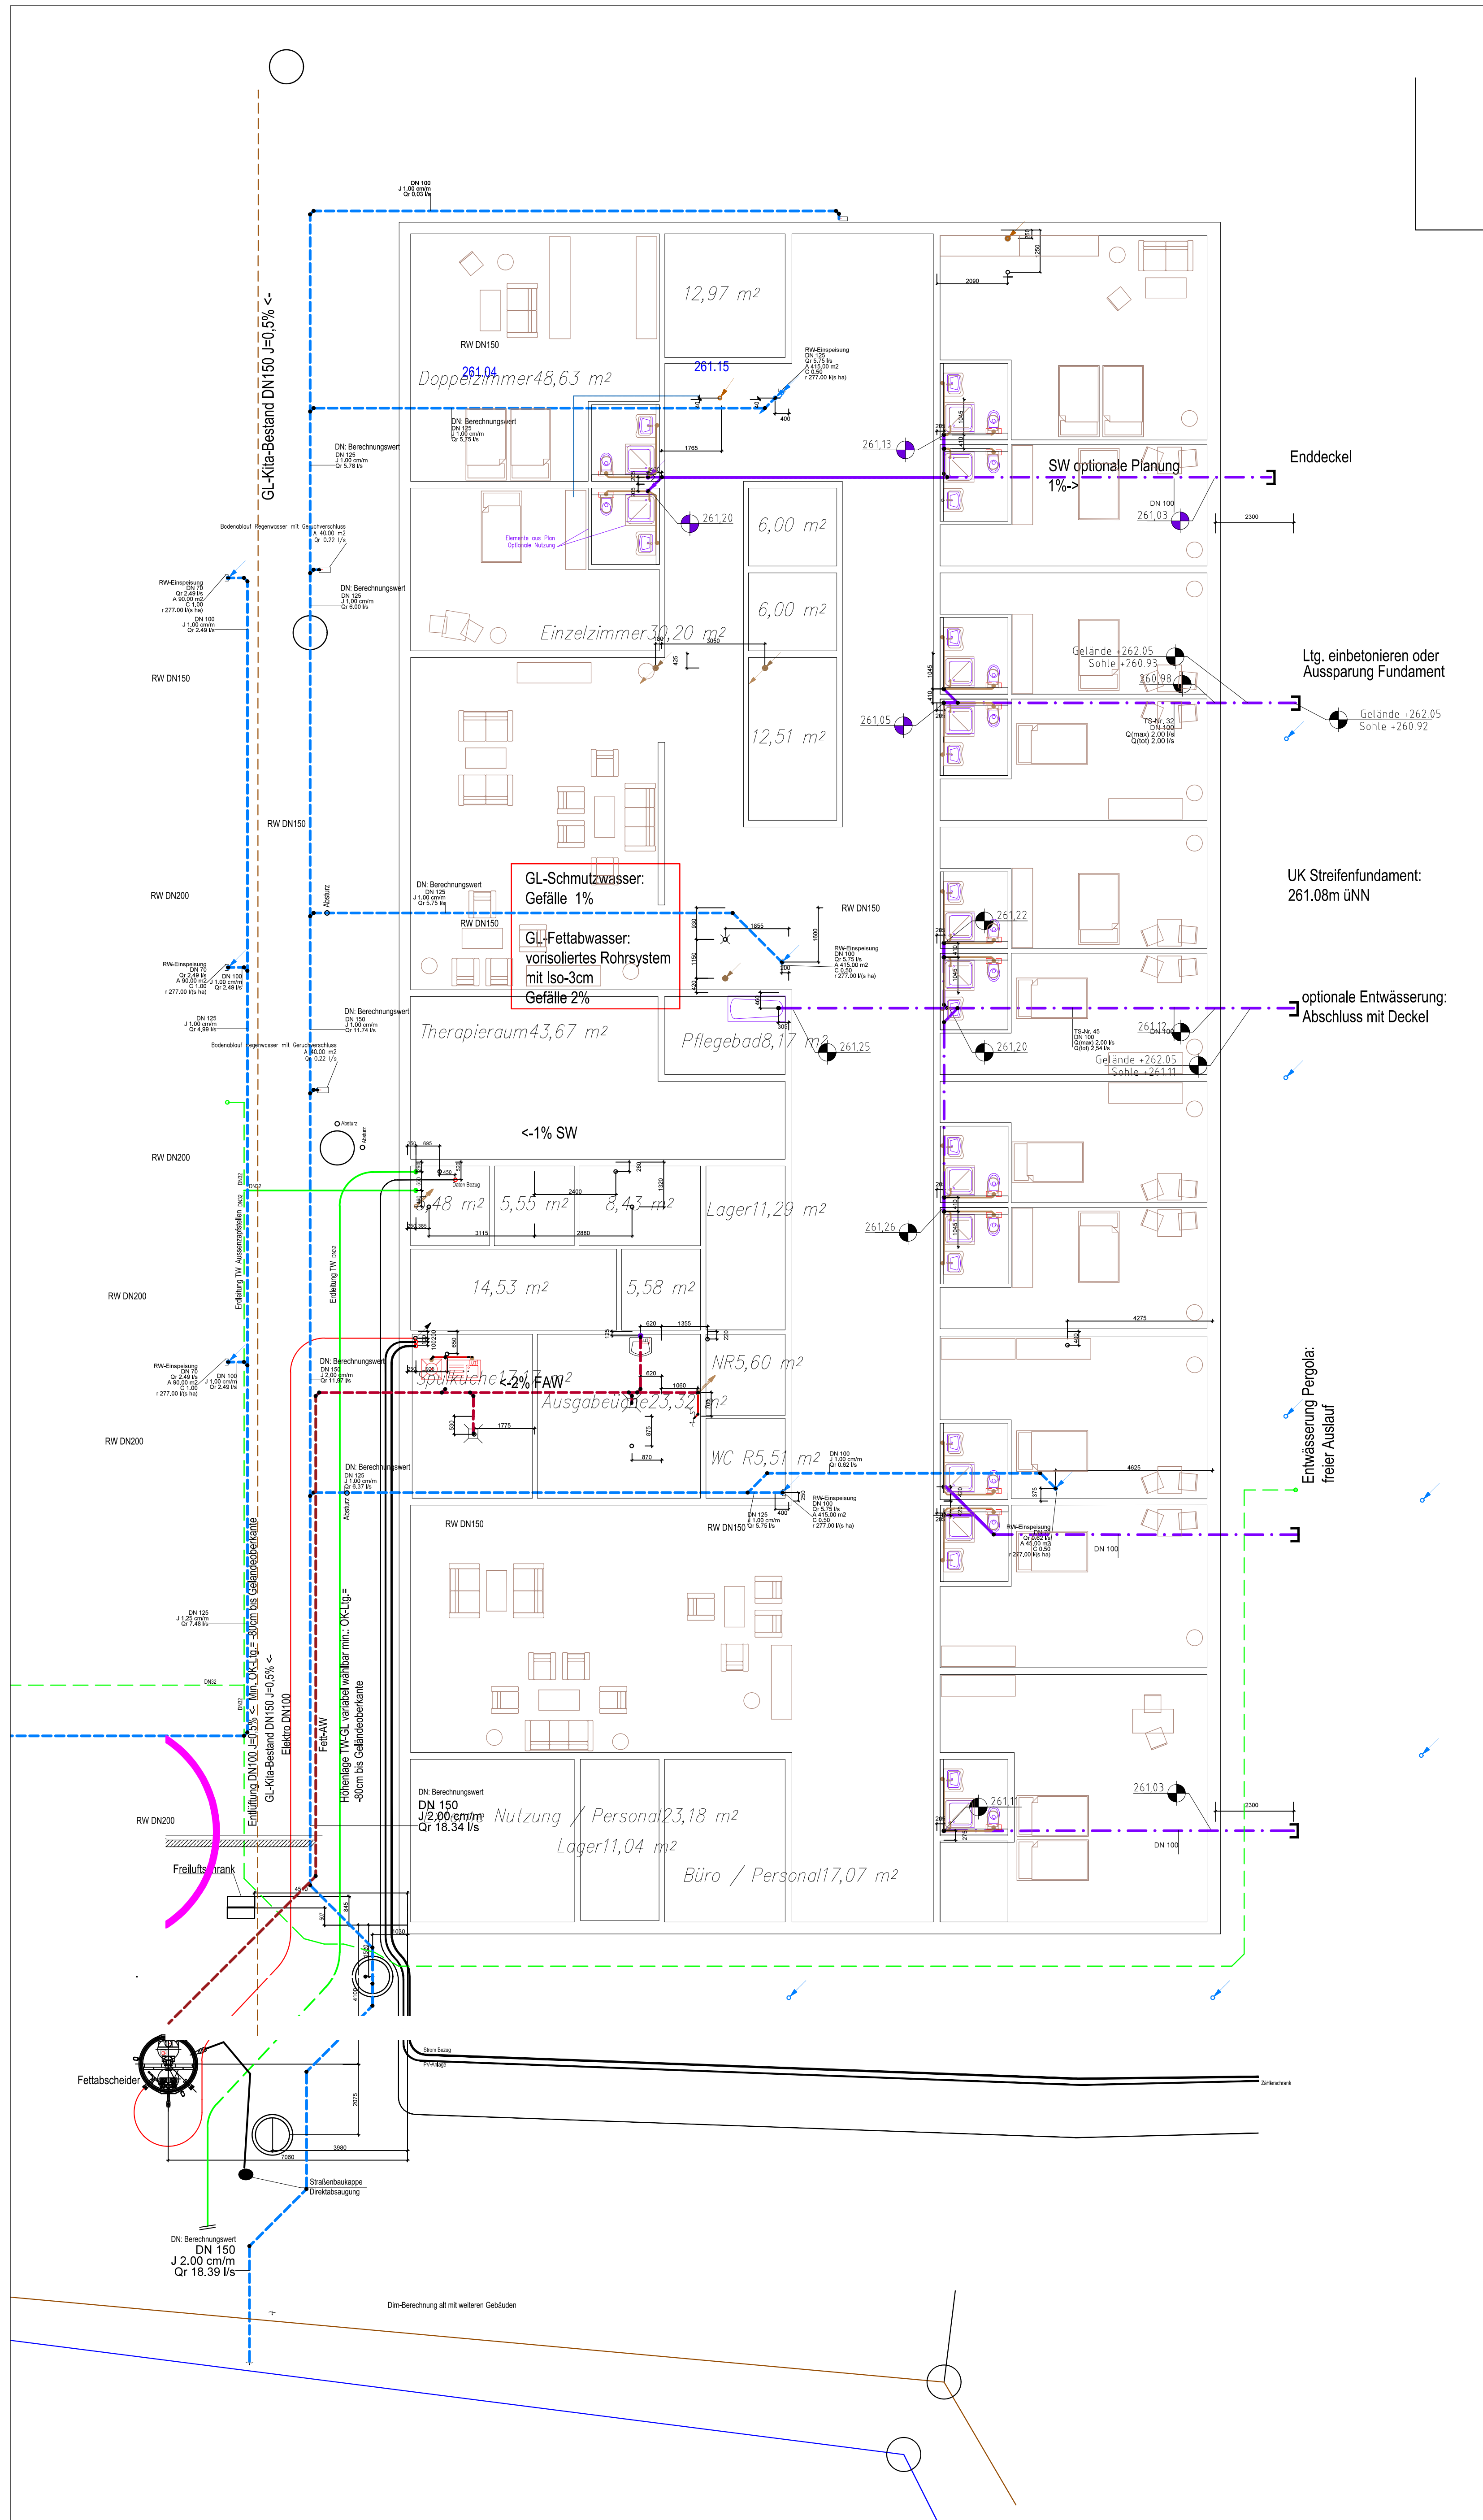

optionale Nutzung

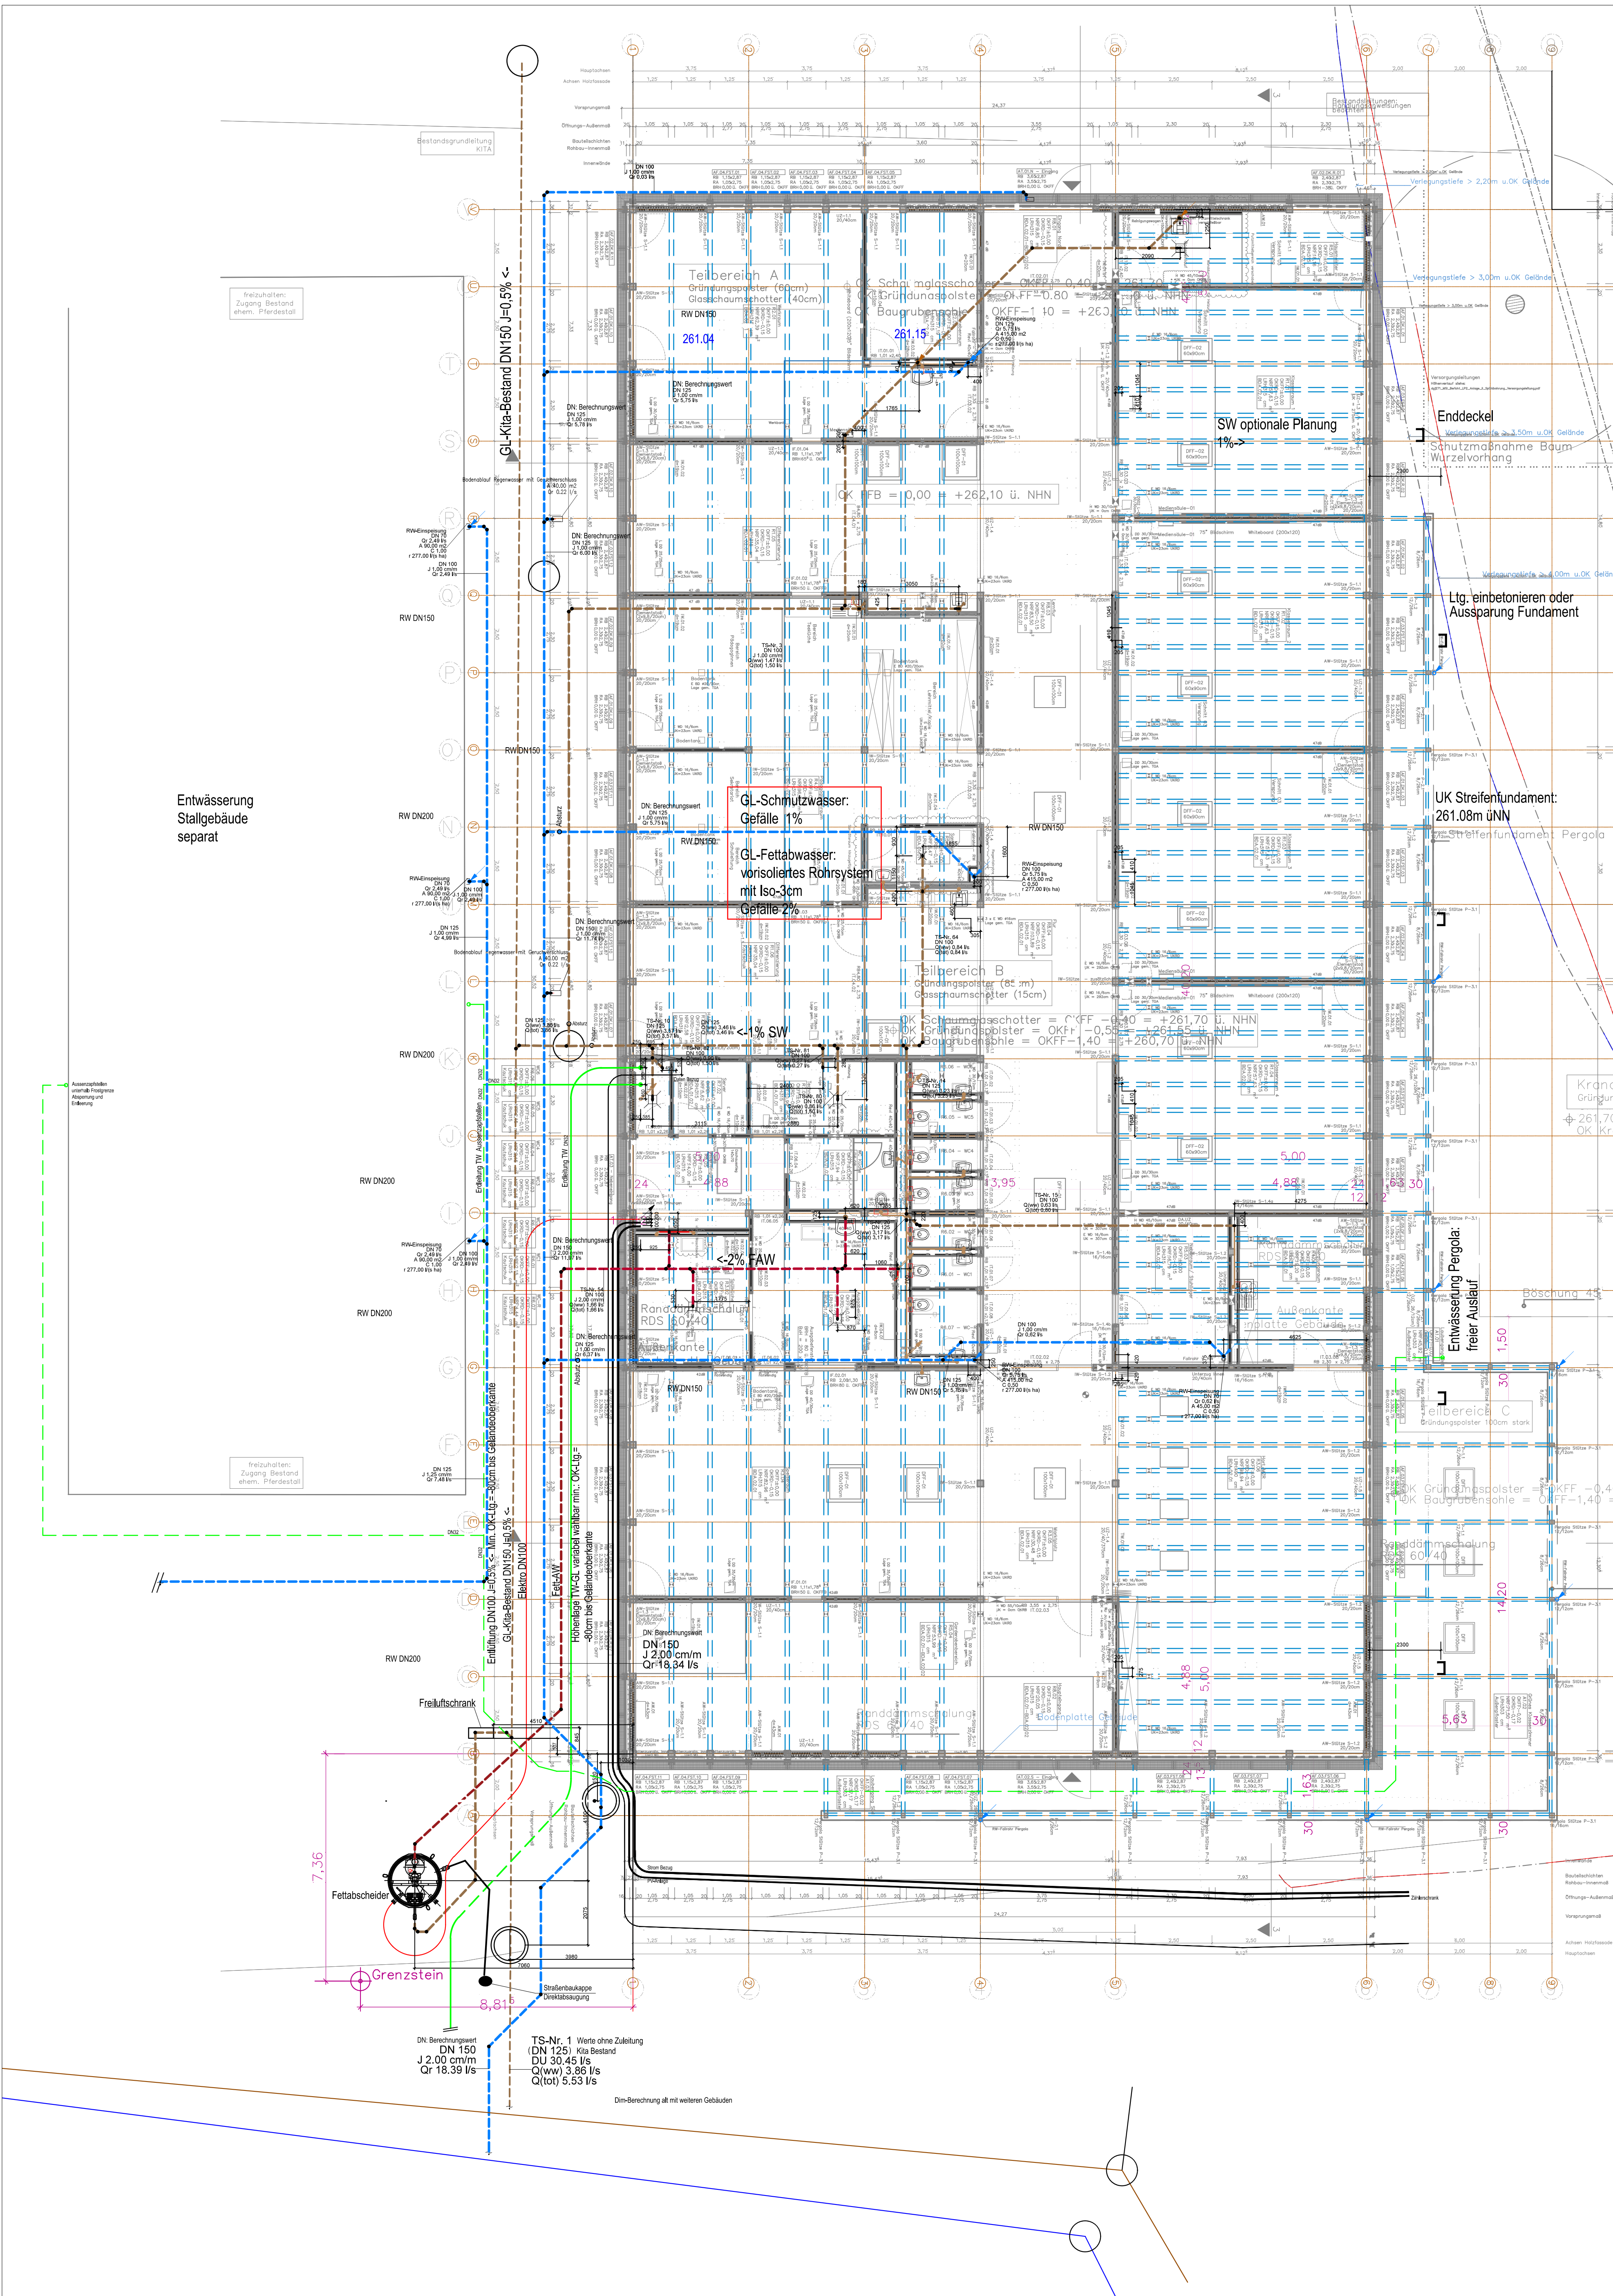

Schulbetrieb

Legende Grundriss Sanitärtechnik

	Kaltwasser		Schmutzwasser
	Ringleitung		SW-Grundleitung
	Warmwasser		SW-Liftung
	Zirkulation		Schmutzwasser in AHD
	Regenwasser		Schmutzwasser in AHD
	RV-Grundleitung		Regenwasser (Not)

	beginnt und abwärts verlaufend		hindurchgehend nach oben
	von unten kommend und endend		Erfüllung Schmutzwasser nach oben
	von oben kommend und endend		Erfüllung Schmutzwasser hindurchgehend nach oben
	beginnt und aufwärts verlaufend		Erfüllung Schmutzwasser von unten kommend und endend
	hindurchgehend nach unten		

	WC mit UP-Spülkasten, Beteiligte von vorne		Rohrventil (Abwasser)
	WC mit Spülkasten und elektrischer Spülfunktion		Durchgangsventil, mit Rückflußverhinderer
	Spülkasten mit Spülfunktion		Auslaufventil
	Waschtisch		Sicherheitsventil, federbelastet
	Waschtisch mit autom. Spülfunktion		Absperrarmatur, allgemein
	Waschtisch mit Untersechtheit		Armatur mit stetigem Stellverhalten
	Ausgüßbecken		Rückflußverhinderer
	Ausgüßbecken mit Untersechtheit		Rückflußverhinderer mit geringem Öffnungsdruck
	Spüle		Pumpe
	Spüle mit Untersechtheit		Filter
	Doppelpüle		Hausanschluss
	Dusche		Bodenablauf Grundriss
	Badewanne		Hebeanlage
	Waschmaschine		Druckrohranlage (Doppelpumpe)
	Waschtrockner		Kanalanschluss
	Spülmaschine		Dachentwässerung
	Trinkwasserwärmer mit Zirkulationsanschluss		Notentwässerung

27.01.2025	1.2	P5_404		12.02.2025
Datum	Index	Plan-Nr.	Datensatz	Enddatum

zu Grunde gelegter Architektur Planstand

Maßstabskala	
	Alle Maßangaben für TGA in Millimeter.

#	06.10.2025	Aktualisierung
#	10.10.2024	Überarbeitung
#	12.02.2024	Überarbeitung
#	15.07.2024	Überarbeitung
#	17.05.2024	Überarbeitung

Index	Datum	Name	Änderungen
-------	-------	------	------------

Projekt

Arge Schule Iffeld
Modellprojekt Schulbau in Holzbauweise
Gutsstraße
99752 Iffeld

Bauherr

Landkreis Nordhausen
Behringstraße 3
99734 Nordhausen

Planung Architektur

Planung Haustechnik

Planbezeichnung

Lph 5 // AUSFÜHRUNGSPLANUNG
KG 410 // Sanitär
Erdgeschoss

Projektnummer

22385

Plannummer

5-SEN-GR-0-EG-001

Gez.

Datum

06.12.2023

Planformat

DIN A0

Maßstab

1:50

Datensatz

22385-5-SEN-GR-0-XX-001.dwg

Geprüft und Freigegeben