


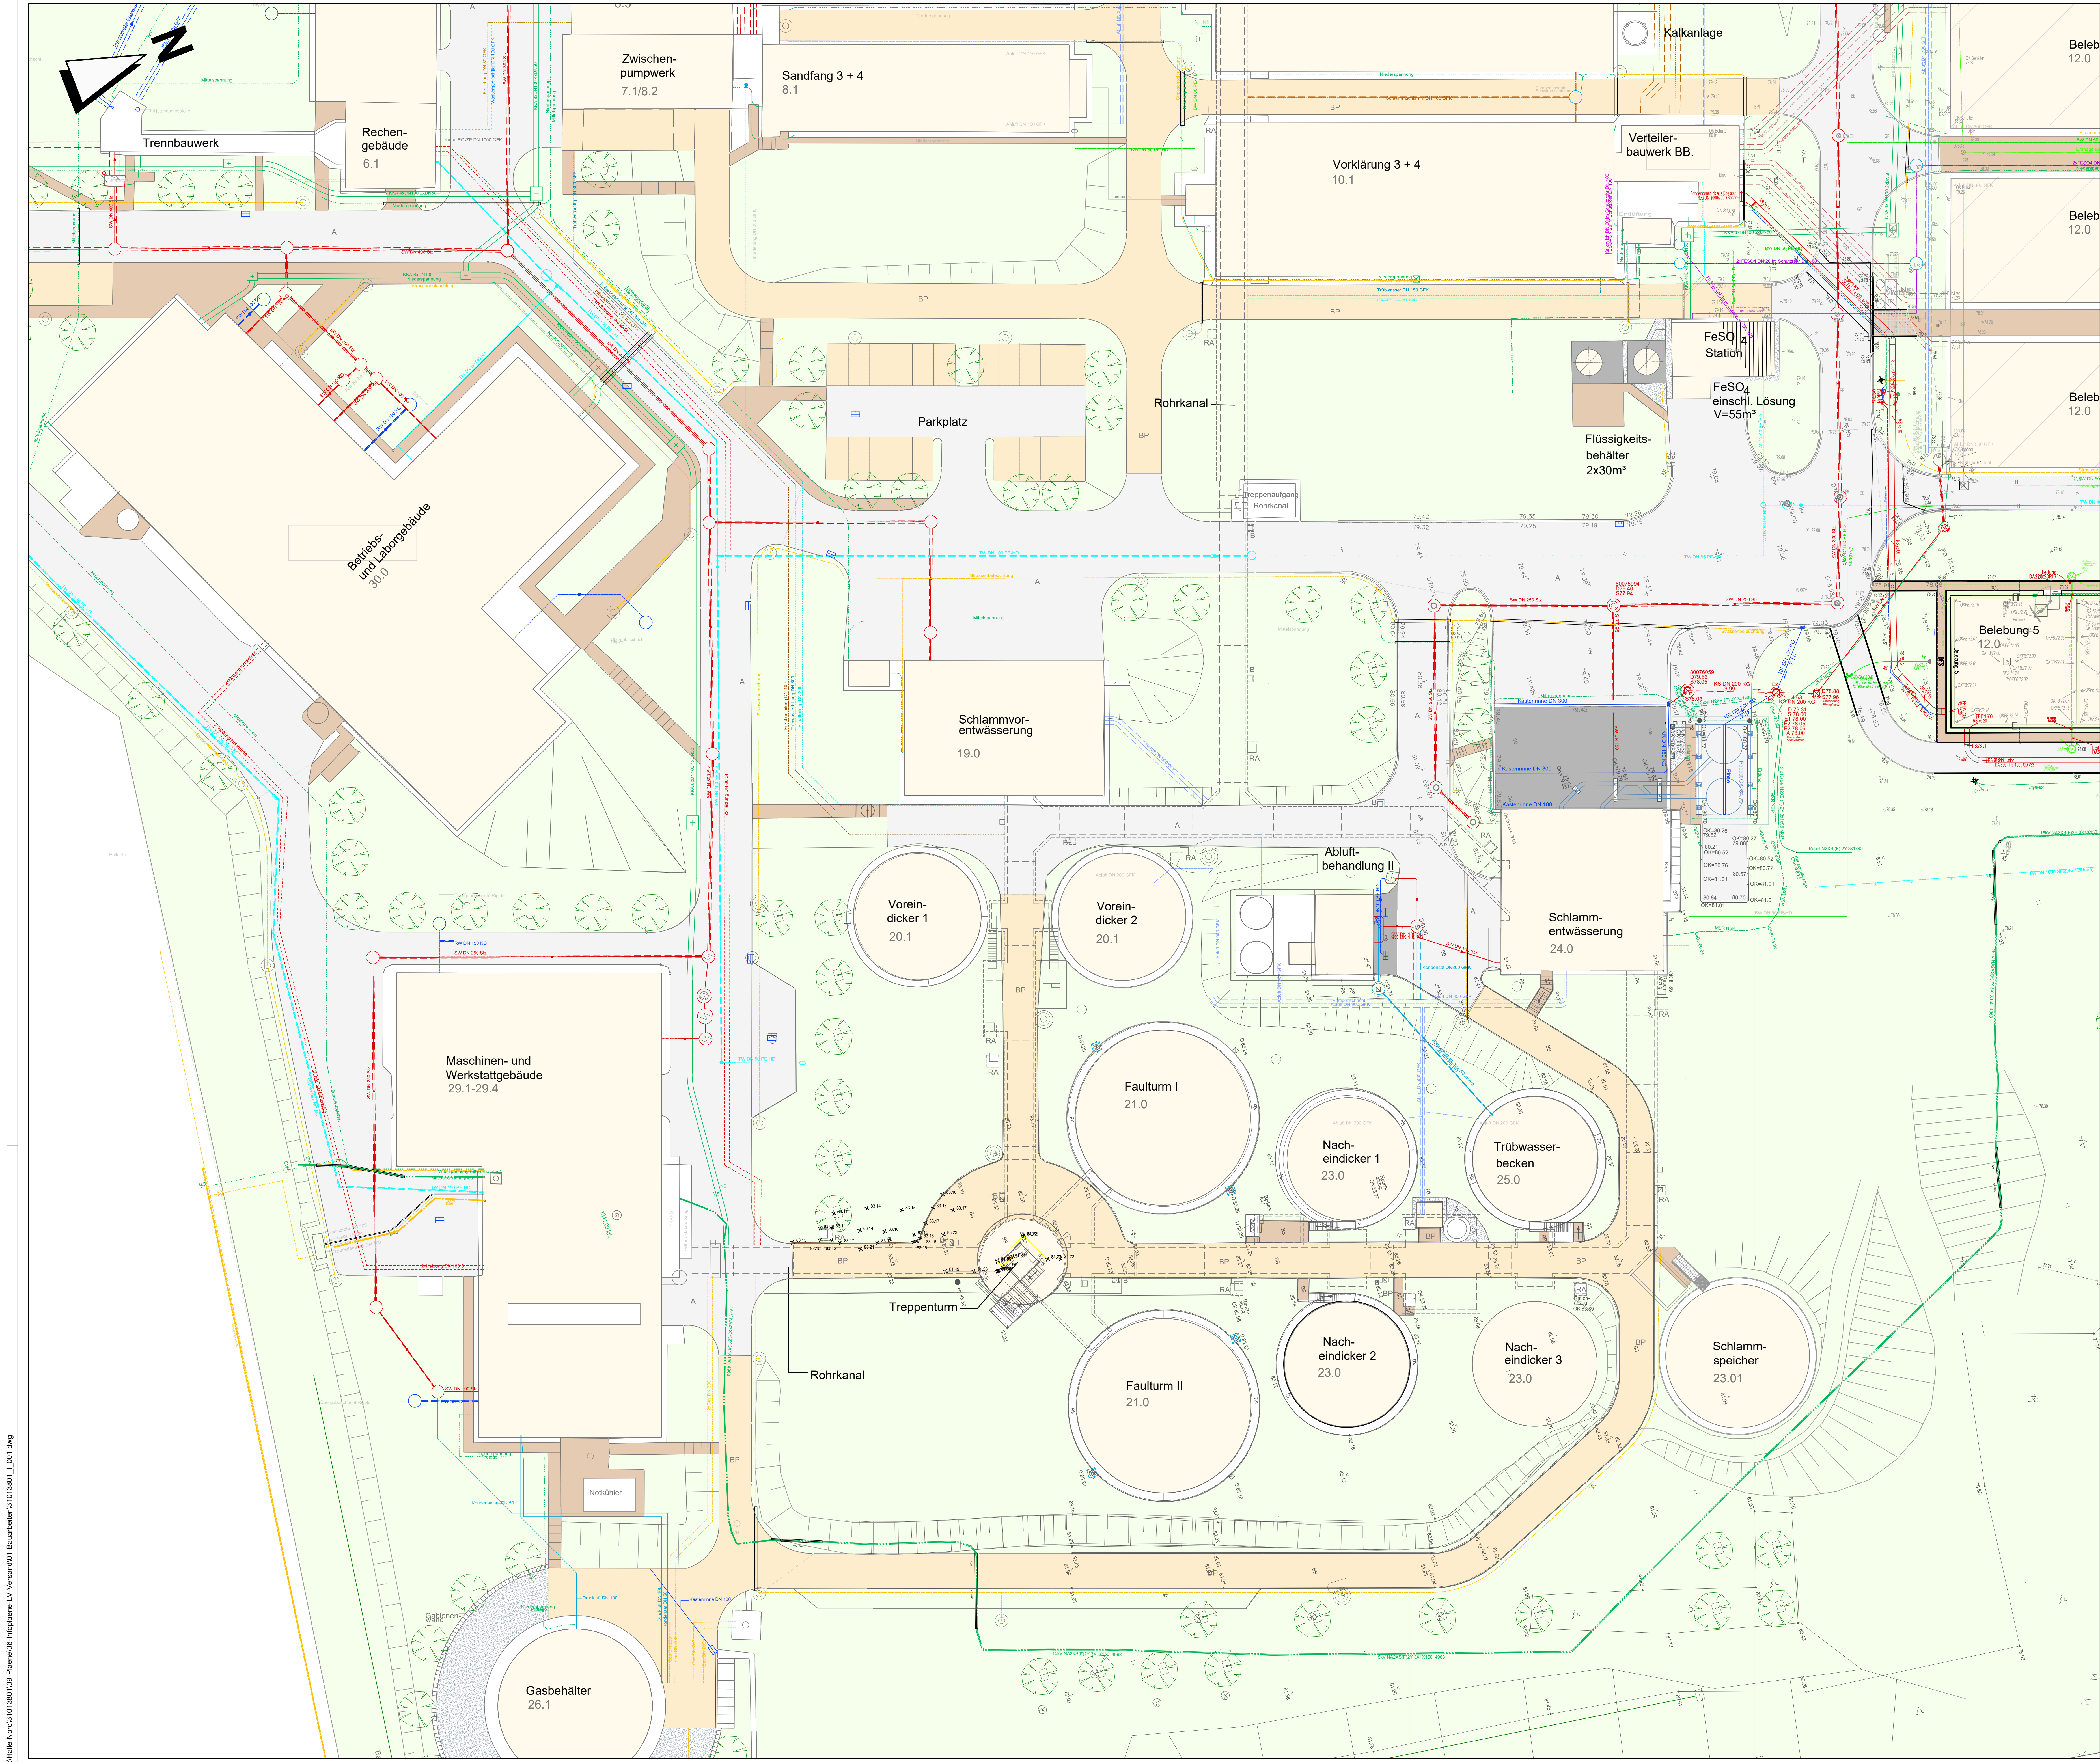

Legende

Bestand:

	Kabelleerrohrtrasse
	Lampenkabel
	Steuerkabel
	Erder V4A in Leitungstrasse mitverlegt
	Brauchwasserleitung
	Drainage Teilsickerrrohr DN 150
	Trinkwasserleitung
	Tübwasserleitung
	Schlammleitung
	Kondensatleitung
	Abluftleitung
	Chemikalien Leitung
	Regenwasserleitung
	Schmutzwasserleitung
	Maschinenteknik
	Geländer
	Schächte
	Straßenleuchte
	Unterflurhydrant
	Steuerstelle
	Luftungskamin Edelstahl
	Deckelhöhe
	Sohle
	Höhenpunkt Gelände
	Sohle Pumpensumpf
	Rohrsohle
	Oberkante Rohr
	Oberkante Leerrohr
	Oberkante Kabel
	Oberkante
	Oberkante Mauer
	Oberkante Fußboden
	Oberkante Fundament
	Bauwerk
	Grünfläche
	Schotter
	Fahrbahn Beton
	Fahrbahn Asphalt
	Fahrbahn Pflaster
	Gehweg Pflaster
	Entwässerungsrinne

Wichtige Anmerkungen:

- Alle Höhen und Maße sind vor Bauausführung in der Ortskarte (am Bauwerk oder am Bau) zu prüfen!
- Bei Untergrundarbeiten ist die Bauweise umgeben zu informieren.
- Alle Höhen und Maße sind bauseits zu überprüfen. Auf die Prüf- und Hinweispflicht des Auftragnehmers wird hingewiesen.
- Anschlusssituationen (H4 und H5)
- Die genaue Lage der neuen Hausanschlussleitungen ist vor Ort mit dem Bauherrn und den Grundstückseigentümern nochmals abzustimmen und vor Bauausführung genau festzulegen.
- Die neue HA-Leitung ist an die bestehende Grundstücksleitung anzuschließen.
- Die Lage der neuen Straßeneinfälle richtet sich nach dem durch die Stadt geplanten Straßenausbau. Die Anschlusssituationen sind demnach in der Ortskarte festzulegen.
- Geländehöhen im geplanten Bereich des Kanals sind interpoliert.
- Der Auftragnehmer hat sich vor Beginn seiner Arbeiten zuverlässig über verlegte Versorgungsleitungen und anderer Leitungen zu informieren (Sperrverordnungsgebot). Maße sind am Bauwerk oder am Bau zu entnehmen.
- Sämtliche Versorgungsleitungen wurden nachträglich übernommen. Für die genaue Lage der Versorgungsleitungen wird keine Gewähr übernommen. Es wird auf die Prüf- und Hinweispflicht hingewiesen.
- Grundwasserstände und Bodenbeschaffenheit sind dem Bodengutachten zu entnehmen.
- Die in der Zeichnung dargestellten Anlagen und Ausrüstungsgegenstände sind als beispielhaft anzusehen.
- Sämtliche Ausrüstungsgegenstände bzw. Fundamente werden nachträglich übernommen. Für die genaue Lage Ausrüstungsgegenstände wird keine Gewähr übernommen. Es wird auf die Prüf- und Hinweispflicht hingewiesen.

Plangrundlage:

- Langlegende Bestand (Ausführungsbau) Kläranlage Halle-Nord Neubau Belebungsbecken, Daten Nr. 3101348_A_001 A01, Stand: März 2016, Plansteller: DAR Wiesbaden
- 703217_KA Halle-Nord-BBS - Bestandsdokumentation U&V, Daten Nr. 703217_KA Halle-Nord_Bestand, Stand: 20. Februar 2019, Plansteller: HWS GmbH
- Entwurfvermessung Erneuerung der Schlammfällfällungs- und Hohenplan, Daten Nr. EV_KA Halle-Nord_Erneuerung_Schlammfällfällungs, Stand: 01.10.2019, Plansteller: GEO-METRIK-Ingenieurgesellschaft mbH Dessau
- Halle Kläranlage Nord Schlammfällfällungs Aufmaß Schlammfällfällungs Lage und Höhe, Daten Nr. 2020080_KA Halle_Nord_Aufmass_Schlammfällfällungs, Stand: 07.08.2020, Plansteller: GEO-METRIK-Ingenieurgesellschaft mbH Dessau
- Halle Kläranlage Nord Vermessung Bestand, Daten: KAN und KA_Nord, Stand: 17.03.2025, Plansteller: HWS GmbH Abteilung Geo-Dienstleistung Vermessungstechnik

VORABZUG

INFORMATIONEN UNTERLAGEN
NICHT ZUR AUSFÜHRUNG BESTIMMT!

Änderungen sind aus statischen und aus
ausführungstechnischen Gründen möglich.

Höhen in HN

Koordinatensystem in GK

Index	Datum	Änderung / Ergänzung	Name

SWH. Hallesche Wasser und Stadtwirtschaft

Projekt Nr.: 31013801	Kläranlage Halle - Nord	Plan Nr.: I01
Datum: 31013801_001.dwg	Vakuumtgasung und gezielte MAP-Fällung mit dem ELOVAC®-P-Verfahren	Datum: Juli 2025
Bruchteil: Merkmal/ Siebrasse		Maßstab: 1 : 250
Seitenzahl: Haak	- Ausführungsplanung - Lageplan - Bestand	Format: 1189 x 841 mm = 1,00 m²
Geplant:		EDV-Grundlage: AutoCAD 2024



Ingenieurbüro für Umweltfragen
Deutsche Abwasser-Reinigungs-Gesellschaft mbH

D-45155 Wiesbaden • Auftrags-Nr. 2720 • Telefon 061138096-0 • Fax 061138096-12 • wiesbaden@dar.de • <http://www.dar.de/>