


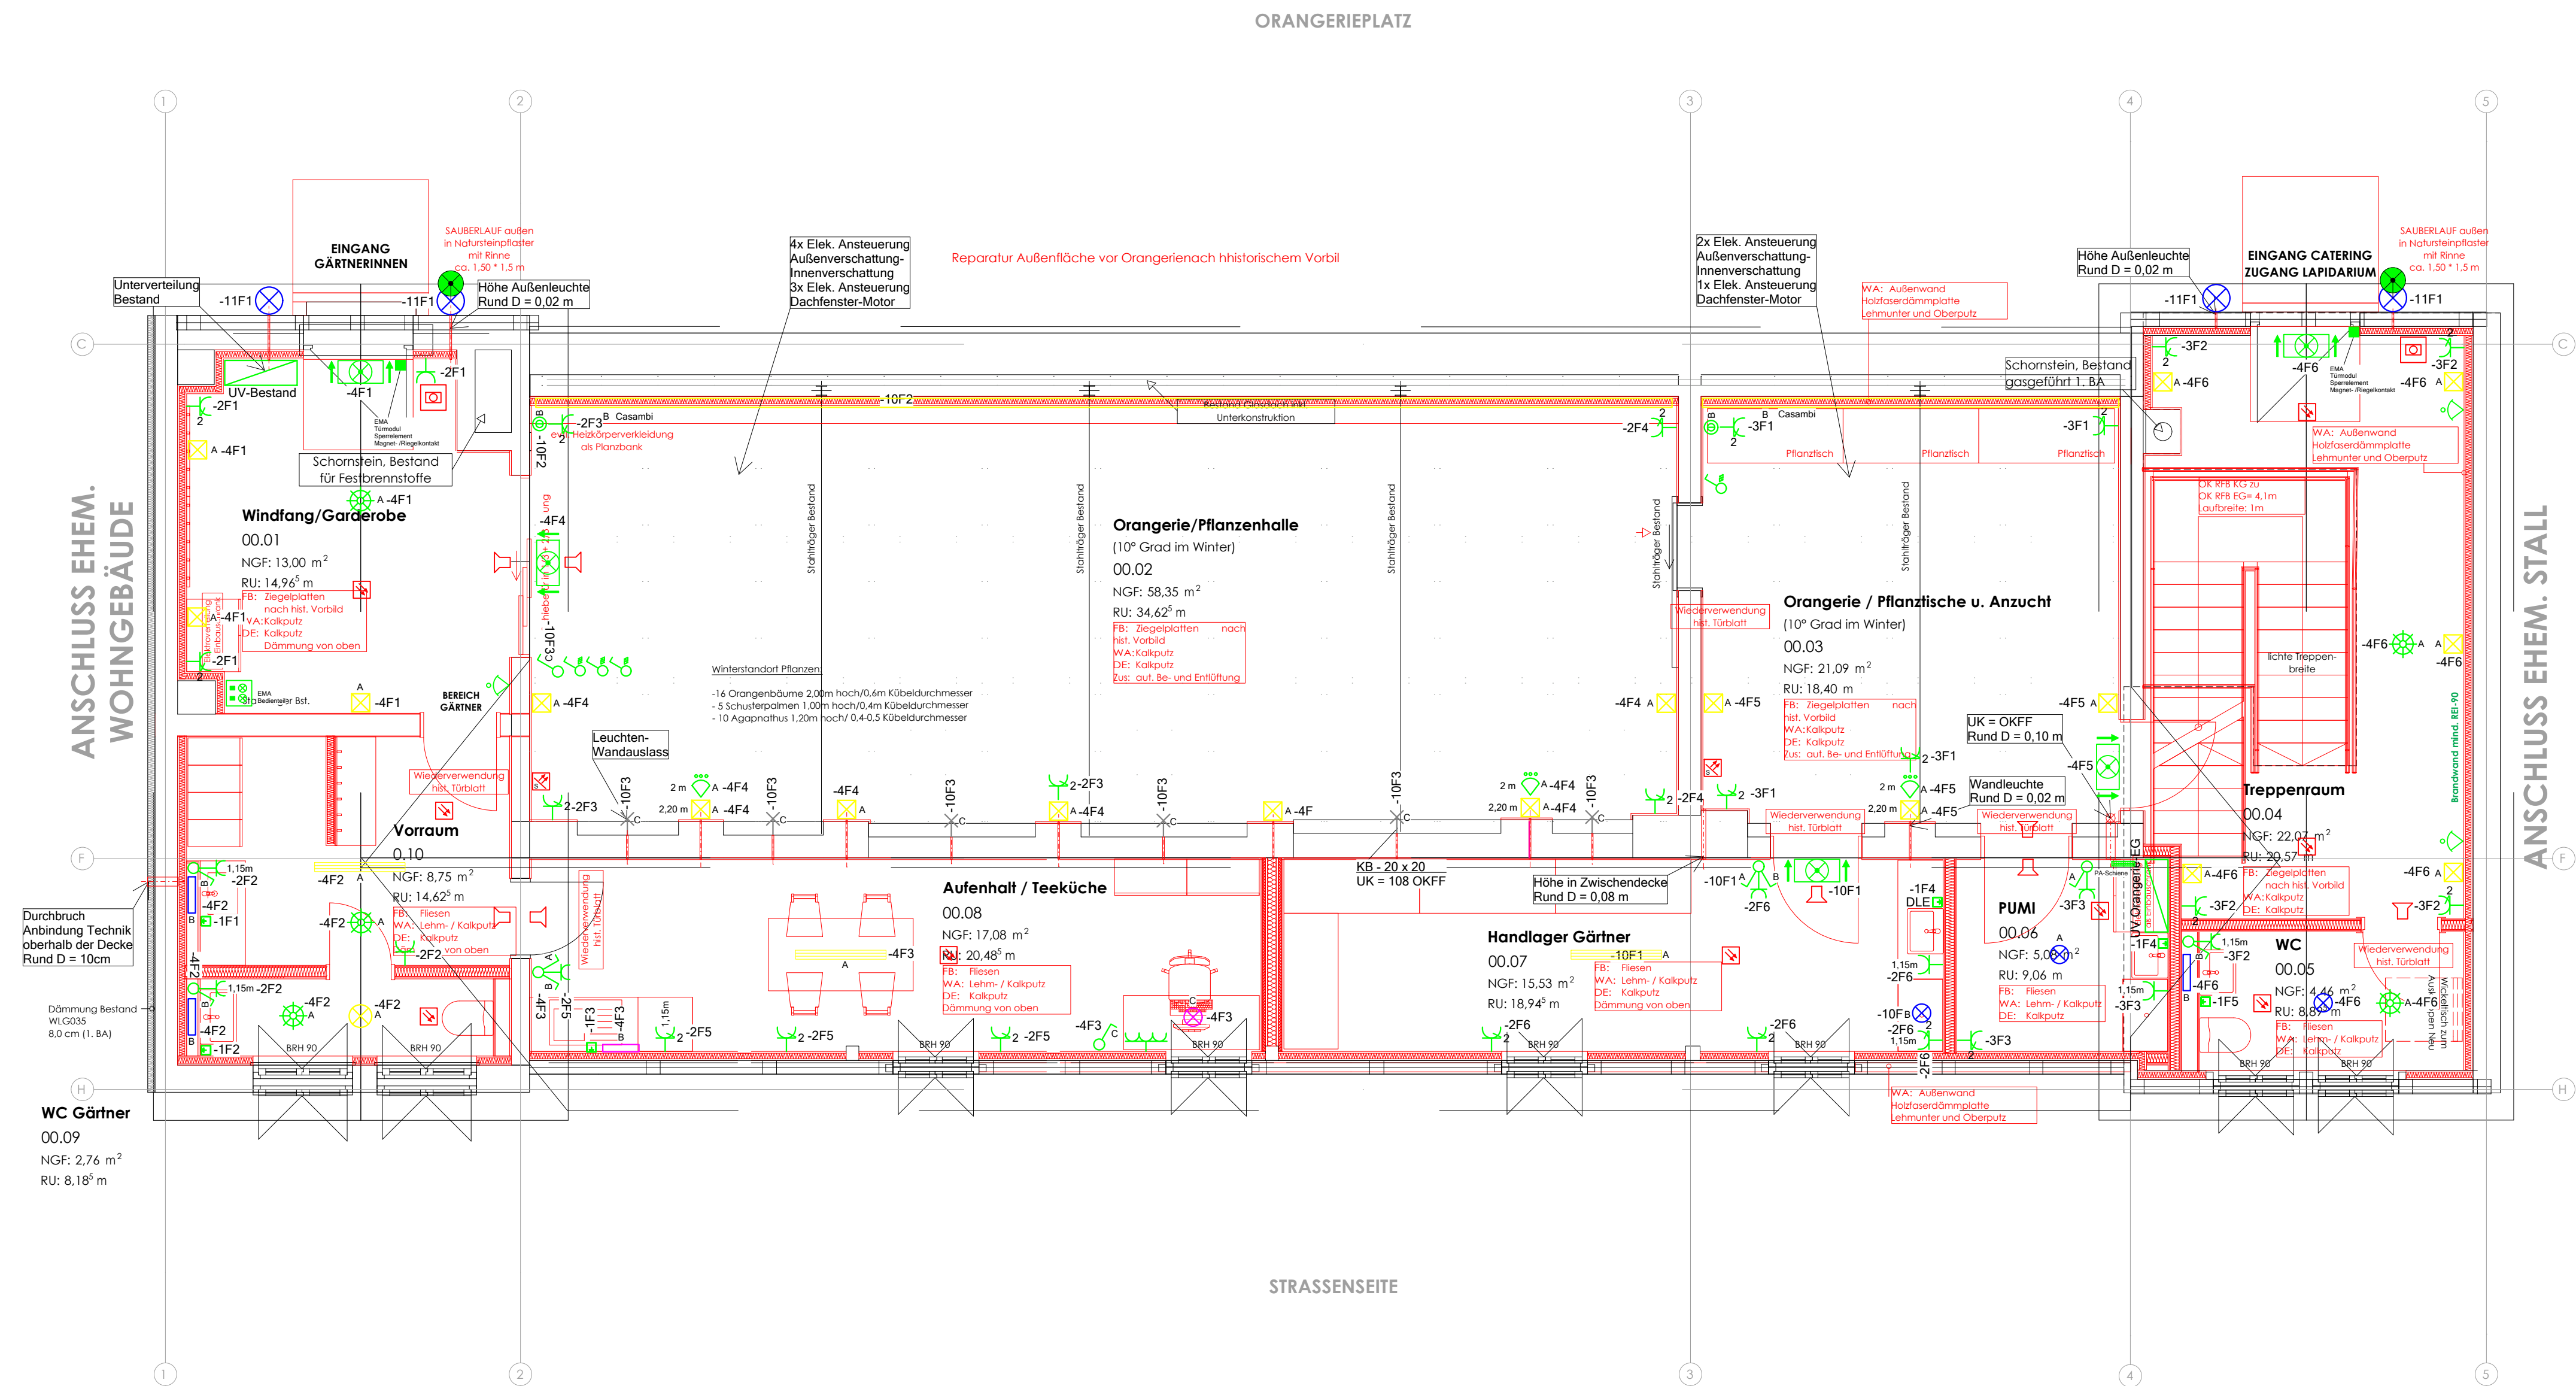

LEGENDE

Gefahrenmelder/Überwachung	
	BMA Linearer Rauchmelder (Sender)
	BMA - Druckknopfmelder
	EMA Infrarot Rundummelder mit Abdeckautomatik
	BMA Signalgeber, akustisch
	EMA Bedienteil
	BMA Rauchmelder, optisch
Schienensystem	
	3-Phasen Stromschiene für Beleuchtung
Langfeldleuchte	
	Deckenanbauleuchte, 36W, 3000K
Leuchte (diverse)	
	Wandauslass für Leuchtenanschluss
	Wand-/Deckenanbauleuchte
	Spiegelleuchte 10W, 3000K
	Wandanbauleuchte, 11-20W, 3000K
	Wandanbauleuchte, 24,8W, 3000K
	Deckenanbauleuchte, 20W, 3000K
	Unterschränk Wandleuchte 13W, 3000K
	Pendelleuchte 30W, 3000K
	Rettungszeichen-Leuchte DS
	Sicherheits-Leuchte für Wandmontage in BS
Schalter	
	Ausschalter
	Taster
	Ausschalter-Schukosteckdosen-Kombination
	Serienschalter-Schukosteckdosen-Kombination
	Taster o.L.-Schukosteckdosen-Kombination
	Serien-Taster
Sensor	
	AP-Decken-Präsenzmelder, 8 m 360
	FR-AP-Bewegungsmelder
Verteiler	
	Verteilerschrank
Steckdose	
	Schuko 1-fach Steckdose
	Schuko 2-fach Steckdose
	Schuko 3-fach Steckdose waagrecht
Dose/Kasten	
	Durchlauferhitzer, 6,5kW, 400V
Auftraggeber	
Stadt Blankenburg (Harz) Harzstr. 3 38889 Blankenburg	Bauvorhaben Sanierung "Kleines Schloss" Blankenburg Harzstraße 3 38889 Blankenburg

Index	Änderungen	geändert am	geändert von

Blatt: 1			Projekt: 22_064		
Größe: A1			Sanierung Kleines Schloß Blankenburg		
Urspr.			Zeichnung: AUSFÜHRUNGSPLANUNG		
Datei: 22_06011			Grundriss Erdgeschoss Orangerie		
Stand 04.07.2025			A-22064-O-EG-ELT-102-00-02		
	Datum	Name	Gewerk: ELEKTRO - Installation		Maßstab: 1:50
Bearb.	04.07.2025		Ausführungsplanung		
Gepr.	24.07.2025				