


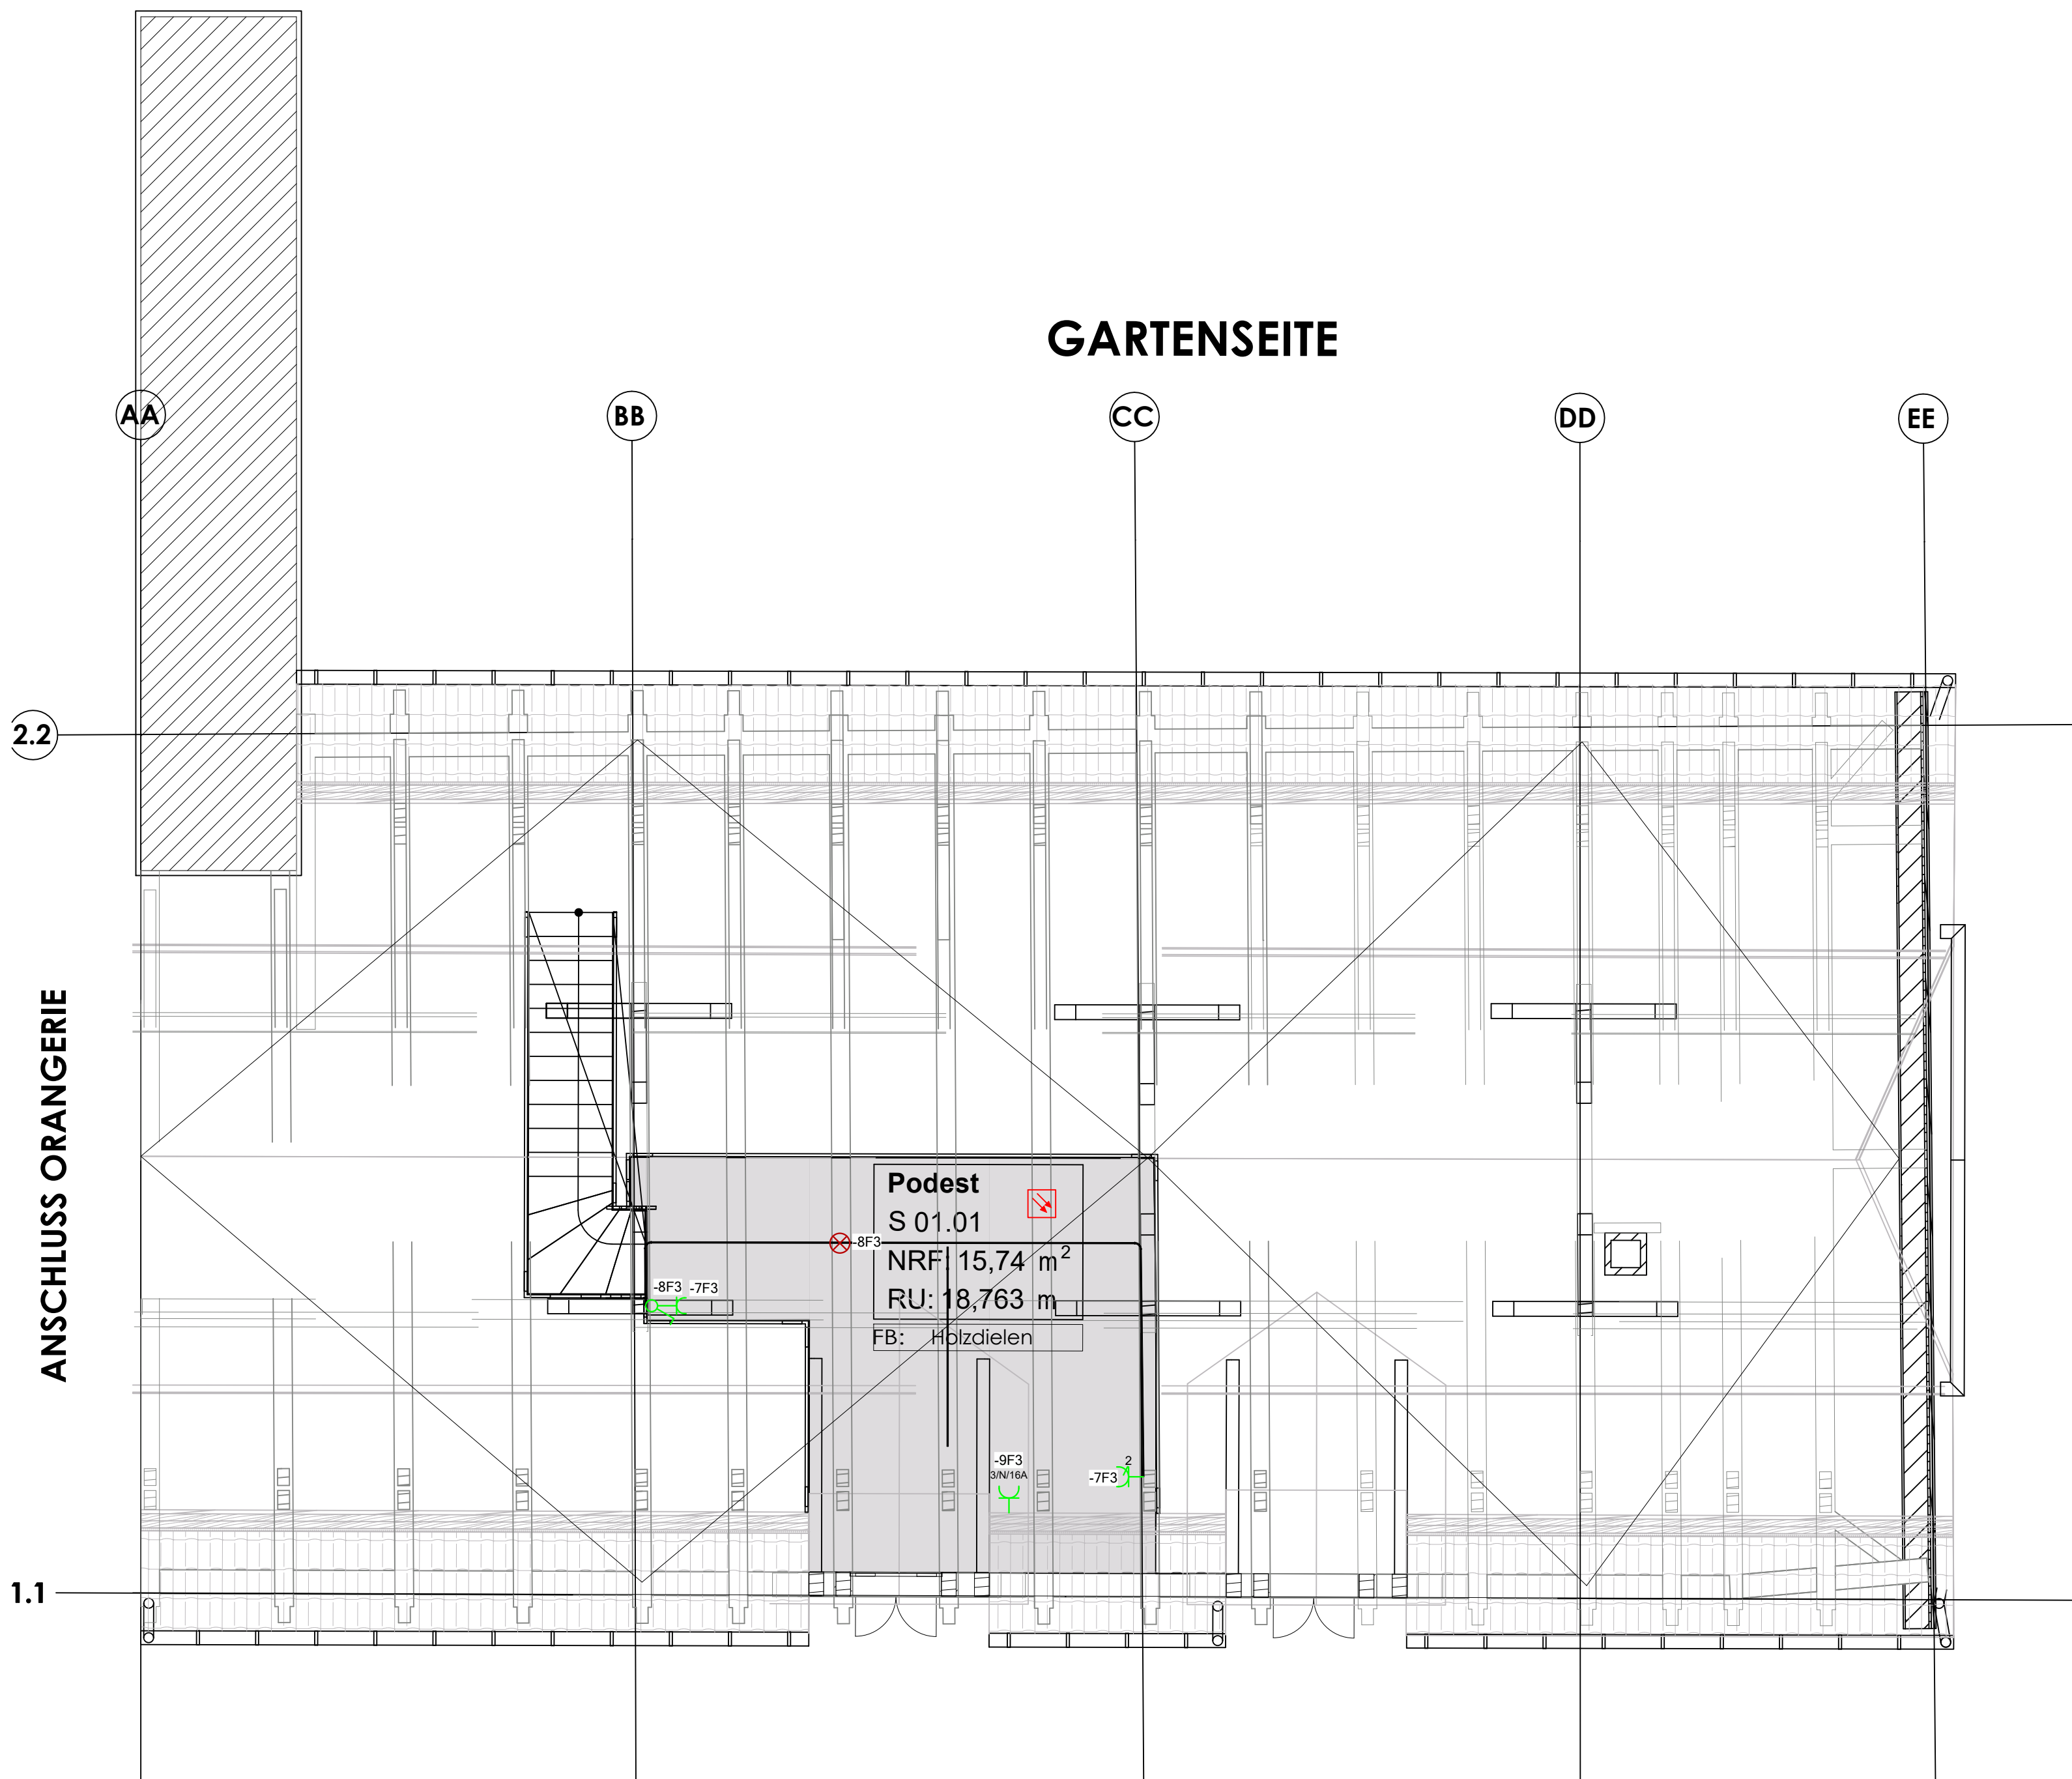

Legende	
Gefahrenmelder/Überwachung	BMA Rauchmelder
Leuchte (diverse)	Anbauleuchte unter Balken 24W 4000k
Leerrohr	Stahlpanzerrohr
Schalter	Ausschalter-Schukosteckdosen-Kombination
Steckdose	AP-CEE-Steckdose 5-pol. IN= 16 A Schuko 2-fach Steckdose
Auftraggeber	Bauvorhaben
Stadt Blankenburg (Harz) Harzstr. 3 38889 Blankenburg	Sanierung "Kleines Schloss" Blankenburg Harzstraße 3 38889 Blankenburg

Index	Änderungen	geändert am	geändert von

Blatt: 1			Projekt: 22_064 Sanierung Kleines Schloß Blankenburg	
Größe: A1				
Urspr.				
Datei: 22_06013				
Stand 04.07.2025				
			Zeichnung: AUSFÜHRUNGSPLANUNG Grundriss Dachgeschoss (Stall) A-022064-S-DG-ELT-101-00-02	
	Datum	Name		
Bearb.	04.07.2025			
Gepr.	25.07.2025			
			Gewerk: ELEKTRO - Installation	Maßstab: 1:50
			Ausführungsplanung	