

- Legende Leitungsbestand:**
- SW-Kanal
 - Abwasserdruckleitung
 - SW-Schacht
 - MW-Schacht
- Legende Planung:**
- SW-Kanal
Länge / Nennweite / Material / Gefälle
 - SW-Hausanschluss
 - Abwasserdruckleitung
Material / Nennweite / Ringsteifigkeit
 - SW-Schacht Nennweite
 - DN 400
 - DN 1000
 - DN 1500
 - Schacht-Nr.
D= Deckelhöhe
S= Sohlhöhe
T= Schachttiefe
 - Sohlhöhe Zulauf
 - Sohlhöhe Ablauf
 - Spülhydrant
 - Absperrschieber

- Verbundpflaster
- Asphalt
- Beton
- Grünfläche
- Kleinpflaster
- Mineral
- Rasengittersteine
- Schotter
- Sonstiges

Zeichenerklärung

○	Höhenfestpunkt	○	Schacht, Kanaldeckel	□	Merkstein Elektro	□	Schaltschrank	—	Leitplanke, Geländer	—	Befestigungsarten
○	Lagefestpunkt	□	Strassenablauf	□	Grenzstein	□	Laub- / Nadelbaum	—	Befestigungsarten	—	Befestigungsarten
○	Gefahrenzeichen	□	Kunststoffsystemschacht	□	Betonmast	□	Friedhof	—	Befestigungsarten	—	Befestigungsarten
○	Hinweisschild/Wegweiser	□	Schieber: Gas, Wasser	□	Stahlrohrmast	□	Einzelgebüsch	—	Befestigungsarten	—	Befestigungsarten
○	Richtzeichen	□	Ober- / Unterflurhydrant	□	Briefkasten	□	Mauer	—	Befestigungsarten	—	Befestigungsarten
○	Ampel	□	Lichtschacht	□	Fahnenmast	□	Zaun	—	Befestigungsarten	—	Befestigungsarten
○	Lampe auf Mast	□	Steigungspeil	□	Denkmal	□	Stützmauer	—	Befestigungsarten	—	Befestigungsarten


Herstellungsvermerk zur Grenzdarstellung:

Die dargestellten Grenzen wurden aus einer digitalen Liegenschaftskarte übernommen. Sie dienen nur zu Übersichtszwecken, ihre Lage ist nicht rechtsverbindlich.

Darstellung Leitungsbestand:

Der dargestellte Leitungsbestand wurde graphisch nach Angabe des Versorgungsunternehmens eingepasst und dient nur zu Übersichtszwecken. Die genaue Lage ist in der Örtlichkeit festzustellen.

04			
03			
02			
01			
Nr.	Art der Änderung	Datum	Zeichen

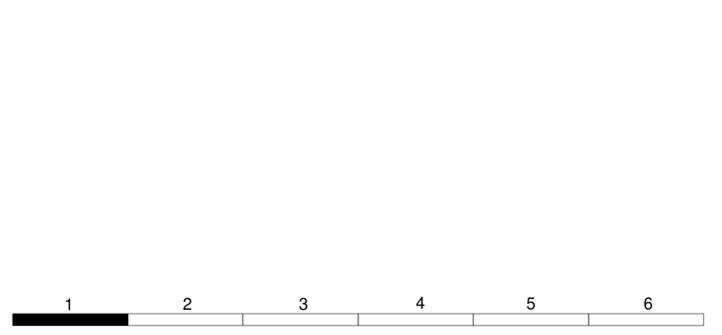

Auftraggeber:	Wasserverband Stendal-Osterburg Am Bültgraben 5 39606 Hansstadt Osterburg Tel.: 03937 / 4987 21	Prüfvermerk	Datum	Zeichen
geprüft				

Entwurfsverfasser:	Wasserverband Stendal-Osterburg Am Bültgraben 5 39606 Hansstadt Osterburg Tel.: 039 37 / 4987 35	Prüfvermerk	Datum	Zeichen
gezeichnet	05/2025			
bearbeitet	05/2025			
geprüft	05/2025			

Planungsgrundlagen:	Wasserverband Stendal-Osterburg Am Bültgraben 5 39606 Hansstadt Osterburg Tel.: 039 37 / 4987 35	Bezugssystem	Lage	LS 489
Plangrundlage: GriebenerChausseestraße.dwg, Gartenstraße.dwg, Waidmannsheil.dwg, Am Sportplatz-WWSO.dwg		Höhe	HS 160	
		gemessen	02.09.24, Kirchbach	

AUSFÜHRUNGSPLANUNG

Neubau SW-Kanalisation
Waidmannsheil, Griebener Chausseestraße,
Am Sportplatz, Gartenstraße in Grieben

Unterlage / Blatt-Nr.: 4 / 1

Lageplan
Waidmannsheil

Maßstab: 1 : 250

Projekt-Nr.: 240704

24.07.2025 © Alle Inhalte sind urheberrechtlich geschützt.
297 mm x 1350 mm